


工程名称：实验楼电路及照明改造项目

建筑施工图

第1册 共1册

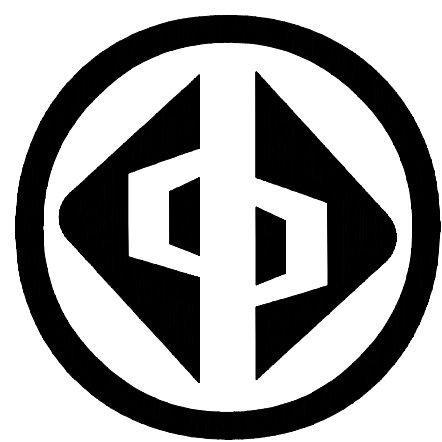

宏骏勘察设计有限公司
Hong jun survey and Design Co., Ltd

2026年6月

扉 页

工 程 名 称: 实验楼电路及照明改造项目
建 设 单 位: 漠河市图强中心学校
设 计 单 位: 宏骏勘察设计有限公司

项目负责人	孙宏伟	孙宏伟
给排水工程师	文小兵	文小兵
电气工程师	方忠	方忠
暖通工程师	张晓峰	张晓峰
建筑工程师	孙宏伟	孙宏伟
结构工程师	潘金鸿	潘金鸿

图纸目录

序号	图号	图纸名称	图纸规格	备注	序号	图号	图纸名称	图纸规格	备注
1		封面	A3	1:100	23				
2		扉页	A3	1:100	24				
3	JS-0	图纸目录	A3	1:100	25				
4	JS-1	图强中心学校场区原始平面图			26				
5	JS-2	图强中心学校改造后场区平面图			27				
6	JS-3	做法详图			28				
7					29				
8					30				
9					31				
10					32				
11									
12									
13									
14									
15									
16									
17									
18									
19									
20									
21									
22									



宏骏勘察设计有限公司
Hong Jun Survey and Design Co., Ltd
资质证书编号: A252032329
建筑行业(建筑工程)乙级
市政行业乙级
水利行业乙级
公路行业(公路)专业乙级
风景园林专项乙级

出图章

专业负责人

审 定 AUTHORIZED FOR ISSUE BY	孙宏伟	孙宏伟
审 核 REVIEWED BY	潘金鸿	潘金鸿
项目负责 PROJECT DIRECTOR	孙宏伟	孙宏伟
专业负责 DISCIPLINE RESPONSIBLE	孙宏伟	孙宏伟
校 对 CHECKED BY	潘金鸿	潘金鸿
设 计 DESIGNED BY	吴世新	吴世新

建设单位
CONSTRUCTE WITH 漠河市图强中心学校

工程名称
PROJECT 实验楼电路及照明改造项目

子项名称
ITEM 场区建筑

图 名
DRAWING TITLE 图纸目录

设计号
PRO NO.

图 号 DRAWING NO.	JS-0	版次 CHANGED NO.	A
--------------------	------	-------------------	---

图 别 DWG TYPE		日 期 DATE	
-----------------	--	-------------	--

注意:
本图须经签署并加盖本公司专用出图章方为有效;
本施工图应经相关部门审批通过后方可施工;
本图版权归宏骏勘察设计有限公司所有。



宏骏勘察设计有限公司
Hong Jun survey and Design Co., Ltd
资质证书编号: A252032329
建筑行业(建筑工程)乙级
市政行业乙级
水利行业乙级
公路行业(公路)专业乙级
风景园林专项乙级

出图章

专业负责人

审 定 AUTHORIZED FOR ISSUE BY	孙宏伟	孙宏伟
审 核 REVIEWED BY	潘金鸿	潘金鸿
项目负责 PROJECT DIRECTOR	孙宏伟	孙宏伟
专业负责 DISCIPLINE RESPONSIBLE	孙宏伟	孙宏伟
校 对 CHECKED BY	潘金鸿	潘金鸿
设 计 DESIGNED BY	吴世新	吴世新

建设单位
CONSTRUCTE WITH 漠河市图强中心学校

工程名称
PROJECT 实验楼电路及照明改造项目

子项名称
ITEM 场区建筑


图 名
DRAWING TITLE 图强中心学校场区原始平面图

设计号
PRO NO.

图 号 DRAWING NO.	JS-1	版次 CHANGED NO.	A
--------------------	------	-------------------	---


图 别 DWG TYPE	建 施	日 期 DATE	
-----------------	-----	-------------	--

注意:
本图须经签署并加盖本公司专用出图章方为有效;
本施工图应经相关部门审批通过后方可施工;
本图版权归宏骏勘察设计有限公司所有。

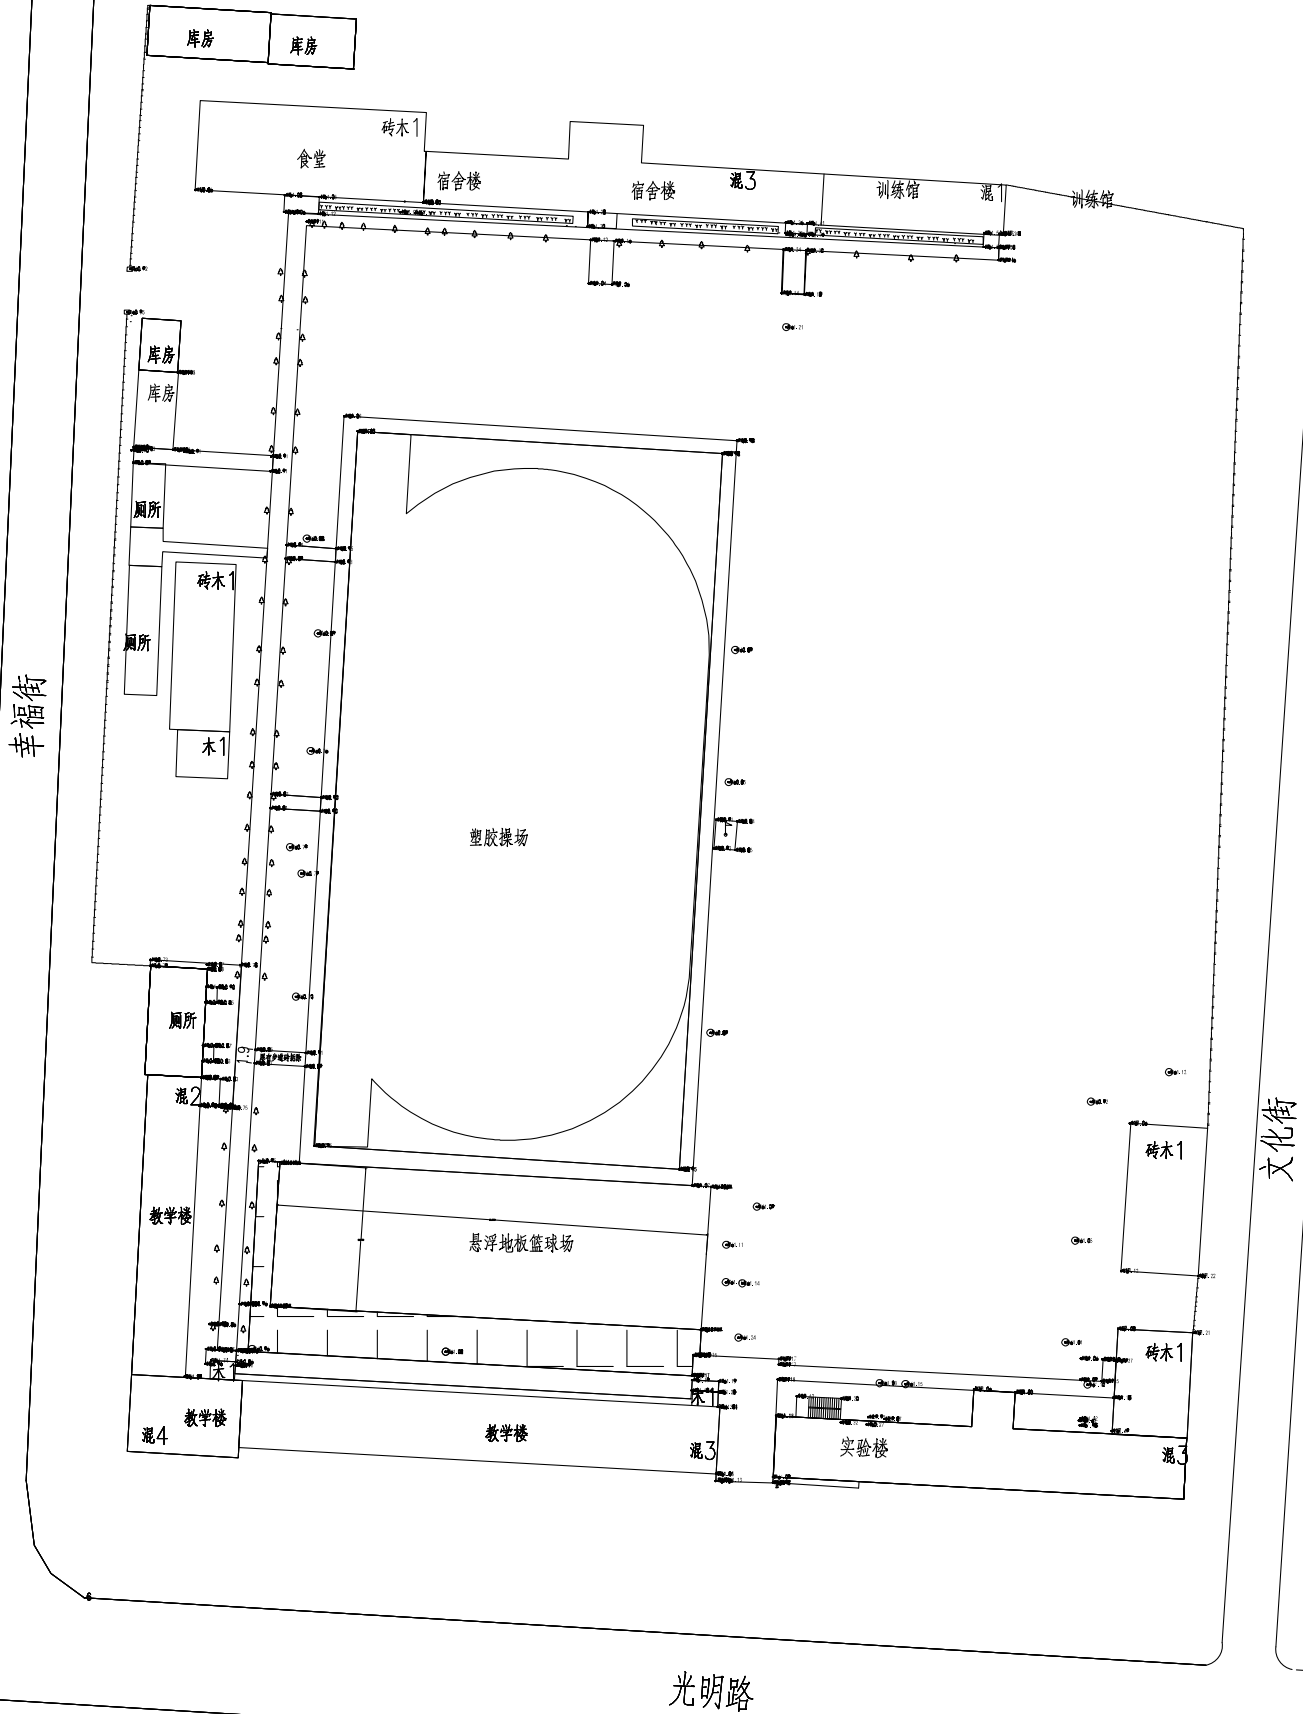

2000坐标系

图强中心学校场区原始平面图

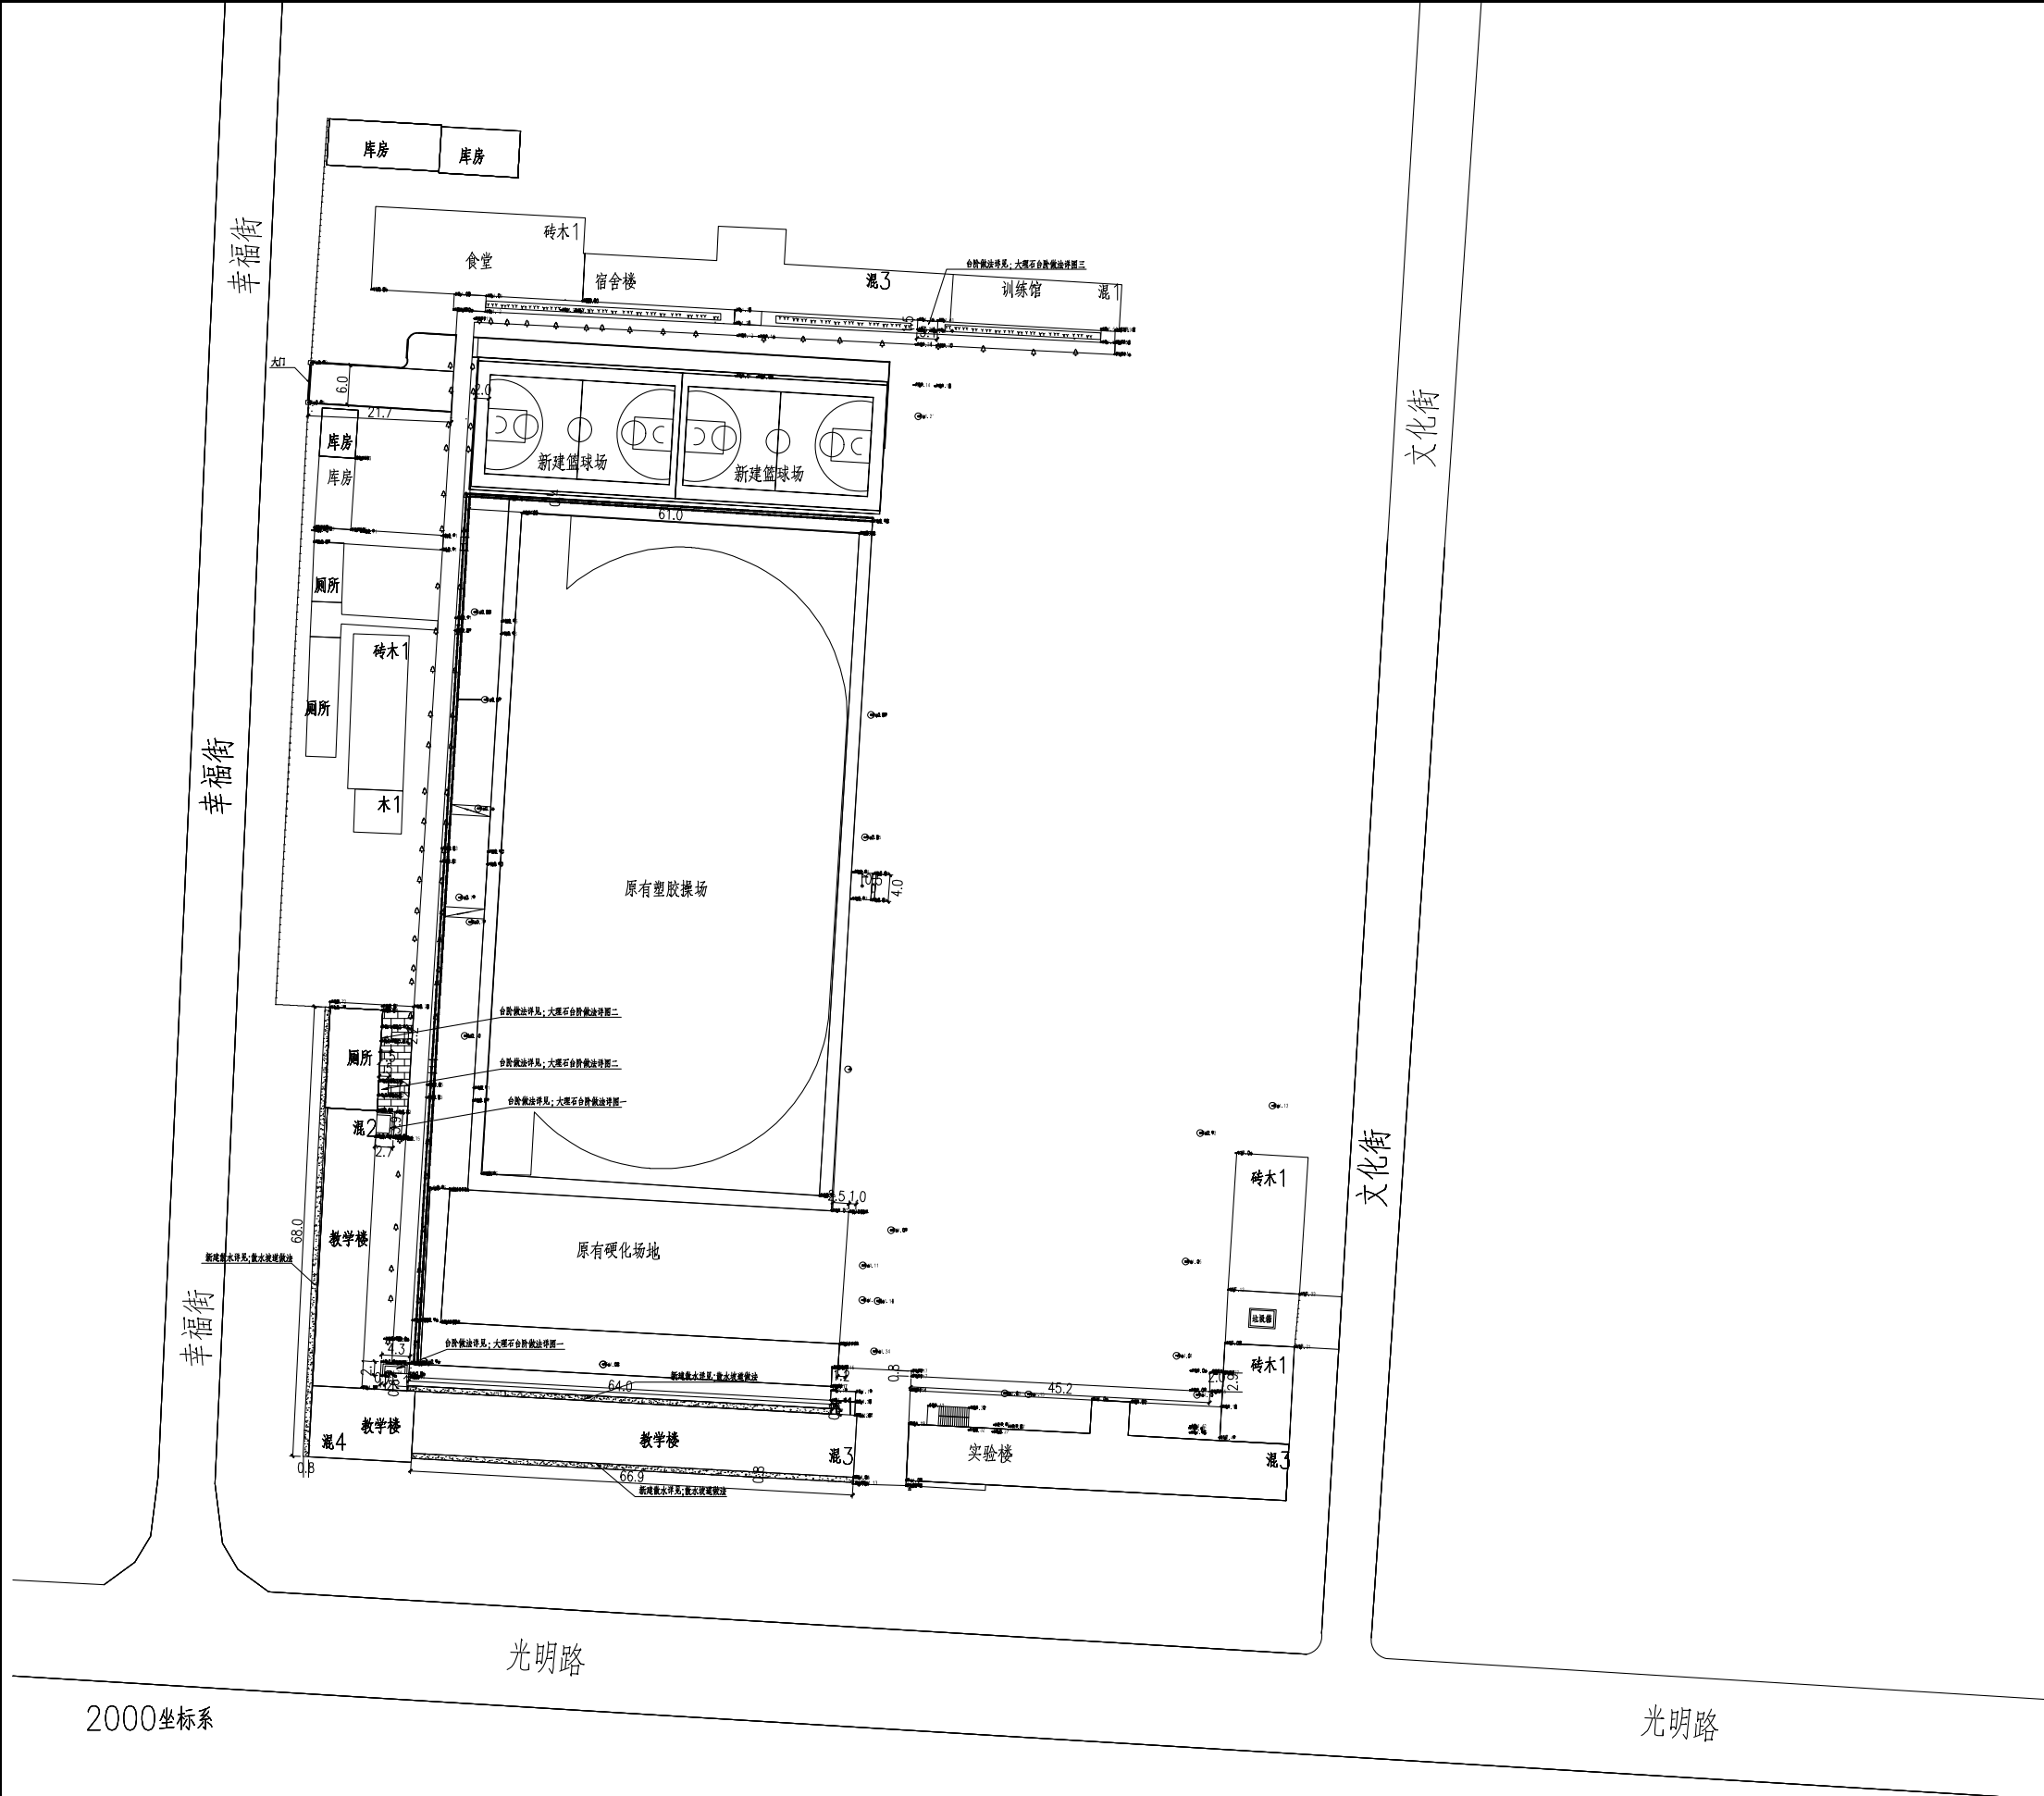

2000坐标系

图强中心学校场区改造后平面图



宏骏勘察设计有限公司
Hong Jun survey and Design Co., Ltd
资质证书编号: A252032329
建筑行业(建筑工程)乙级
市政行业乙级
水利行业乙级
公路行业(公路)专业乙级
风景园林专项乙级

出图章

专业负责人

审 定 AUTHORIZED FOR ISSUE BY	孙宏伟	孙宏伟
审 核 REVIEWED BY	潘金鸿	潘金鸿
项目负责 PROJECT DIRECTOR	孙宏伟	孙宏伟
专业负责 DISCIPLINE RESPONSIBLE	孙宏伟	孙宏伟
校 对 CHECKED BY	潘金鸿	潘金鸿
设 计 DESIGNED BY	吴世新	吴世新

建设单位
CONSTRUCTE WITH 漠河市图强中心学校

工程名称
PROJECT 实验楼电路及照明改造项目

子项名称
ITEM 场区建筑

图 名
DRAWING TITLE 图强中心学校改造后场区平面图

设计号 PRO NO.			
图 号 DRAWING NO.	JS-2	版次 CHANGED NO.	A
图 别 DWG TYPE	建 施	日 期 DATE	

注意:
本图须经签署并加盖本公司专用出图章方为有效;
本施工图应经相关部门审批通过后方可施工;
本图版权归宏骏勘察设计有限公司所有。



宏骏勘察设计有限公司
Hong Jun survey and Design Co., Ltd

资质证书编号：A252032329
建筑行业（建筑工程）乙级
市政行业乙级
水利行业乙级
公路行业（公路）专业乙级
风景园林专项乙级

出图章

专业负责人

审 定 AUTHORIZED FOR ISSUE BY	孙宏伟	孙宏伟
审 核 REVIEWED BY	潘金鸿	潘金鸿
项目负责 PROJECT DIRECTOR	孙宏伟	孙宏伟
专业负责 DISCIPLINE RESPONSIBLE	孙宏伟	孙宏伟
校 对 CHECKED BY	潘金鸿	潘金鸿
设 计 DESIGNED BY	吴世新	吴世新

建设单位 CONSTRUCTE WITH	漠河市图强中心学校
-------------------------	-----------

工程名称 PROJECT	实验楼电路及照明改造项目
-----------------	--------------

子项名称 ITEM	场区建筑
--------------	------


图 名 DRAWING TITLE	做法详图
----------------------	------

设计号 PRO NO.	
----------------	--

图 号 DRAWING NO.	JS-3	版次 CHANGED NO.	A
--------------------	------	-------------------	---


图 别 DWG TYPE	建 施	日 期 DATE	
-----------------	-----	-------------	--

注意：
本图须经签署并加盖本公司专用出图章方为有效；
本施工图应经相关部门审批通过后方可施工；
本图版权归宏骏勘察设计有限公司所有。

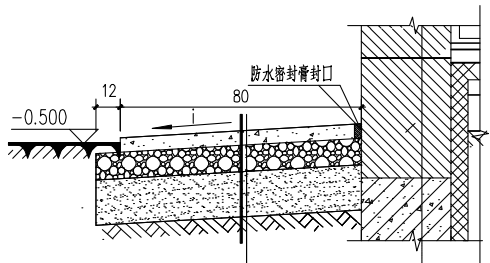


- 每隔一米设分隔缝
- 20厚1:2.5水泥砂浆面层压实赶光
- 素水泥浆一道（内掺建筑胶）
- 10cm厚C15素混凝土
- 15cm厚5~32卵石灌M2.5混合砂浆，宽出面层10cm
- 其下换填中砂1.0m深，并夯实（夯实系数≥0.94）
- 素土夯实，向外坡3%~5%
- 原有15cm种植土及散水拆除


散水坡道做法

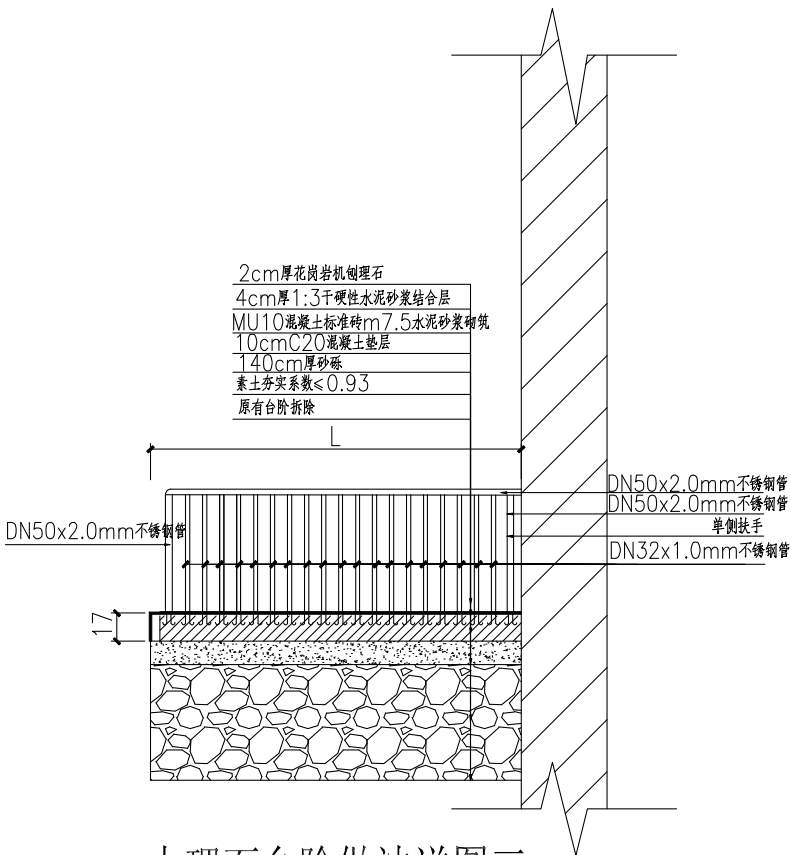

大理石台阶做法详图三

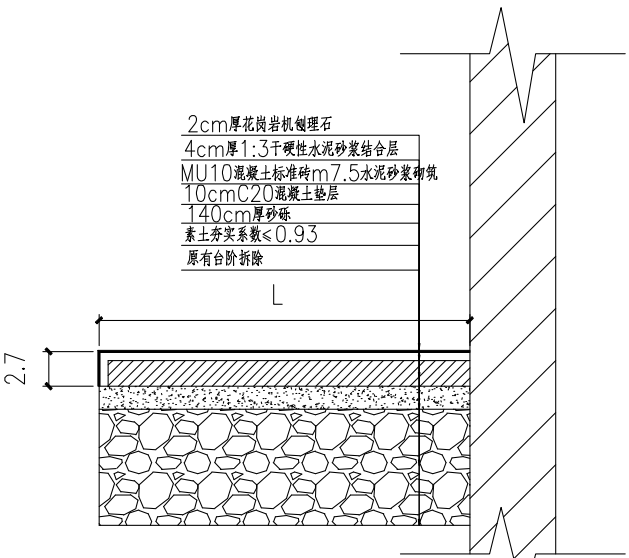

大理石台阶做法详图二

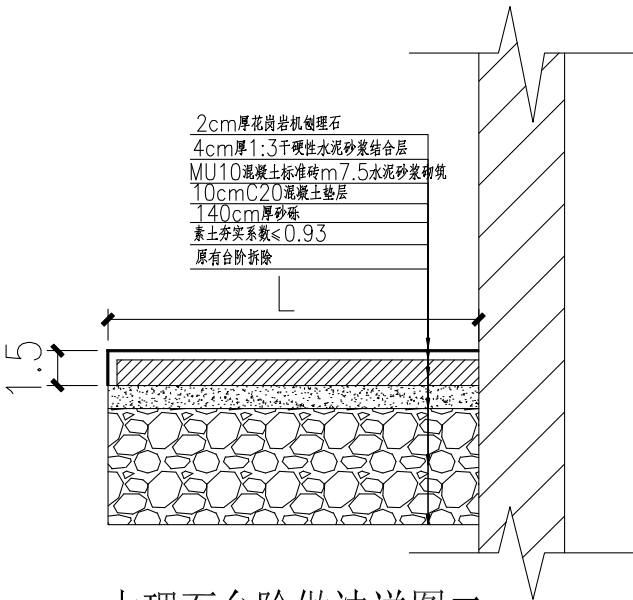

大理石台阶做法详图二