

设计号:

303、304实训室项目装饰工程

室内装饰设计·施工图

设计日期:	设计:	审核:
	校对:	制图:

地址:
网址:电话:

图纸目录(一)

序号	图号	图幅	张数	图名	序号	图号	图幅	张数	图名	序号	图号	图幅	张数	图名
1	ML-01	A2	1	图纸目录										
2	CM-01	A2	1	材料表										
3	SM-01	A2	1	室内设计工程一般施工说明(一)										
4	SM-02	A2	1	室内设计工程一般施工说明(二)										
5	PL-01	A2	1	拆除说明图										
6	PL-02	A2	1	新建说明图										
7	PL-03	A2	1	平面布置图										
8	PL-04	A2	1	地面铺贴图										
9	PL-05	A2	1	天花布置图										
10	PL-06	A2	1	灯具定位图										
11	PL-07	A2	1	灯具开关图										
12	PL-08	A2	1	空调布置图										
13	PL-09	A2	1	排水点位图										
14	PL-10	A2	1	给水点位图										
15	PL-11	A2	1	电路布置图										
16	PL-12	A2	1	防水示意图										
17	PL-13	A2	1	立面索引图										
18	EL-01	A2	1	303实训室AC面立面图										
19	EL-02	A2	1	303实训室BD面立面图										
20	EL-03	A2	1	304实训室AC面立面图										
21	EL-04	A2	1	304实训室BD面立面图										
22	DT-01	A2	1	节点详图1										
23	DT-02	A2	1	节点详图2										
24	DT-03	A2	1	节点详图3										
25														
26														
27														
28														
29														
30														
31														
32														

备注：

项目名称：
PROJECT

303、304实训室

设计 DESIGNED		制图 DRAWN BY	
审核 REVIEWED BY		校对 CHECKED BY	
专业 DISCIPLINE	装施	阶段 STATUS	
日期 DATE	2024. 07	比例 Scale	

图名
DRAWING NO.
图纸目录(一)

图号 Drawing No. ML-01	页码 page.
----------------------------	-------------

给排水	PLUM.			
暖通	MECH.			
智能	INTE.			
电气	ELEC.			
建筑	ARCH.			
结构	STRU.			

材料表

[illegible]

备注:

项目名称:
PROJECT

303、304实训室

设计 DESIGNED		制图 DRAWN BY	
审核 REVIEWED BY		校对 CHECKED BY	
专业 DISCIPLINE	装施	阶段 STATUS	
日期 DATE	2024. 07	比例 Scale	

图名
DRAWING NO.

图号 Drawing No.	页码 page.
CM-01	

给排水	暖通	电气	弱电	暖通	暖通
建筑	结构	电气	弱电	暖通	暖通

装饰设计施工图说明

1. 设计依据

1.1	建筑图纸和结构图纸以及现场勘察资料。
1.2	由国家建设部颁发的<<建筑装修工程施工及验收规范>>(GB. 50210-2013)。
1.3	业主确认的平面及效果图设计方案。
1.4	各专业提供的设备终端。
1.5	2006. 7. 14 《房屋建筑工程施工图设计文件审查意见表》。
1.7	现行最新版的国家和地方、行业,有关政策、法规、建筑设计规范、规程和规定。
1.7.1	设计执行规范：
	《中华人民共和国建筑法》
	《建筑制图标准》GB/T 50104-2010
	《建筑设计防火规范》GB50016-2014
	《建筑内部装修设计防火规范》GB 50222-2017
	《民用建筑工程室内环境污染控制规范》GB 50325-2014
	《民用建筑设计通则》GB50352-2005
	《民用建筑设计技术措施》；
	《建筑装饰装修工程质量验收规范》GB 50210-2013
	《建筑玻璃应用技术规程》JGJ 113-2015
1.7.2	内装修选用的材料应符合：
	《室内装饰装修材料人造板及其制品中甲醛释放限量》GB 18580-2017
	《室内装饰装修材料溶剂木器涂料中有害物质限量》GB 18581-2009
	《室内装饰装修材料内墙涂料中有害物质限量》GB 18582-2016
	《室内装饰装修材料胶粘剂中有害物质限量》GB 18583-2008
	《室内装饰装修材料木家具中有害物质限量》GB 18584-2001
	《室内装饰装修材料壁纸中有害物质限量》GB 18585-2016
	《室内装饰装修材料聚氯乙烯卷材地板中有害物质限量》GB 18586-2001
	《室内装饰装修材料地毯、地毯衬垫及地毯胶粘剂有害物质限量》GB 18587-2011
	《混凝土外加剂中释放氨的限量》GB 18588-2001
	《建筑材料放射性核素限量》GB 6566-2010
	《室内用水性阻燃剂、防水剂、防腐刘有害物的限量》GB 50325-2001
	室内设计选用的各种装修材料,由施工单位提供材料,制作样板,并提供材料合格证书及环保防火性能检测报告,经建设单位、设计单位、现场监理确认后进行封样,并据此进行验收。

2 室内设计工程项目概况

2.1	项目概况：303、304实训室项目装饰工程
2.3	设计标高：原始高度4.2米
2.3.1	原建筑所设定的（一层）地面完成面标高为 ±0.000。
2.3.2	±0.000层以上各层地面完成面的标高标注为 0.000。
2.4	本工程标高以m为单位，其它尺寸以mm为单位。

3. 装修说明

- 凡装修设计涉及建筑主体或承重结构变动或在主体结构上增加荷载、吊挂检修马道、过渡钢结构等问题，须经原设计单位或具有和原设计单位相同资质的设计单位认可后方可施工。
- 室内装修材料、设备品种、规格、性能应符合设计要求及国家现行有关标准的规定。
- 室内装修设计要严格执行防火规范，不宜大面积采用木装修。如局部采用可燃材料，必须进行防火阻燃处理。
- 现场施工过程中如遇重大的原则性修改，应经甲乙双方确认后形成补充合同文本，方可进行施工图修改设计。
- 施工现场对设计的变更或补充设计，必需有授权的设计师签字方为有效，必要时须得到甲方和监理方的书面认可。
- 各类空间装修做法，详见房间平面、立面及详图。
- 各空间材料、洁具、灯具、五金配件及家私详见主要材料表、洁具表、灯具、五金配件及家私表。
- 本说明和设计图纸具有同样效力，两者均应遵守。若两者有矛盾时，甲方及施工单位应及时提出，并以设计单位解释为准。
- 所有材料应以样板为准，其样式质量及档次要符合本工程的要求，如需替换应通知业主及设计单位确认后方可定购。

4. 内隔墙工程

- 建筑设计的墙体、拆除和新砌筑的墙体，其定位尺寸、图例详见室内建筑资料平面图。
- 室内玻璃隔断应按《建筑玻璃应用技术规程》JGJ113－2015和《建筑安全玻璃管理规定》及相应的技术规范，选择玻璃。
- 非承重砌块墙，如采用加气混凝土砌块、陶粒空心砌块，应符合《砌体结构设计规范》，
- 当墙长大于5M时，在墙体中部加构造柱。
- 墙体砌至结构楼板（梁）底，当墙高超过4M时，在墙体半高处（门洞上皮）设置与柱连接且全长贯通的钢筋混凝土圈梁,当墙体未砌至结构楼板（梁）底时，需做压顶圈梁。
- 图中门、窗洞如需在已有结构墙体上开洞，须采取结构加固措施，且与开洞同时进行。
- 轻钢龙骨墙做到梁（板）底,内填隔音（防火）棉，采用100轻钢龙骨，双面、单层12厚轻质不燃板。详国标图集《轻钢龙骨内隔墙》。
- 厕所、浴室、厨房等多水房间的墙体如采用加气混凝土砌块、陶粒空心砌块、轻质隔板（GRC）等，需离地100高捣C20混凝土墙基，厚度同墙厚。
- 厕所、浴室等多水房间的墙体，应做防水层。防水层的做法为高分子益胶泥或涂1.5mm厚聚氨酯防水涂膜和聚合物水泥砂浆两道防水层。**
- 木饰面基层应选用防火等级为B1级以上的轻质不燃板或经处理后防火等级为B1级以上的木夹板(施工单位要提供合格的样板)。
- 其它材料做法详见材料表的要求及材料构造做法表。

5. 地面工程

- 有水房间的楼地面应低于相邻房间不小于20mm做挡水门槛(客房卫生间除外)。有地漏的地面应找坡1～2%，坡向地漏。有大量排水的应设排水沟及集水坑;地面铺砖(石材)纵横向长度超过8米时需设置伸缩缝。
- 厕所、浴室等多水房间的地面，应做防水层。防水层的做法为高分子益胶泥或涂1.5mm厚聚氨酯防水涂膜和聚合物水泥砂浆两道防水层，并沿四周卷起至顶。
- 地面打膨胀螺栓处周边及缝用植筋胶密实，植筋胶须使用国家合格产品。
- 其它材料做法详见材料表的要求及材料构造做法表。

6. 吊顶工程

备注：

项目名称：
PROJECT


303、304实训室

设计 DESIGNED		制图 DRAWN BY	
审核 REVIEWED BY		校对 CHECKED BY	
专业 DISCIPLINE	装施	阶段 STATUS	
日期 DATE	2024. 07	比例 Scale	

图名
DRAWING NO.
室内设计工程一般施工说明(一)

图号 Drawing No.	页码 page.
-------------------	-------------

SM-01

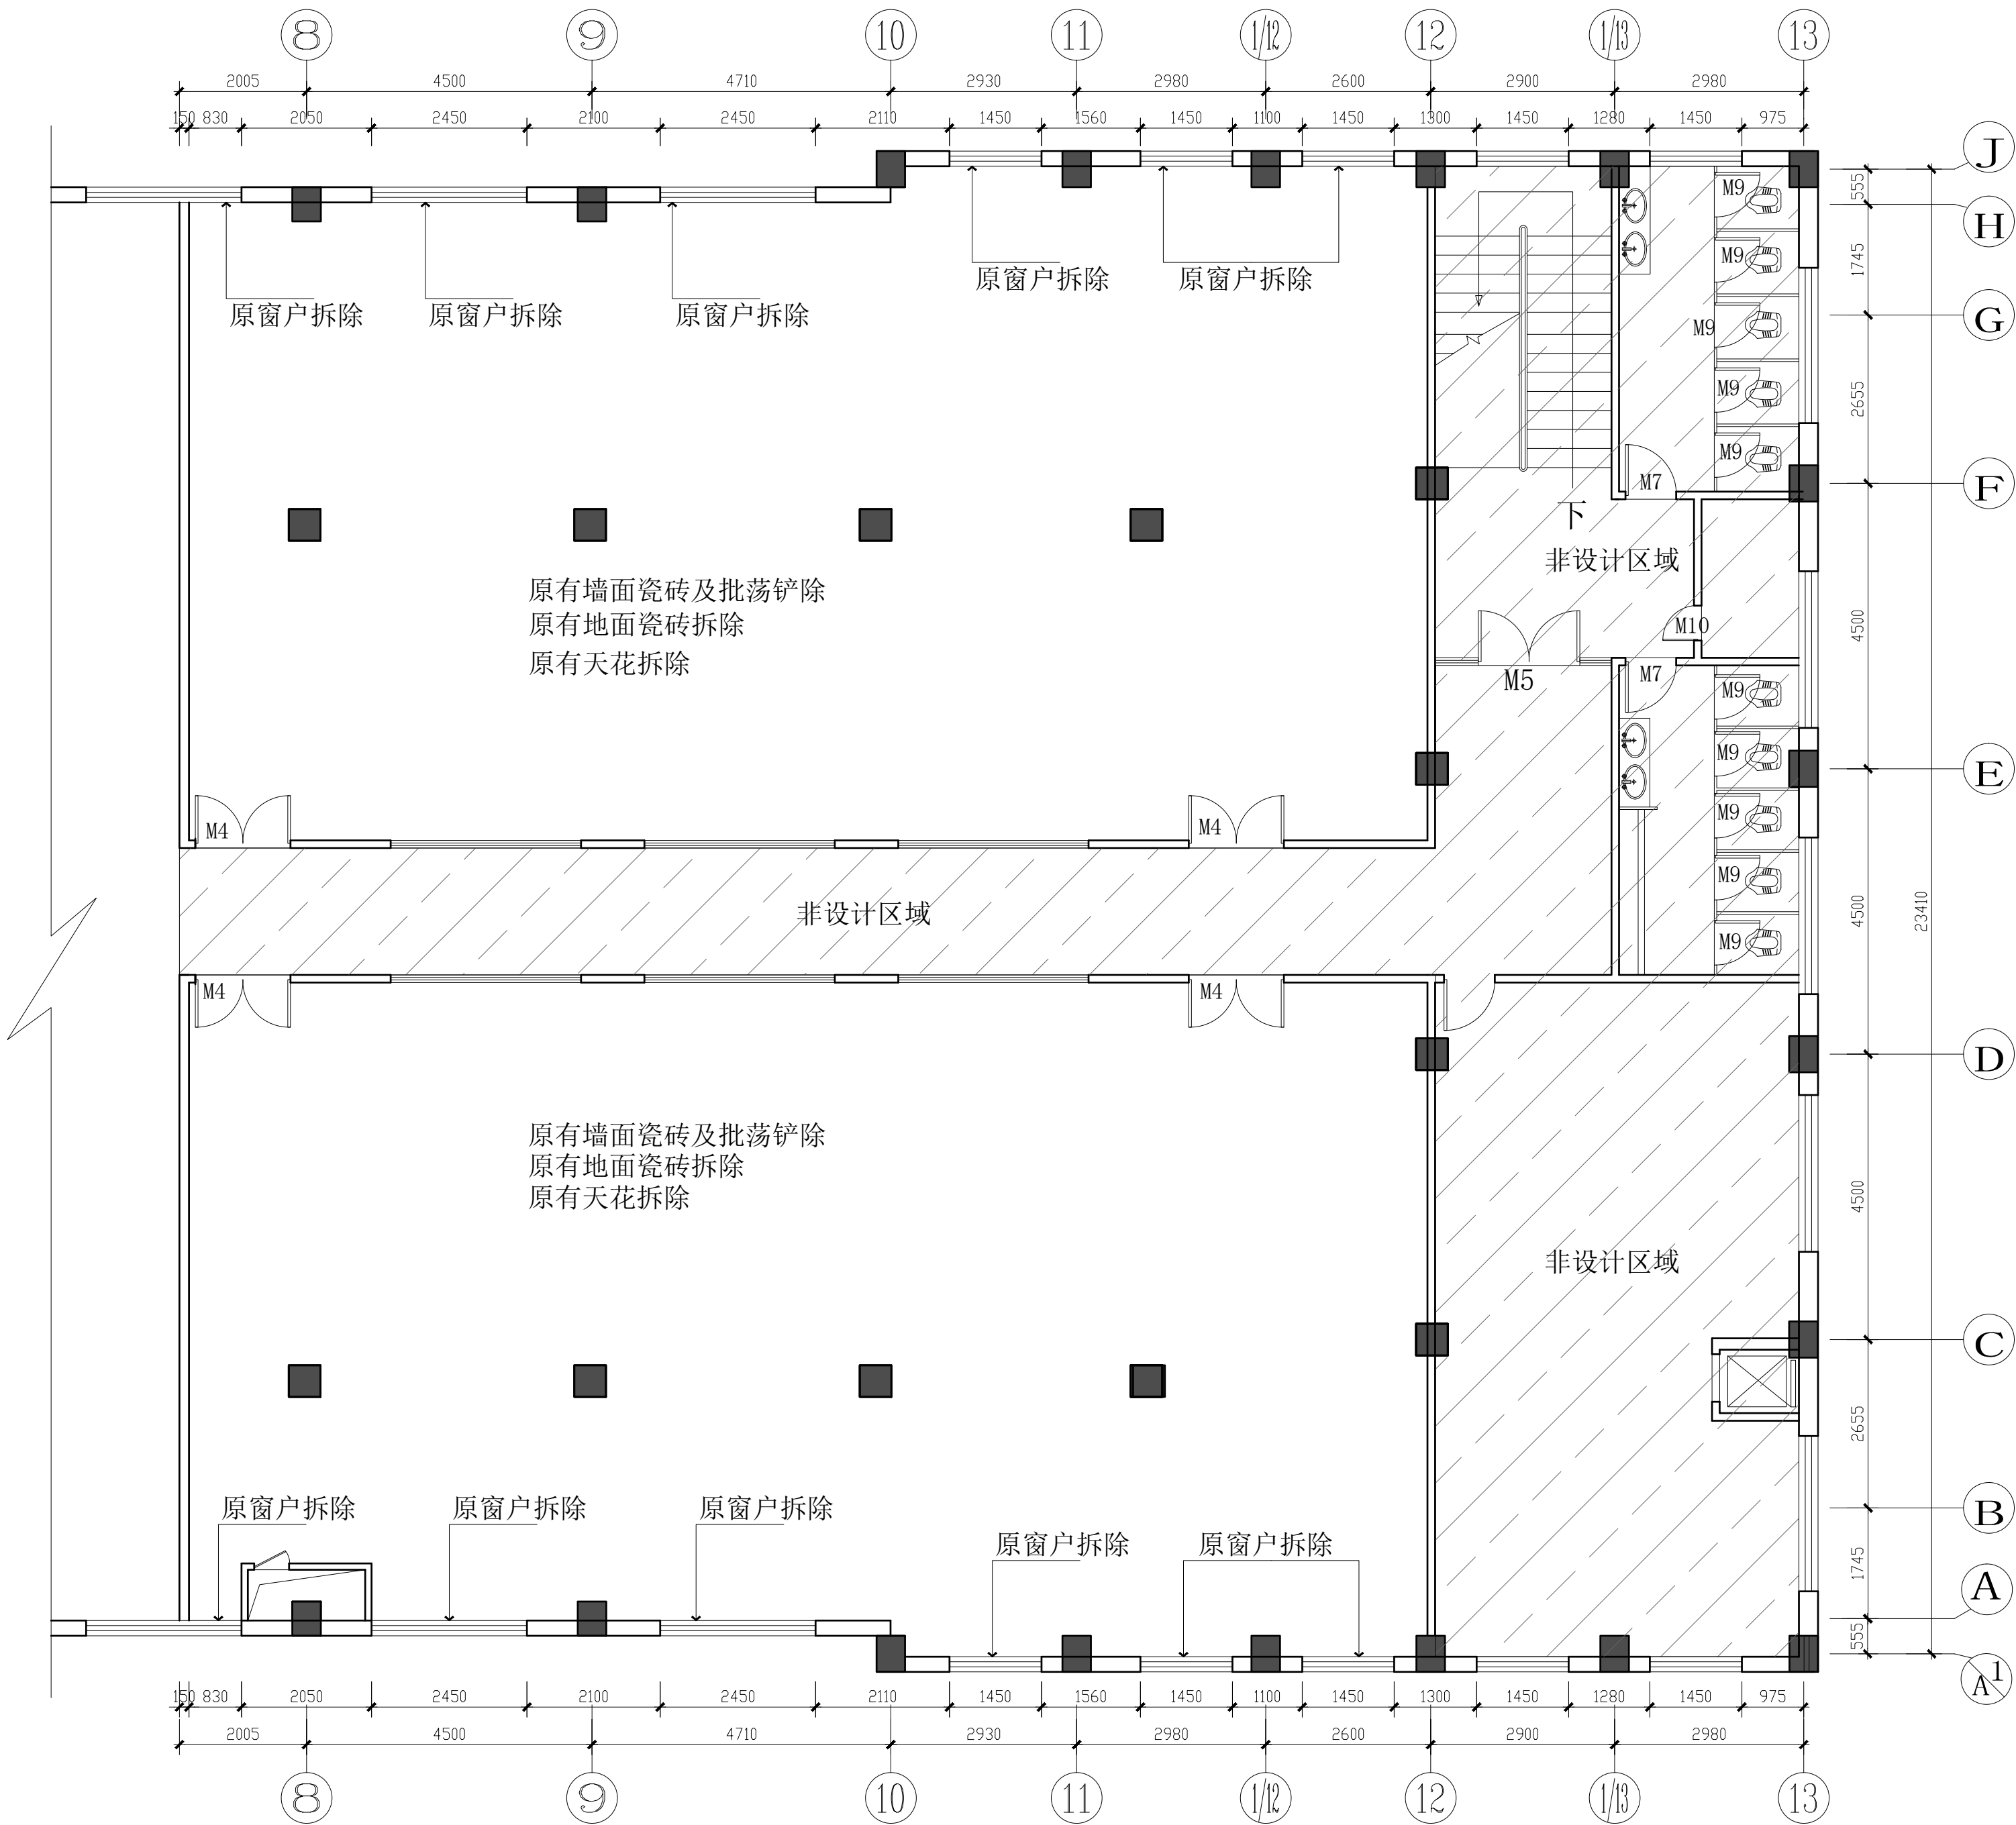

01
FF
FIXTURE FURNISHING PLAN
拆除说明图
SCALE 1:80

备注:

项目名称:
PROJECT


303、304实训室

设计 DESIGNED		制图 DRAWN BY	
审核 REVIEWED BY		校对 CHECKED BY	
专业 DISCIPLINE		阶段 STATUS	
日期 DATE	2024.07	比例 Scale	1:80

图名
DRAWING NO.
拆除说明图

图号
Drawing No.
PL-01

页码
Page
PAGE.

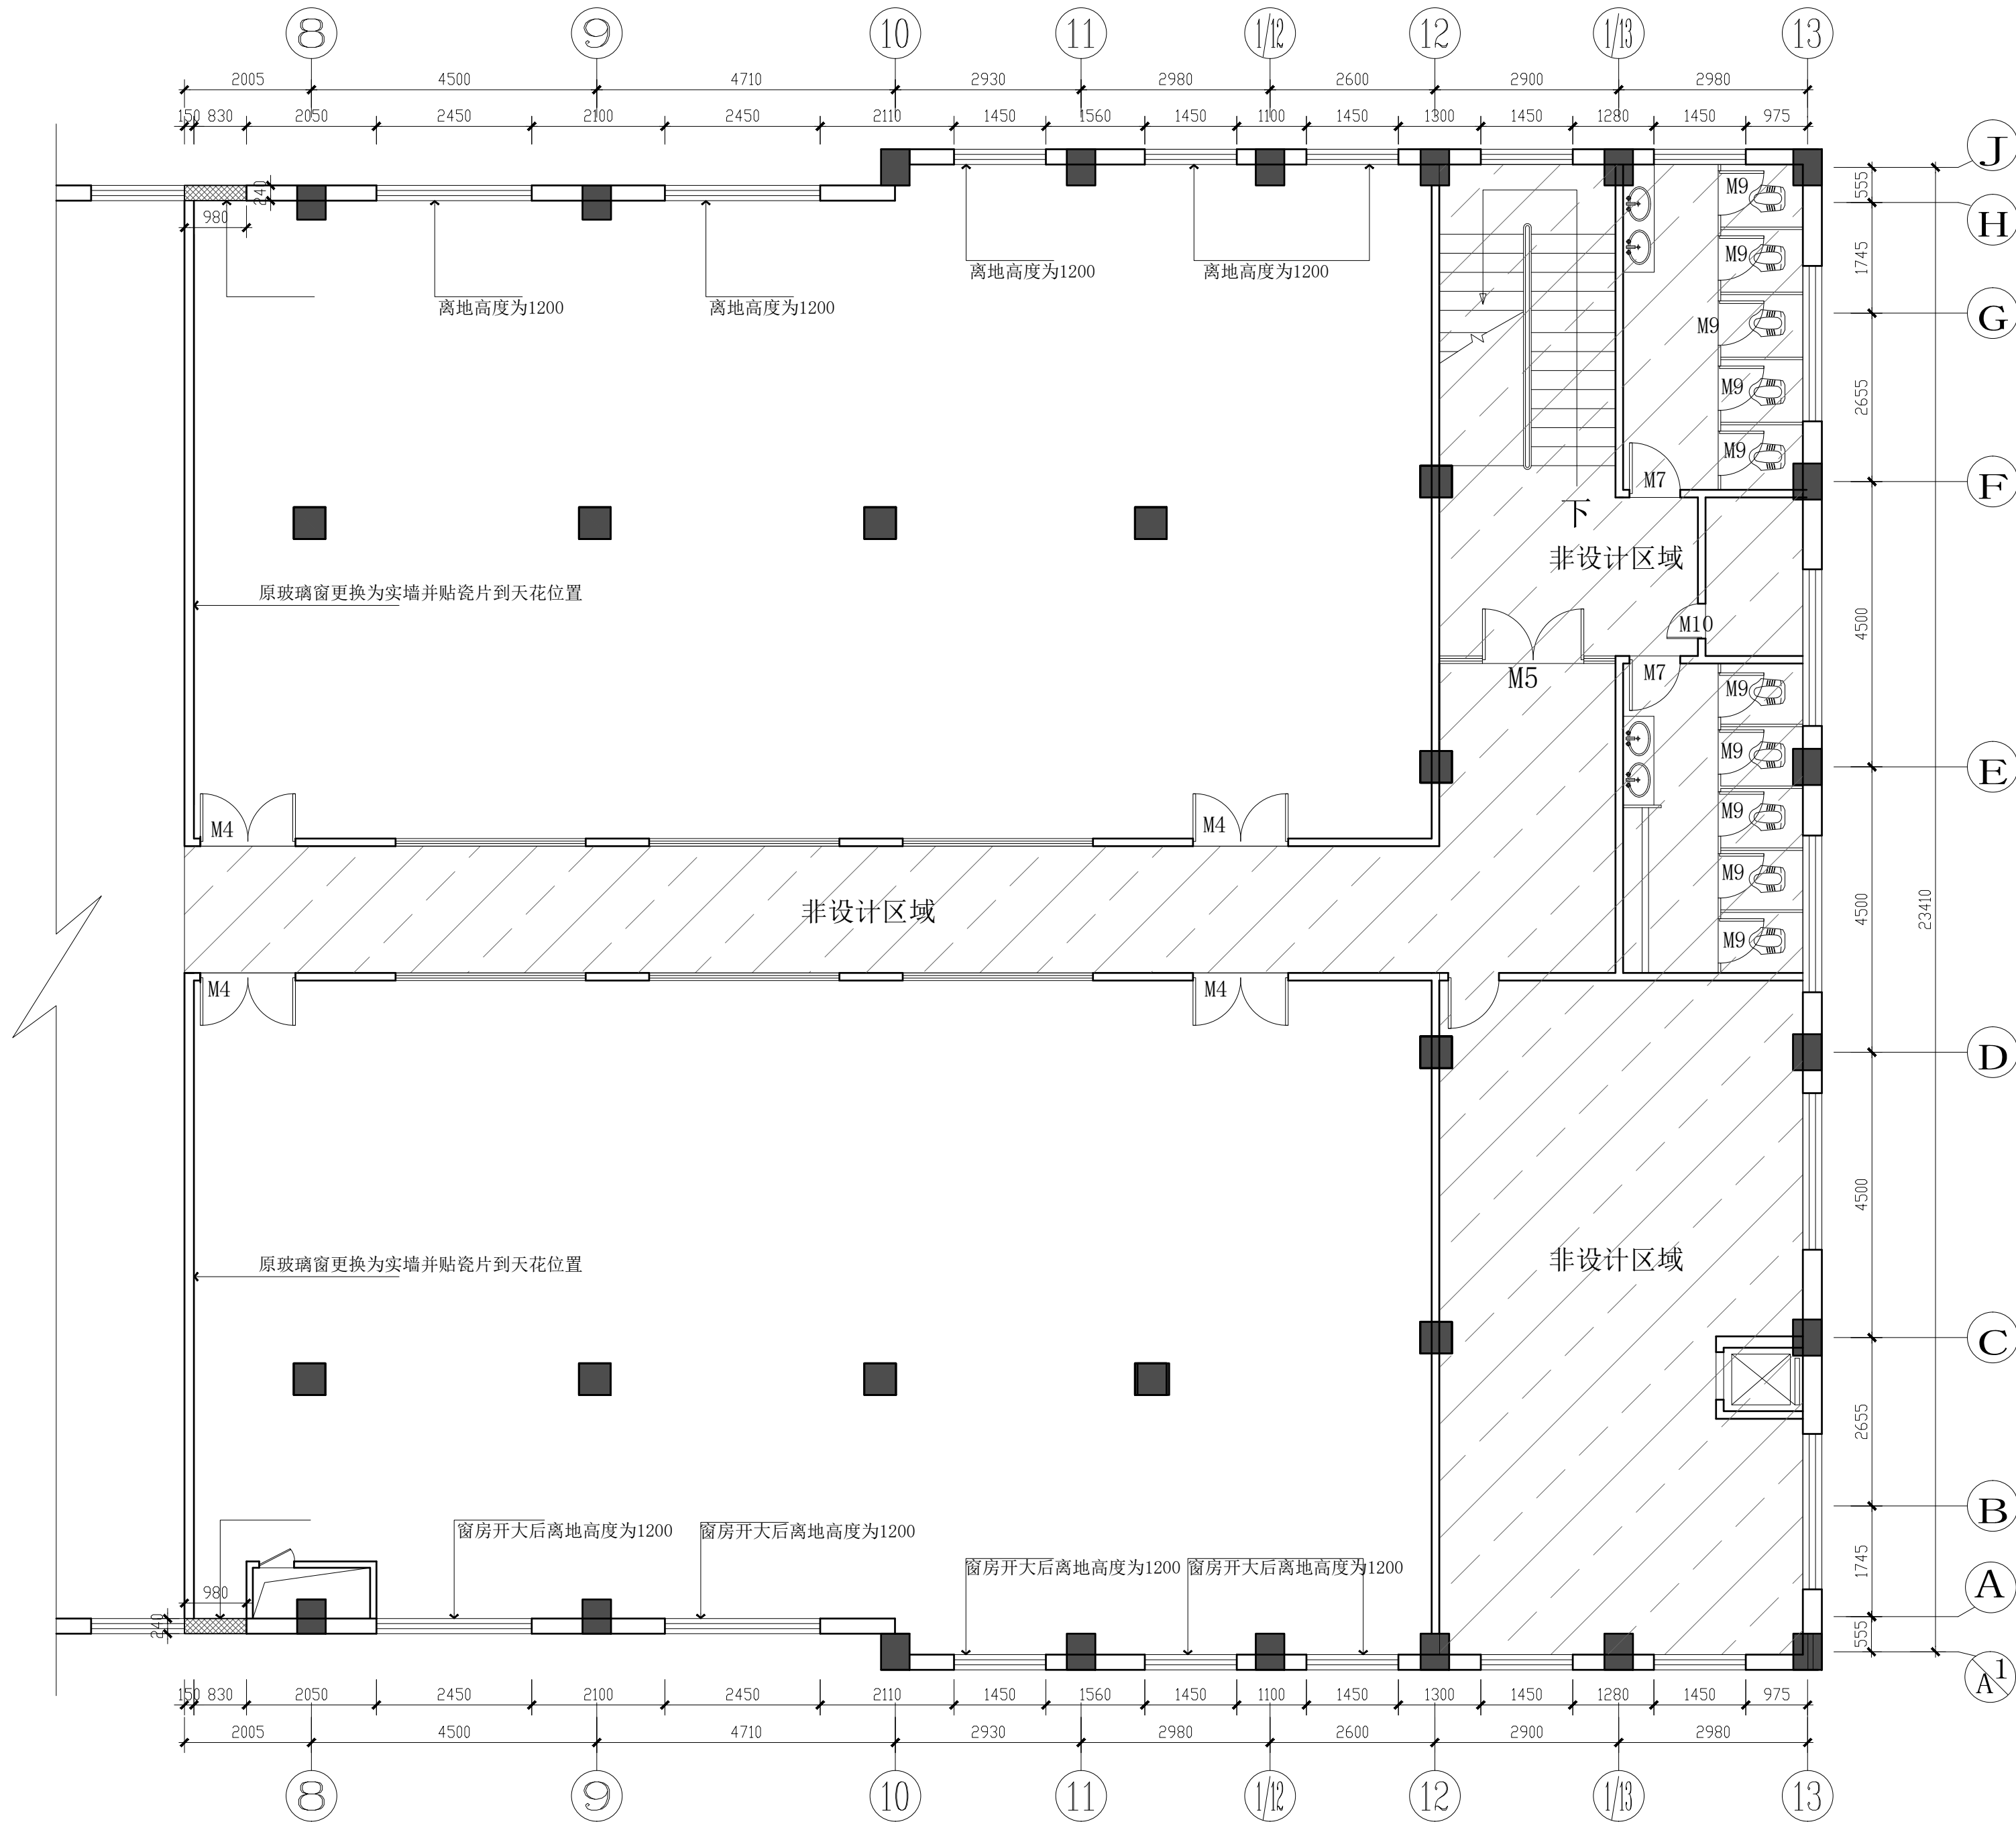

02
FF
FIXTURE FURNISHING PLAN
新建说明图
SCALE 1:80

备注:

项目名称:
PROJECT


303、304实训室

设计 DESIGNED		制图 DRAWN BY	
审核 REVIEWED BY		校对 CHECKED BY	
专业 DISCIPLINE		阶段 STATUS	
日期 DATE	2024. 07	比例 Scale	1:80

图名
DRAWING NO.
新建说明图

图号
Drawing No.
PL-02

页码
page.

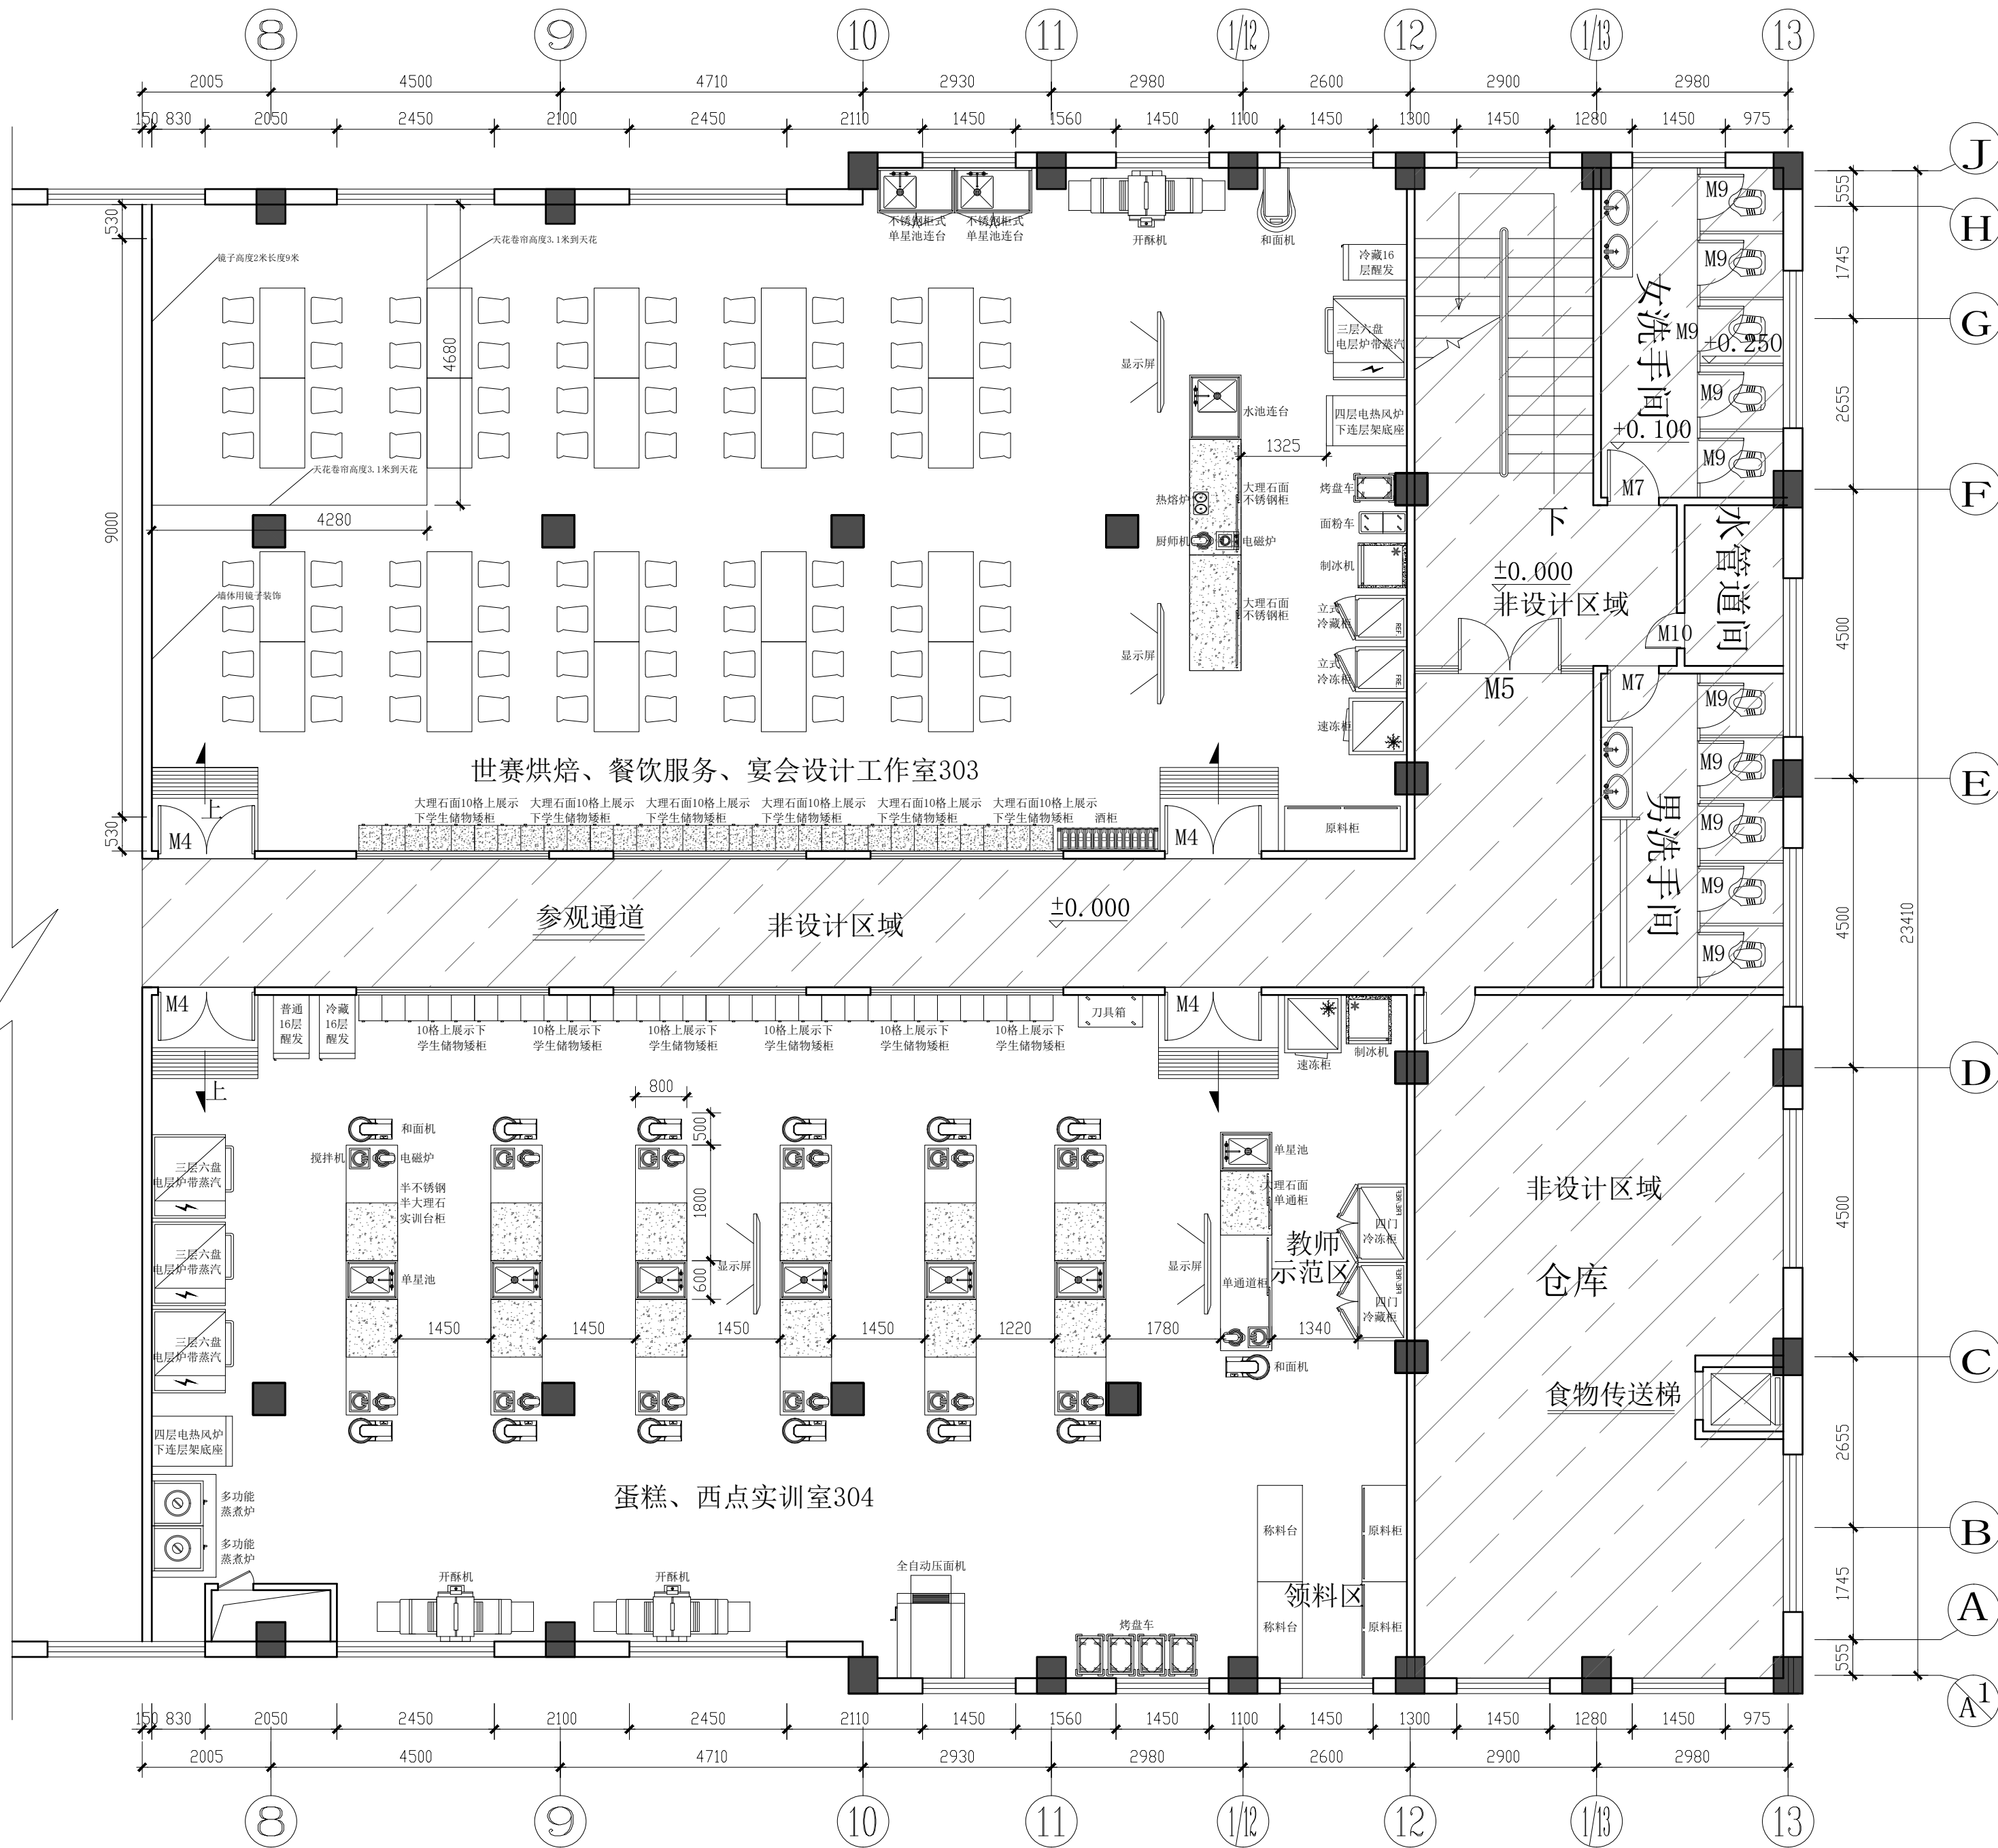

03
FF 平面布置图
SCALE 1:80

备注:

项目名称:
PROJECT


303、304实训室


设计 DESIGNED		制图 DRAWN BY	
审核 REVIEWED BY		校对 CHECKED BY	
专业 DISCIPLINE		阶段 STATUS	
日期 DATE	2024.07	比例 Scale	1:80

图名
DRAWING NO. 平面布置图

图号
Drawing No. PL-03

页码
page.

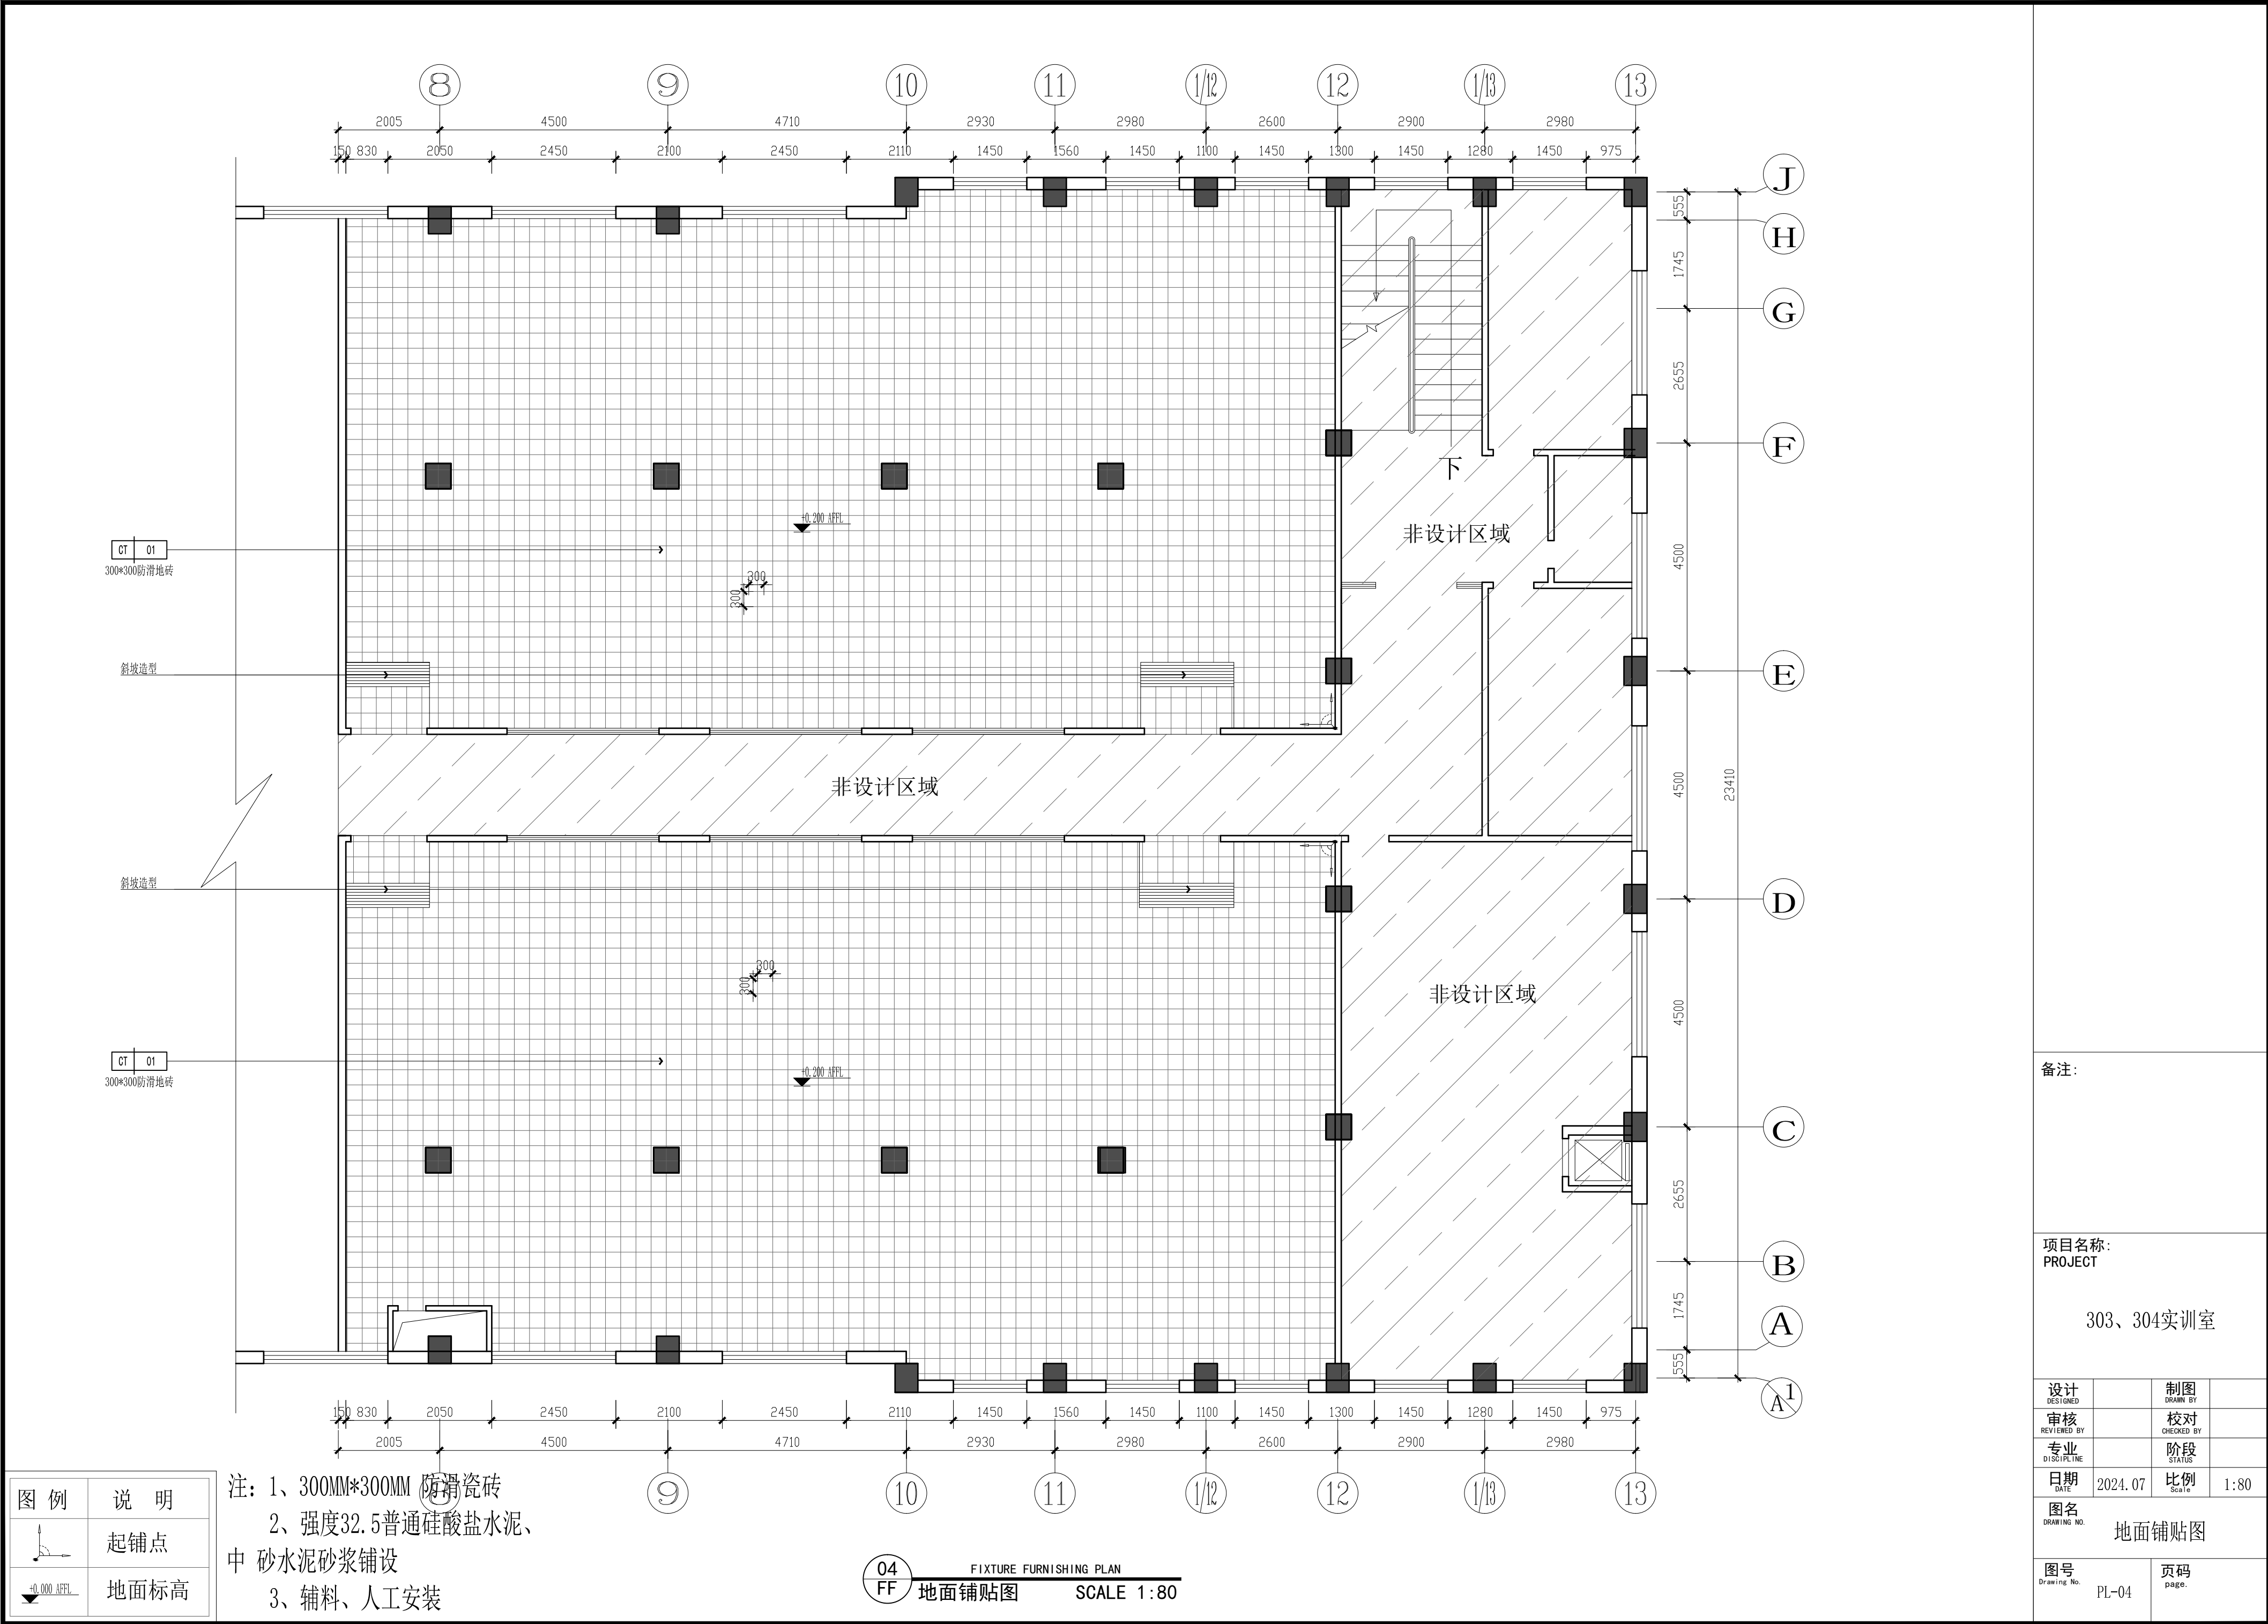

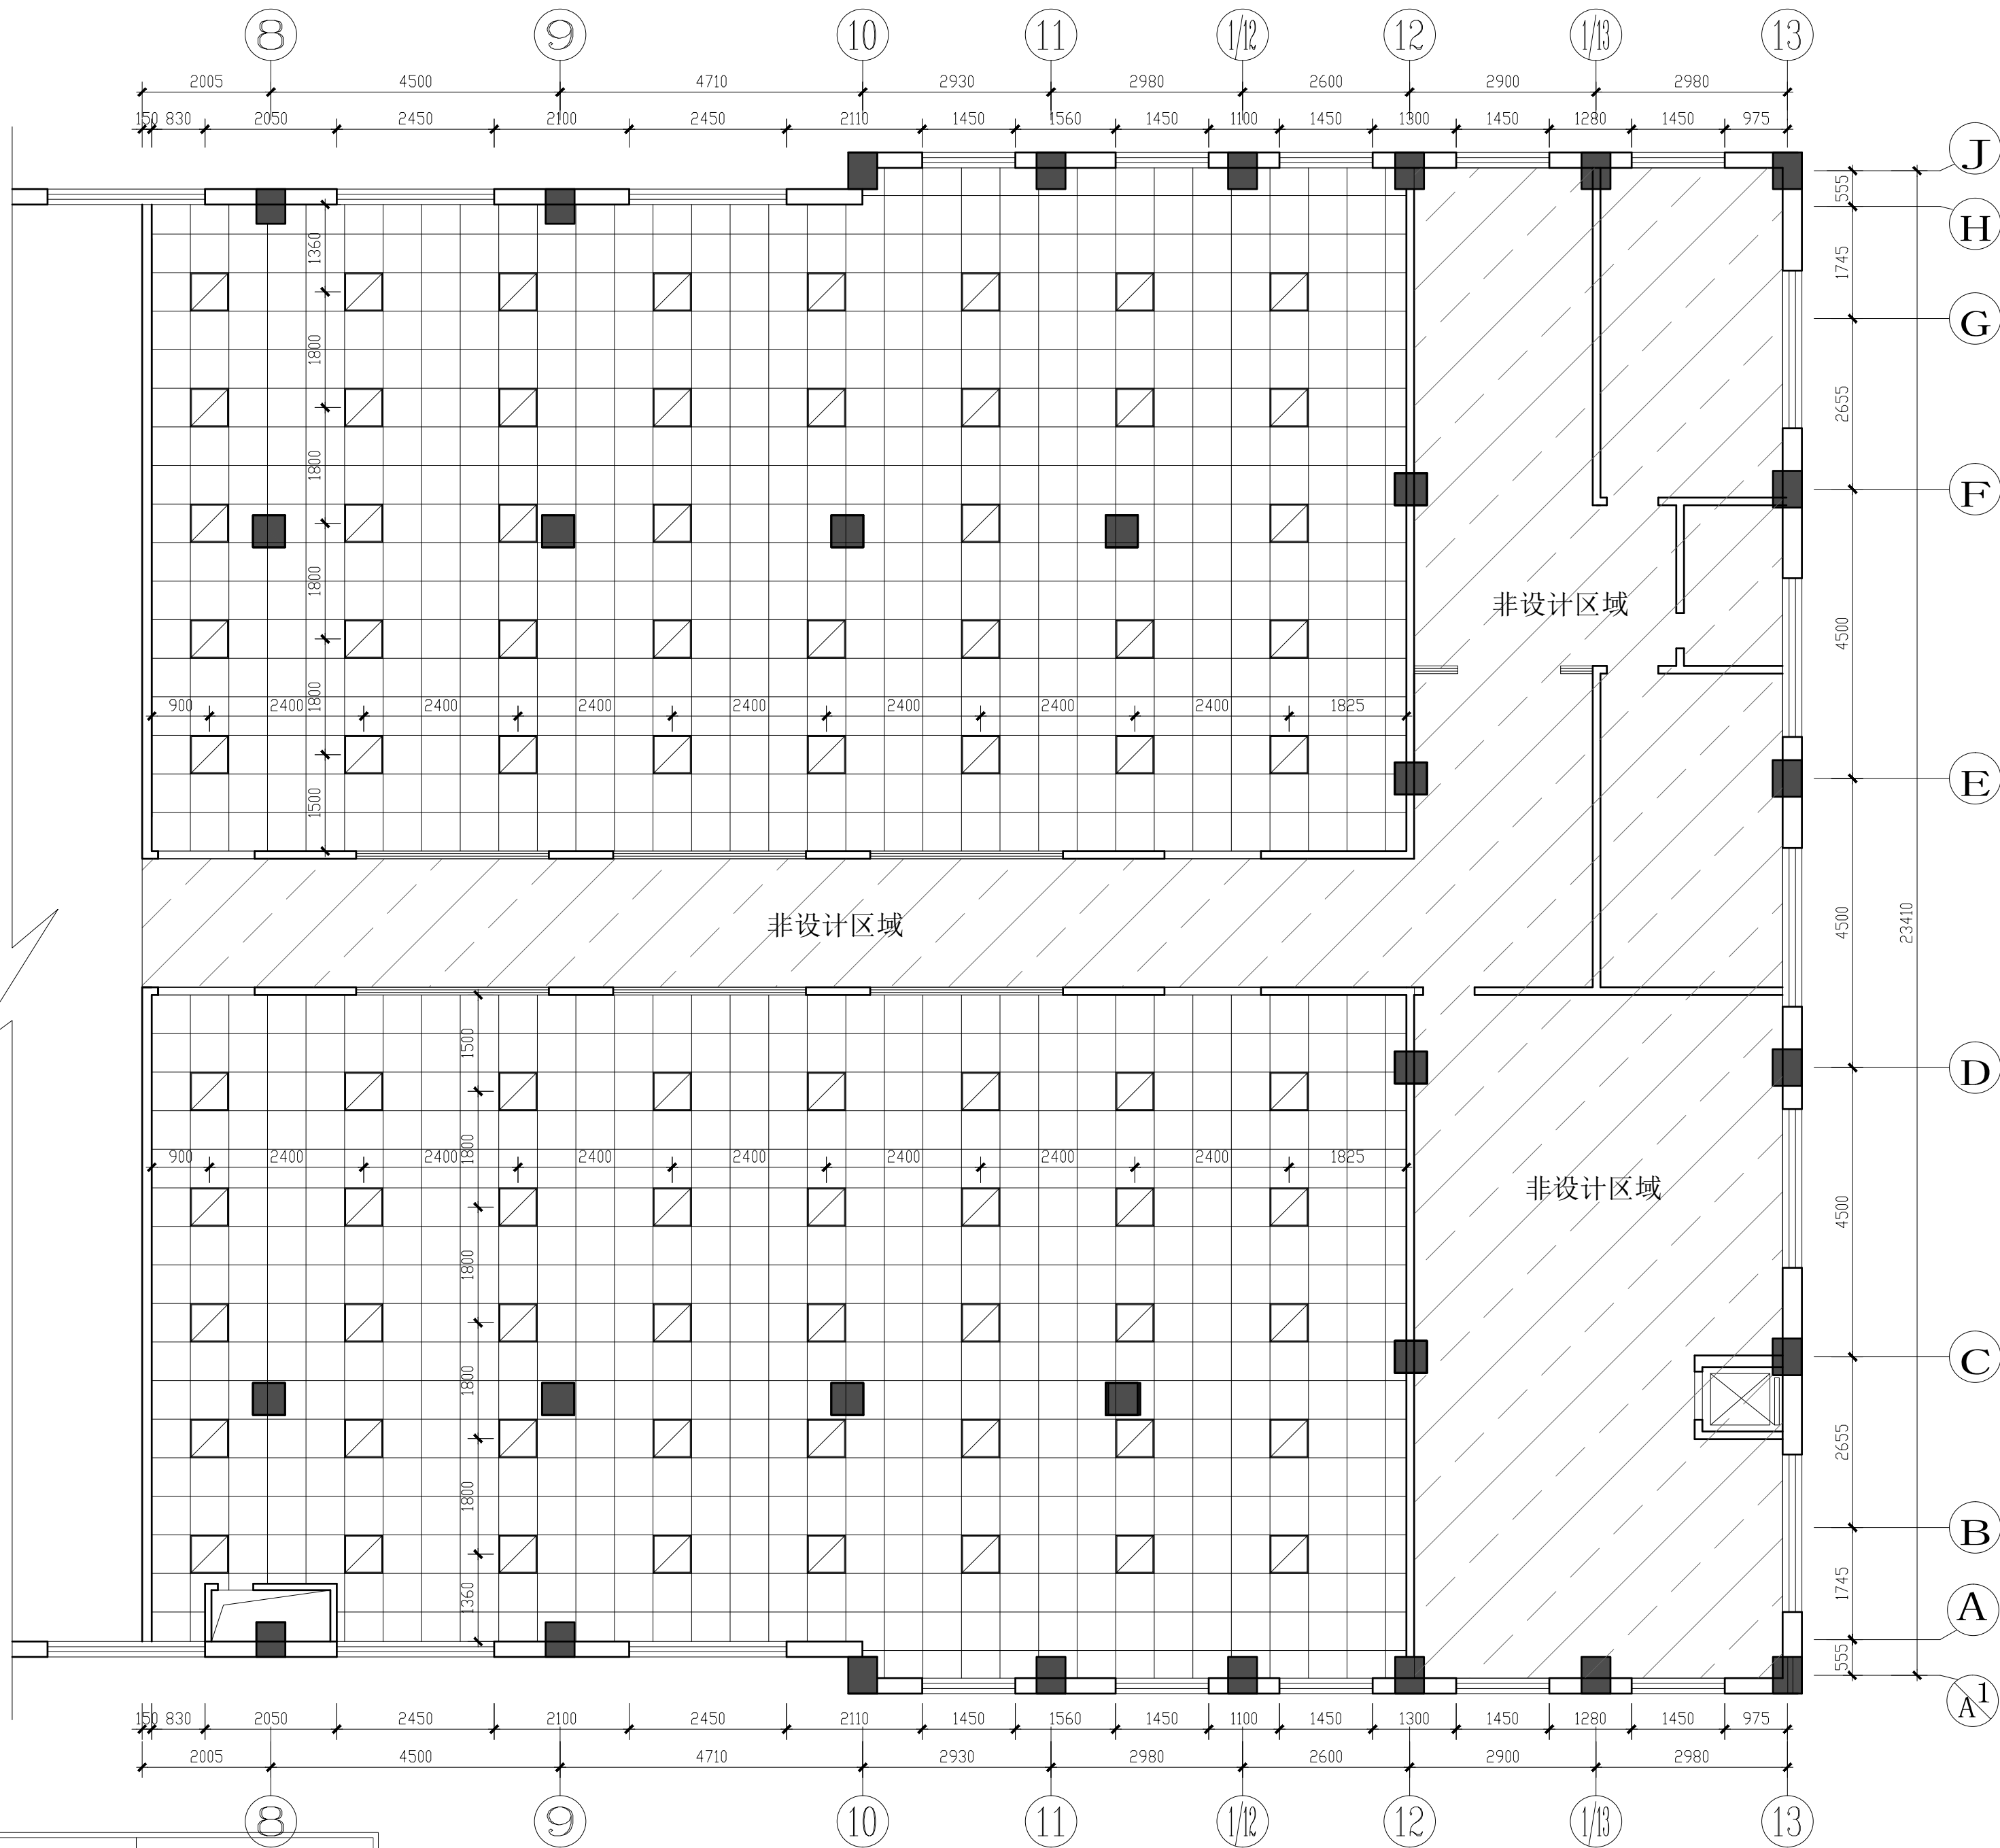

图例	名称	尺寸
	嵌入式三防灯盘	600*600*20/48W

06
FF
灯具定位图
SCALE 1:80

备注:

项目名称:
PROJECT


303、304实训室

设计 DESIGNED		制图 DRAWN BY	
审核 REVIEWED BY		校对 CHECKED BY	
专业 DISCIPLINE		阶段 STATUS	
日期 DATE	2024. 07	比例 Scale	1:80

图名
DRAWING NO.
灯具定位图


图号
Drawing No.
PL-06

 页码
Page.



注: 1、本图所注高度为相对地面高度, 并非绝对高度, 所有开线对应开关中线。
2、除图纸标注的高度外, 其他均按表格高度安装。
3、所有空调电源为独立电源, 由专业公司出图。
4、本图仅为末端点位示意, 具体请查看相关图纸。
5、所有开关接总电箱。

页码
page.

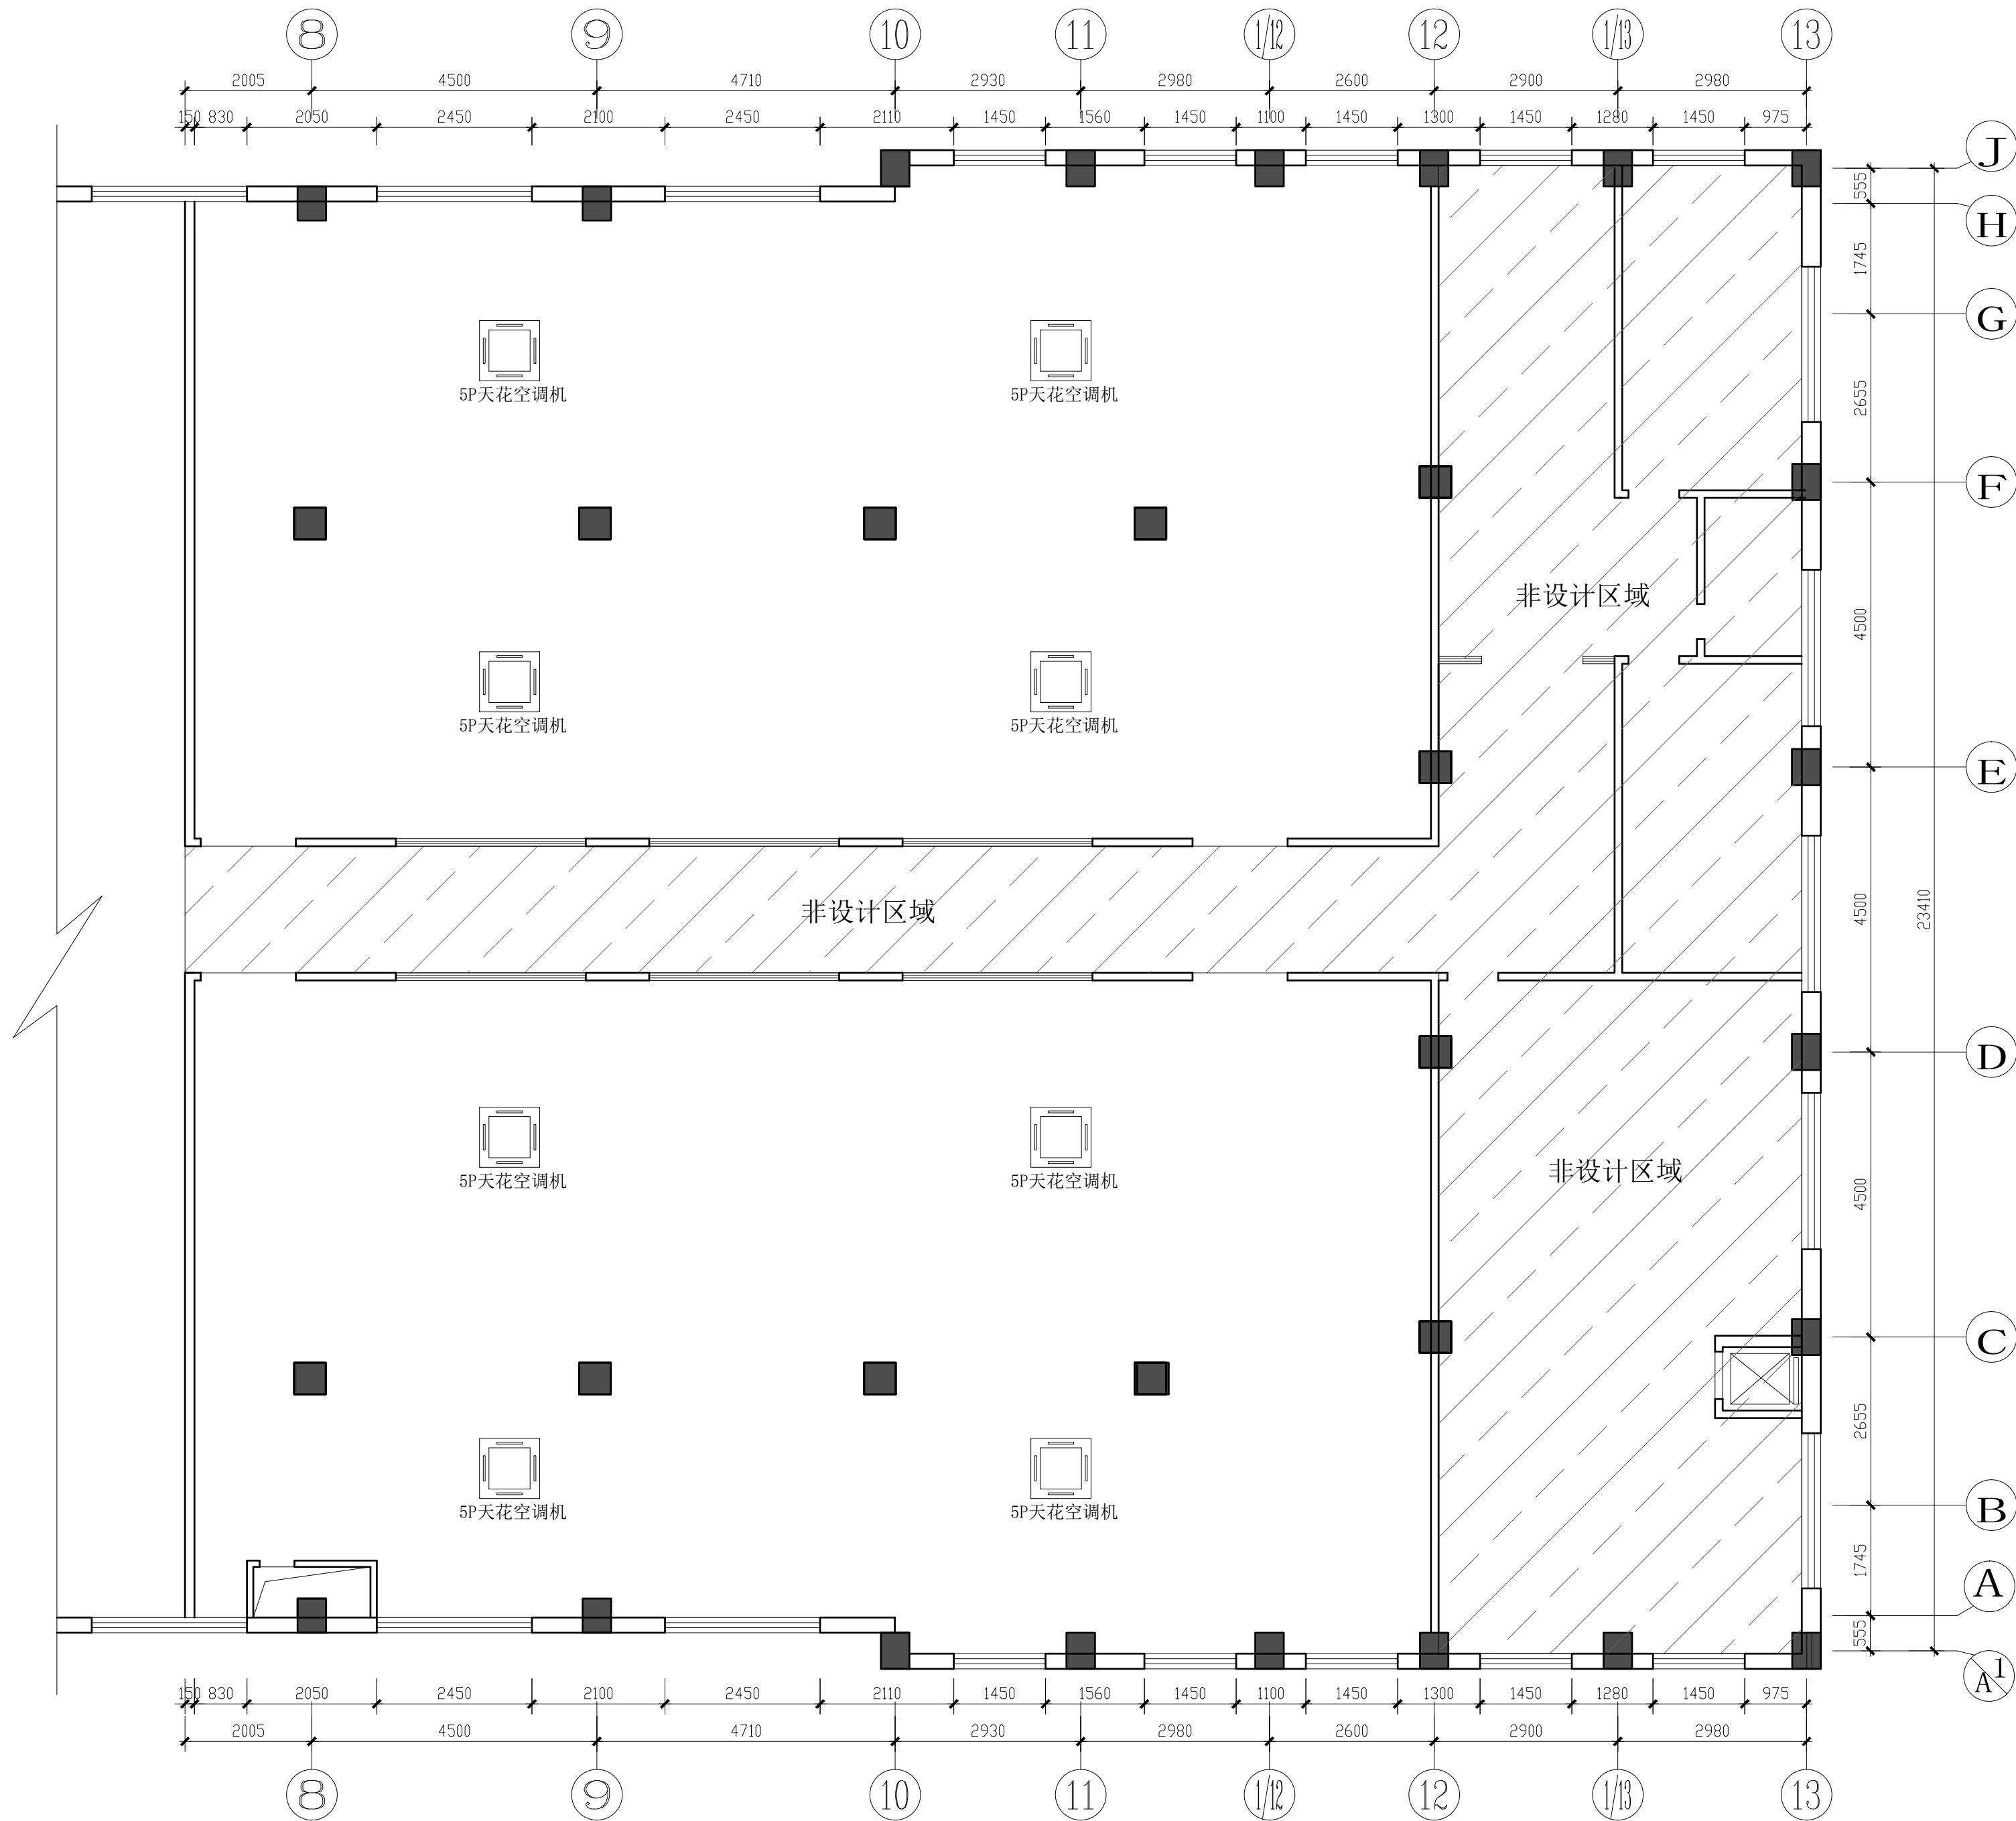

08
FF
FIXTURE FURNISHING PLAN
空调布置图
SCALE 1:80

备注:

项目名称:
PROJECT


303、304实训室

设计 DESIGNED		制图 DRAWN BY	
审核 REVIEWED BY		校对 CHECKED BY	
专业 DISCIPLINE		阶段 STATUS	
日期 DATE	2024. 07	比例 Scale	1:80

图名
DRAWING NO.
空调布置图

图号
Drawing No.
PL-08




页码
Page.
1

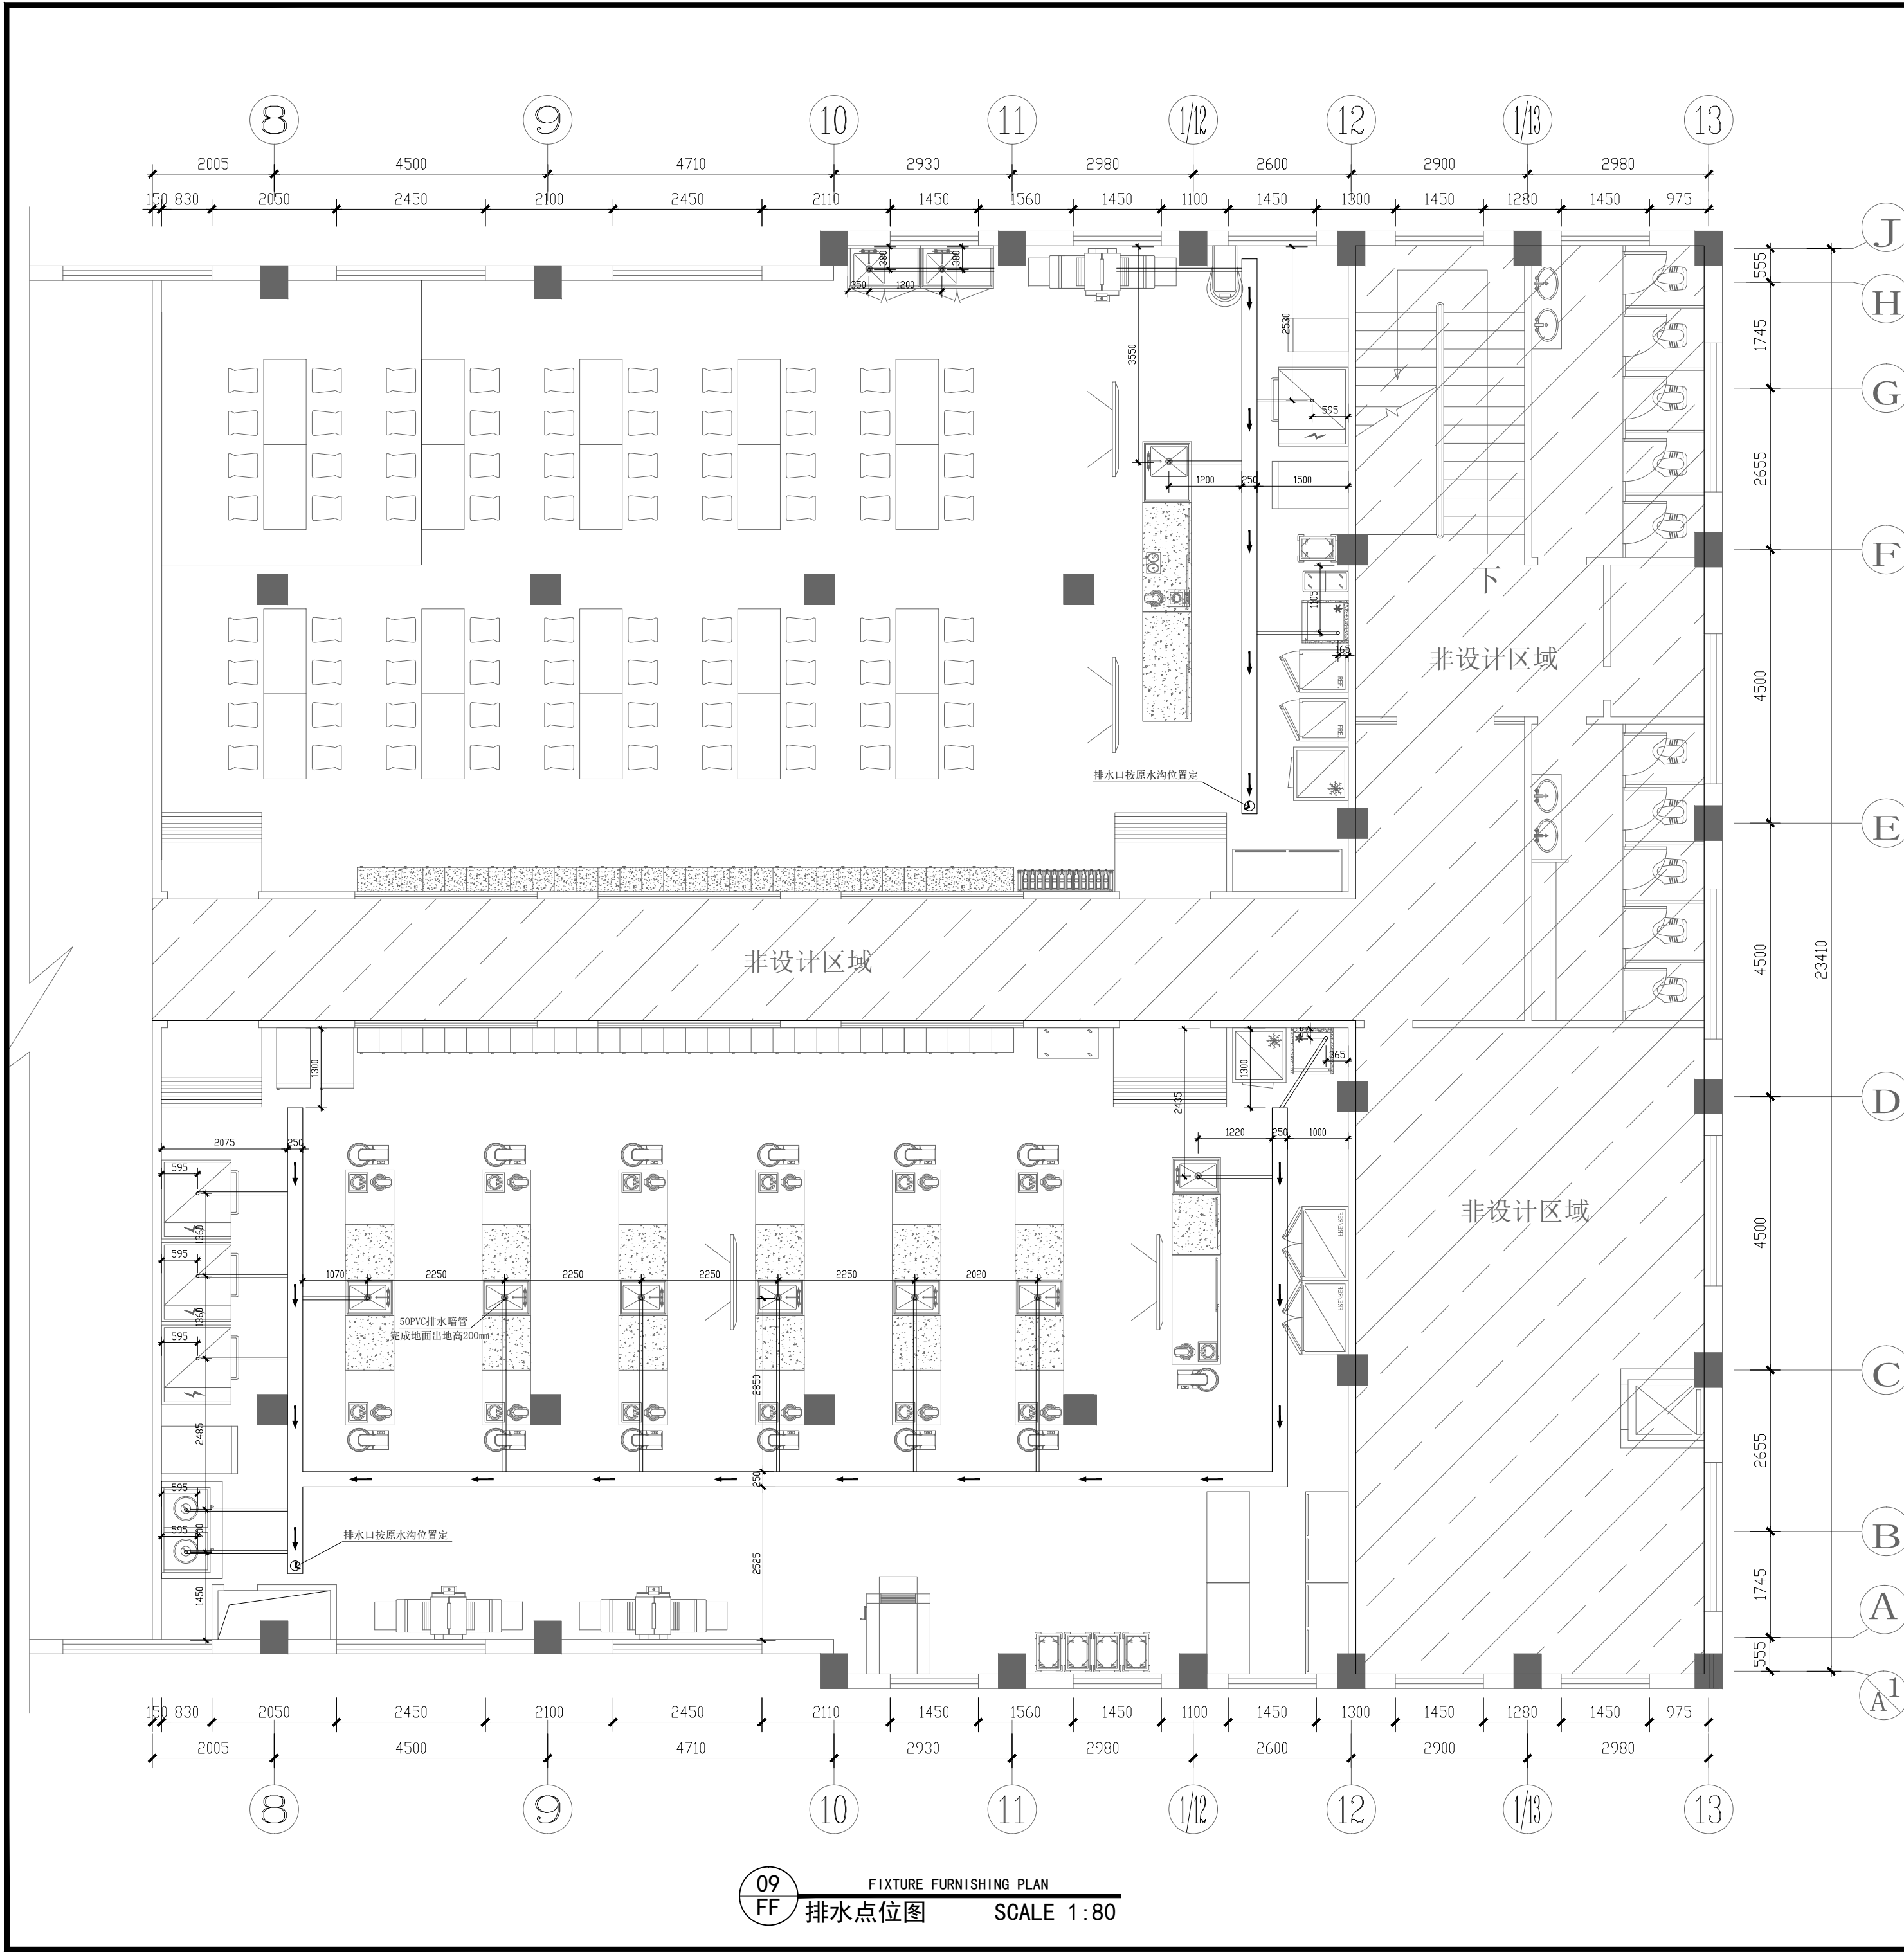

排水图例说明


- WD 排水预留接口, 直径为 50mm, 离地100毫米.
- ⊕ 直径100mm 地漏预埋PVC或铁排水暗管, 需与明沟相连。坡度0.5%。
- 直径50mm 预埋PVC或铁排水暗管, 需与明沟或暗沟相连。坡度0.5%。
- 明沟250mm宽, 需与隔油池相连, 坡度0.5%或按实际情况定。
- 沉渣池 600*600 深300mm。面盖不锈钢板
- 三级隔油箱, 安实际需求订做

备注:
(1). 所有地漏需单独走管接至排水明沟或暗沟, 不能与排水点连接, 以免造成排水点的水从地漏溢出。
(2). 图上标示之所有尺寸均以毫米为计算单位。
(3). 除特别注明外, 图上所示尺寸均为完工后尺寸。
(4). 本图仅供甲方参考, 实际布置根据现场具体情况而定。

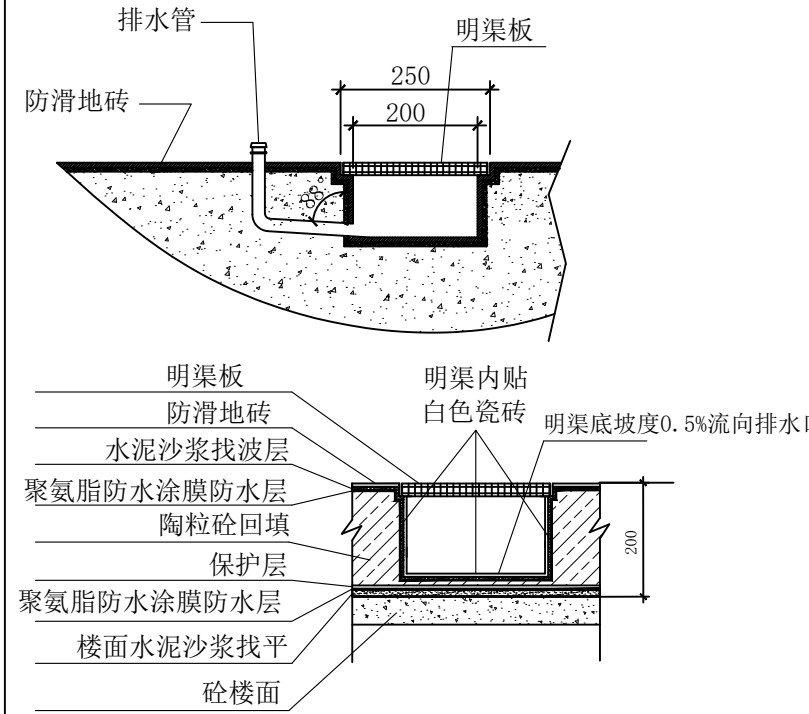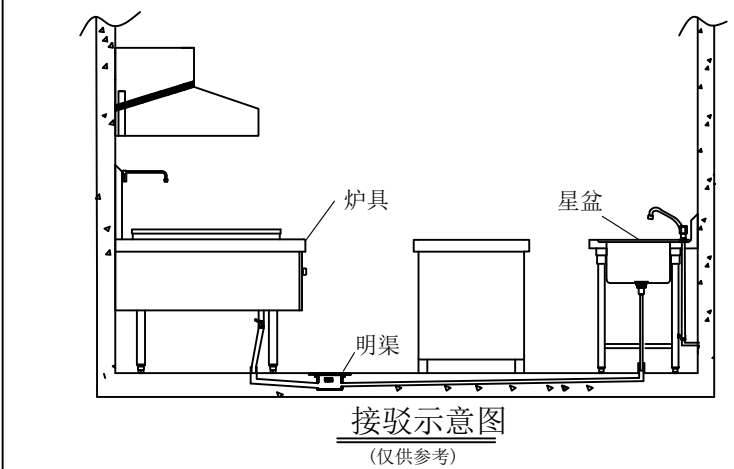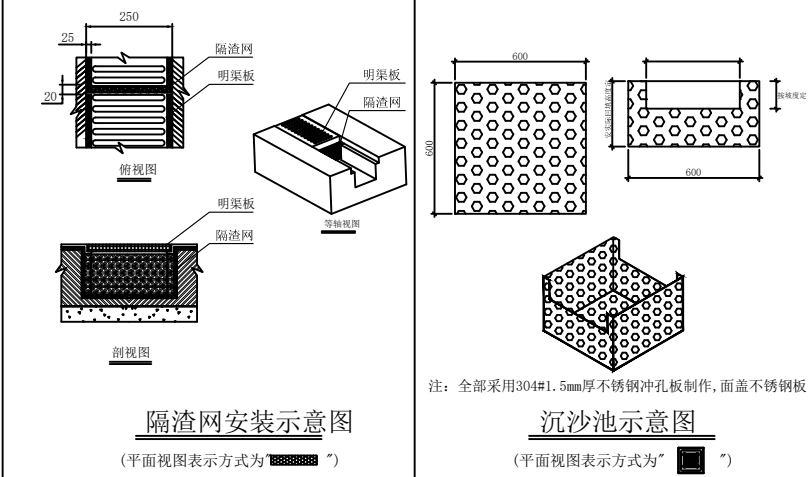

明沟剖面示意图

(平面视图表示方式为“→”)

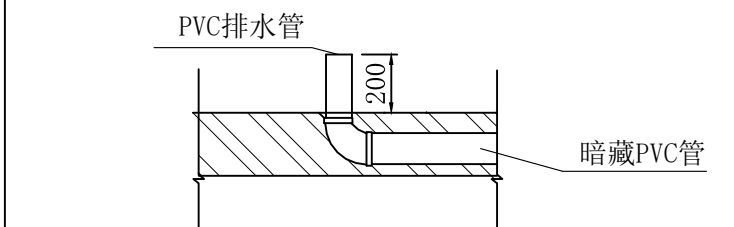

排水管安装参考图


(平面视图表示方式为“⊕”)

备注:

项目名称:
PROJECT

303、304实训室

设计 DESIGNED		制图 DRAWN BY	
审核 REVIEWED BY		校对 CHECKED BY	
专业 DISCIPLINE		阶段 STATUS	
日期 DATE	2024. 07	比例 Scale	1:80
图名 DRAWING NO.	排水点位图		
图号 Drawing No.	PL-09	页码 page.	

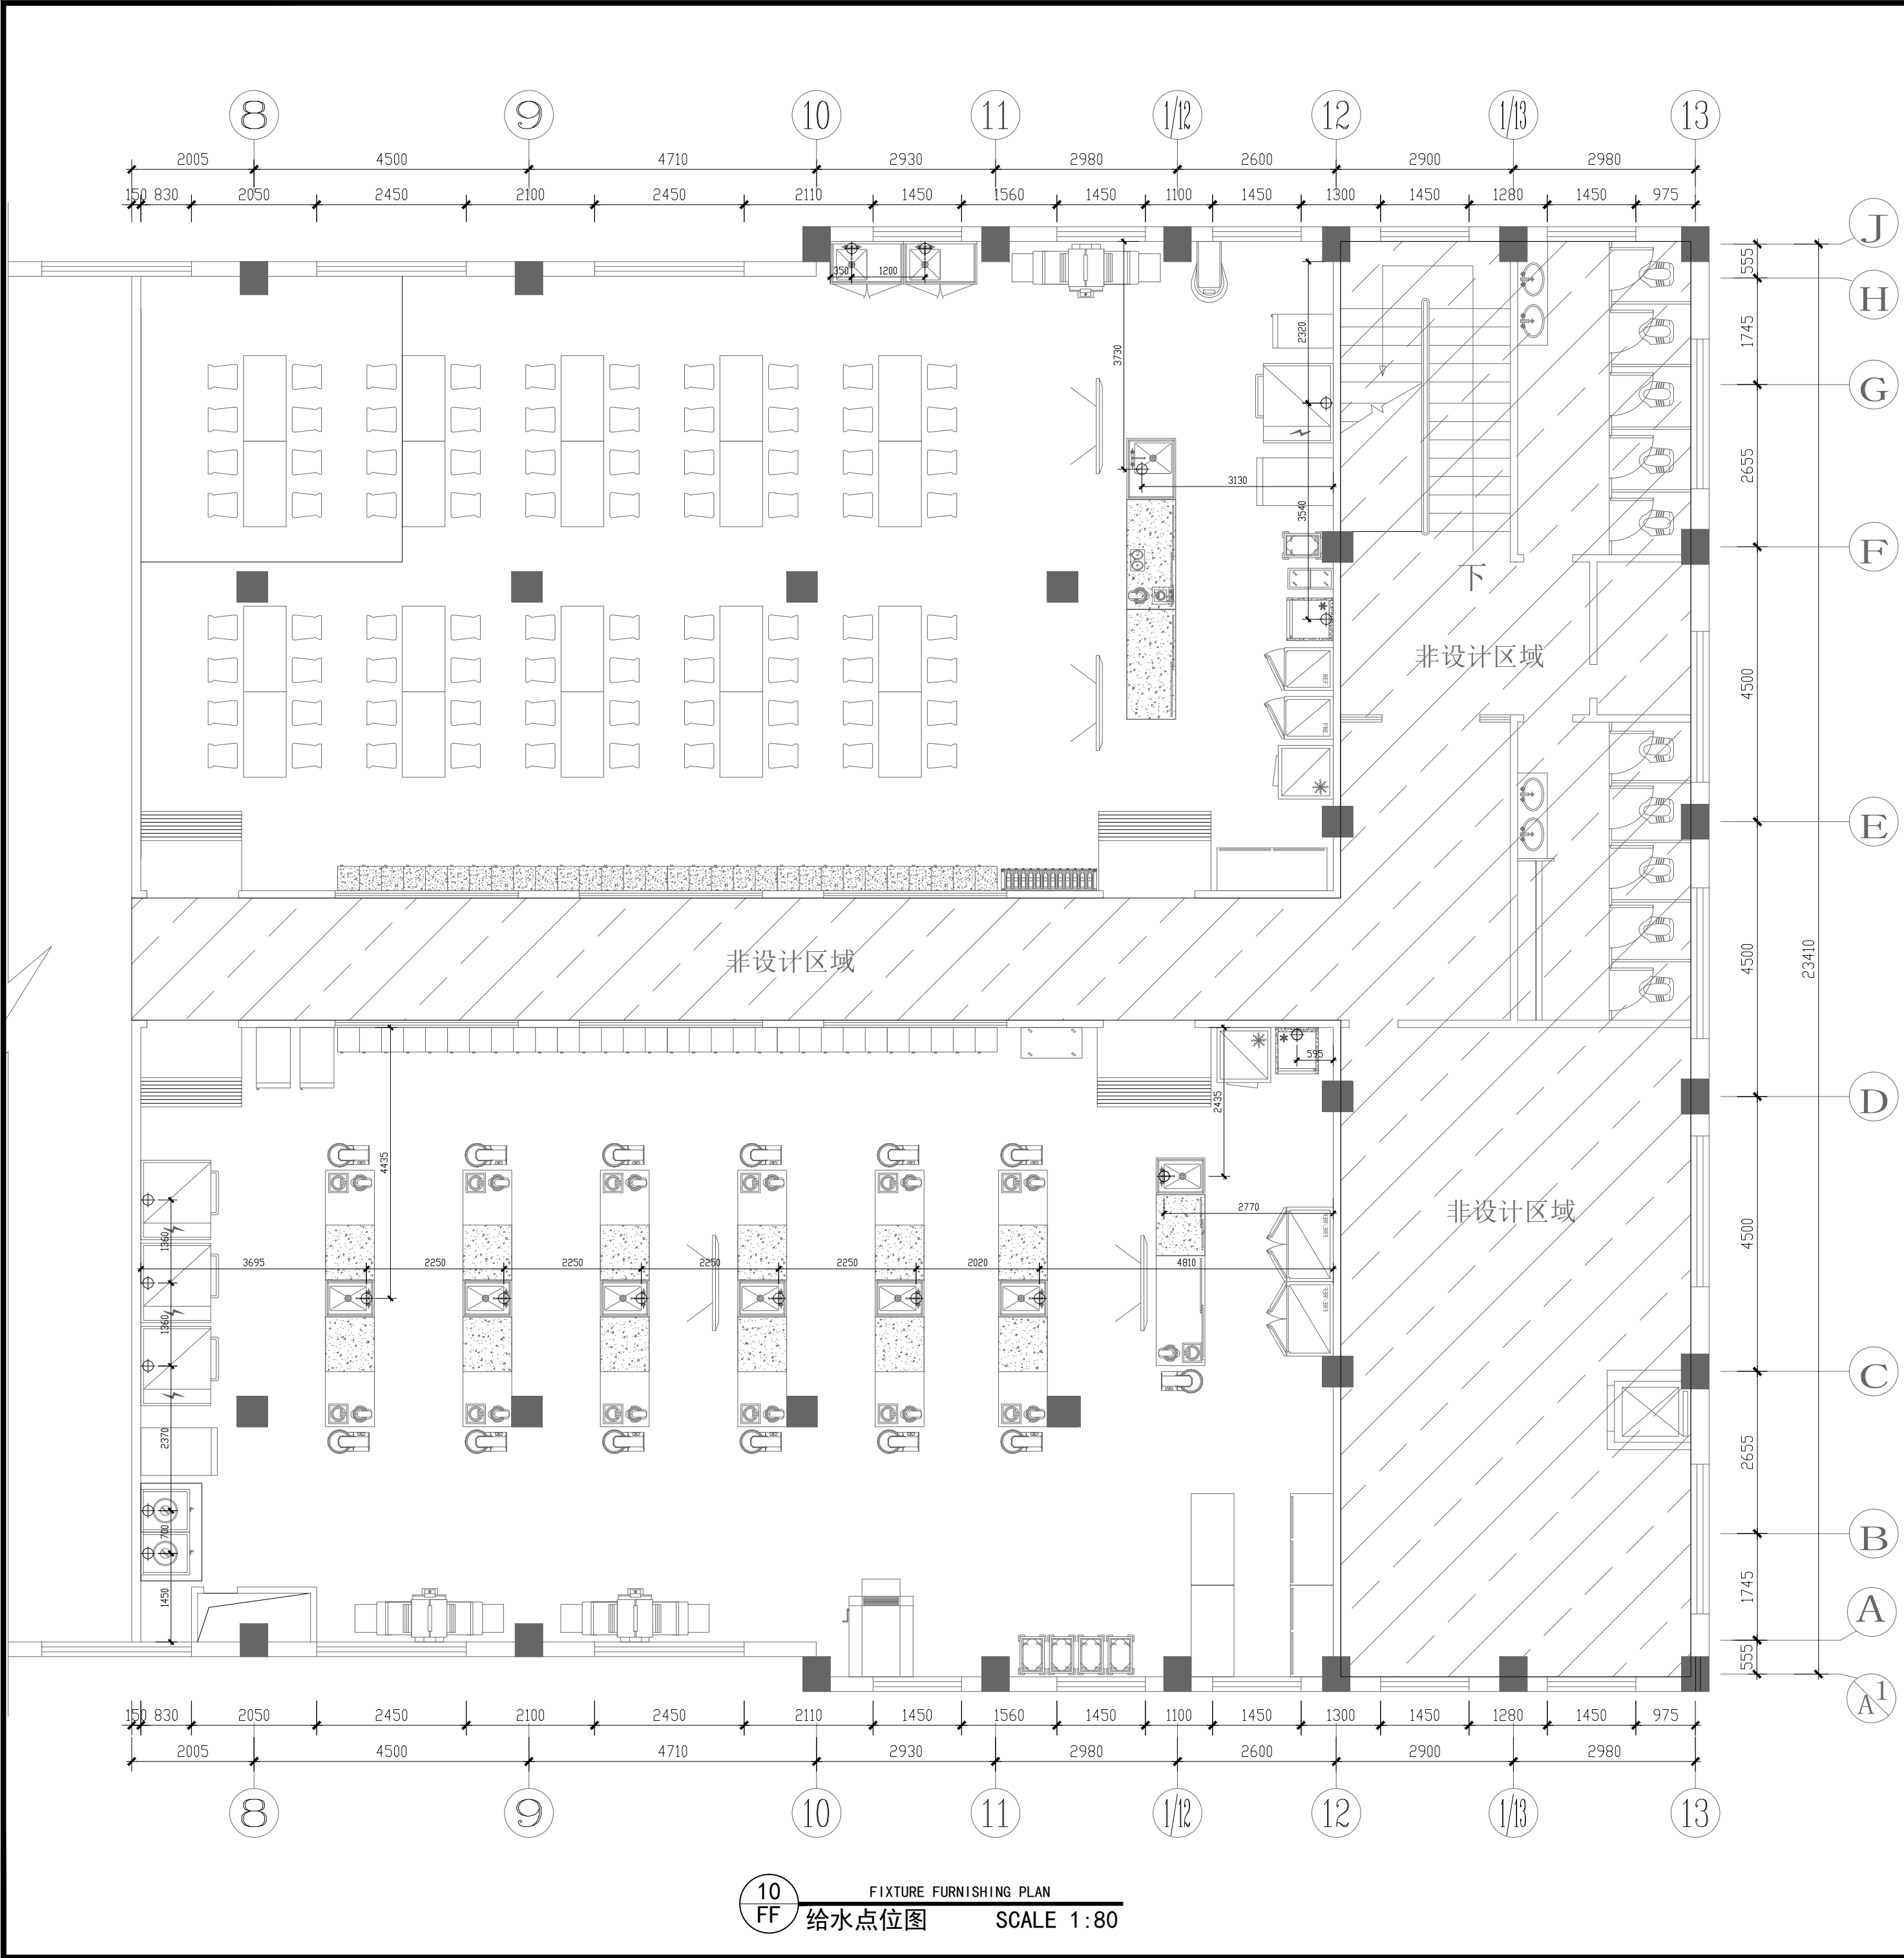


给水图例说明

- ⊕ CW 冷水供应点, 直径为 15mm;
地出冷水供应点, 离地100mm;
墙出冷水供应点, 离地250mm;
- ⊙ HW 热水供应点, 直径为 ϕ 15mm;
地出热水供应点, 离地300mm;
地出热水供应点, 离地100mm;
- ⊙ WD 排水预留接点, 直径为 50mm, 离地100毫米.

备注:
(1). 图上标示之所有尺寸均以毫米为计算单位.
(2). 若冷、热水点位在墙上, 则由墙造出, 否则由地造出.
(3). 除特别注明外, 图上所示尺寸均为完工后尺寸.
(4). 本图仅供甲方参考, 实际布置根据现场具体情况而定.


标注说明:

- CW
HW +250mm
距离完成地面高度为250mm
CW= 冷水供应位
HW= 热水供应位

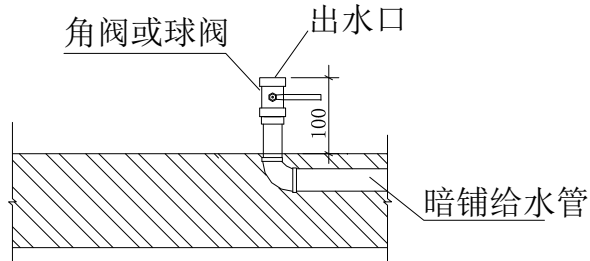


地出给水管安装示意

(平面视图“⊕”为冷水 “⊙”为热水)

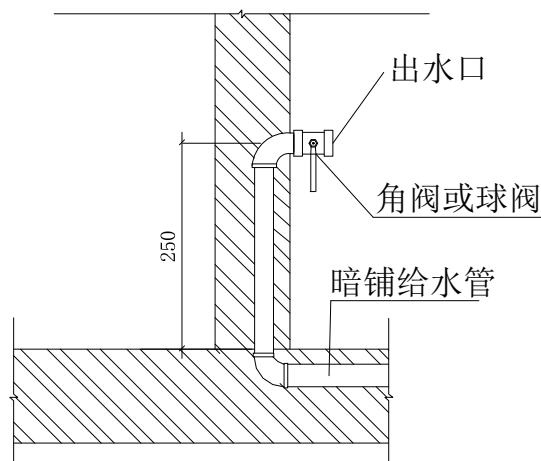

墙出给水管安装示意

(平面视图“⊕”为冷水; “⊙”为热水)

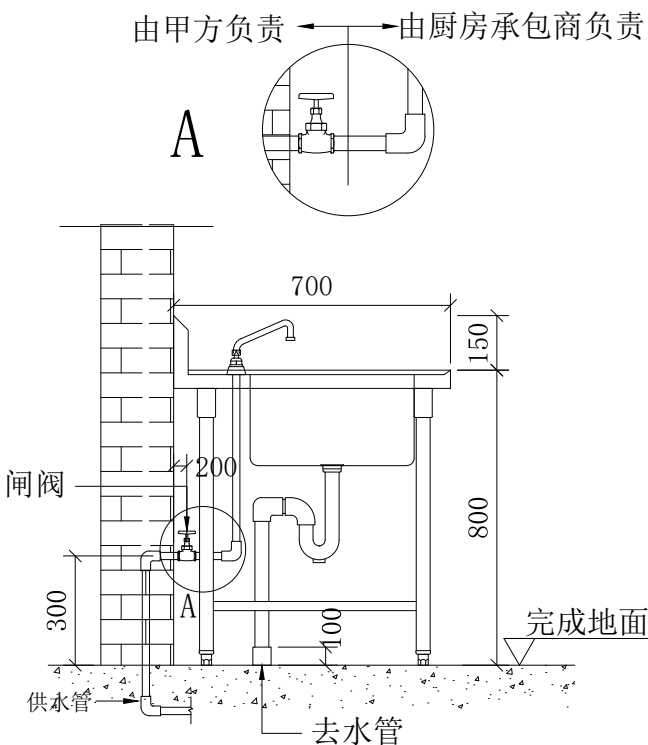

备注:

项目名称:
PROJECT


303、304实训室

设计 DESIGNED		制图 DRAWN BY	
审核 REVIEWED BY		校对 CHECKED BY	
专业 DISCIPLINE		阶段 STATUS	
日期 DATE	2024. 07	比例 Scale	1:80

图名
DRAWING NO. 给水点位图

图号
Drawing No. PL-10

页码
PAGE.

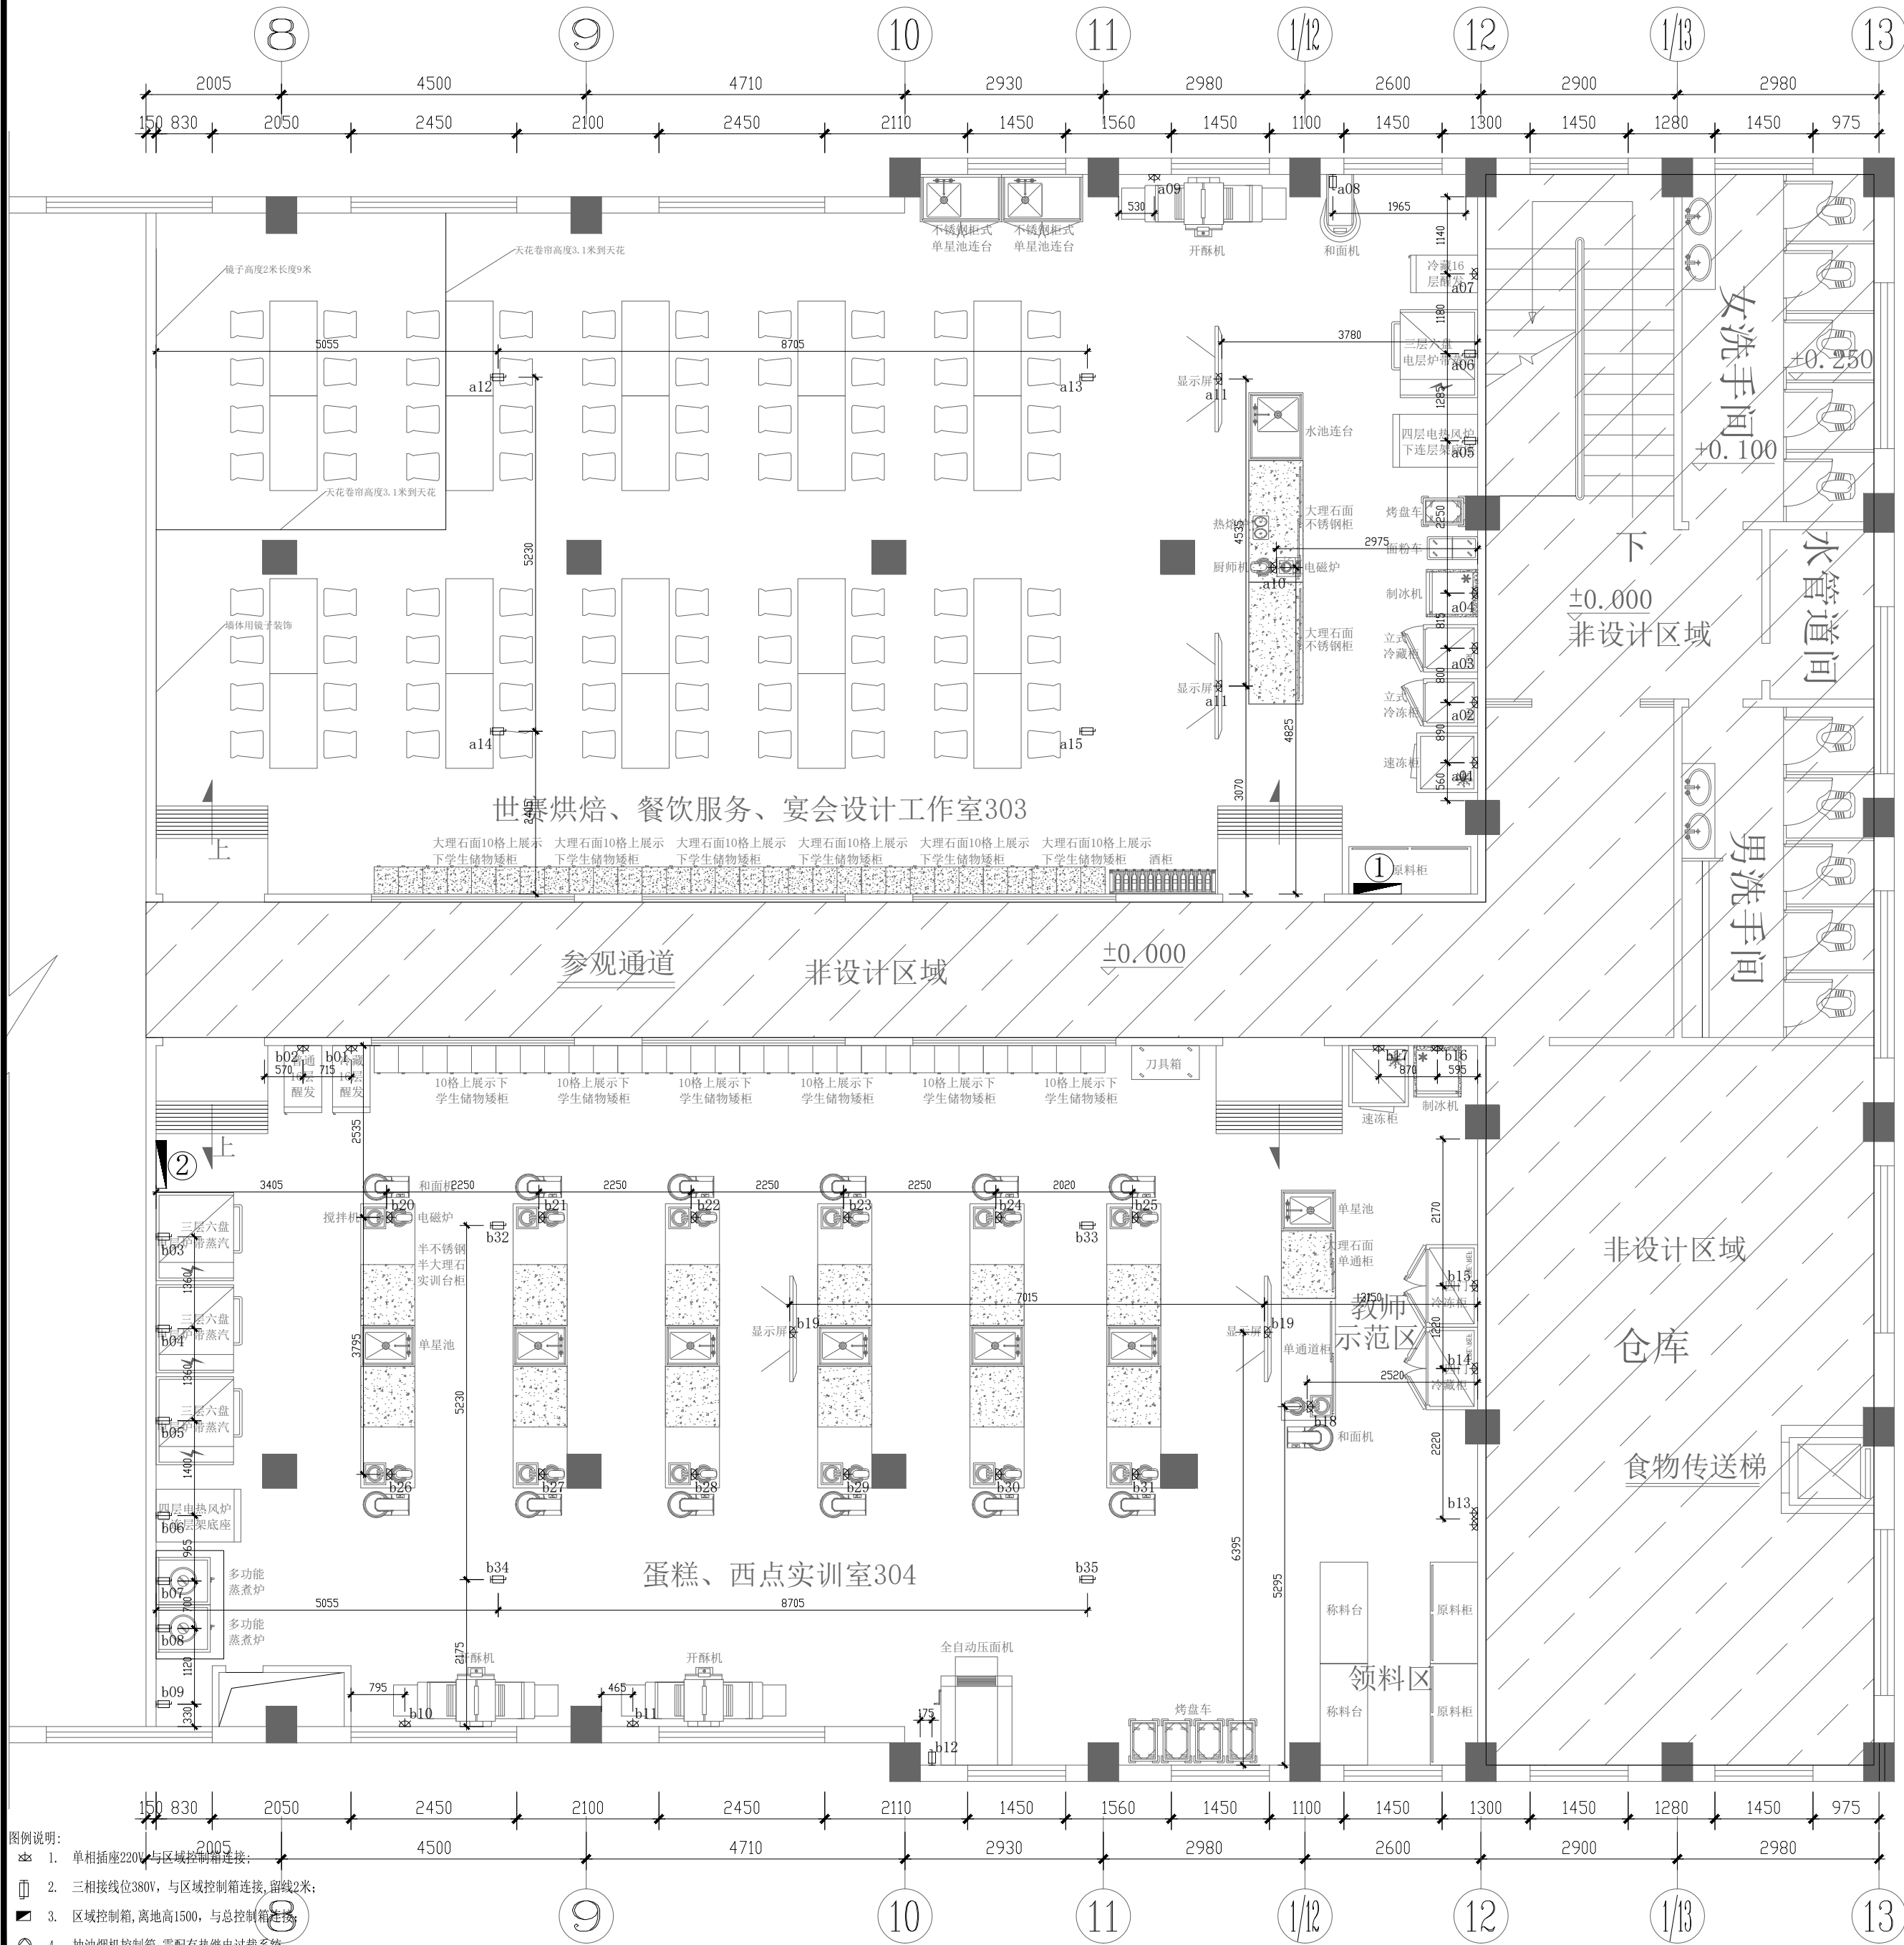

- 图例说明:
- 单相插座220V, 与区域配电箱连接;
 - 三相接线位380V, 与区域配电箱连接, 留线2米;
 - 区域配电箱, 离地高1500, 与总配电箱连接;
 - 抽油烟机控制箱, 需配有热敏过载系统;
 - 所有尺寸均以毫米为单位, 离地尺寸均以完工地面为准;
 - 采用三相五线制电路;
 - 所有电位均独立控制, 配漏电保护开关。
 - 分线路及设备线路全部做暗线预埋。

11
FF
电路布置图
SCALE 1:80

① 303实训室电箱:52KW/380V

相序	路号	用电设备名称	设备功率	离地高度	备注
单相	a01	雪柜	0.5KW	2100mm	10A二三插
单相	a02	雪柜	0.5KW	2100mm	10A二三插
单相	a03	雪柜	0.5KW	2100mm	10A二三插
单相	a04	制冰机	0.5KW	300mm	10A二三插
三相	a05	电热风炉	6.5KW	1500mm	三相五线留线2米
三相	a06	三层六盘电烘炉	20KW	1500mm	三相五线留线2米
单相	a07	单门冷藏醒发箱	0.5KW	2100mm	10A二三插
三相	a08	和面机	2.8KW	1200mm	三相五线留线2米
单相	a09	酥皮机	1KW	1200mm	10A二三插
单相	a10	实训设备预留电路	3.5KW	地出150mm	单相三线留线2米
单相	a11	电视预留电路	0.1KW	天面下线	单相三线留线2米
三相	a12	5P天花空调机	4KW	天面下线	三相五线留线2米
三相	a13	5P天花空调机	4KW	天面下线	三相五线留线2米
三相	a14	5P天花空调机	4KW	天面下线	三相五线留线2米
三相	a15	5P天花空调机	4KW	天面下线	三相五线留线2米

② 304实训室电箱:160KW/380V

相序	路号	用电设备名称	设备功率	离地高度	备注
单相	b01	醒发箱	0.5KW	2100mm	10A二三插
单相	b02	醒发箱	0.5KW	2100mm	10A二三插
三相	b03	三层六盘电烘炉	20KW	1500mm	三相五线留线2米
三相	b04	三层六盘电烘炉	20KW	1500mm	三相五线留线2米
三相	b05	三层六盘电烘炉	20KW	1500mm	三相五线留线2米
三相	b06	电热风炉	6.5KW	1500mm	三相五线留线2米
三相	b07	电煮煮炉	9KW	300mm	三相五线留线2米
三相	b08	电煮煮炉	9KW	300mm	三相五线留线2米
三相	b09	防水型轴流式风机	0.75KW	3000mm	三相五线留线3米
单相	b10	酥皮机	1KW	1200mm	10A二三插
单相	b11	酥皮机	1KW	1200mm	10A二三插
三相	b12	重复压面机	3.25KW	1200mm	三相五线留线2米
单相	b13	备用插座	1KW	1200mm	10A二三插*2个
单相	b14	雪柜	0.5KW	2100mm	10A二三插
单相	b15	雪柜	0.5KW	2100mm	10A二三插
单相	b16	制冰机	0.5KW	300mm	10A二三插
单相	b17	雪柜	0.5KW	2100mm	10A二三插
单相	b18	实训设备预留电路	3.5KW	地出150mm	单相三线留线2米
单相	b19	电视预留电路	0.1KW	天面下线	单相三线留线2米
单相	b20	实训设备预留电路	3.5KW	地出150mm	单相三线留线2米
单相	b21	实训设备预留电路	3.5KW	地出150mm	单相三线留线2米
单相	b22	实训设备预留电路	3.5KW	地出150mm	单相三线留线2米
单相	b23	实训设备预留电路	3.5KW	地出150mm	单相三线留线2米
单相	b24	实训设备预留电路	3.5KW	地出150mm	单相三线留线2米
单相	b25	实训设备预留电路	3.5KW	地出150mm	单相三线留线2米
单相	b26	实训设备预留电路	3.5KW	地出150mm	单相三线留线2米
单相	b27	实训设备预留电路	3.5KW	地出150mm	单相三线留线2米
单相	b28	实训设备预留电路	3.5KW	地出150mm	单相三线留线2米
单相	b29	实训设备预留电路	3.5KW	地出150mm	单相三线留线2米
单相	b30	实训设备预留电路	3.5KW	地出150mm	单相三线留线2米
单相	b31	实训设备预留电路	3.5KW	地出150mm	单相三线留线2米
三相	b32	5P天花空调机	4KW	天面下线	三相五线留线2米
三相	b33	5P天花空调机	4KW	天面下线	三相五线留线2米
三相	b34	5P天花空调机	4KW	天面下线	三相五线留线2米
三相	b35	5P天花空调机	4KW	天面下线	三相五线留线2米

备注:

项目名称:
PROJECT

303、304实训室

设计 DESIGNED	制图 DRAWN BY
审核 REVIEWED BY	校对 CHECKED BY
专业 DISCIPLINE	阶段 STATUS
日期 DATE	比例 Scale




图名
DRAWING NO.
电路布置图


图号
Drawing No.
PL-11

页码
PAGE

A电位图例说明

- 此图仅标出所提供设备的连接点, 皆为完工后之相对尺寸;
- 此图只含厨房设备用电情况;
- 所有电插座、接线盒等都必须防水的;
- 所有电位由配电箱独立开关控制且均需接地线及漏电保护;
- 所有风管以风管与送风管由接线位接至现场与达实际安装位置;
- 当电机功率大于等于7.5KW须呈三角启动;
- 当电机功率小于7.5KW直接启动须按2.5倍的启动电流选配元器件;
- 本图仅供甲方参考, 实际布置根据现场具体情况而定。

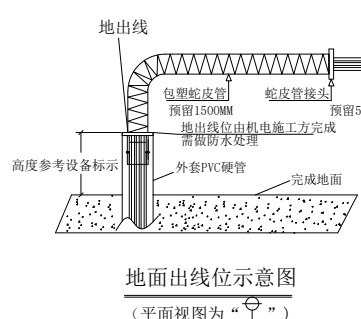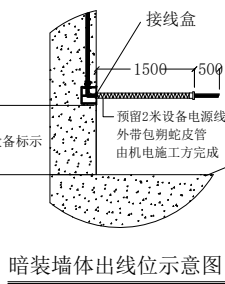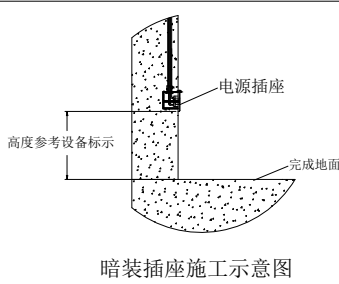

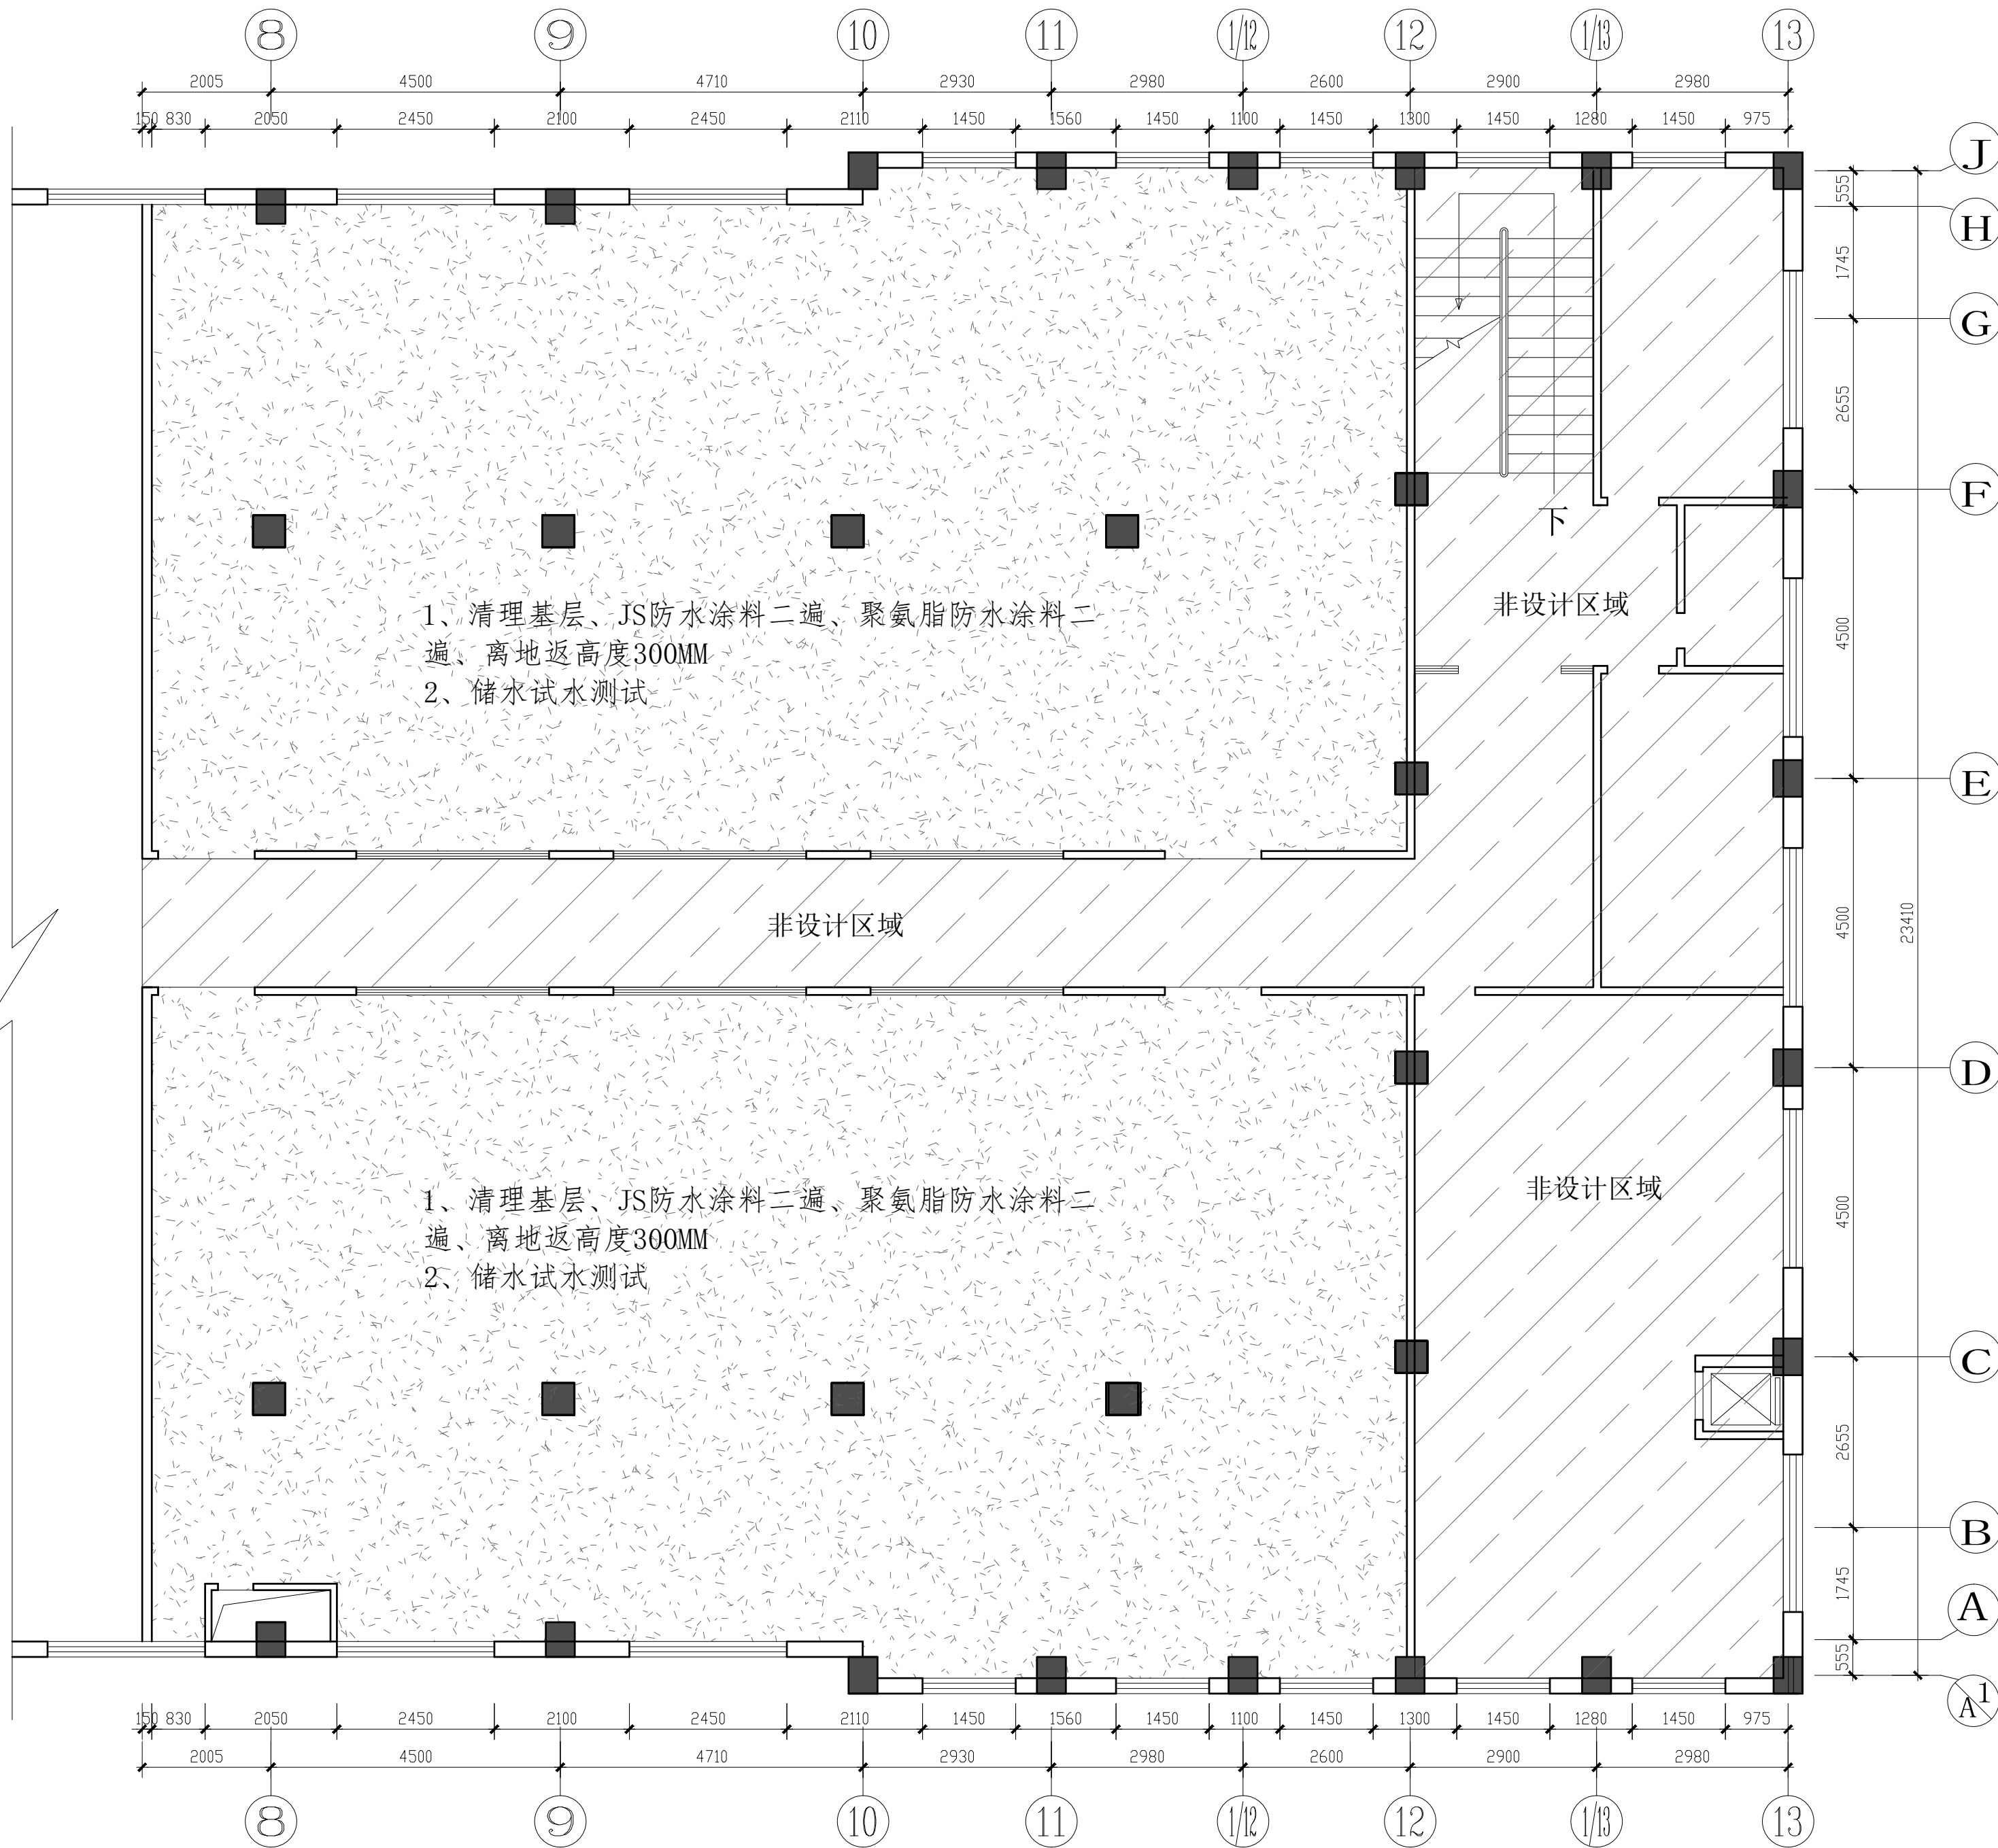

12
FF
FIXTURE FURNISHING PLAN
防水示意图
SCALE 1:80

备注:

项目名称:
PROJECT




303、304实训室

设计 DESIGNED		制图 DRAWN BY	
审核 REVIEWED BY		校对 CHECKED BY	
专业 DISCIPLINE		阶段 STATUS	
日期 DATE	2024. 07	比例 Scale	1:80

图名
DRAWING NO.
防水示意图


图号
Drawing No.
PL-12

页码
Page.
1

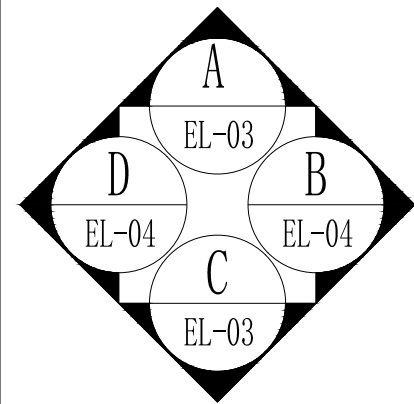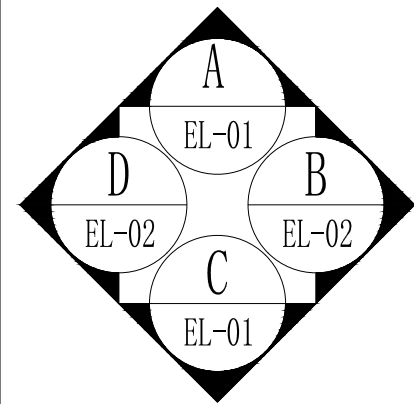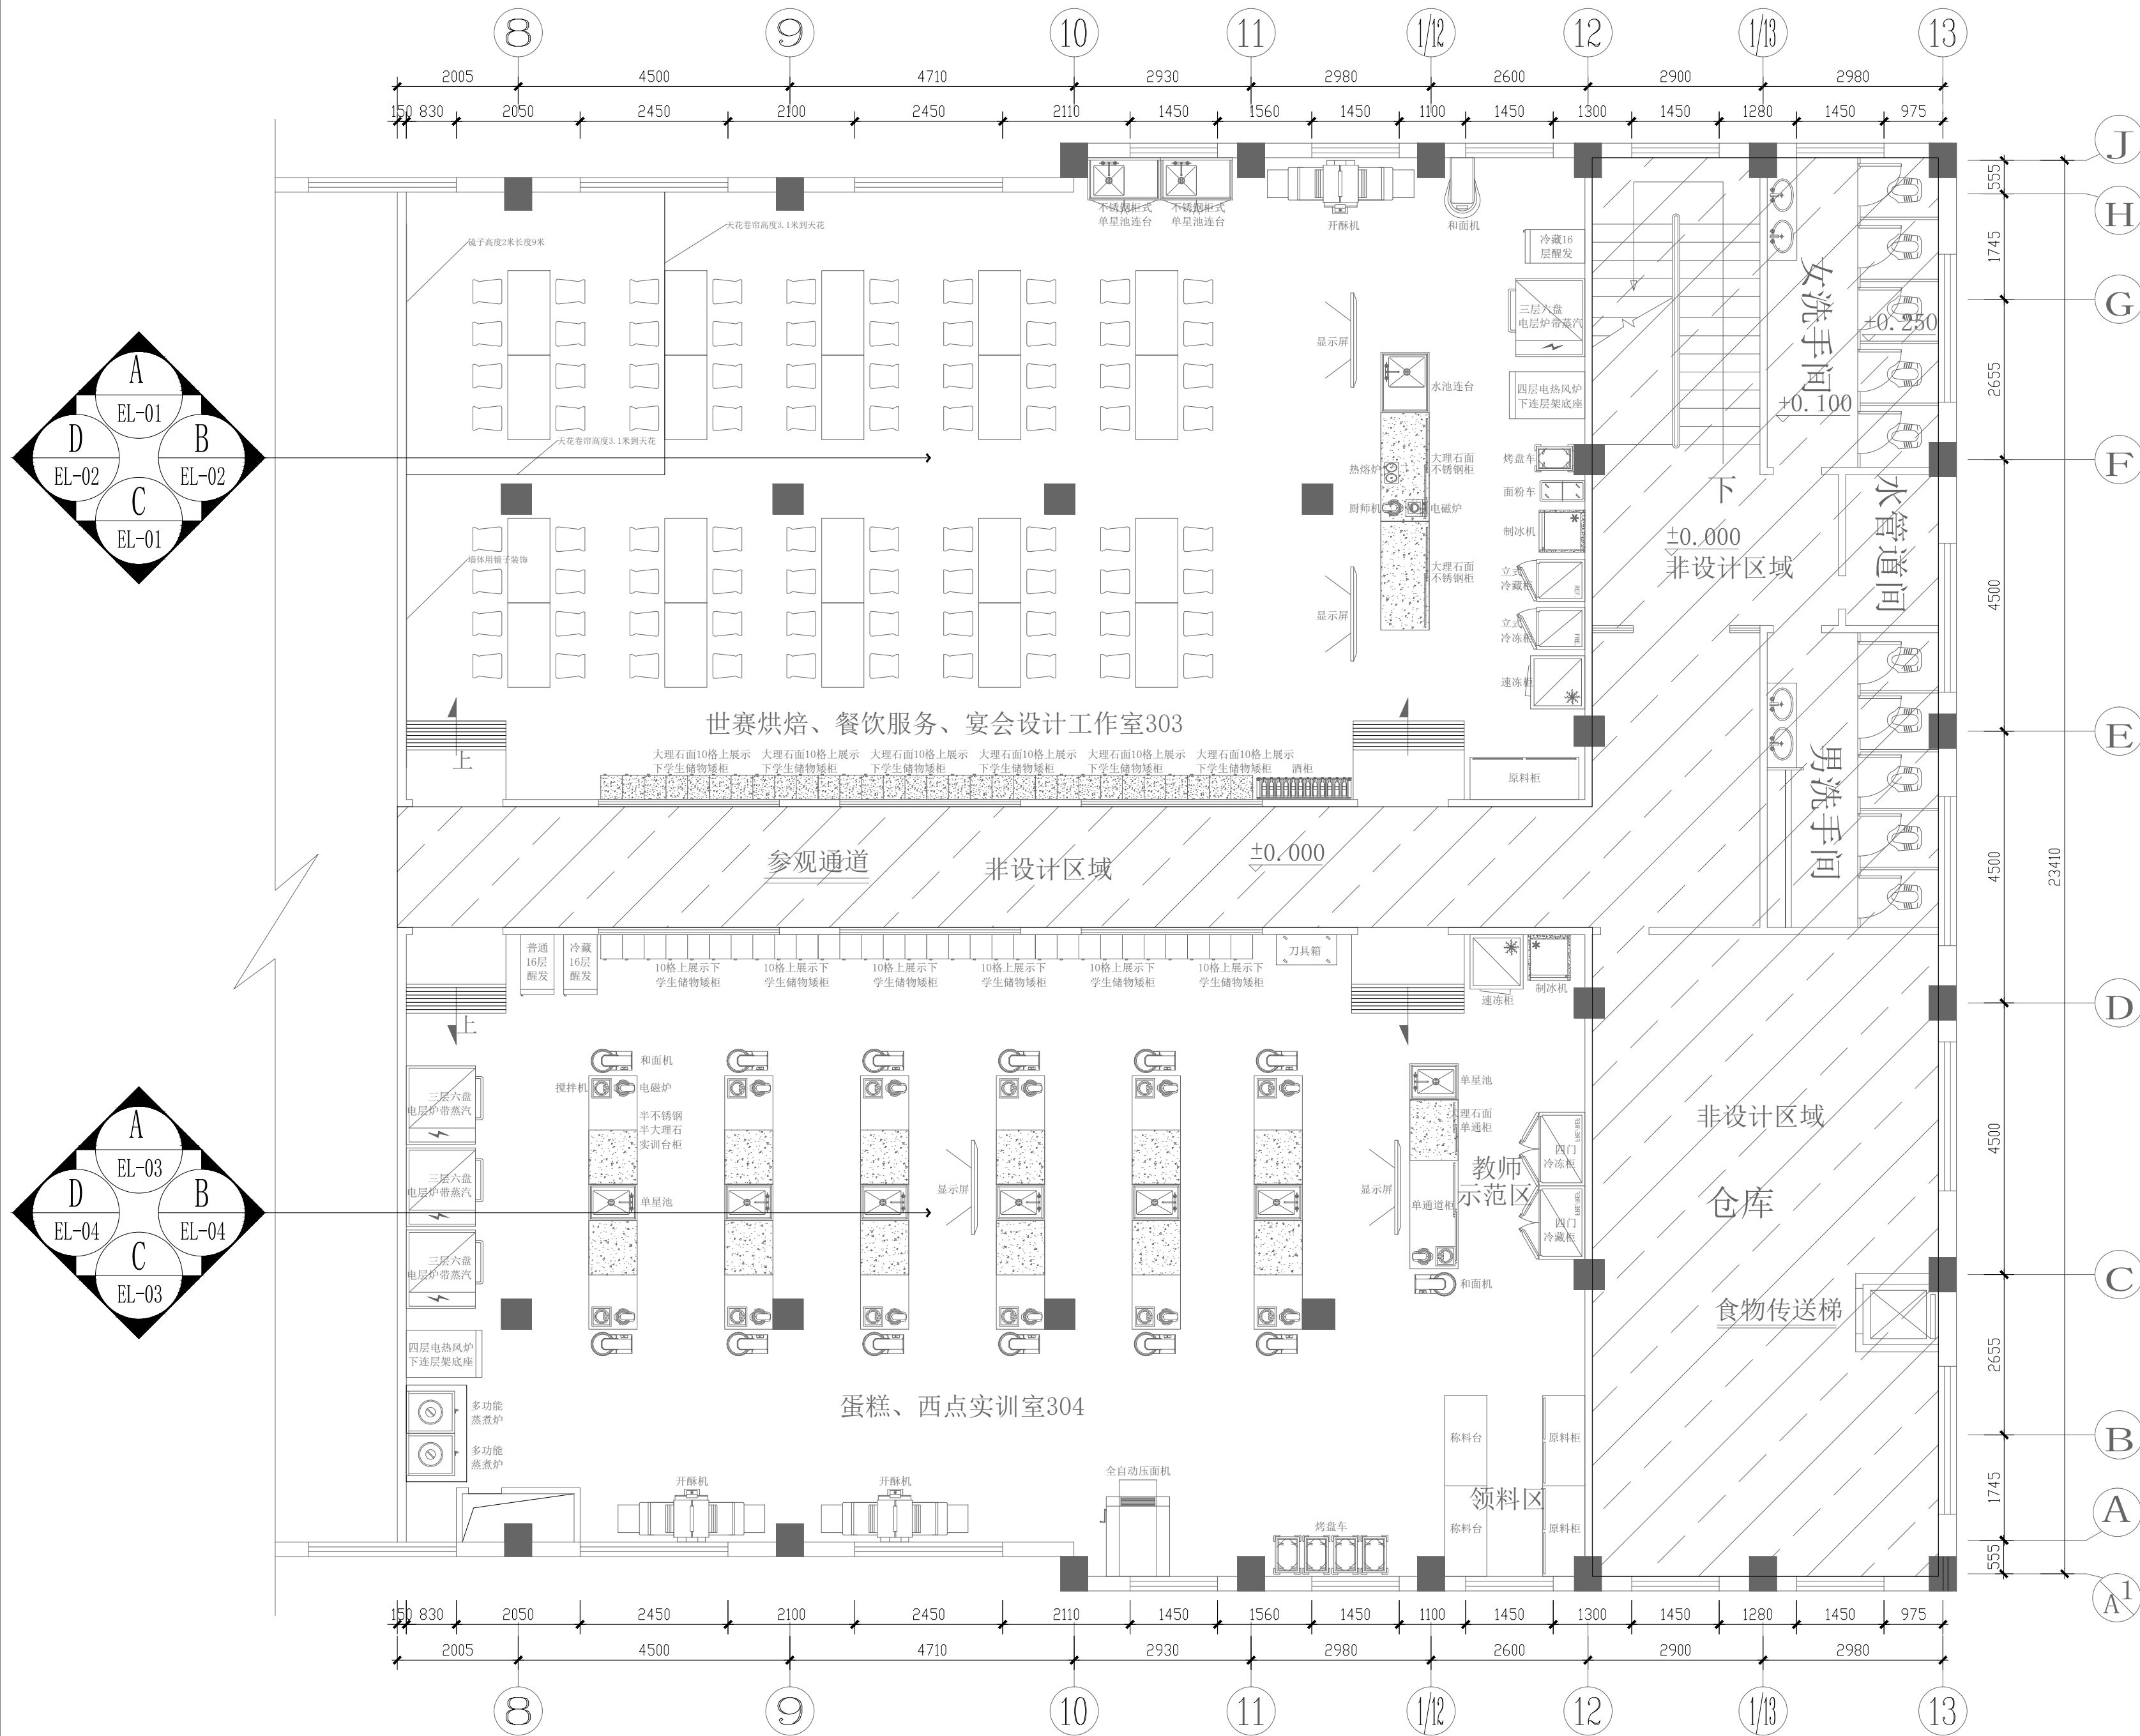


13
FF
立面索引图
SCALE 1:80

备注:			
项目名称: PROJECT			
303、304实训室			
设计 DESIGNED		制图 DRAWN BY	
审核 REVIEWED BY		校对 CHECKED BY	
专业 DISCIPLINE		阶段 STATUS	
日期 DATE	2024. 07	比例 Scale	1:80
图名 DRAWING NO. 立面索引图			
图号 Drawing No. PL-13		页码 page.	

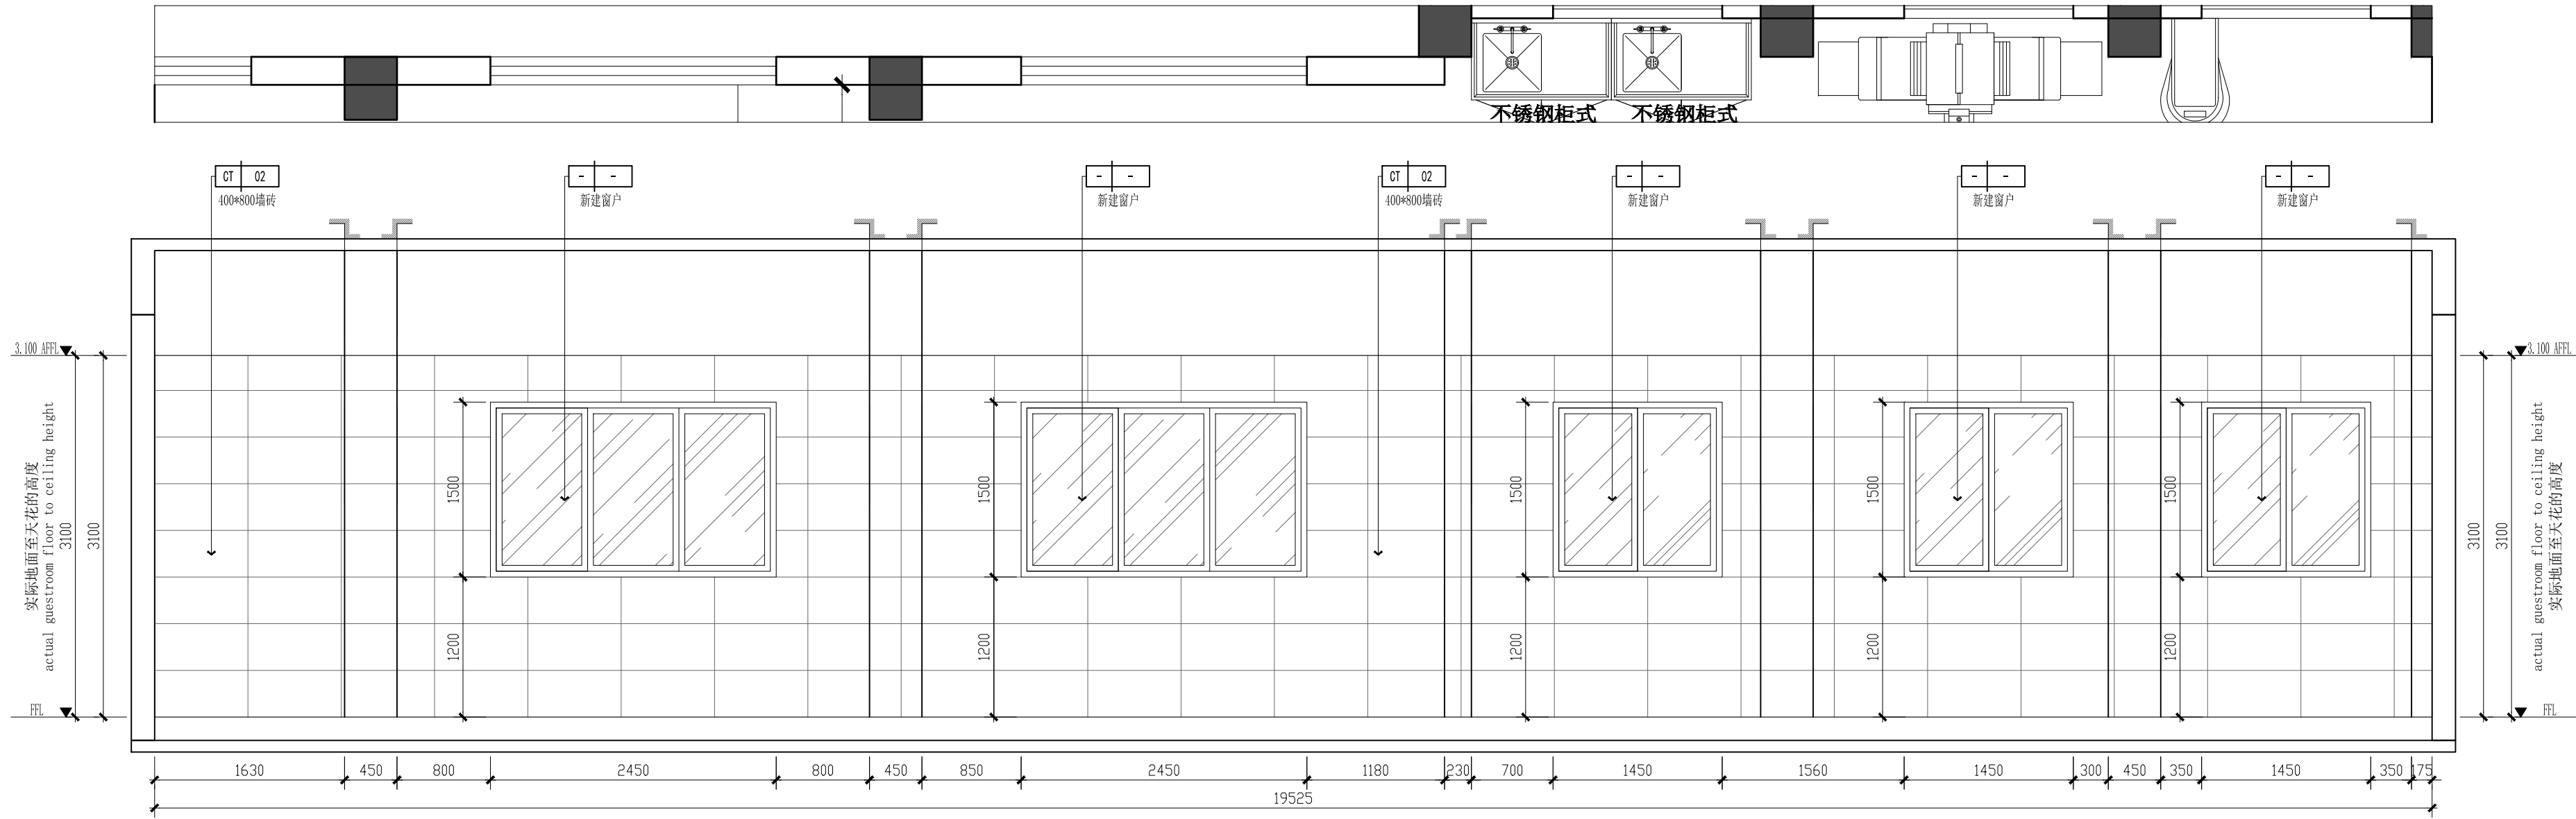

A
—
立面图 SCALE 1:40

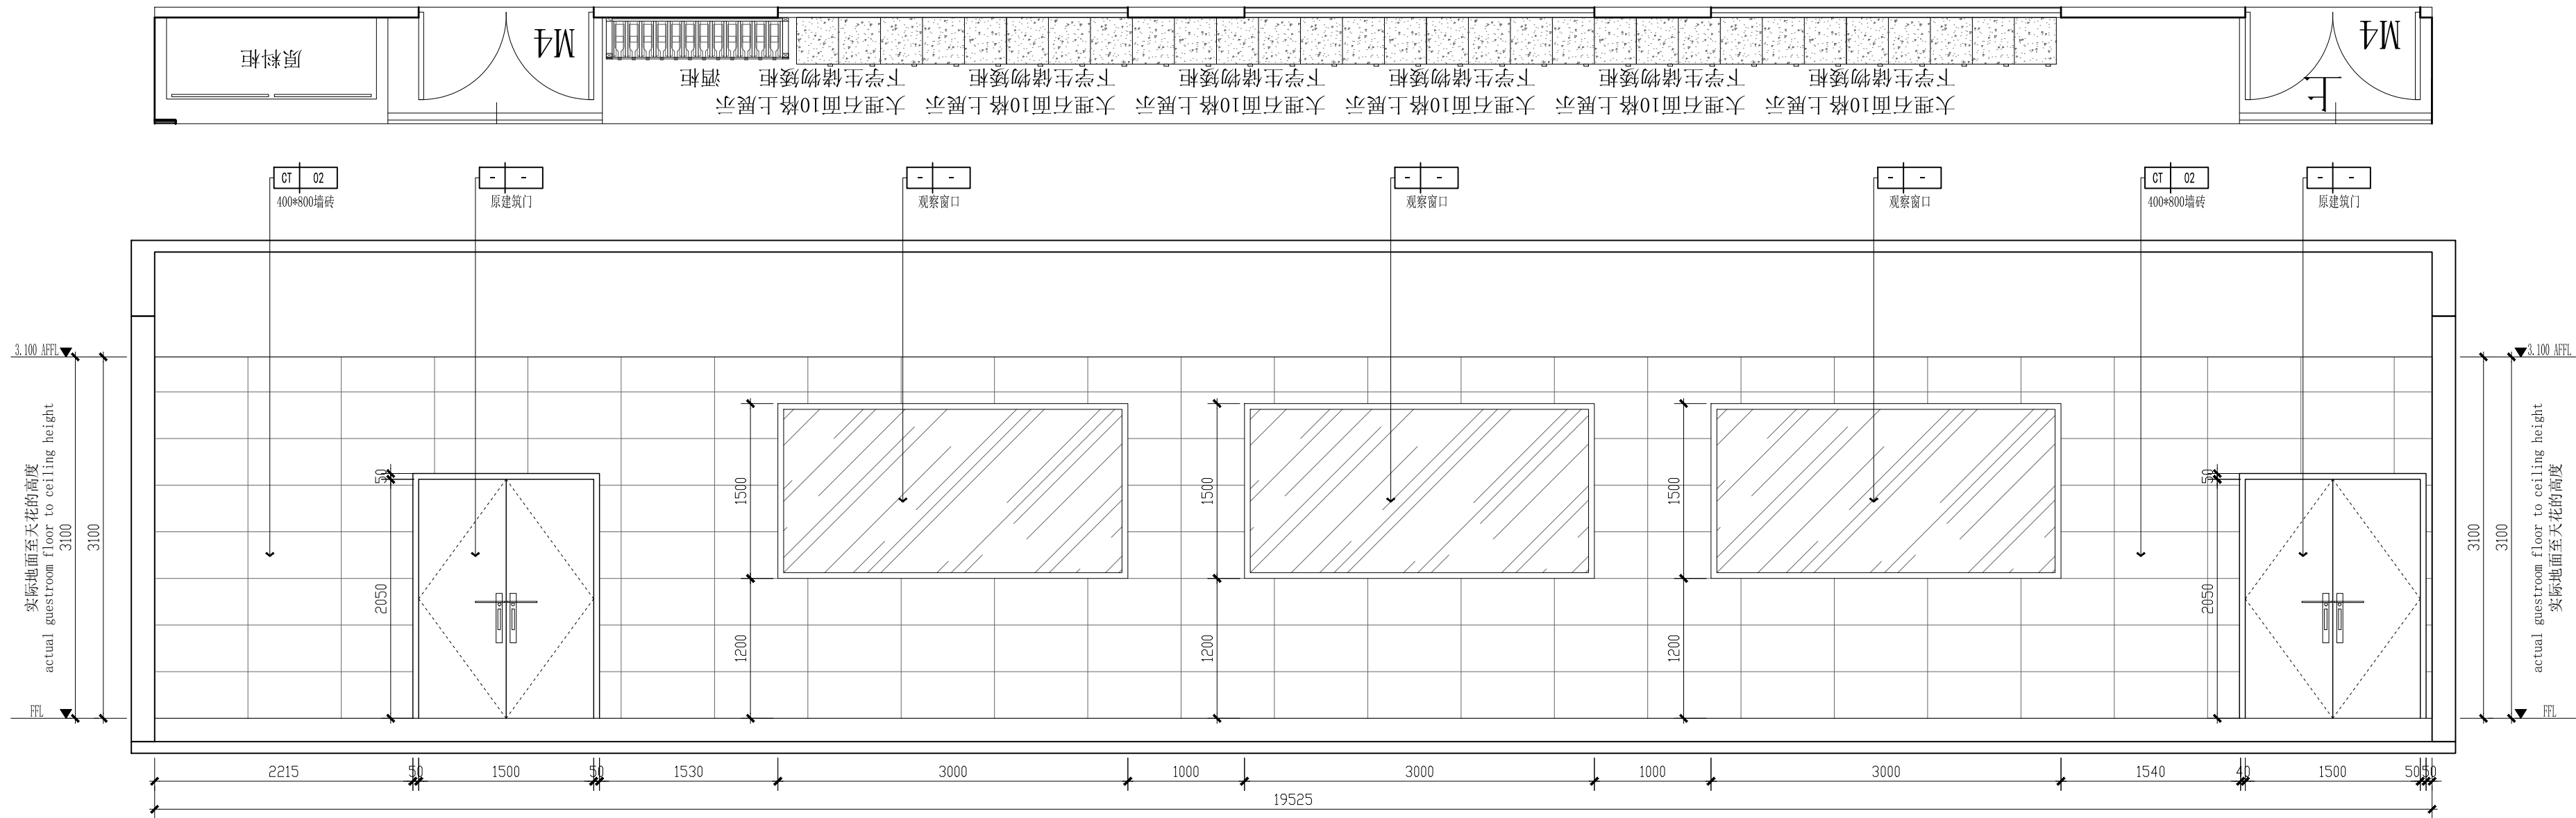

C
—
立面图 SCALE 1:40

备注:


项目名称:
PROJECT

303、304实训室


设计 DESIGNED		制图 DRAWN BY	
审核 REVIEWED BY		校对 CHECKED BY	
专业 DISCIPLINE		阶段 STATUS	
日期 DATE	2024.07	比例 Scale	1:40

图名
DRAWING NO.
303实训室AC面立面图

图号 Drawing No.	页码 page.
EL-01	

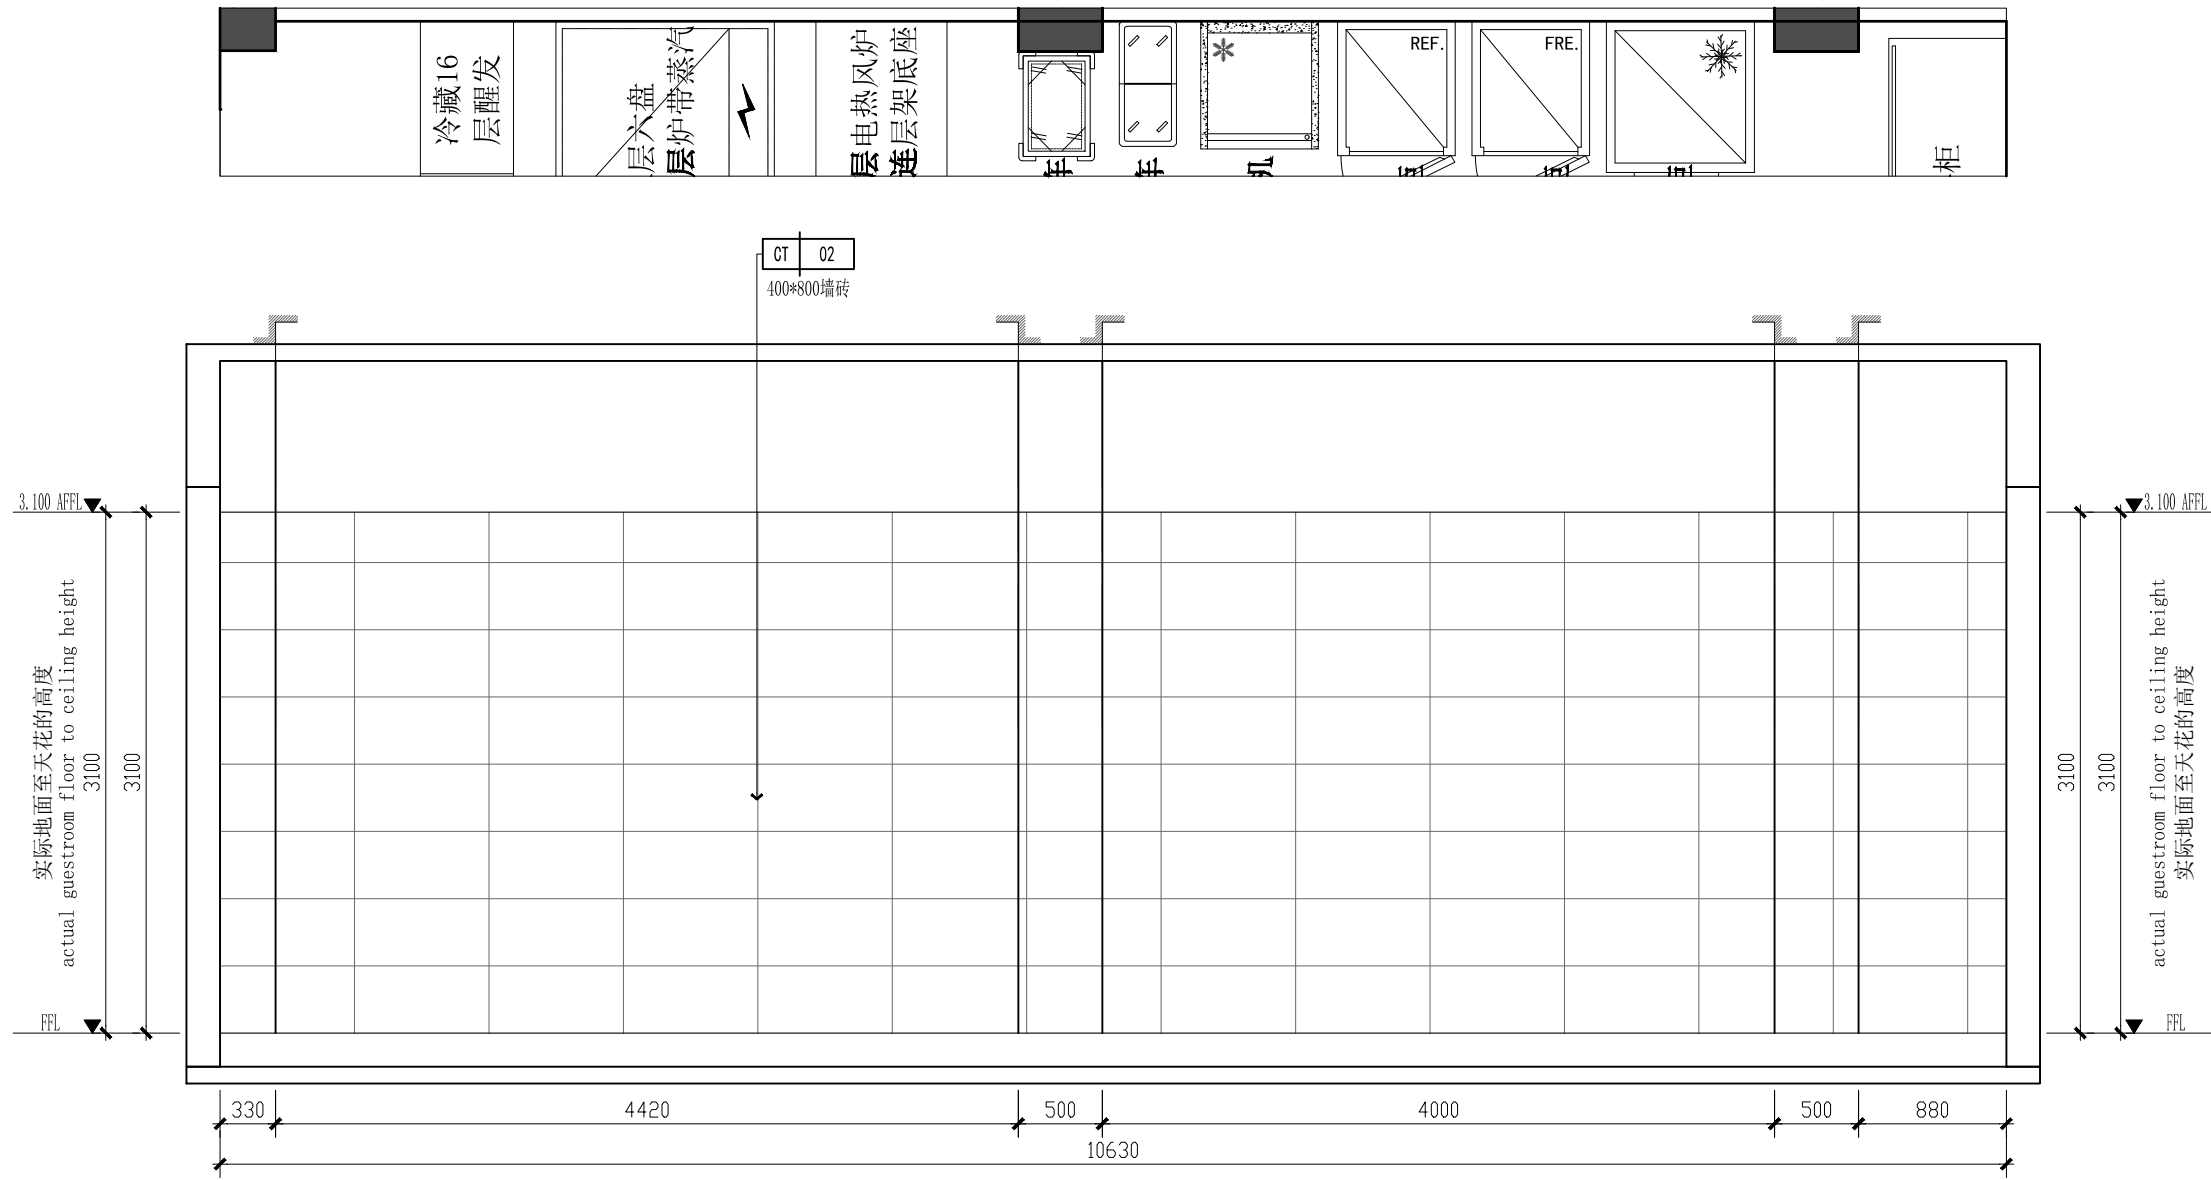

A
—
立面图 SCALE 1:40

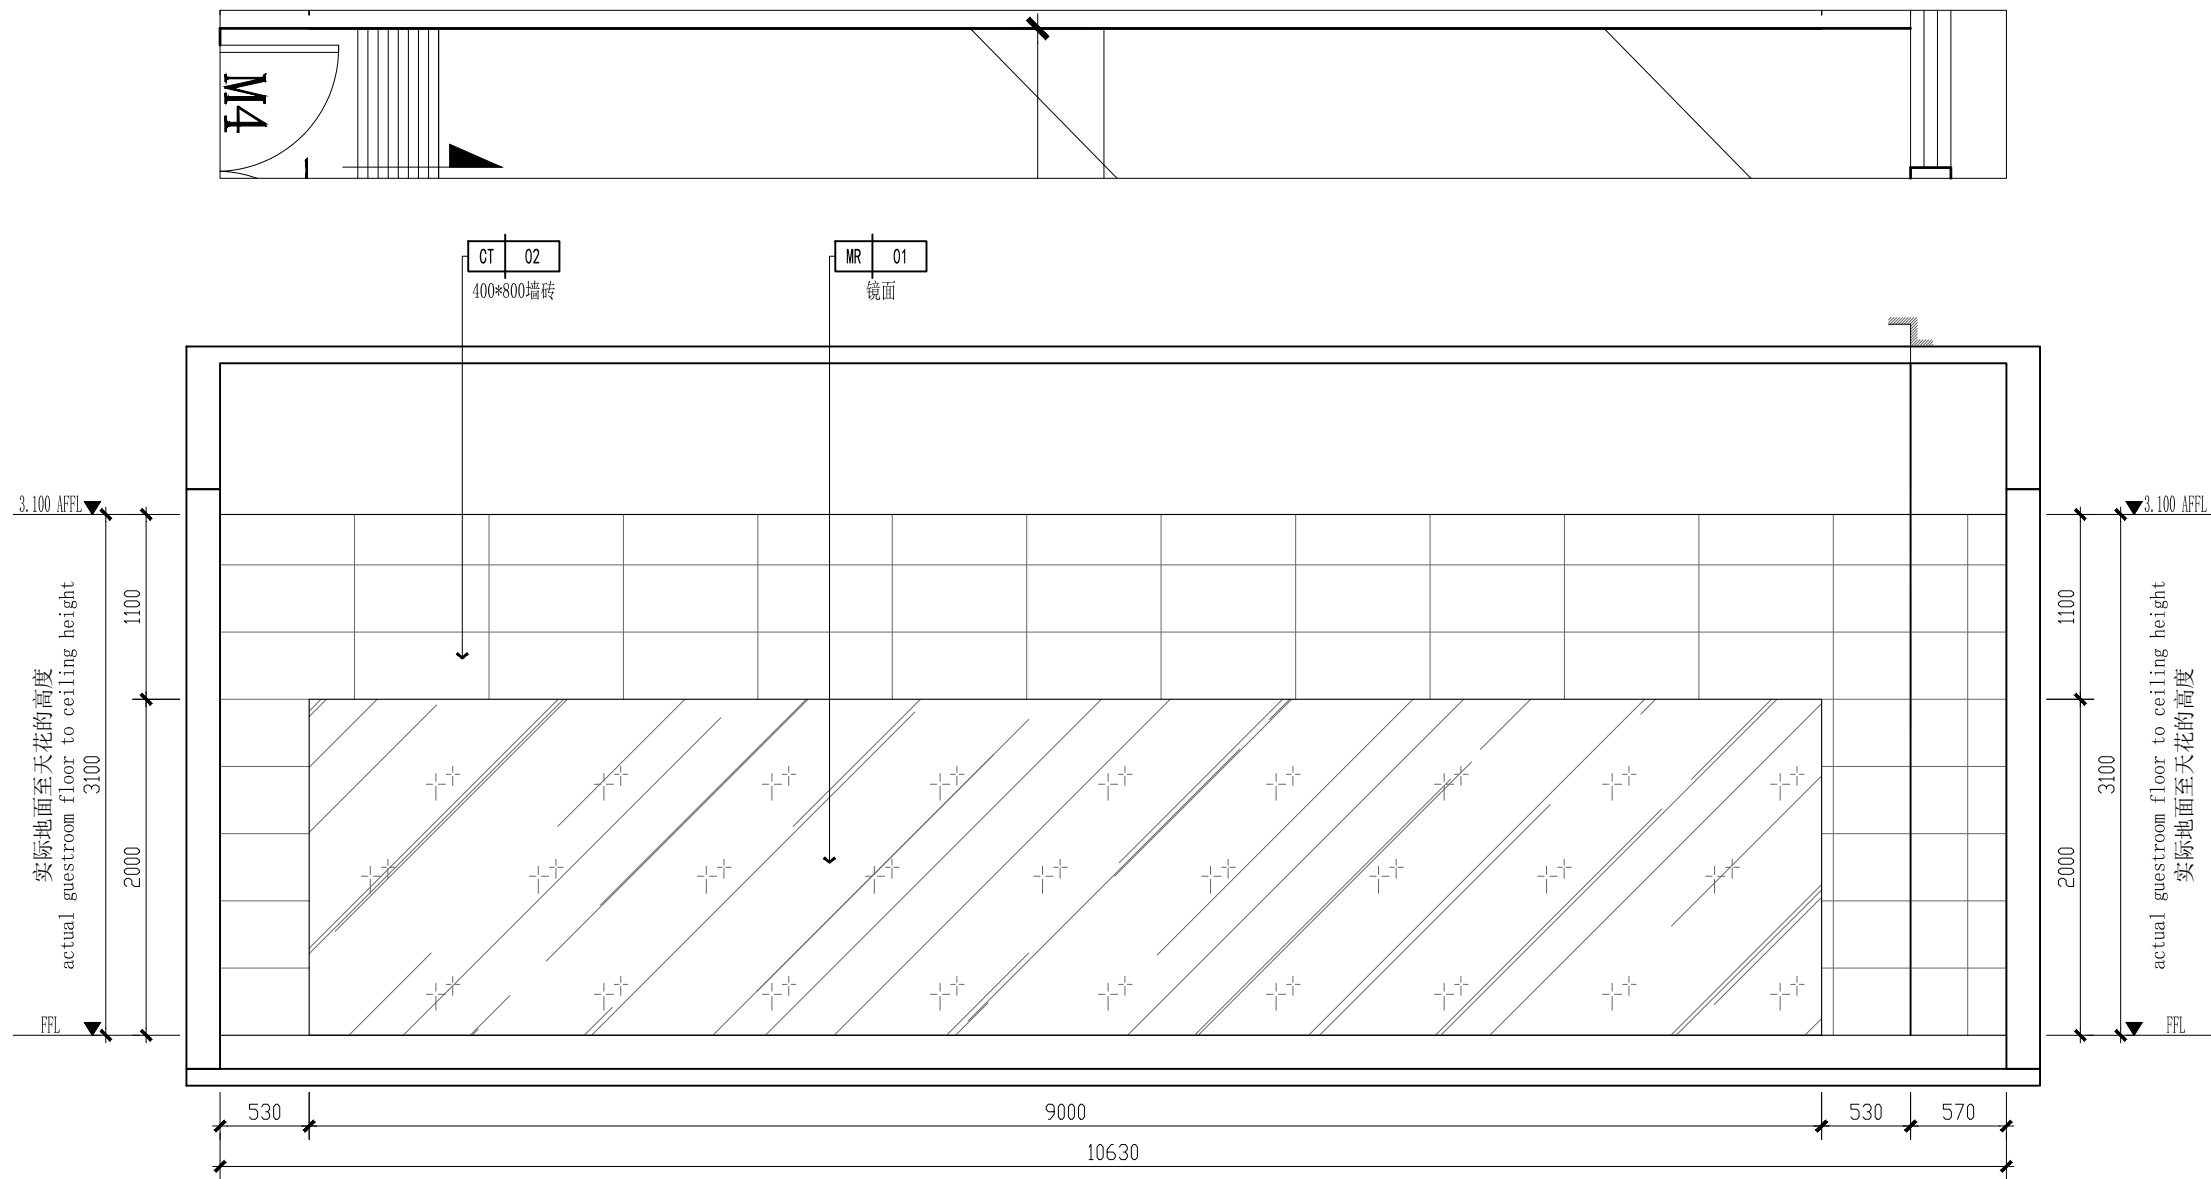

C
—
立面图 SCALE 1:40

备注:

项目名称:
PROJECT


303、304实训室

设计 DESIGNED		制图 DRAWN BY	
审核 REVIEWED BY		校对 CHECKED BY	
专业 DISCIPLINE		阶段 STATUS	
日期 DATE	2024. 07	比例 Scale	1:40


图名
DRAWING NO.
303实训室BD面立面图

图号
Drawing No.
EL-02

页码
page.

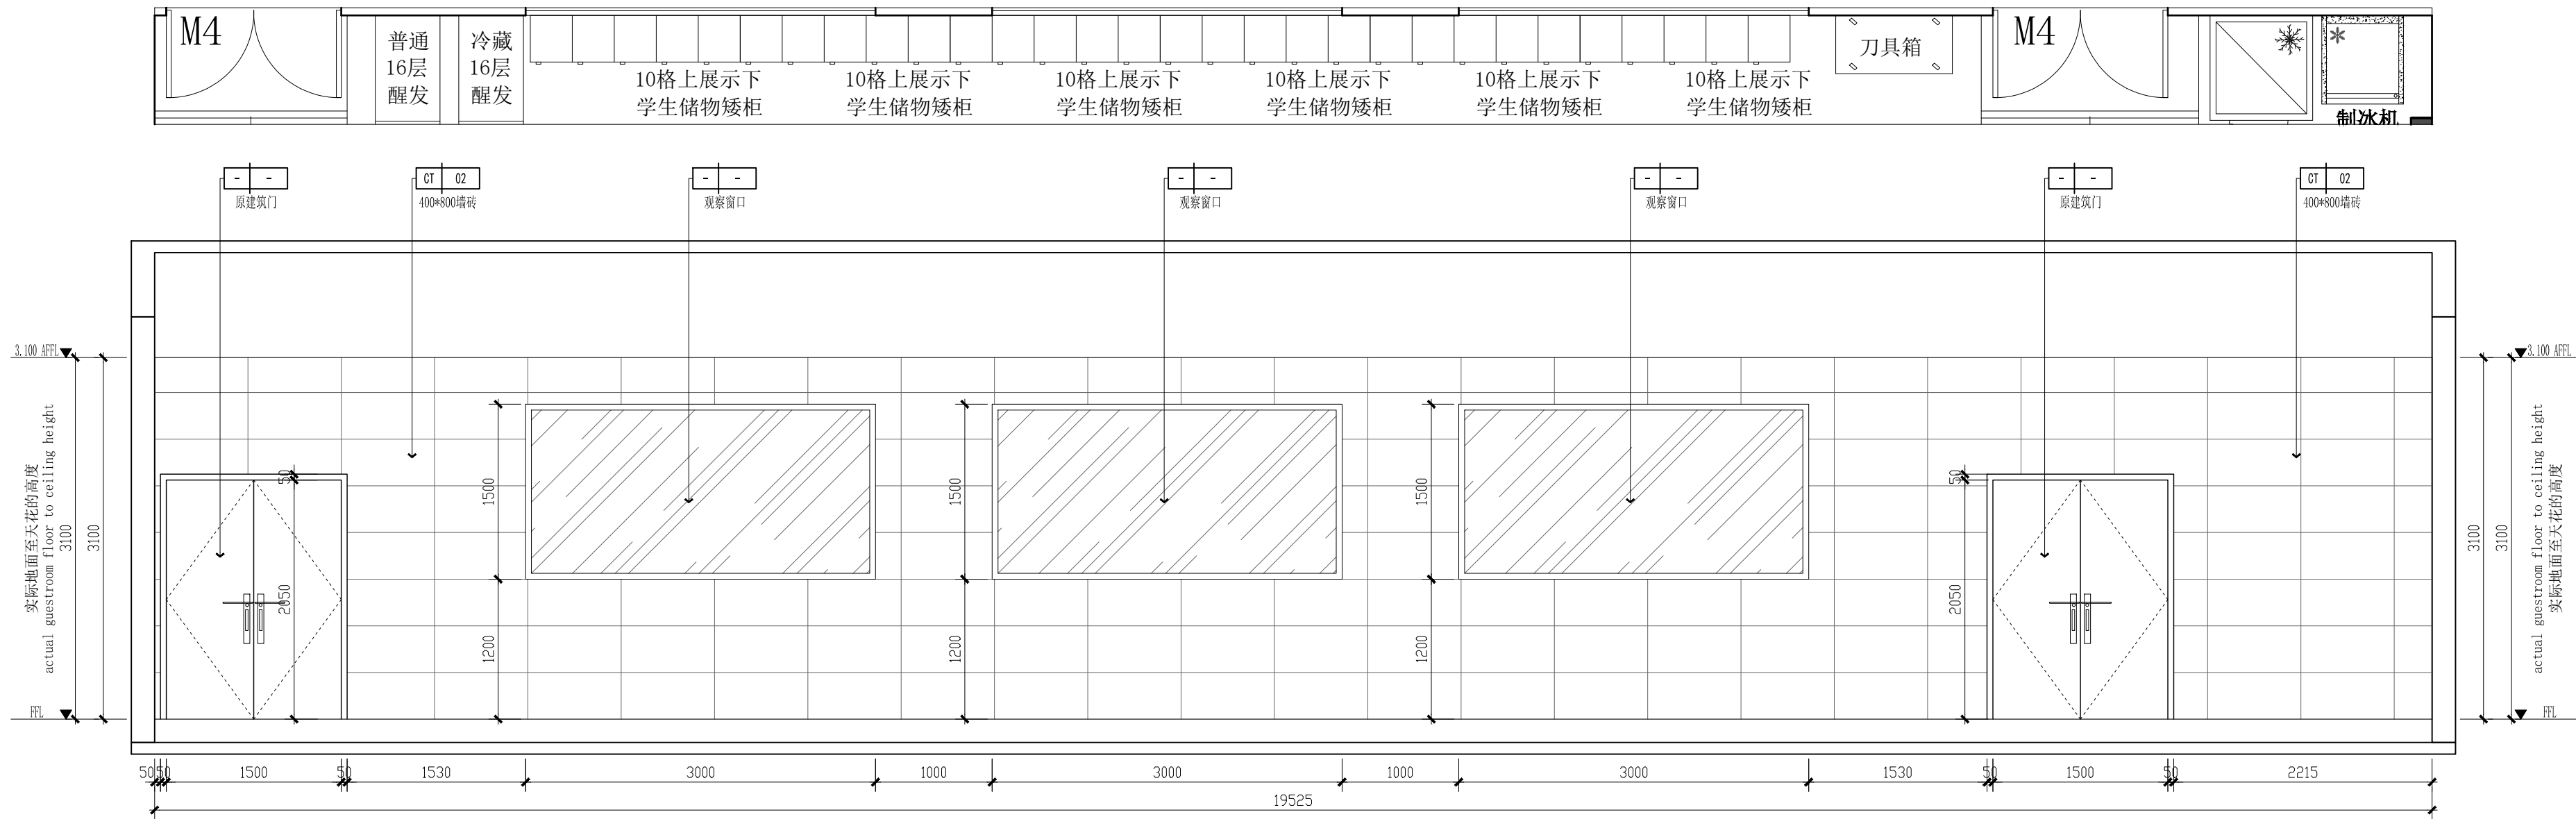

A
—
立面图 SCALE 1:40

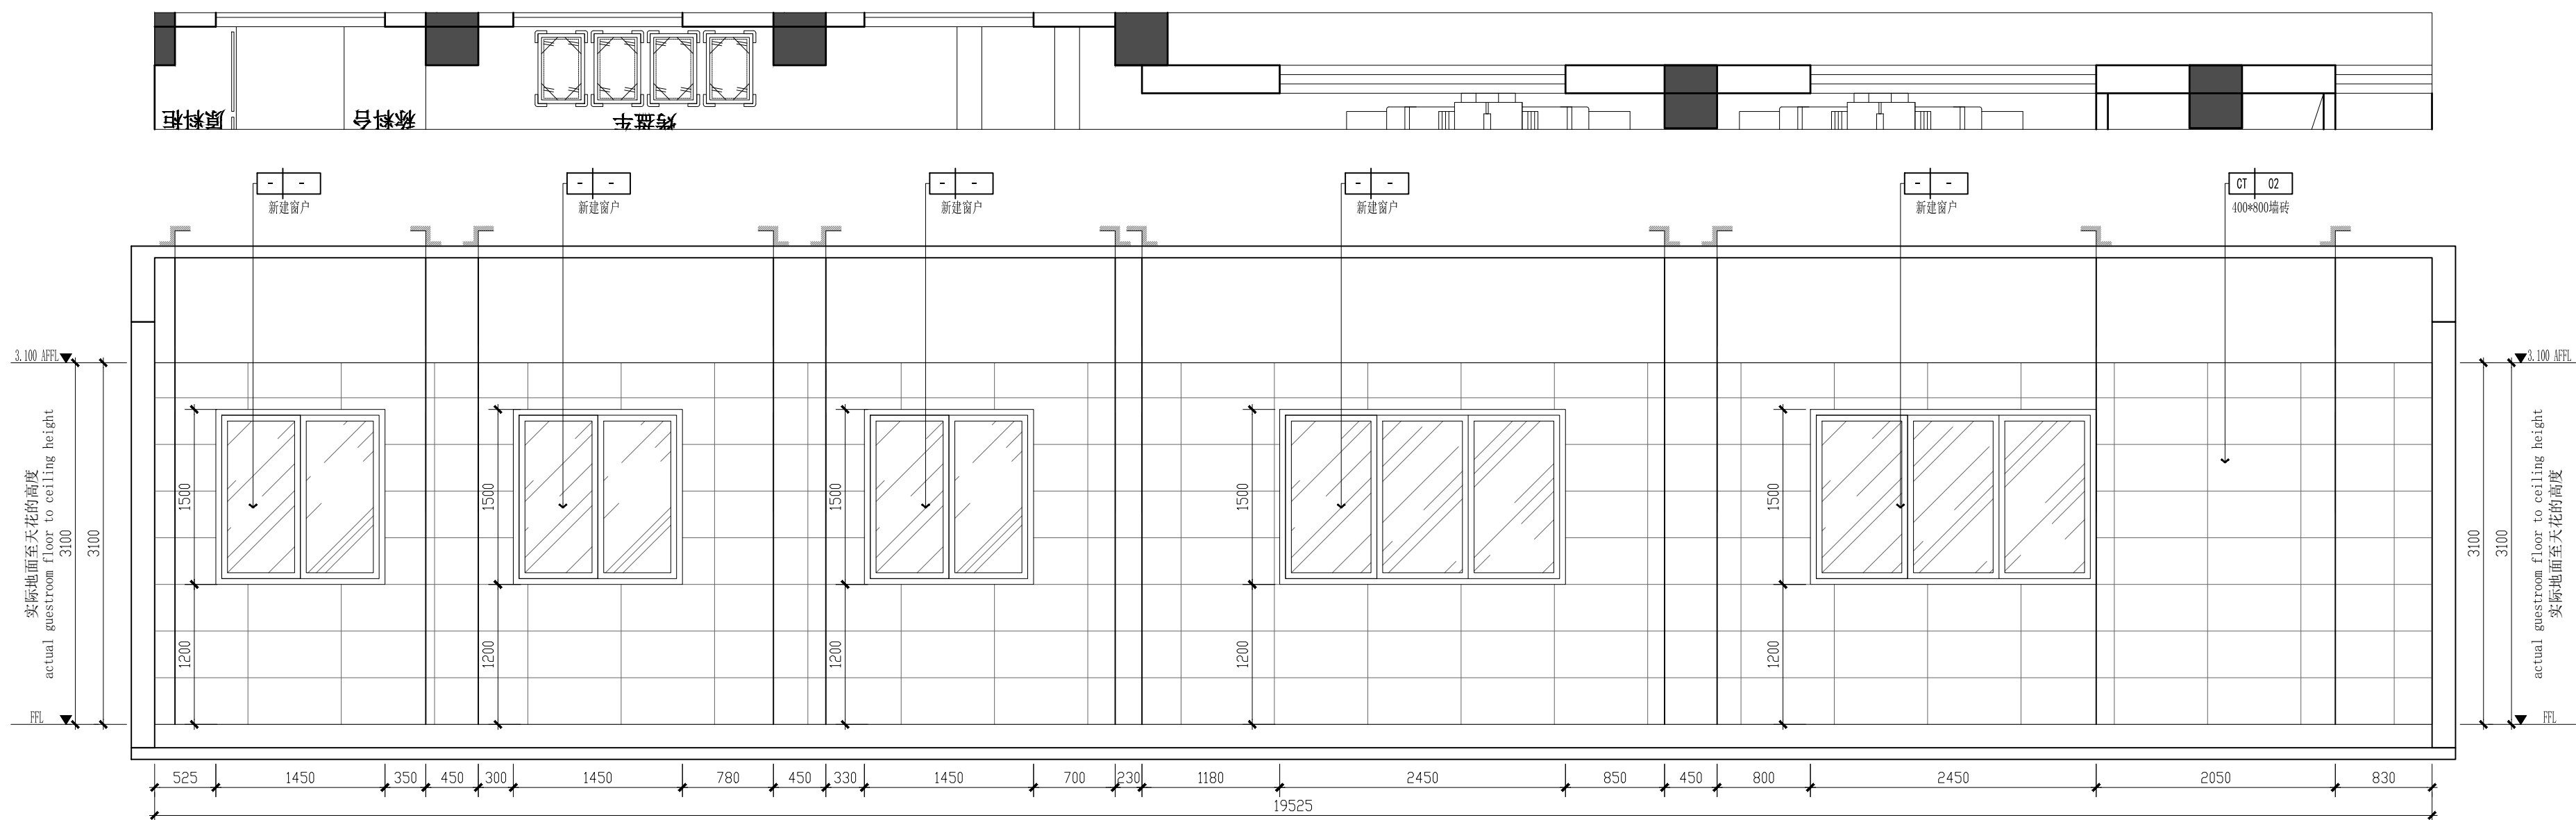

C
—
立面图 SCALE 1:40

备注:


项目名称:
PROJECT

303、304实训室


设计 DESIGNED		制图 DRAWN BY	
审核 REVIEWED BY		校对 CHECKED BY	
专业 DISCIPLINE		阶段 STATUS	
日期 DATE	2024.07	比例 Scale	1:40

图名
DRAWING NO.
304实训室AC立面图

图号 Drawing No.	页码 Page
EL-03	

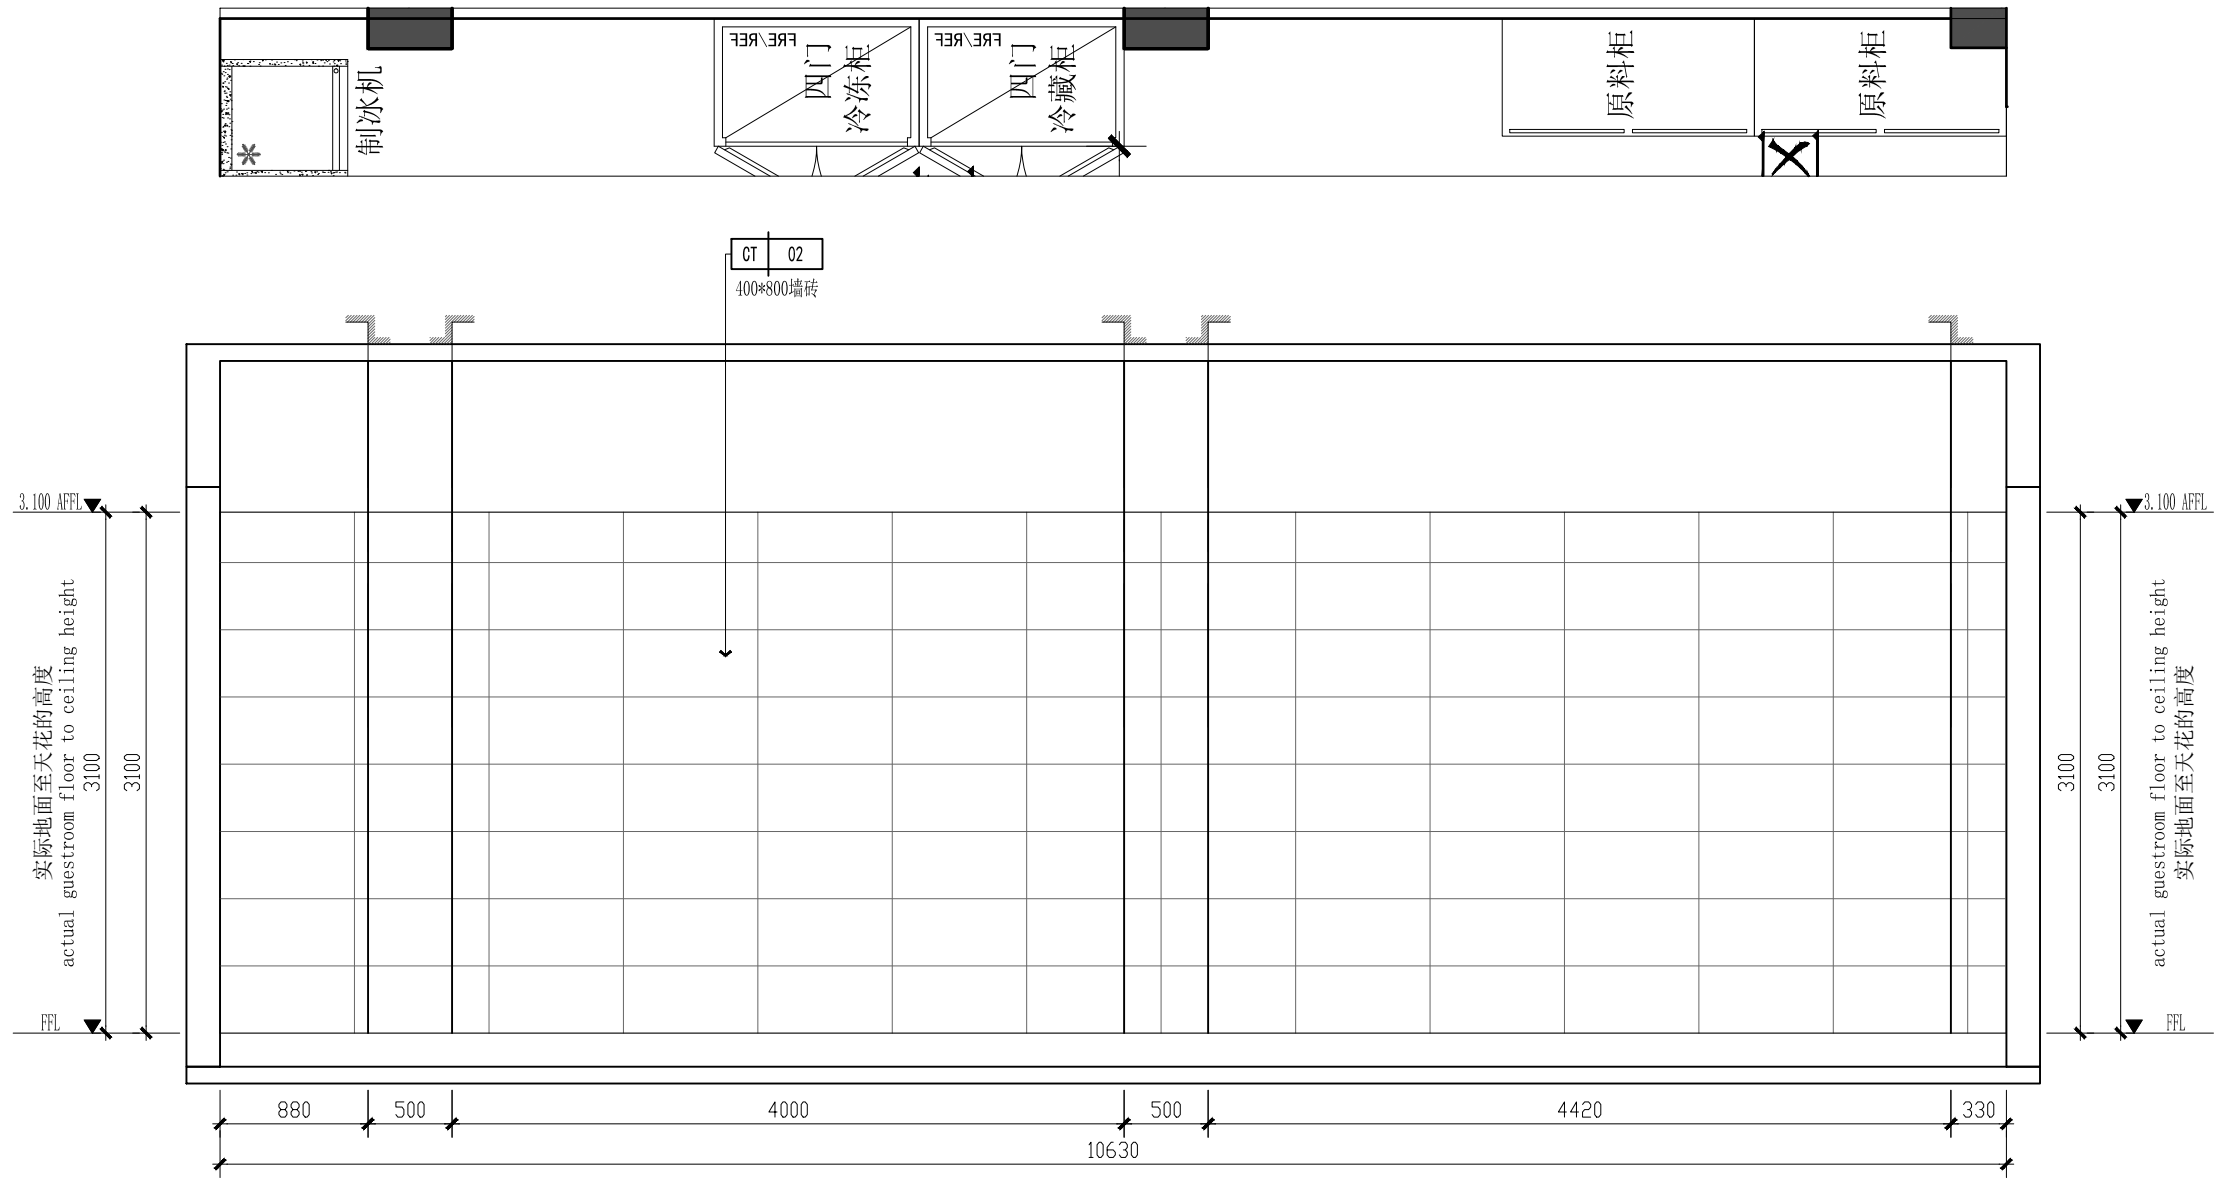

A
—
立面图 SCALE 1:40

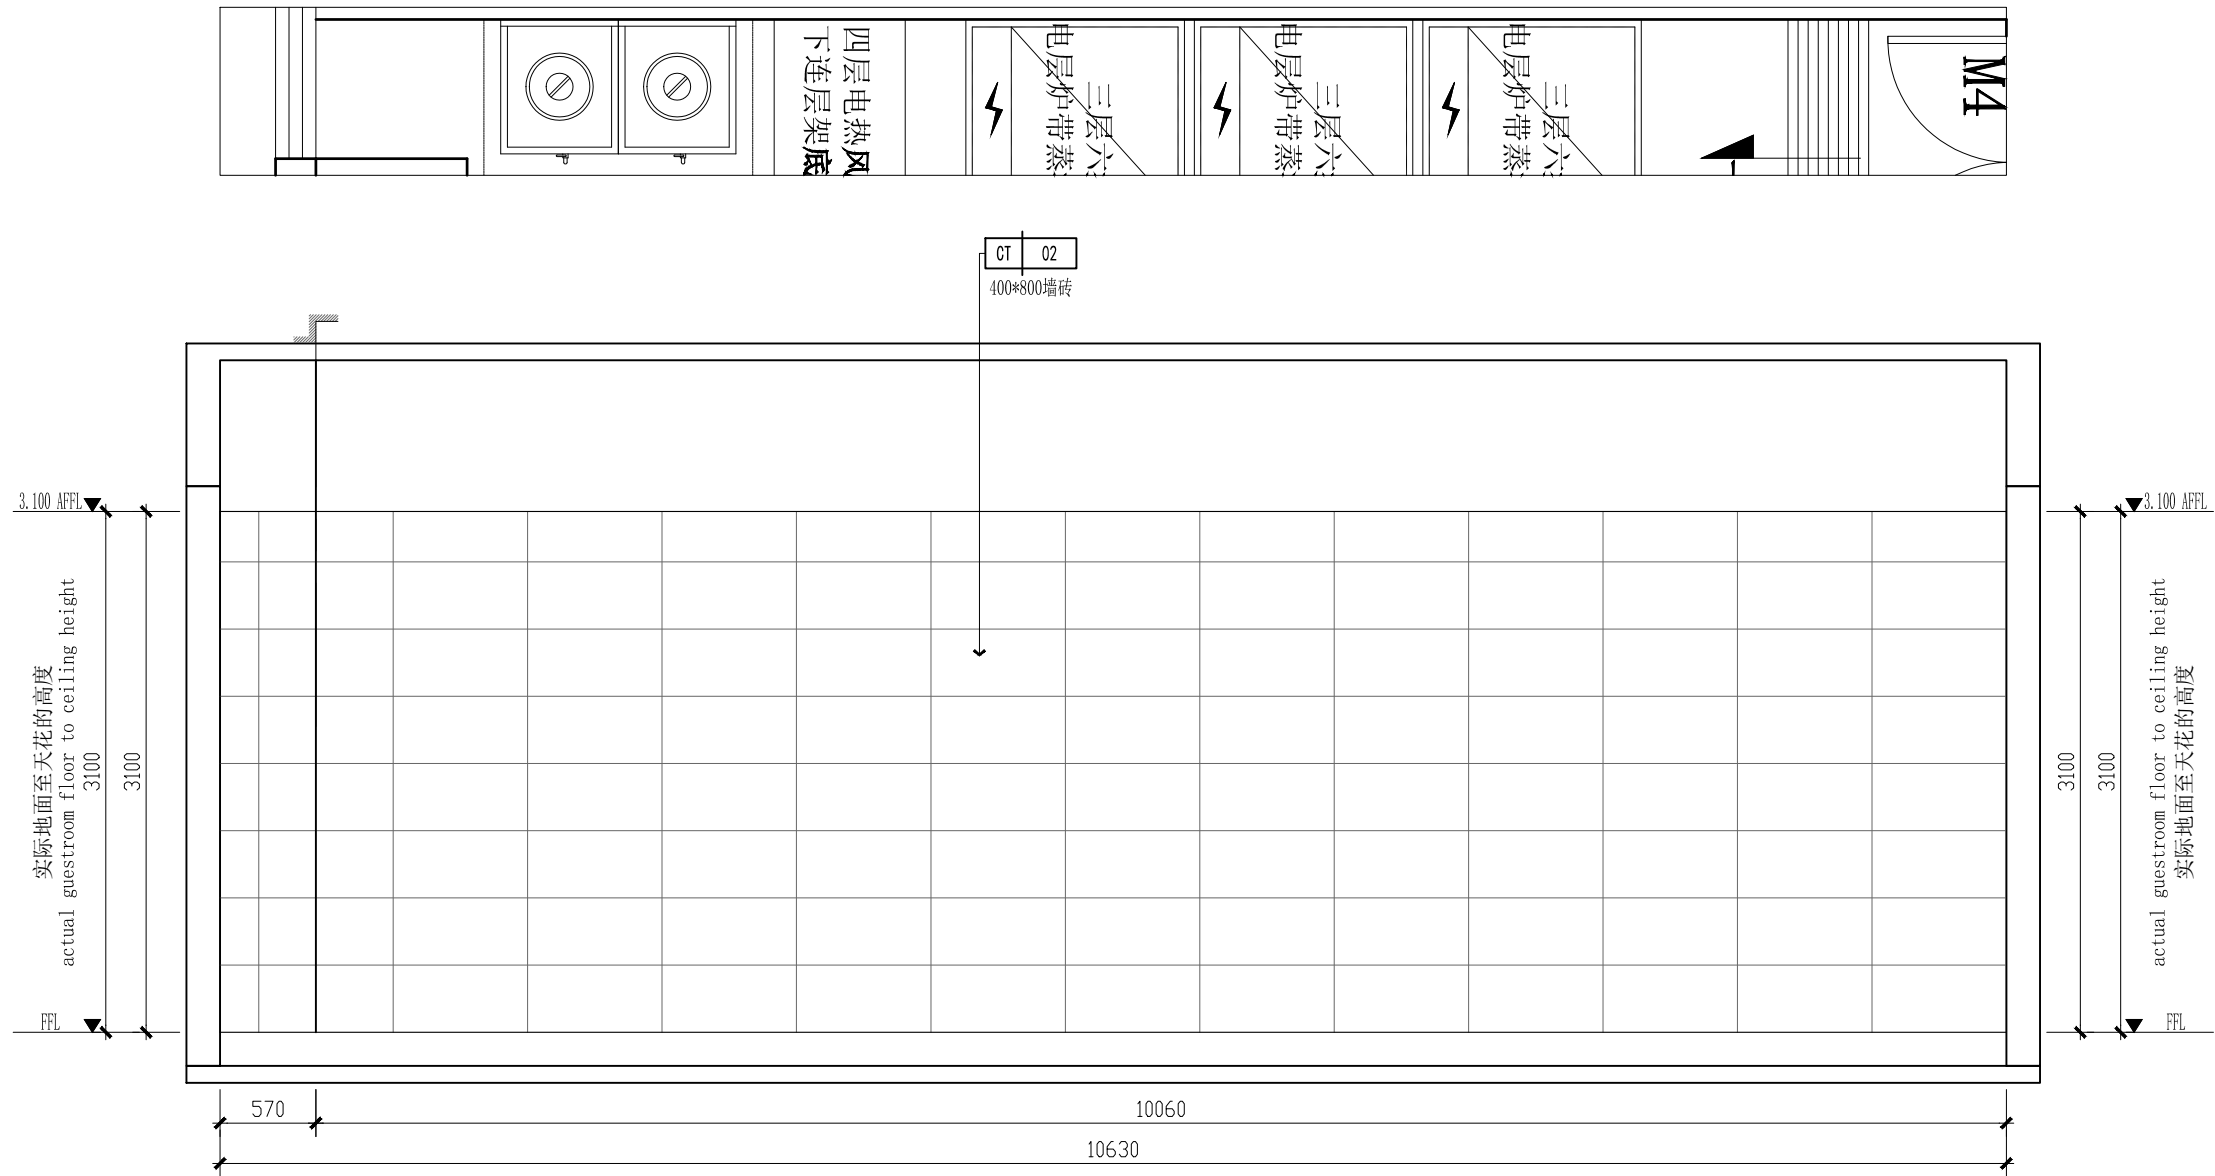

C
—
立面图 SCALE 1:40

备注:


项目名称:
PROJECT

303、304实训室

设计 DESIGNED		制图 DRAWN BY	
审核 REVIEWED BY		校对 CHECKED BY	
专业 DISCIPLINE		阶段 STATUS	
日期 DATE	2024. 07	比例 Scale	1:40

图名
DRAWING NO.
304实训室BD面立面图


图号 Drawing No.	页码 page.
EL-04	

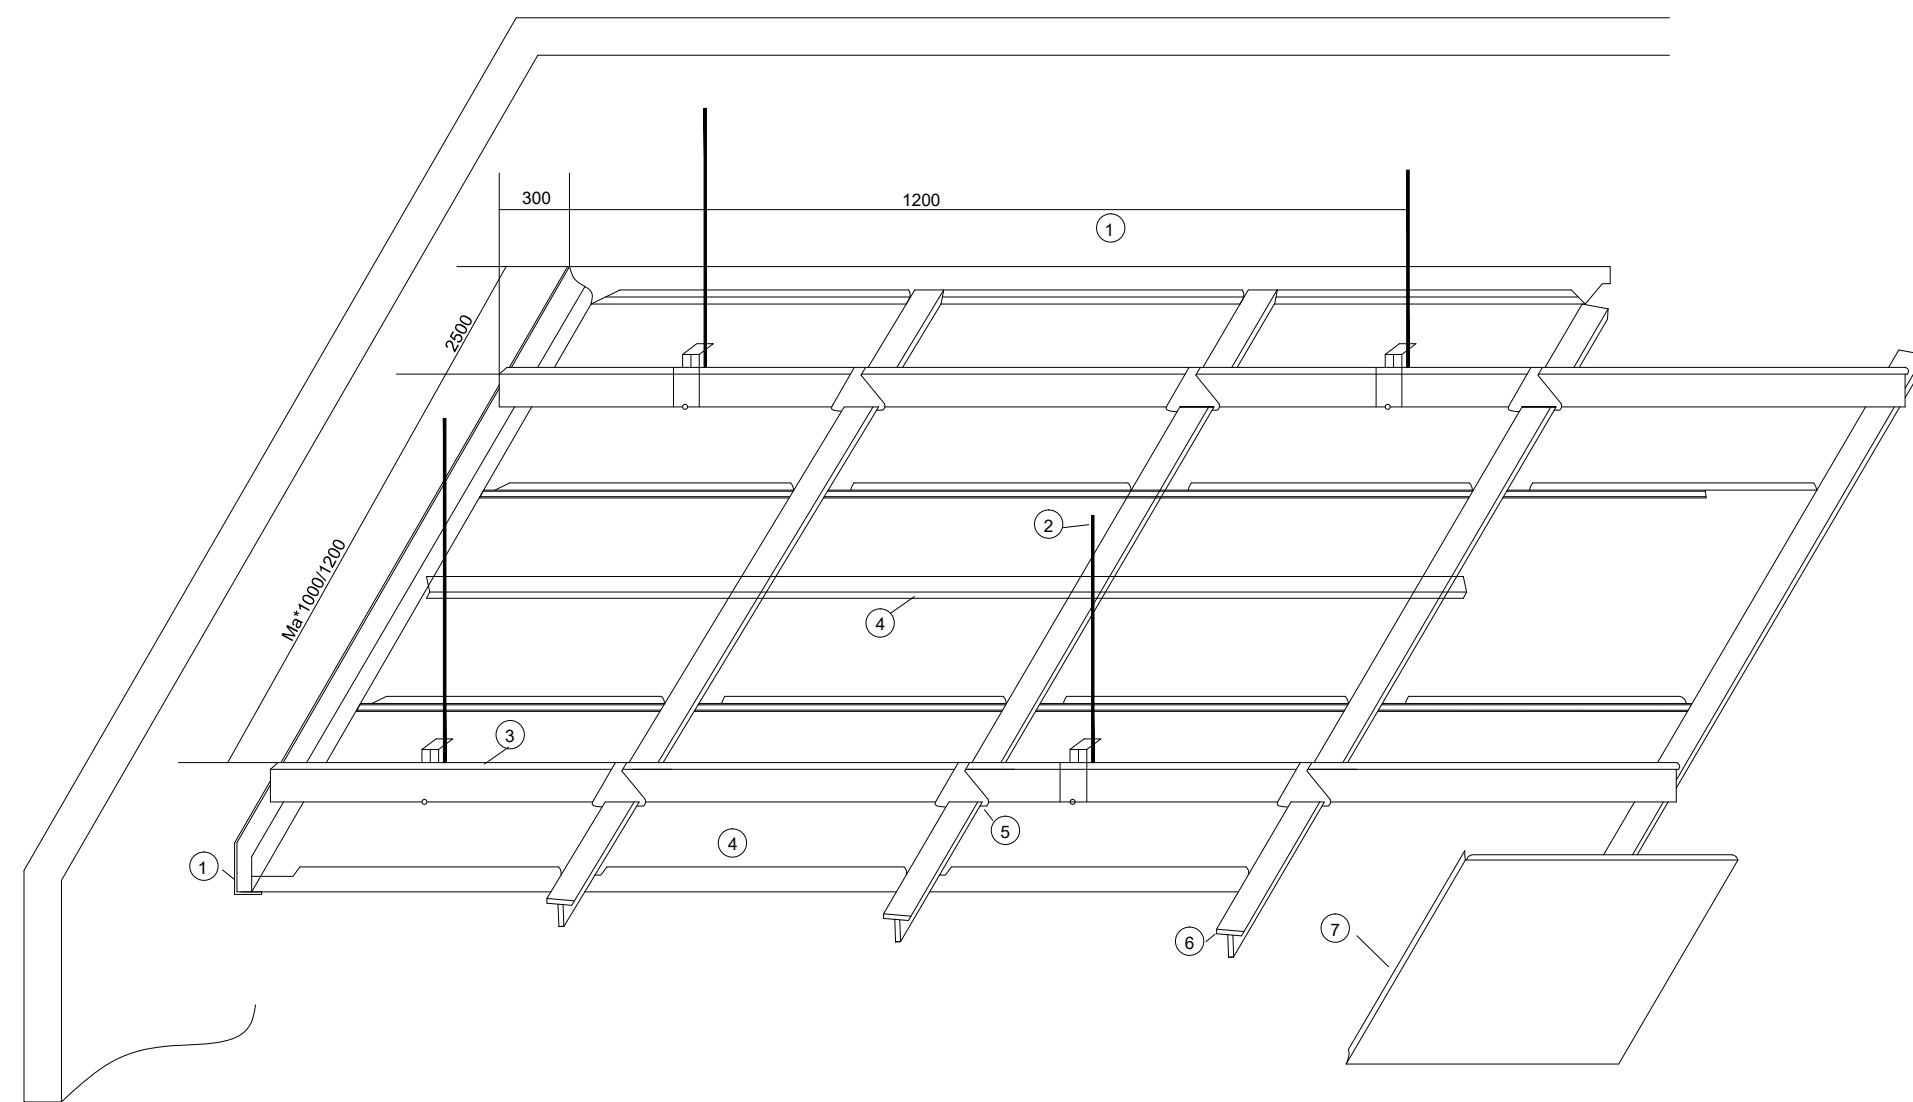

安装说明:

- 1、确立装饰面水平高度，装修边角；
- 2、间距（1-1.2M），吊装承载10厘罗丝杆；
- 3、间距（1-1.2M），吊装承载50mm主龙骨；
- 4、间距（1-1.2M），40*40角钢网形横焊接10厘罗丝杆；
- 5、与承载龙骨成垂直方向吊装三角龙骨，间距据视规格面定，并调至水平；
- 6、将天花板压入三角龙骨夹缝中，先在横向与纵向的一边安装一排天花，确定垂直度；
- 7、装其余天花板，稍加用力即可达紧凑的效果，纵向与横向板缝一定要垂直；
- 8、清洁板面。

铝合金扣板吊顶

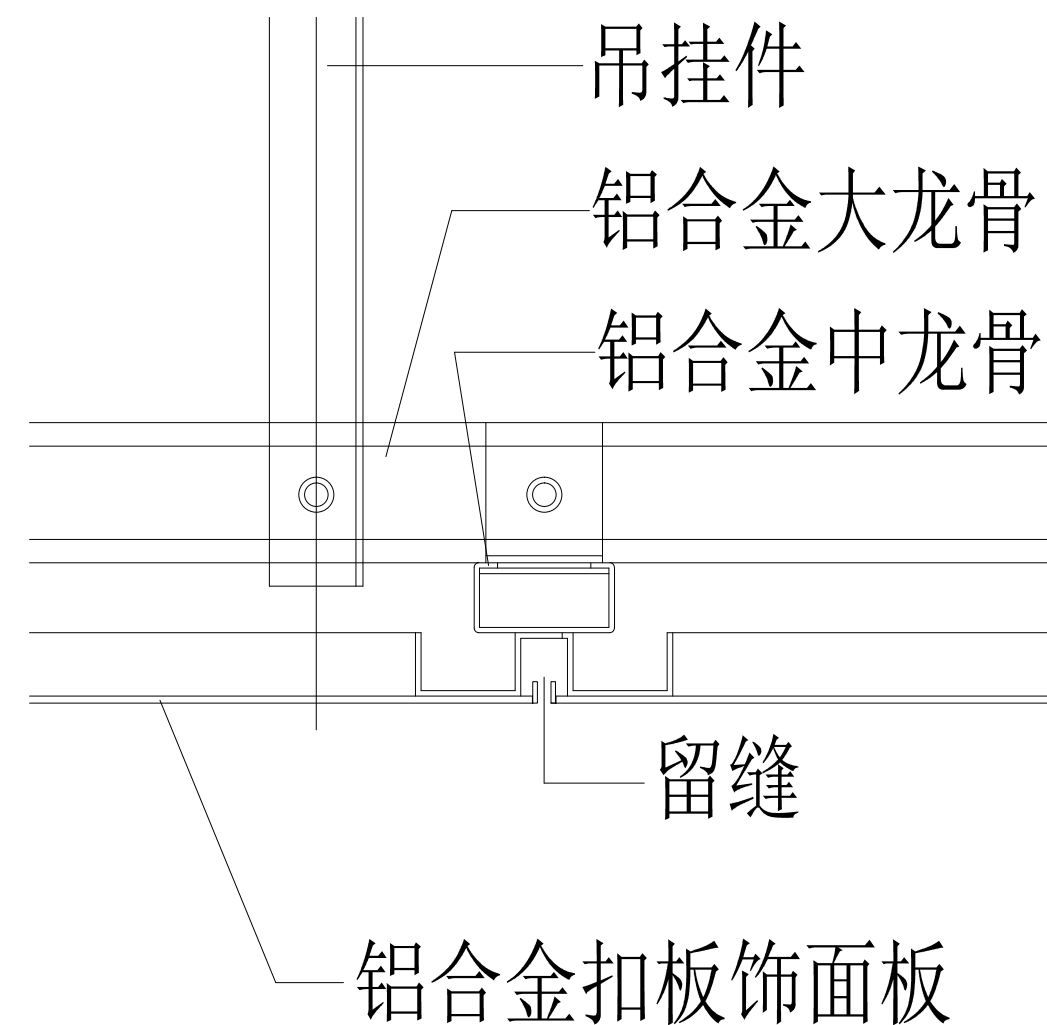


备注:





项目名称:
PROJECT

303、304实训室

设计 DESIGNED		制图 DRAWN BY	
审核 REVIEWED BY		校对 CHECKED BY	
专业 DISCIPLINE		阶段 STATUS	
日期 DATE	2024. 07	比例 Scale	
图名 DRAWING NO.	节点详图1		
图号 Drawing No.	EL-01	页码 Page	

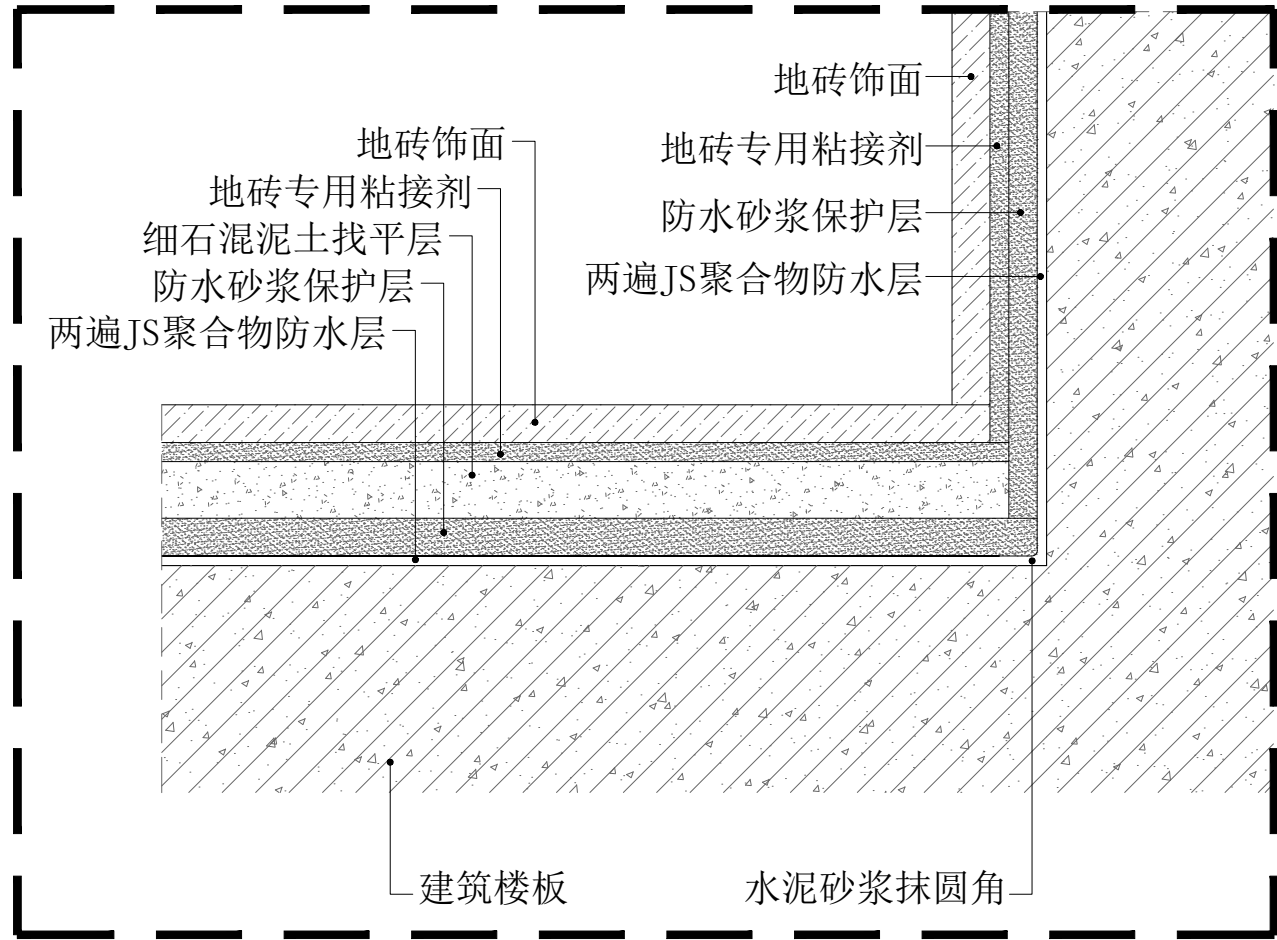

01
SECTION DETAIL
防水地砖/墙砖剖面详图 SCALE 1:4

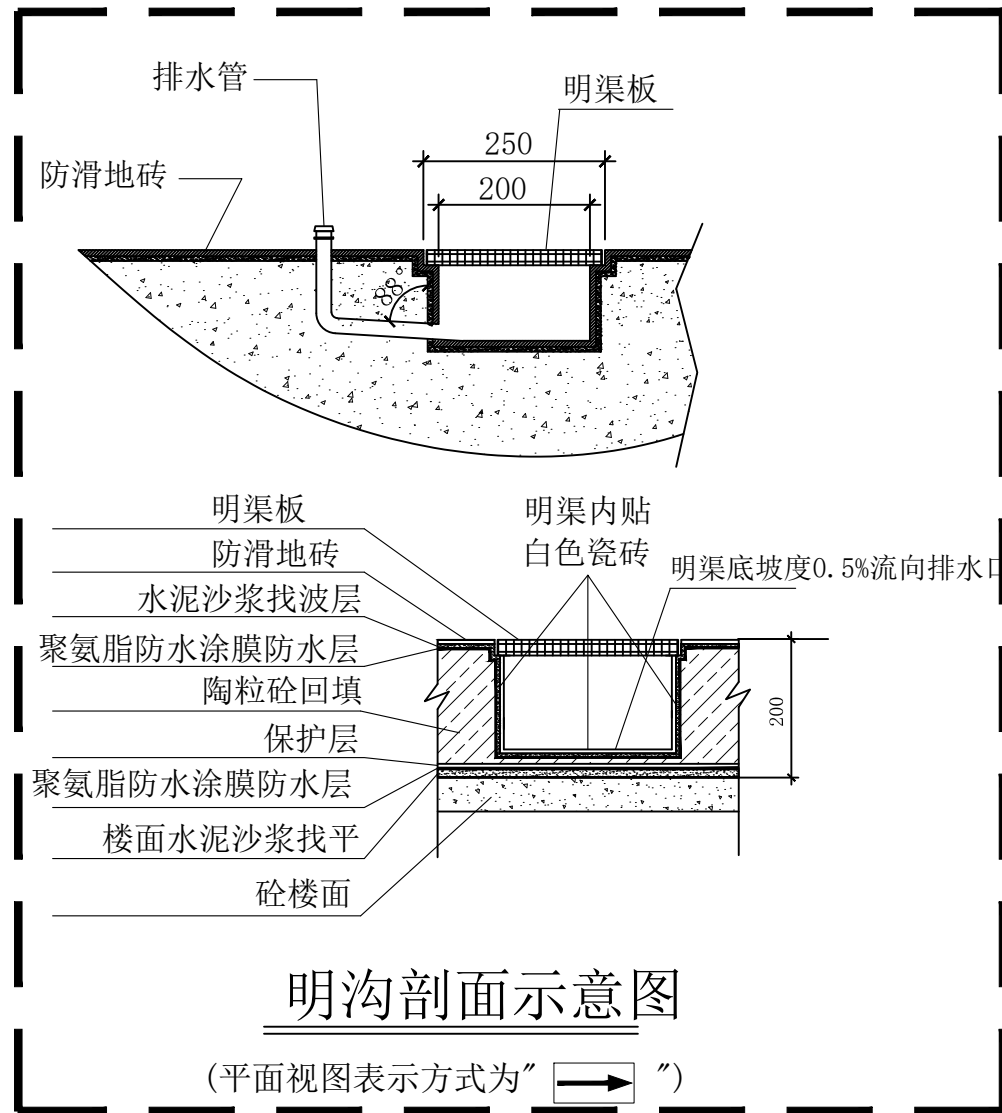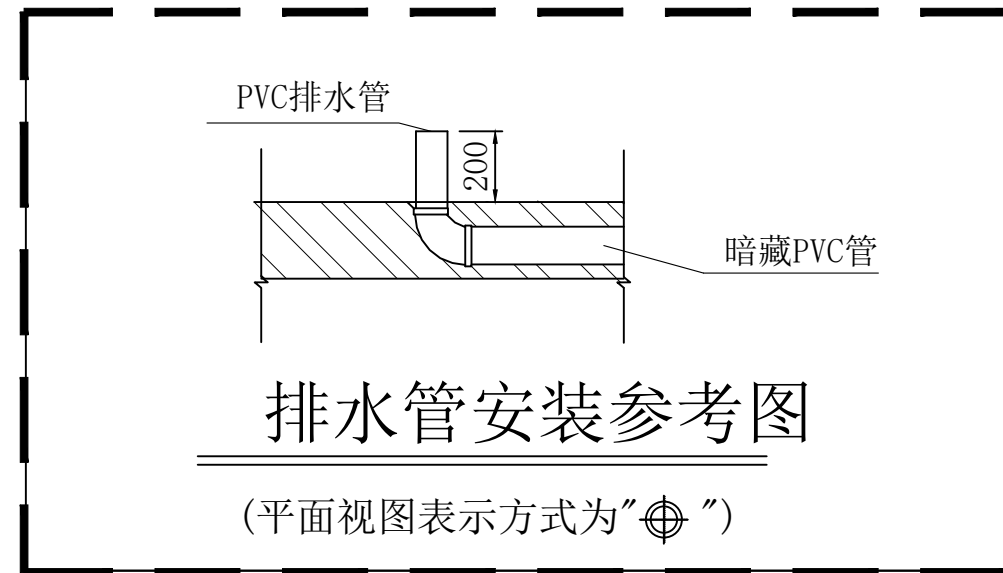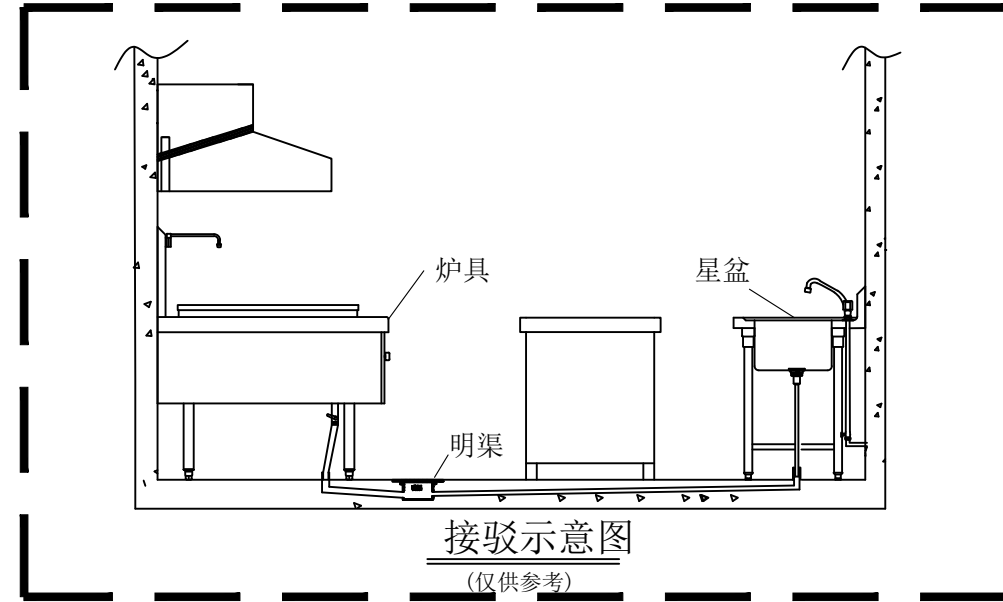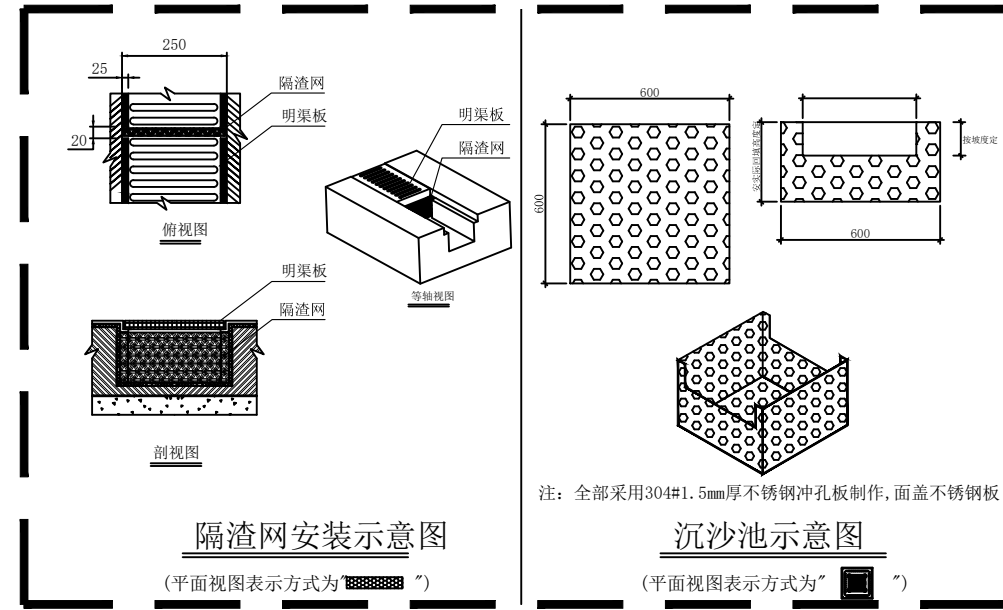

02
SECTION DETAIL
厨房地面地沟剖面详图 SCALE 1:10

备注:

项目名称:
PROJECT


303、304实训室

设计 DESIGNED		制图 DRAWN BY	
审核 REVIEWED BY		校对 CHECKED BY	
专业 DISCIPLINE		阶段 STATUS	
日期 DATE	2024. 07	比例 Scale	

图名
DRAWING NO. 节点详图2


图号
Drawing No. EL-02

页码
page.

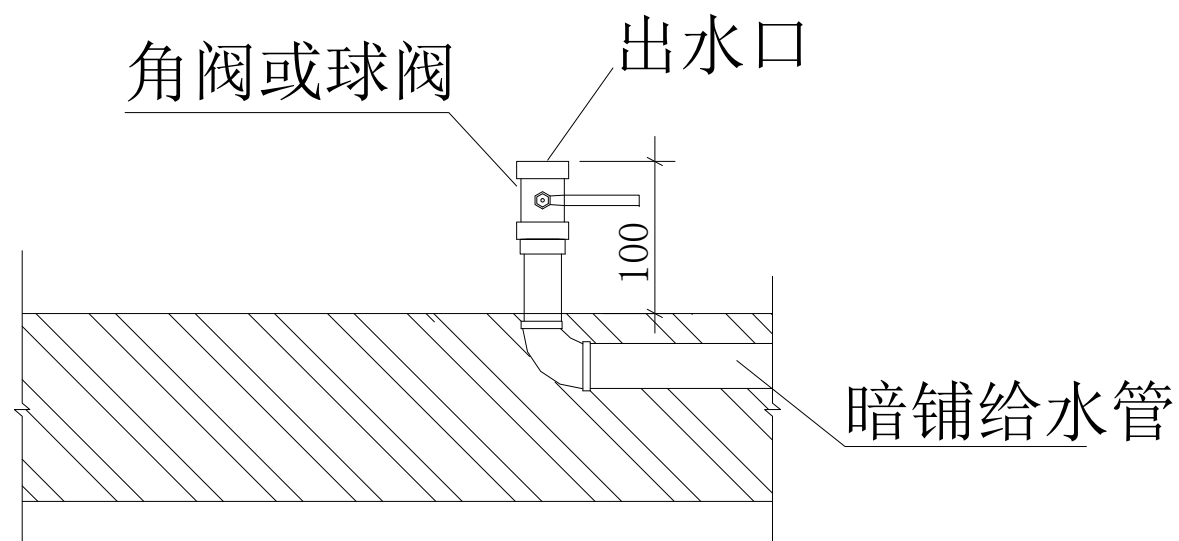


地出给水管安装示意

(平面视图“ $\oplus$ ”为冷水“ $\otimes$ ”为热水)

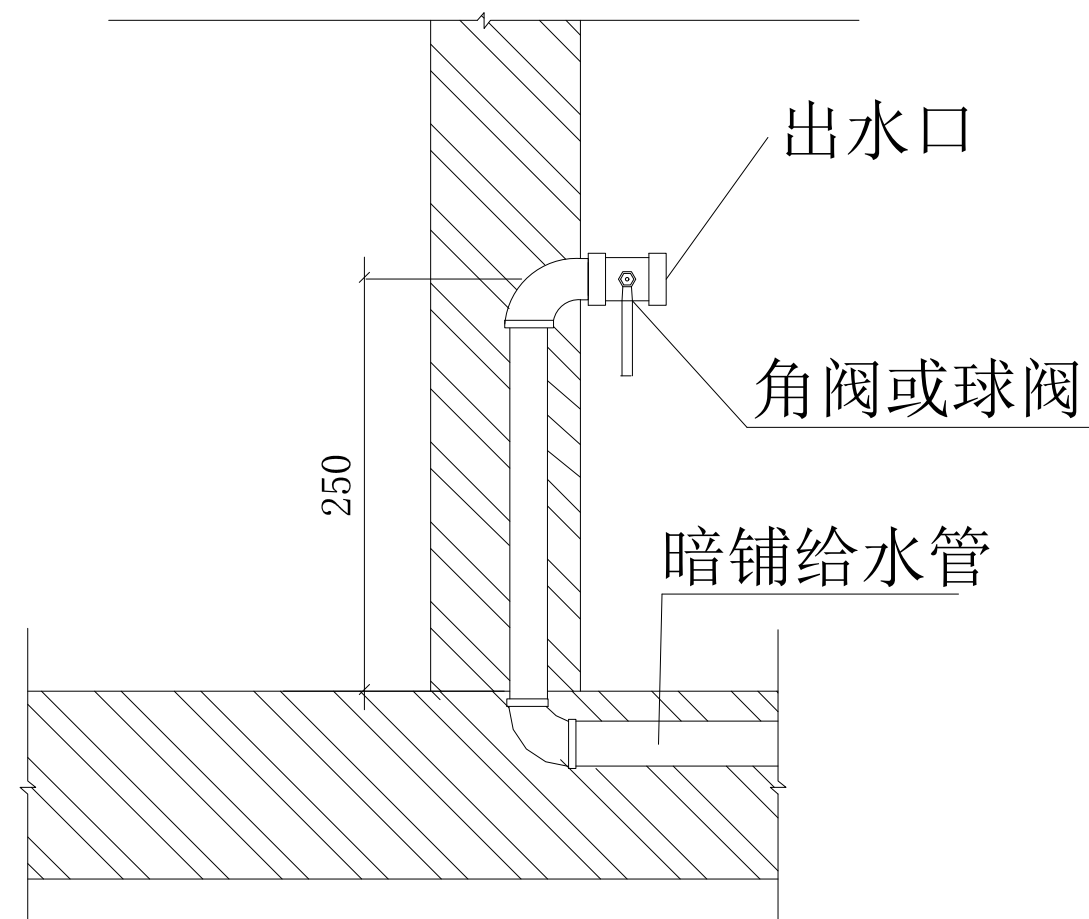

墙出给水管安装示意

(平面视图“ $\oplus$ ”为冷水;“ $\otimes$ ”为热水)

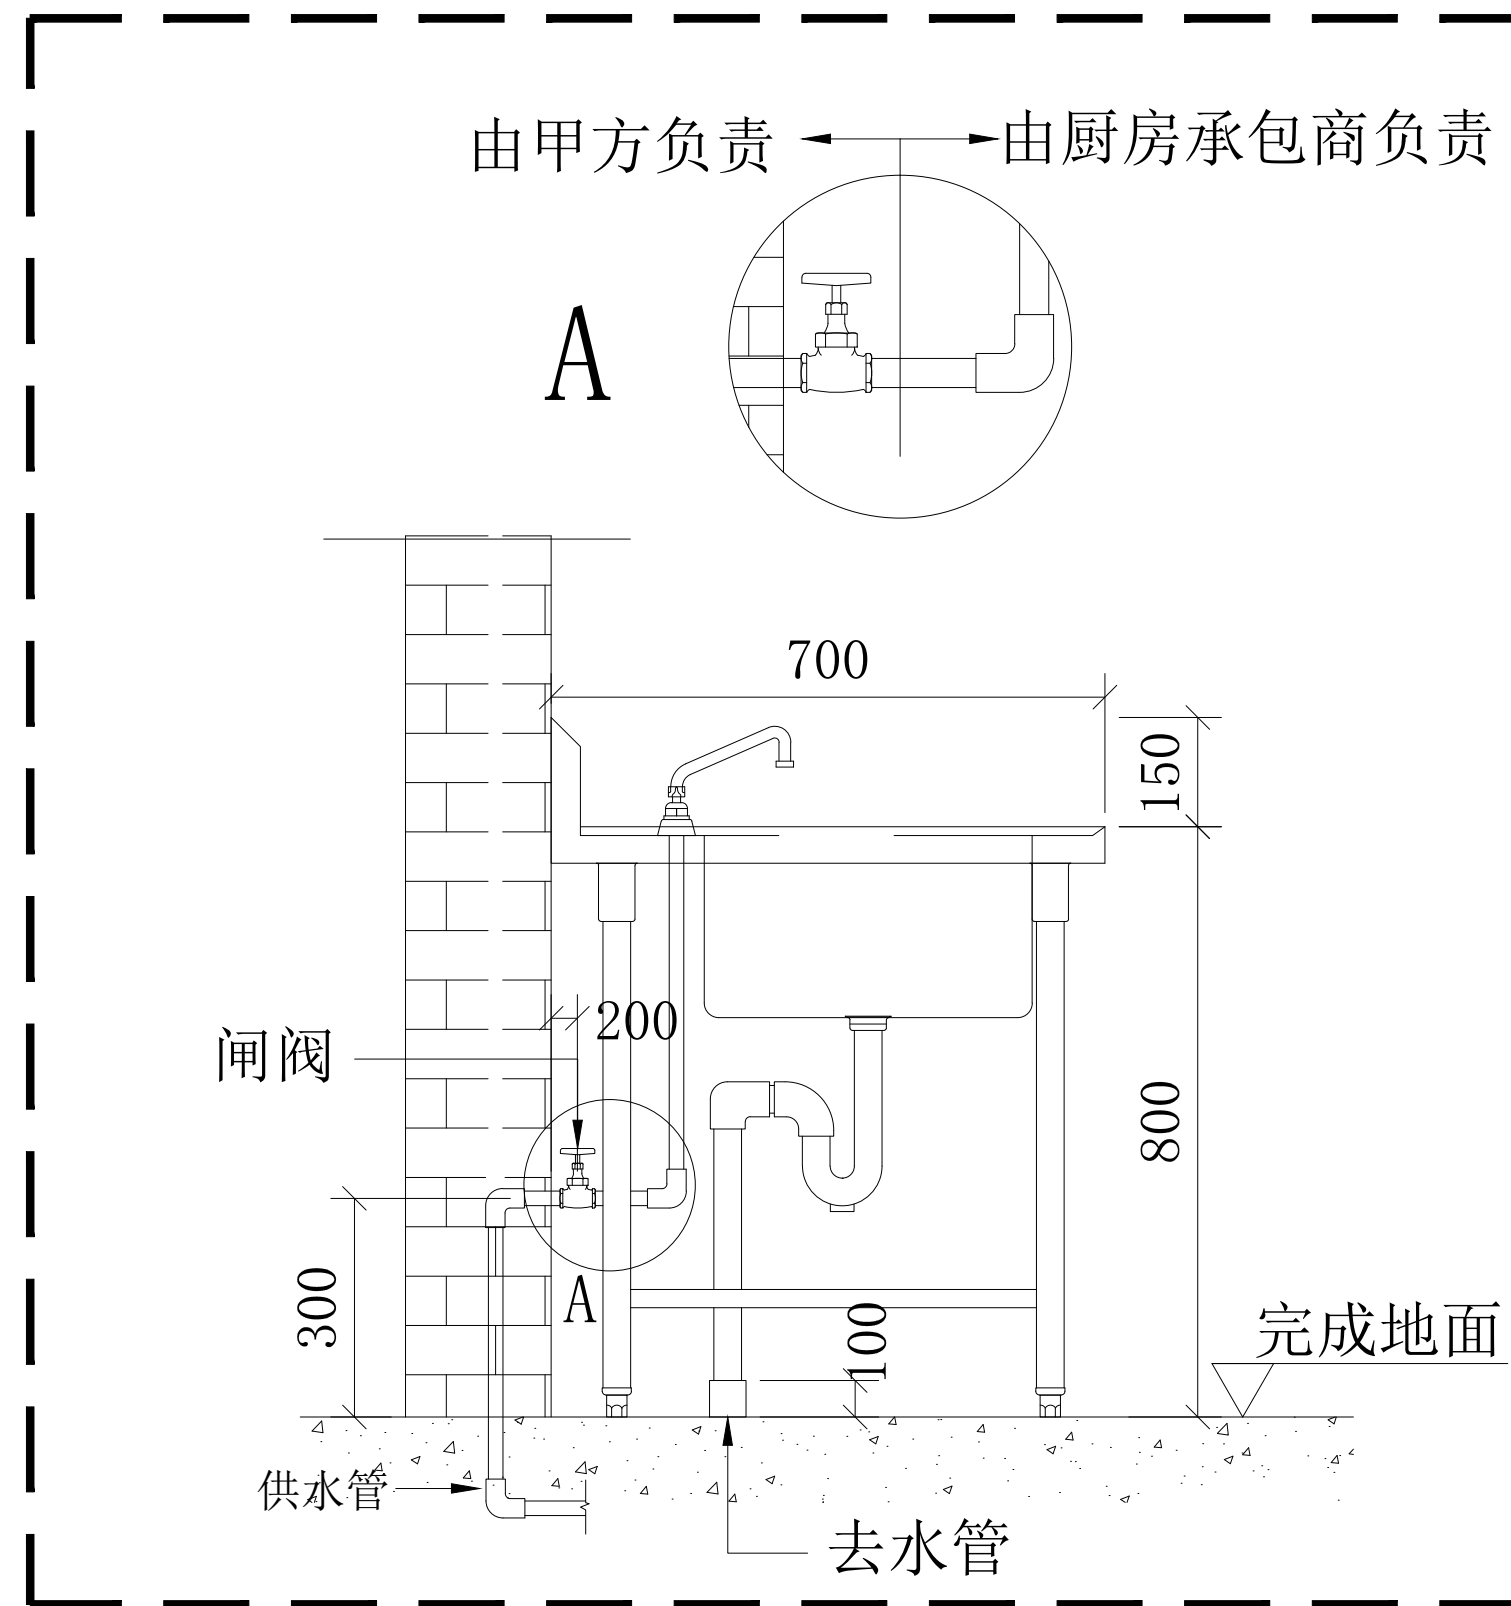

01
—
厨房给水节点剖面详图 SCALE 1:10

备注:

项目名称:
PROJECT

303、304实训室

设计 DESIGNED		制图 DRAWN BY	
审核 REVIEWED BY		校对 CHECKED BY	
专业 DISCIPLINE		阶段 STATUS	
日期 DATE	2024. 07	比例 Scale	

图名
DRAWING NO. 节点详图3

图号
Drawing No. EL-03

页码
page.