


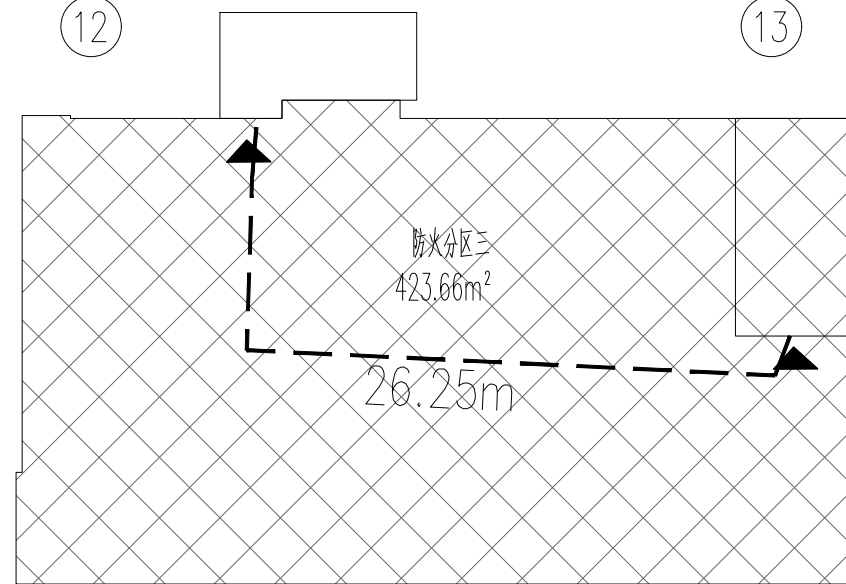

改造区域防火分区示意图

注册执业章 REGISTERED PRACTICE SEAL			
姓名 NAME	徐焰斌		
注册印章号 REGISTERED SEAL NO.	5301266-011		
注册证书号 REGISTERED CERTIFICATE NO.	1820101422		
设计总负责人 PROJECT LEADER	徐焰斌	徐焰斌	
专业负责人 SPECIALIST SUPER	兰幼章	兰幼章	
设计 DESIGNED BY	彭兰森	彭兰森	
校核 CHECKED BY	钟安洁	钟安洁	
审核 CREATED BY	胡苏	胡苏	
审定 APPROVED BY	徐焰斌	徐焰斌	
建设单位	CLIENT		
宝兴县应急管理局			
工程名称 PROJECT	宝兴县救灾视物存储设备采购项目		
项目名称 SUB PROJECT	消防站		
图名	三套设备材料		
设计号 PROJECT NO.	图别 DWG TYPE	图号 DWG NO.	FP007
版本 REV	A版	日期 DATE	2026.02
所有设计图以最新版本为有效版本			