


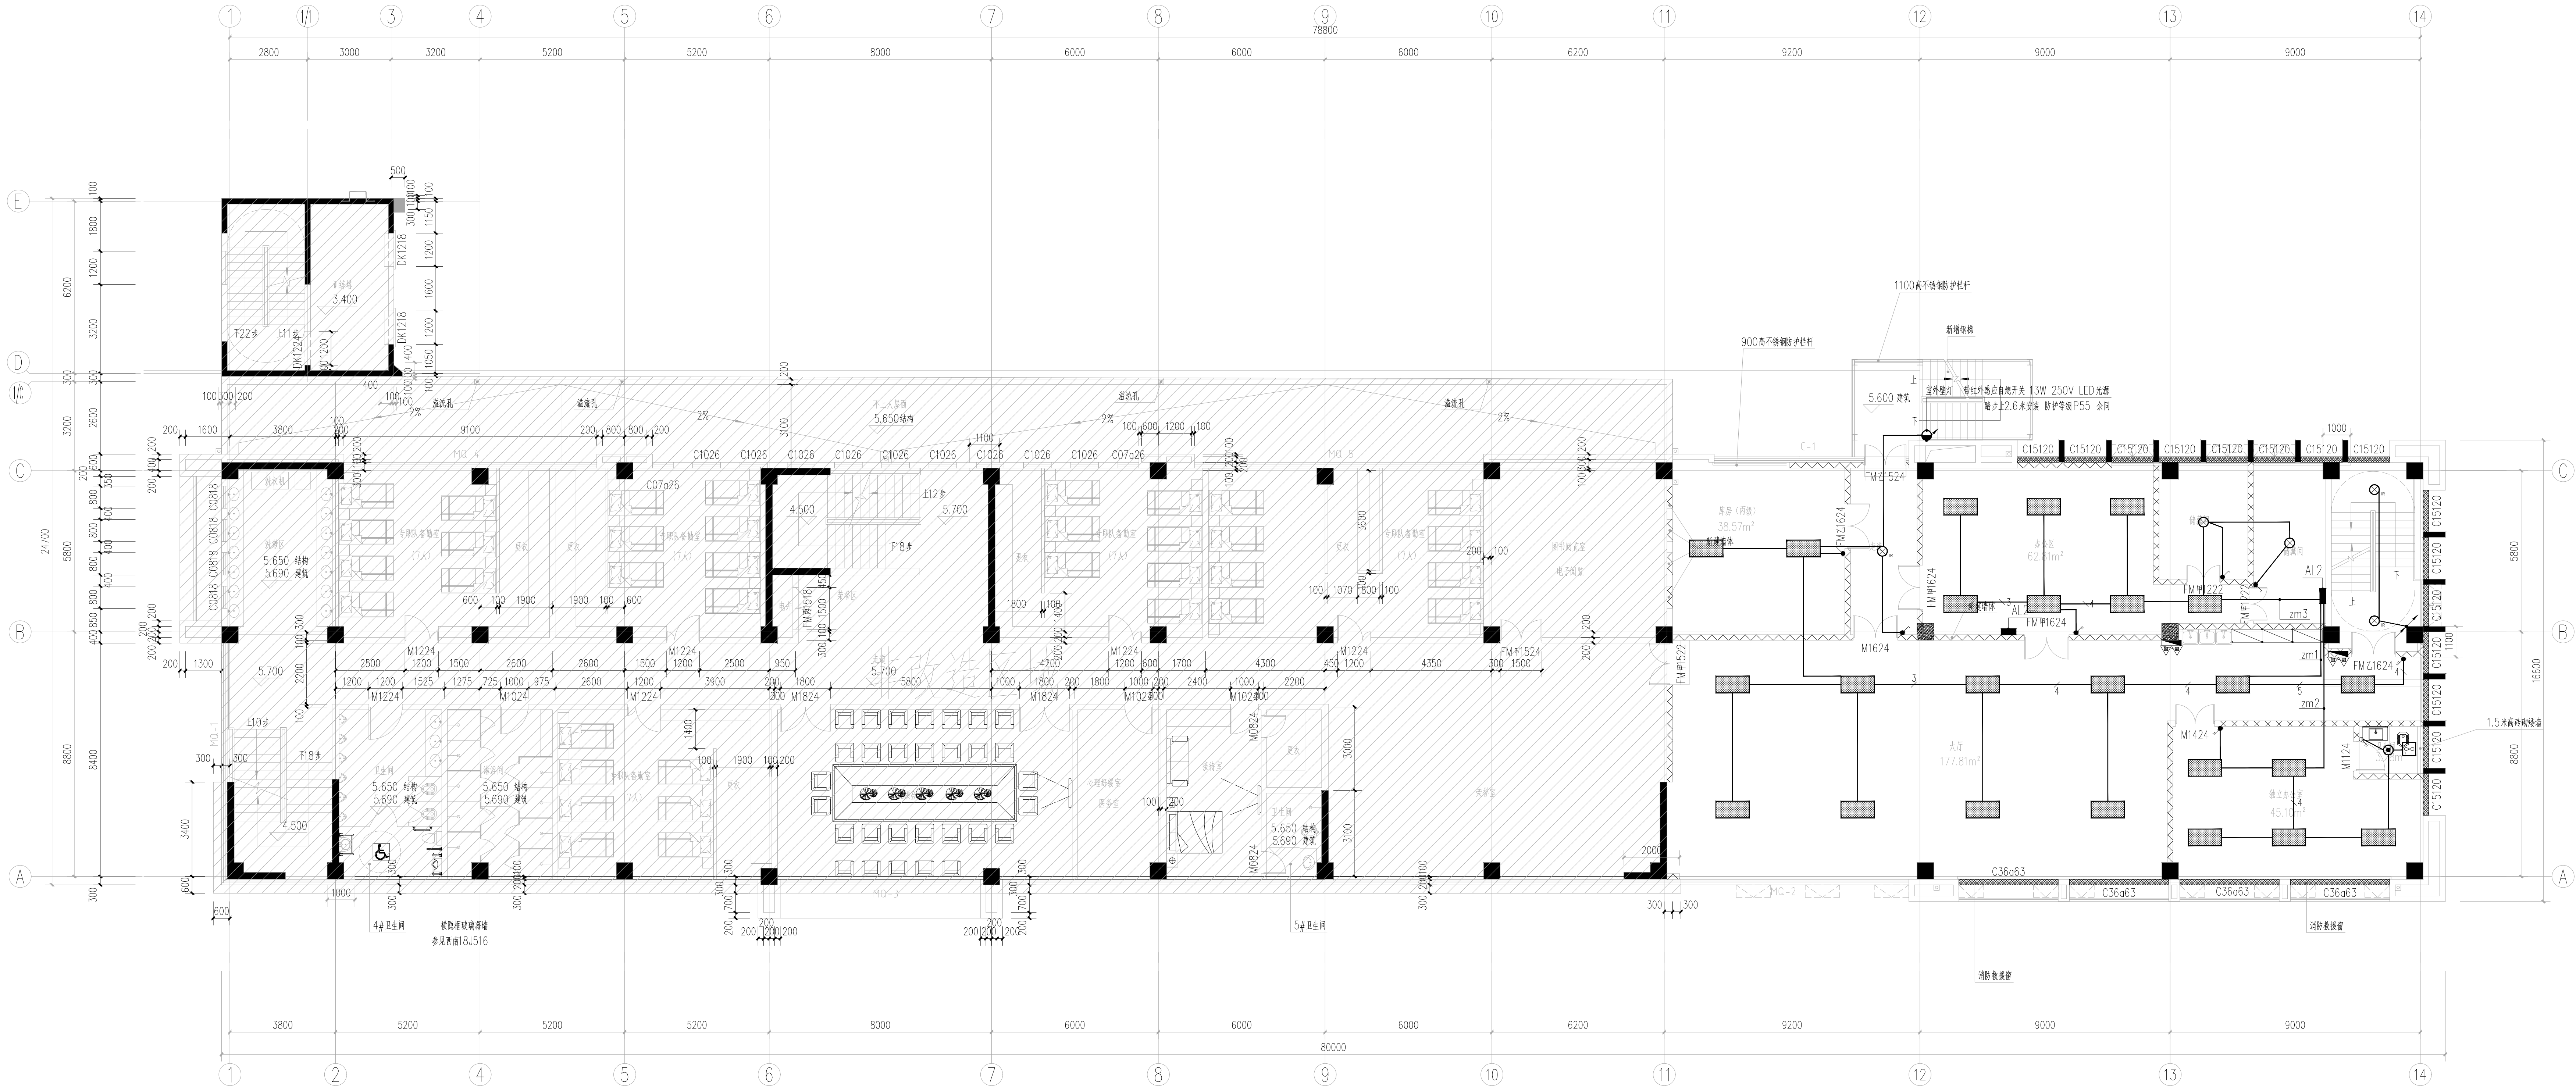

二层改造平面图 1:100

设计总负责人 PROJECT LEADER	徐明成	徐明成
专业负责人 DESIGN CHIEF	王传懿	王传懿
设 计 DESIGNED BY	覃家南	覃家南
校 对 CHECKED BY	王传懿	王传懿
审 核 APPROVED BY	张先彬	张先彬
审 定 APPROVED BY	张先彬	张先彬
建设单位 CLIENT	宝兴县应急管理局	
工程名称 PROJECT	宝兴县救灾物资储备库建设项目	
子项目名称 SUB PROJECT	消防站	
图 名 TITLE	二层照明平面图	
设计号 PROJECT NO.	图 别 DWG TYPE	图 号 DWG NO.
版本 Ver.	A版	日 期 DATE
所有设计图以最新版本与有效版本		

说明: 1. 本图是根据设计说明及设计任务书编制的, 设计说明及设计任务书为本图设计、施工的依据。
2. 本图是根据设计说明及设计任务书编制的, 设计说明及设计任务书为本图设计、施工的依据。
3. 本图是根据设计说明及设计任务书编制的, 设计说明及设计任务书为本图设计、施工的依据。