


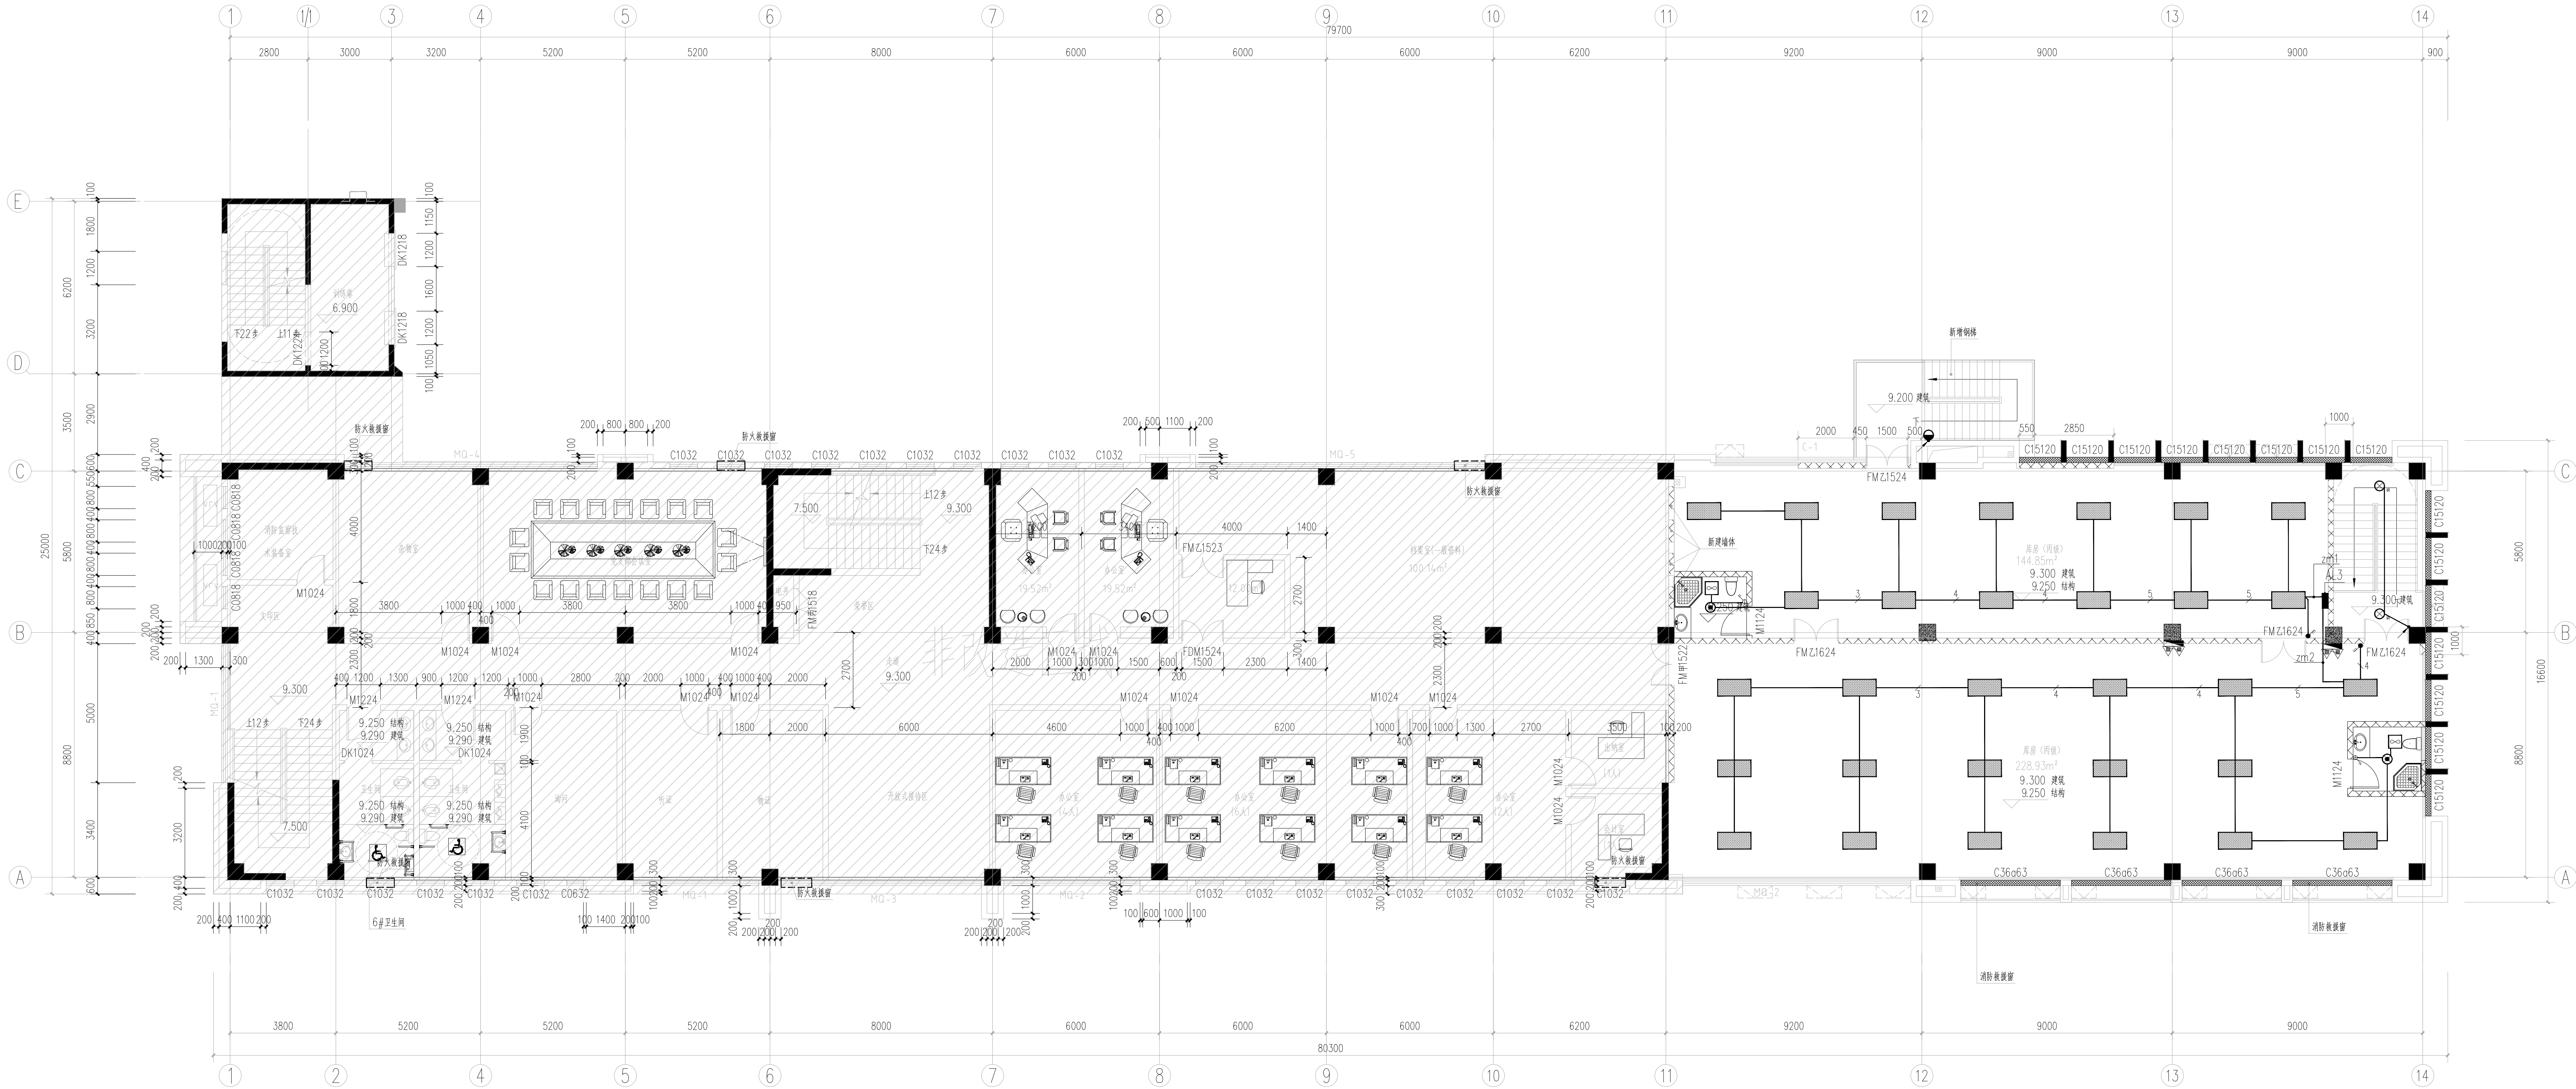

三层改造平面图 1:100

设计总负责人	徐明	徐明
专业负责人	王传	王传
设计	覃家南	覃家南
校对	王传	王传
审核	张先	张先
审定	张先	张先

建设单位	宝兴县应急管理局
工程名称	宝兴县救灾物资储备库建设项目
子项名称	消防站
图名	三层照明平面图
设计号	PROJECT NO.
图别	电施
图号	E-P03
版本号	A版
日期	2025.02
所有设计图以最新版本为有效版本	