


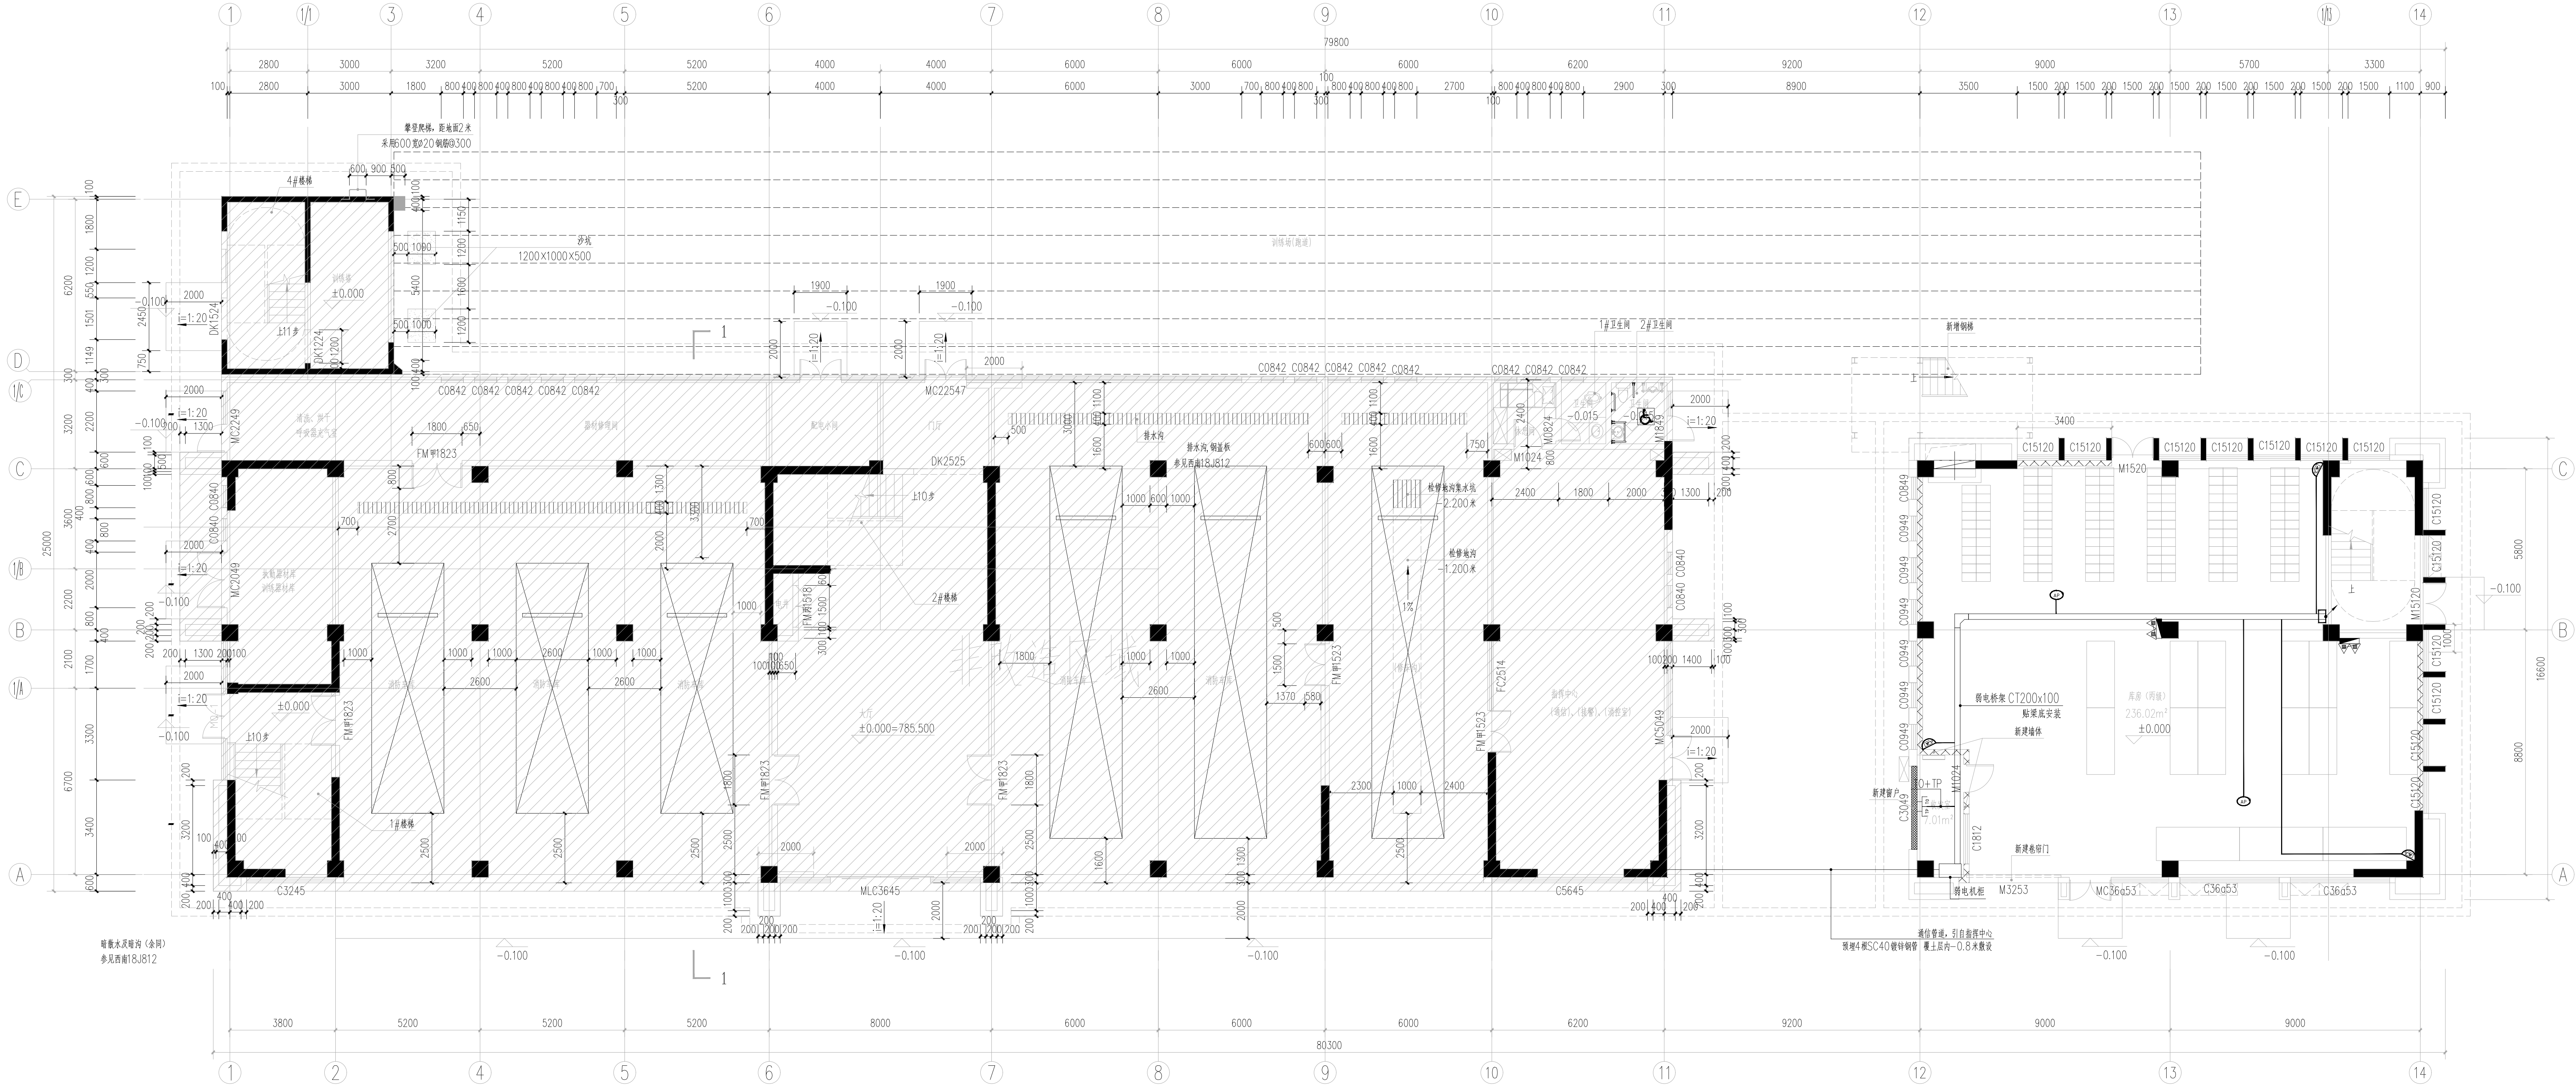

一层改造平面图 1:100

说明: 1. 本图是根据设计说明及设计任务书编制的, 设计过程中如有变更, 请及时与设计单位沟通, 确认后重新设计, 确认后重新设计。
2. 本图是根据设计说明及设计任务书编制的, 设计过程中如有变更, 请及时与设计单位沟通, 确认后重新设计, 确认后重新设计。
3. 本图是根据设计说明及设计任务书编制的, 设计过程中如有变更, 请及时与设计单位沟通, 确认后重新设计, 确认后重新设计。

设计负责人	徐明成	徐明成
专业负责人	王传盛	王传盛
设计	覃家南	覃家南
校对	王传盛	王传盛
审核	张先梅	张先梅
审定	张先梅	张先梅

宝兴县应急管理局					
工程名称		PRJPROJECT			
宝兴县救灾救援物资储备库建设项目					
子项名称		SUB PROJECT			
消防站					
图 名		TITLE			
一层弱电平面图					
设计号		图 别		图 号	E-P10
PROJECT NO.		DWG TYPE		DWG NO.	
版本号		电 缆	日 期	2025.02	
Ver.		A版	DATE		
所有设计图以最新版本为有效版本					