


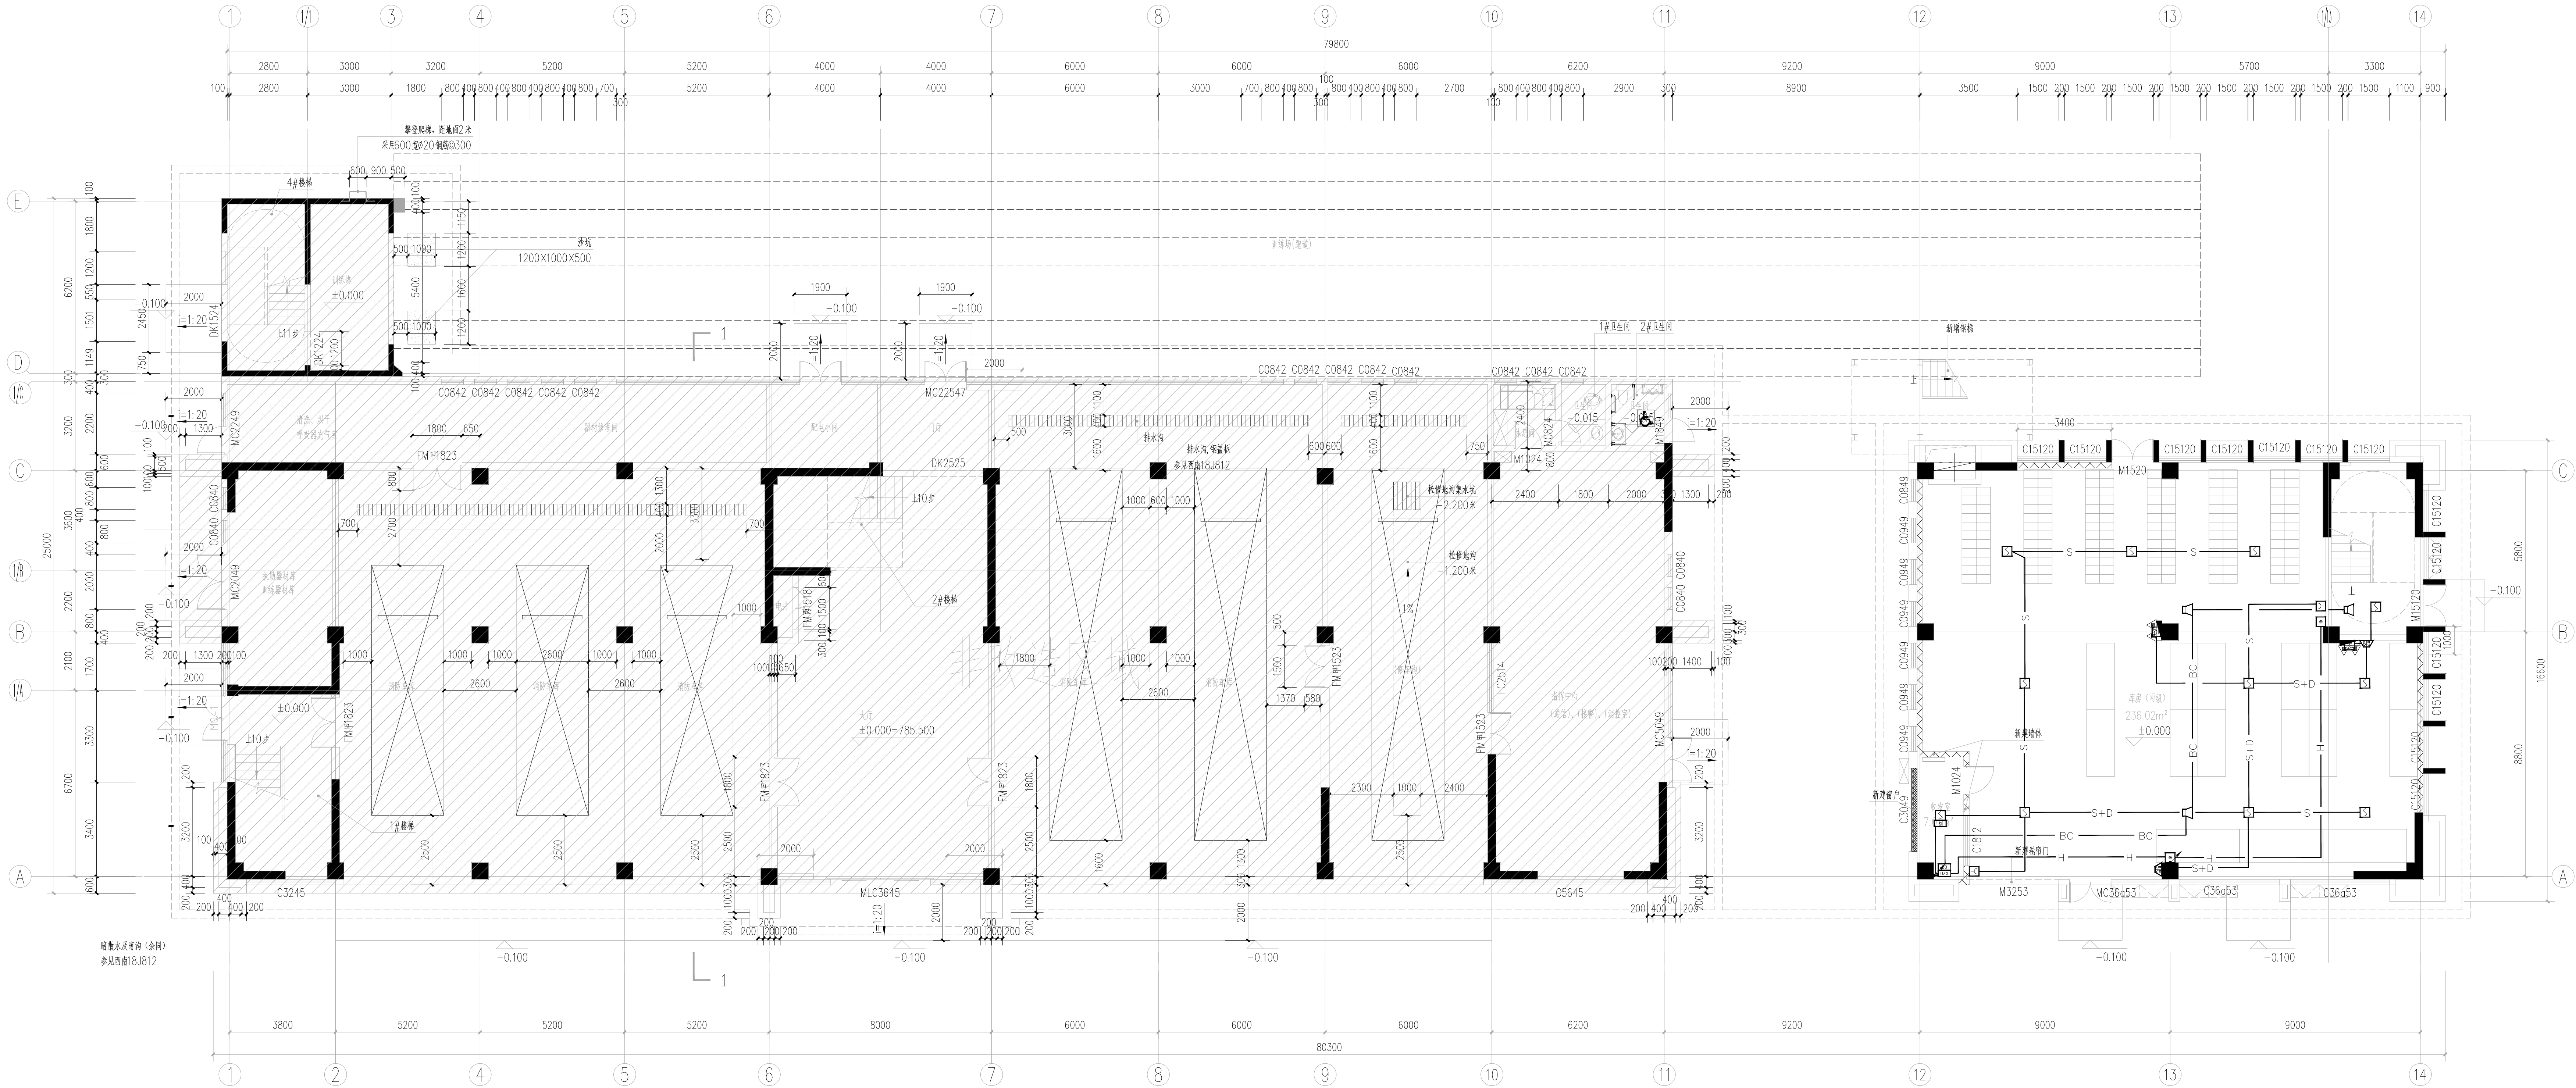

一层改造平面图 1:100

设计总负责人 PROJECT LEADER	徐皓 或	徐皓 或
专业负责人 DIVISION CHIEF	王传懿	王传懿
设计 DESIGNED BY	覃家南	覃家南
校对 PROCESSED BY	王传懿	王传懿
审核 CHECKED BY	张先椿	张先椿
审定 APPROVED BY	张先椿	张先椿

建设单位	CLIENT
宝兴县应急管理局	
工程名称	PROJECT
宝兴县救灾救援物资储备库建设项目	
子项名称	SUB PROJECT

消防站	
图 名	TITLE
一层消防平面图	

设计号 PROJECT NO.			
图 别 DWG TYPE	电缆	图 号 DWG NO.	E-P13
版本号 Ver.	A版	日 期 DATE	2026.02

所有设计图以最新版本为有效版本