


工 程 资 质	城乡规划编制:		
	乙级 [云]城规编(222012)		
	勘 察: B153012669	B253008912	
	工程勘察专业类(岩土工程(设计))甲级、工程勘察劳务类(工程钻探)、 工程勘察专业类(凿井)、工程勘察专业类(岩土工程(勘察))乙级、 工程勘察专业类(岩土工程(物探测试检测监测))乙级		
	设 计: A153012669	A253008912	
建筑行业(建筑工程)甲级、冶金行业(冶金矿山工程)乙级、 市政行业乙级、农林行业(农业综合开发生态工程)乙级、 风景园林工程设计专项乙级、电力行业(送电工程)丙级、 电力行业(变电工程)丙级、公路行业(公路)丙级			

四川分支机构: 华森工程科技集团有限公司四川分公司
地址: 成都市成华区二环路东二段7号1栋1单元16层1601号
联系电话: 028-84085818

导航图

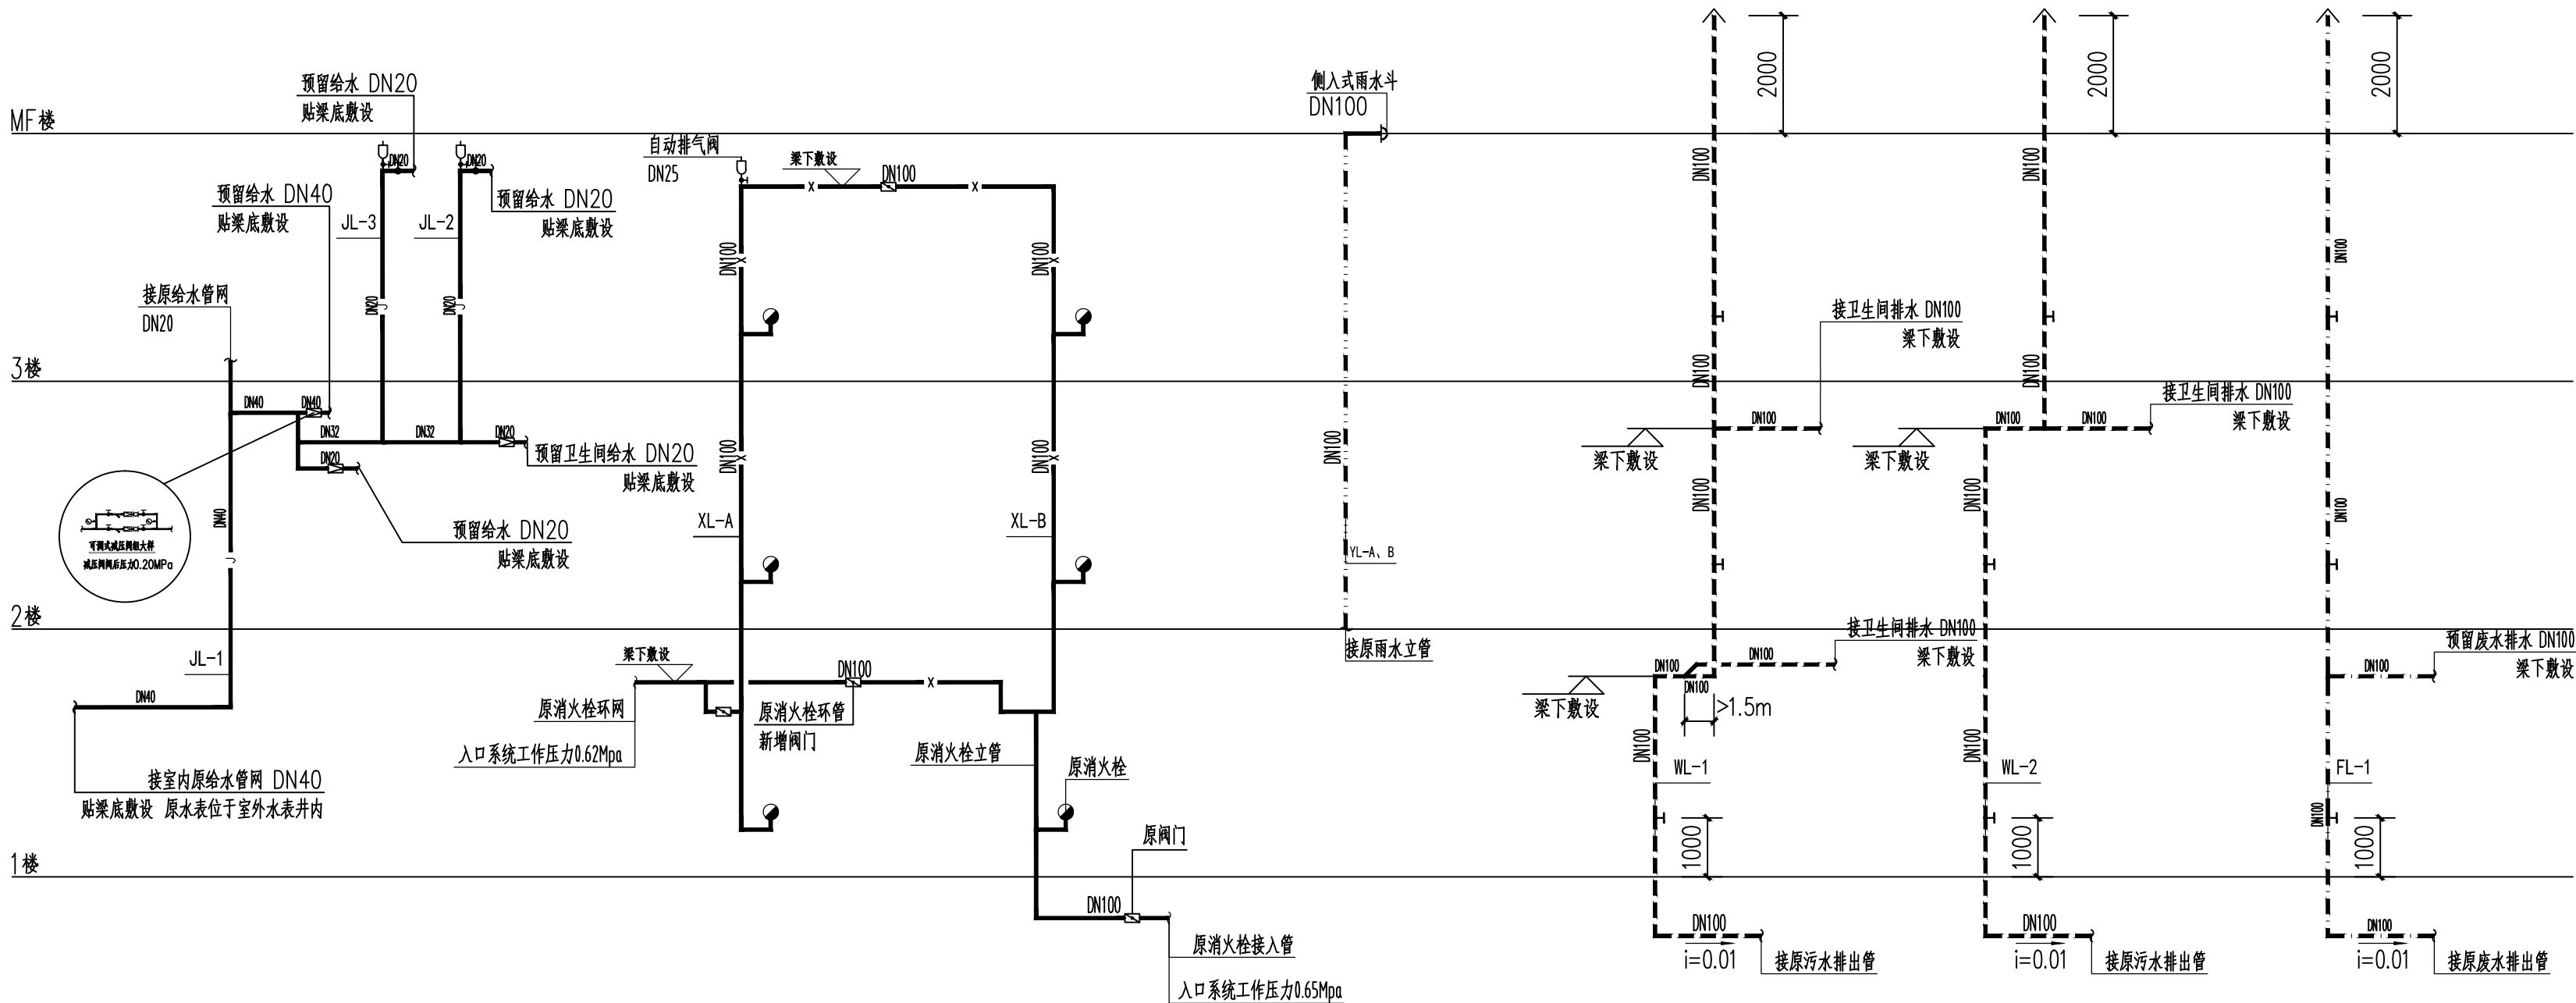

给水系统展开图

消防栓系统展开图

雨水系统展开图

污水系统展开图

废水系统展开图

- 注: 1.图中消防立管接消防栓横支管高度未标注者均为H+0.85m, 消防栓栓口安装高度均为H+1.10m。
2.图中消防横管高度未标注者均贴板底或梁底安装, 当与其它管道相碰时, 可上凸或下凹。
3.图中接消防栓单栓支管管径为DN65。
4.排气阀口径均为DN25。
5.管网上阀门平时常开。
6.消防栓均采用减压稳压消防栓, 消防栓栓口的动压不低于0.25Mpa。

设计总负责人 PROJECT LEADER	徐皓	徐皓
专业负责人 DIVISION CHIEF	朱华见	朱华见
设计 DESIGNED BY	赵海波	赵海波
校对 PROCESSED BY	朱华见	朱华见
审核 CHECKED BY	李朝猛	李朝猛
审定 APPROVED BY	李朝猛	李朝猛

建设单位 CLIENT	宝兴县应急管理局		
工程名称 PROJECT	宝兴县救灾救援物资储备库建设项目		
子项名称 SUB PROJECT	消防站		
图名 TITLE	系统图		
设计号 PROJECT NO.			
图别 DWG TYPE	水施	图号 DWG NO.	T001
版本号 Ver.	A版	日期 DATE	2026.02
所有设计图以最新版本为有效版本			