


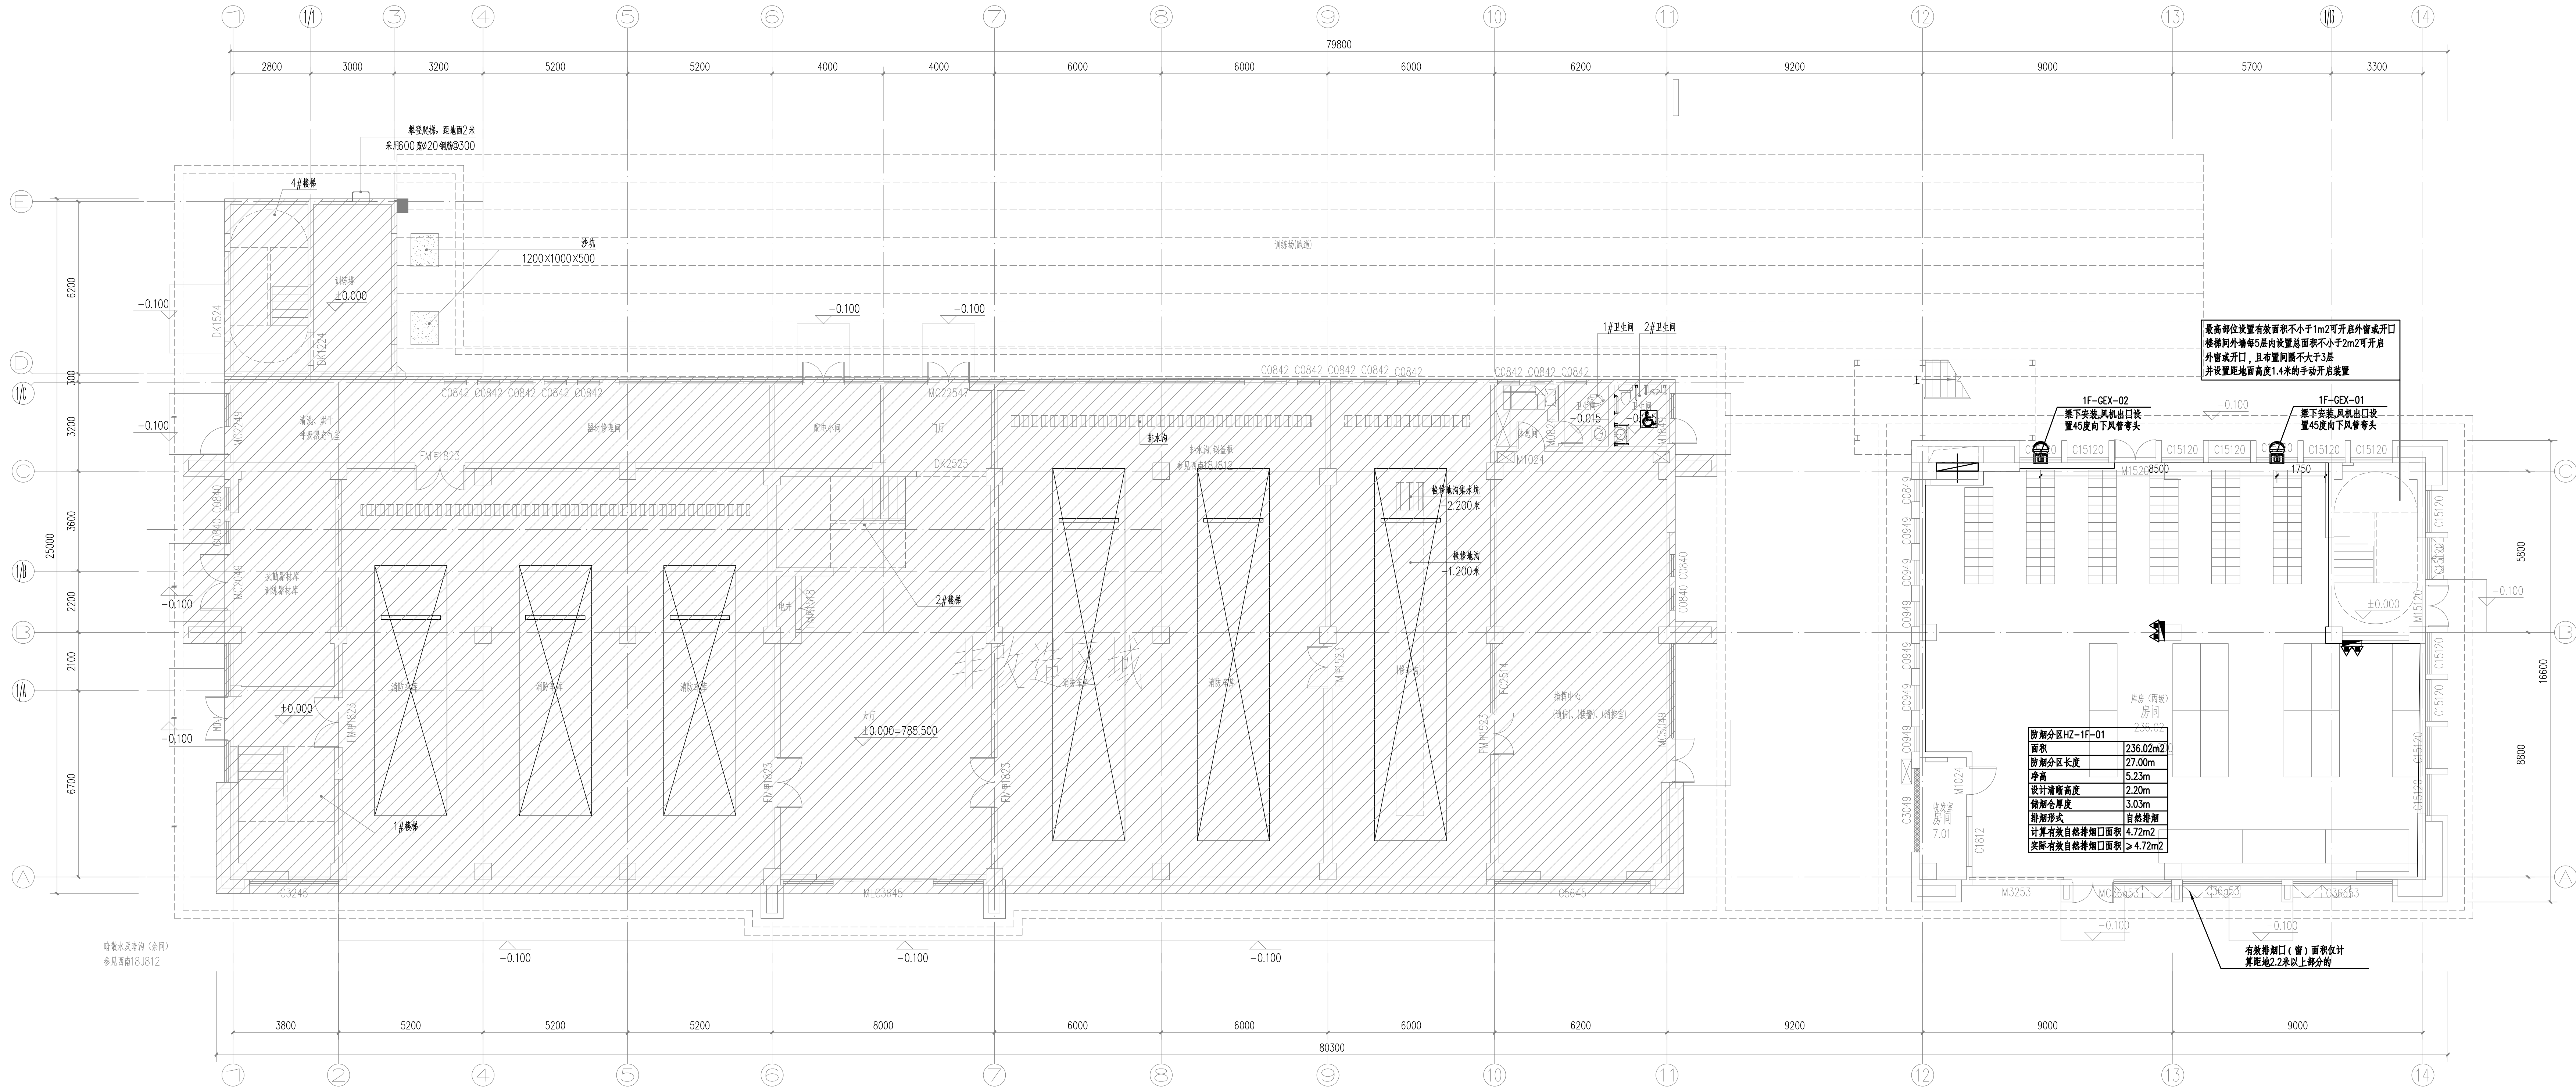

防烟分区HZ-1F-01	236.02
面积	236.02m ²
防烟分区长度	27.00m
净高	5.23m
设计清晰高度	2.20m
储烟仓厚度	3.03m
排烟形式	自然排烟
计算有效自然排烟□面积	4.72m ²
实际有效自然排烟□面积	≥ 4.72m ²

有效排烟口(管)面积估计
算距地2.2米以上部分

设计总负责人 PROJECT LEADER	陈 皓 皓	陈 皓 皓
专业负责人 DIVISION CHIEF	李 倩	李 倩
设 计 DESIGNED BY	王 舒 媛	王 舒 媛
校 对 CHECKED BY	李 倩	李 倩
审 核 APPROVED BY	张 瑞	张 瑞
审 定 APPROVED BY	张 瑞	张 瑞
建设单位 CLIENT	宝兴县应急管理局	
工程名称 PROJECT	宝兴县救灾救援物资储备库建设项目	
子项名称 SUB PROJECT	消防站	
图 名 TITLE	一层排烟排烟平面图	

设计号 PROJECT NO.			
图 号 DRAWING NO.	暖通	图 号	QP001
版本号 Ver.	A版	日 期 DATE	2026.02
所有设计图以最新版本为有效版本			