


暖通			
给排水			
电气			
结构			
建筑			

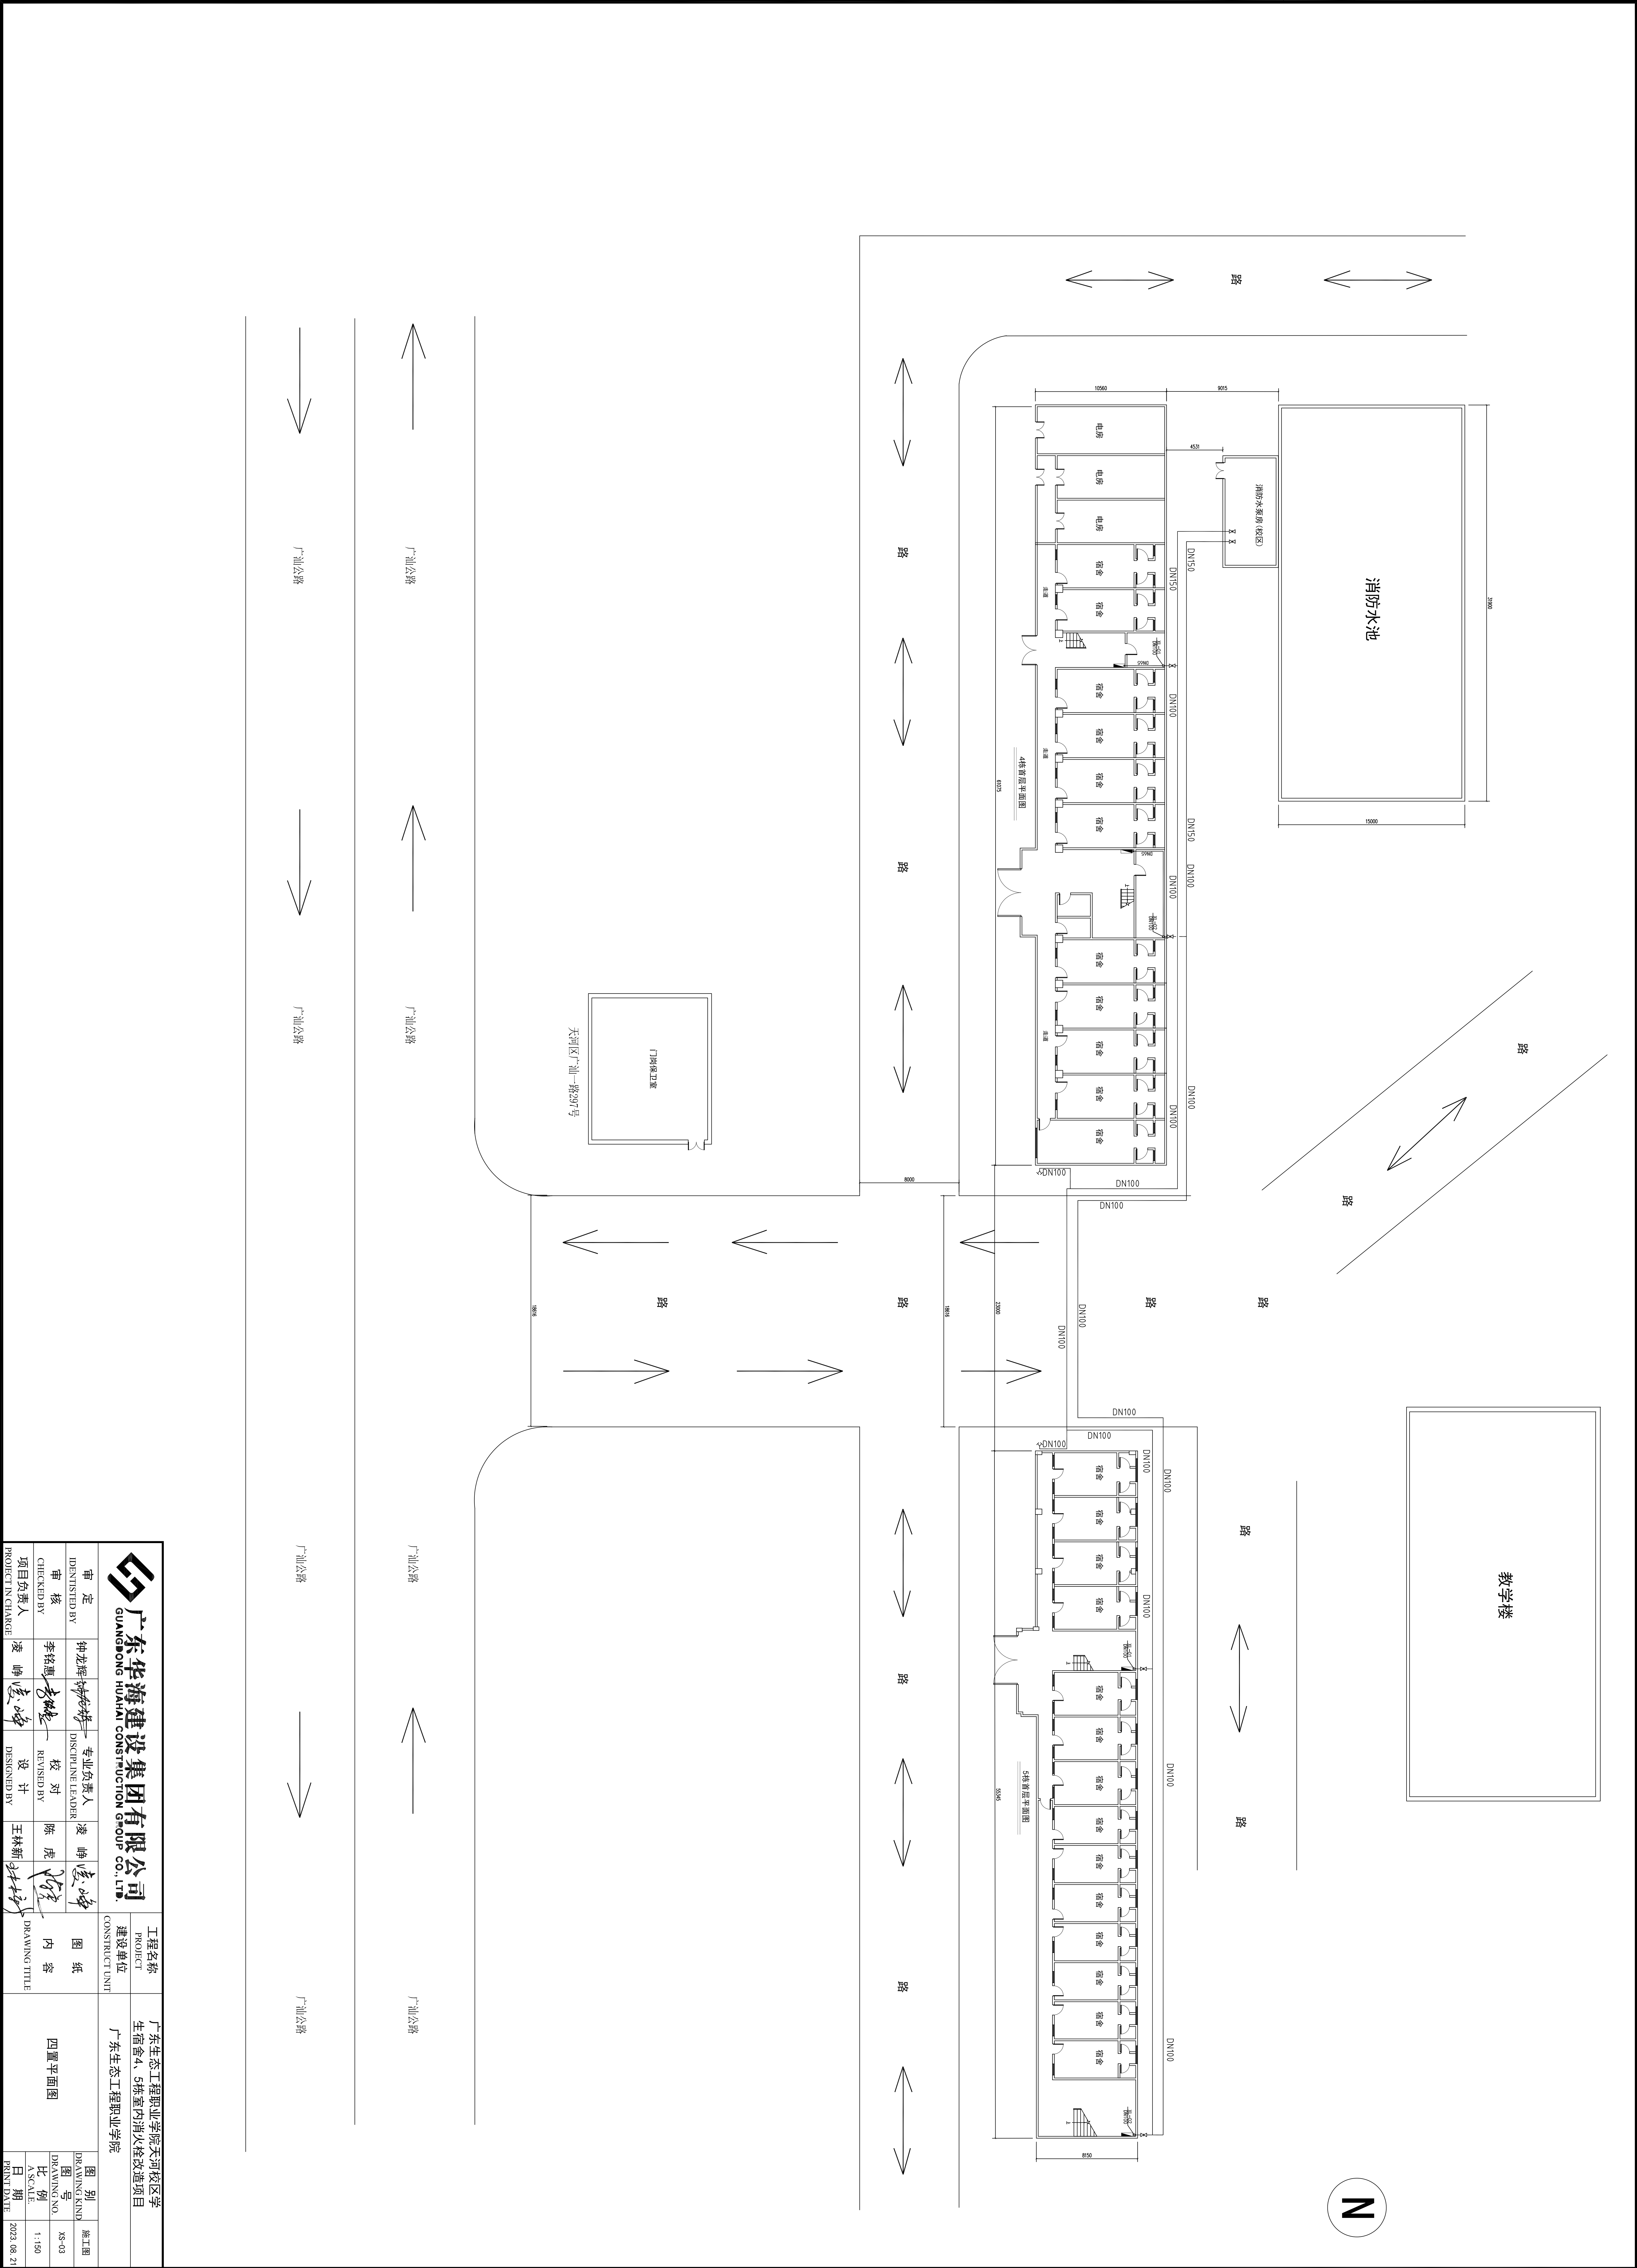

广东华海建设集团有限公司 GUANGHONG HUAHAI CONSTRUCTION GROUP CO., LTD.				工程名称 PROJECT 广东生态工程职业技术学院天河校区学生宿舍4、5栋室内消防改造项目	
建设单位 CONSTRUCT UNIT 广东生态工程职业技术学院					
审定 IDENTIFIED BY	钟龙辉	专业负责人 DISCIPLINE LEADER	凌峰	图纸 图 纸	施工图
审核 CHECKED BY	李铭惠	校对 REVISED BY	陈虎	内容 内 容	四置平面图
项目负责人 PROJECT IN CHARGE	凌峰	设计 DESIGNED BY	王林新	图 别 DRAWING NO. XS-03	
				比例 A SCALE	1:150
				日期 PRINT DATE	2023.08.21