

国家税务总局信宜市税务局综合业务办公用房维修改造

消防升级改造工程

(施工图)

建设单位：国家税务总局信宜市税务局
设计单位：广州博厦建筑设计研究院有限公司
设计时间：二〇二四年五月


| | | | | |
|--|---|--|--------------------|--|
|  建筑工程设计甲级证书编号： A244007828 城乡规划编制甲级资质证书编号： 自资规甲字21440265 排水、道路、园林、人防工程设计乙级 证书编号：A244007828 | 广州博厦建筑设计研究院有限公司 GUANGZHOU BOSHA INSTITUTE OF ARCHITECTURAL DESIGN CO.,LTD. | | 业务号 Project No. | |
| | | | 专 业 Discipline | |
| | 建设单位 Client | | 设计阶段 Stage | |
| | 工程名称 Project Name | | 图 号 Drawing No. | |
| | 图纸名称 Drawing Title | | 日 期 Date | |
| 此图纸必须经图纸审图机构审查合格盖章，并经消防审批部门审查合格盖章后方可施工。 | | | | |

图 纸 目 录 (一)
Drawing List

| 序号 S.N | 图纸名称 Drawing Title | 图 号 Drawing No. | 图 幅 Size | 备 注 Comments |
|-----------|-----------------------|--------------------|-------------|-----------------|
| 01 | 消防安全隐患汇总及造价估算 | XF-01 | A3 | |
| 02 | 消火栓系统图 喷淋系统图 | XF-02 | A3 | |
| 03 | 地下室消火栓及喷淋平面图 | XF-03 | A3 | |
| 04 | 首层消火栓及喷淋平面图 | XF-04 | A3 | |
| 05 | 二层消火栓及喷淋平面图 | XF-05 | A3 | |
| 06 | 三层消火栓及喷淋平面图 | XF-06 | A3 | |
| 07 | 四层消火栓及喷淋平面图 | XF-07 | A3 | |
| 08 | 五层消火栓及喷淋平面图 | XF-08 | A3 | |
| 09 | 六层消火栓及喷淋平面图 | XF-09 | A3 | |
| 10 | 七层消火栓及喷淋平面图 | XF-10 | A3 | |
| 11 | 八层消火栓及喷淋平面图 | XF-11 | A3 | |
| 12 | 九层消火栓及喷淋平面图 | XF-12 | A3 | |
| 13 | 天面层消火栓及喷淋平面图 | XF-13 | A3 | |
| 14 | 火灾自动报警系统图 | XF-14 | A3 | |
| 15 | 地下室火灾自动报警平面图 | XF-15 | A3 | |
| 16 | 首层火灾自动报警平面图 | XF-16 | A3 | |
| 17 | 二层火灾自动报警平面图 | XF-17 | A3 | |
| 18 | 三层火灾自动报警平面图 | XF-18 | A3 | |
| 19 | 四层火灾自动报警平面图 | XF-19 | A3 | |
| 20 | 五层火灾自动报警平面图 | XF-20 | A3 | |
| 21 | 六层火灾自动报警平面图 | XF-21 | A3 | |
| 22 | 七层火灾自动报警平面图 | XF-22 | A3 | |
| 23 | 八层火灾自动报警平面图 | XF-23 | A3 | |
| 24 | 九层火灾自动报警平面图 | XF-24 | A3 | |
| 25 | 天面层火灾自动报警平面图 | XF-25 | A3 | |
| 26 | 首层首层天花拆除与恢复平面图 | XF-26 | A3 | |



| | | | | |
|--|--|--|--------------------|--|
| <div> </div> <div>建筑工程设计甲级证书编号： A244007828</div> <div>城乡规划编制甲级资质证书编号： 自资规甲字21440265</div> <div>排水、道路、园林、人防工程设计乙级 证书编号：A244007828</div> | <div>广州博厦建筑设计研究院有限公司</div> <div>GUANGZHOU BOSHA INSTITUTE OF ARCHITECTURAL DESIGN CO.,LTD.</div> | | 业务号 Project No. | |
| | | | 专 业 Discipline | |
| | 建设单位 Client | | 设计阶段 Stage | |
| | 工程名称 Project Name | | 图 号 Drawing No. | |
| | 图纸名称 Drawing Title | | 日 期 Date | |
| 此图纸必须经图纸审图机构审查合格盖章，并经消防审批部门审查合格盖章后方可施工。 | | | | |

图 纸 目 录 (一)
Drawing List

[illegible]

国家税务总局信宜市税务局综合业务办公用房
消防安全隐患汇总

- 1、自动报警主机、声光、手报、消防箱按钮、烟感全套系统设备老旧、功能失效，需更换安装。
- 2、自动报警增加图形显示器，显示主机系统、电梯迫降、广播系统。
- 3、增加消防控制室、天面水箱、地下消防水池液位监控系统。
- 4、资料室或档案室增加自动灭火系统。
- 5、楼层消防箱不足，每层增加一个消防箱。
- 6、办公室缺少喷淋头、烟感系统。
- 7、增加天面消防和喷淋系统稳压泵、气压罐。
- 8、增加厨房喷淋、温感、防火门。
- 9、增加泵房压力开关、压力表、管道标识。
- 10、增加地下室配电房的气体灭火系统。
- 11、楼梯间、各机房等防火门，由装修专业按规范采购与安装，非消防范围。
- 12、安装消防设施过程中的土建、天花拆除与修复，由装修专业施工，非消防范围。
- 13、以上隐患经过现场勘察、检测，并结合消防安全评估(报告标识号:5818962972202402866)提出的“存在的消防安全问题”进行总结。

广东建安消防机电工程有限公司信宜分公司
2024 年 6 月 4 日

国家税务总局信宜市税务局综合业务办公用房
消防设施升级改造工程估算

| 序号 | 项目名称 | 估算（万元/人民币） |
|----|-----------------|------------|
| 1 | 全新火灾自动报警系统 | 15 |
| 2 | 增设喷淋系统 | 21 |
| 3 | 增设消火栓系统 | 7 |
| 4 | 配电房气体灭火系统 | 3 |
| 5 | 资料室或档案室增加自动灭火系统 | 2 |
| 6 | 消防设施零星修复、更换 | 2 |
| 7 | 总计 | 50 |

设计单位
DESIGN
INSTITUTE



广州博厦建筑设计研究院有限公司
GUANGZHOU BOSHA ARCHITECTURAL DESIGN
INSTITUTE CO., LTD.

证书
CERTIFICATE
建筑工程设计甲级证书编号：
A244007828
城乡规划编制甲级资质证书编号：
[建]自资规甲字21440265
排水、道路、园林、人防工程设计乙级
证书编号：A244007828

建设单位
Client
国家税务总局信宜市税务局

工程名称
Project Name
国家税务总局信宜市税务局
综合业务办公用房维修改造

子项名称
Sub-Project
消防升级改造工程

工程编号
Project No.
子项编号
Sub-Project No.

审定
Approved by
邓志伟

审核
Verified by
辛乐

项目负责人
Project manager
辛乐

专业负责人
Profession manager
张劲

校对
Checked by
张婕

设计
Designer
张劲

图纸名称
Drawing Title
消防安全隐患汇总及造价估算

专业
Discipline
消防

阶段
Stage
施工图

版次
Version No.
图号
Drawing No.
XF-01


比例
Scale
1:100

日期
Date
2024.05

注册执业专用章 | Stamp of Registration

单位出图专用章 | Stamp of design unit


此图纸必须经图纸审图机构审查合格盖章
并经消防审批部门审查合格盖章后方可施工

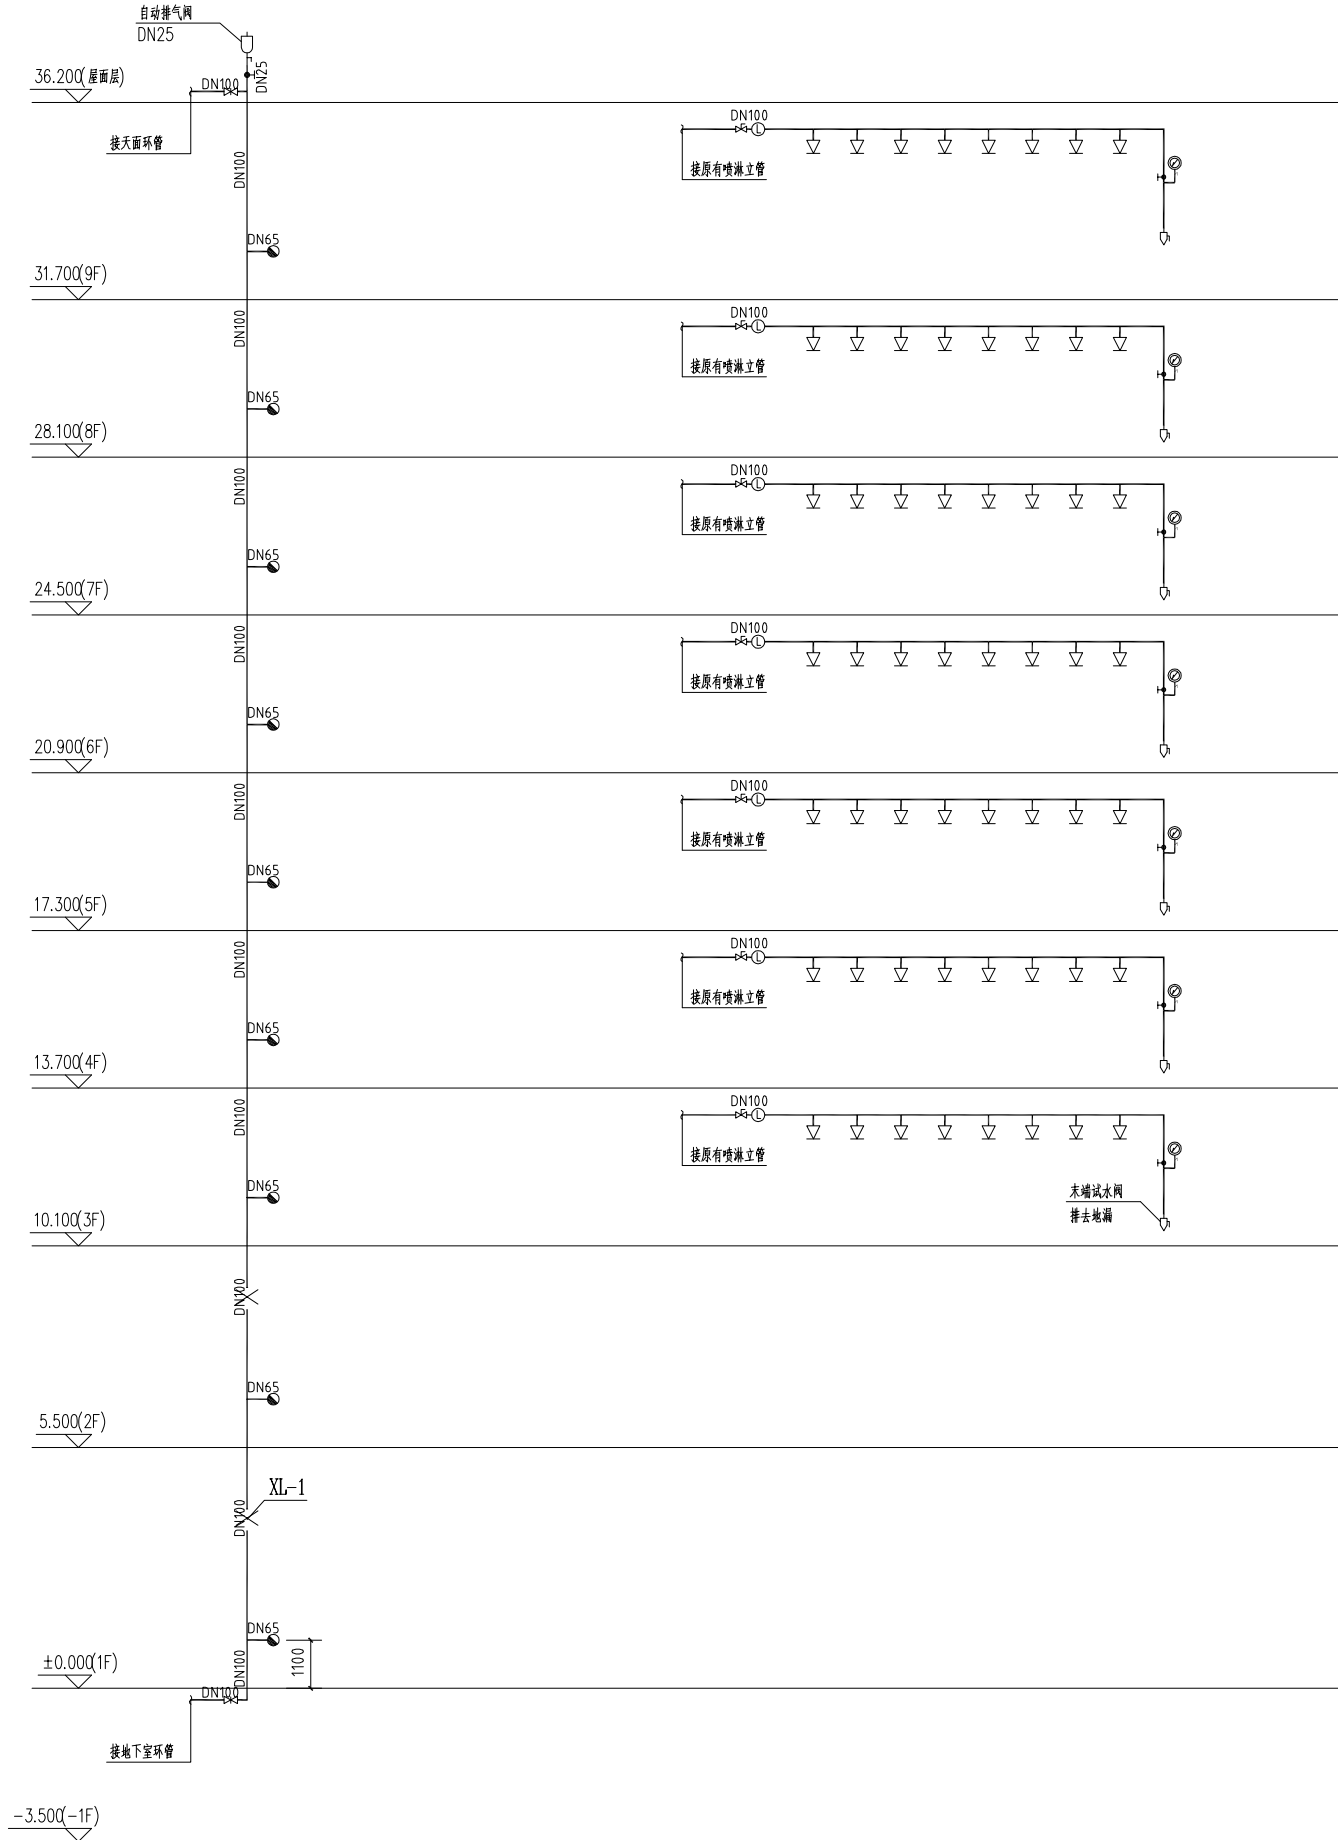

消火栓系统图

喷淋系统图

| | | | | | |
|---|--|--|--------------------|---|--|
| 设计单位 DESIGN INSTITUTE | | | |  | |
| 广州博厦建筑设计研究院有限公司 GUANGZHOU BOSHA ARCHITECTURAL DESIGN INSTITUTE CO.,LTD. | | | | | |
| 证 书 CERTIFICATE | | 建筑工程设计甲级证书编号： A244007828 城乡规划编制甲级资质证书编号： [建]自资规甲字21440265 排水、道路、园林、人防工程设计乙级 证书编号：A244007828 | | | |
| 建设单位 Client | | 国家税务总局信宜市税务局 | | | |
| 工程名称 Project Name | | 国家税务总局信宜市税务局 综合业务办公用房维修改造 | | | |
| 子项名称 Sub-Project | | 消防升级改造工程 | | | |
| 工程编号 Project No. | | | | 子项编号 Sub-Project No. | |
| 审 定 Approved by | | 邓志伟 | | 邓志伟 | |
| 审 核 Verified by | | 辛 乐 | | 辛乐 | |
| 项目负责人 Project manager | | 辛 乐 | | 辛乐 | |
| | | | | | |
| 专业负责人 Profession manager | | 张 劲 | | 张初 | |
| | | | | | |
| 校 对 Checked by | | 张 婕 | | 张婕 | |
| | | | | | |
| 设 计 Designer | | 张 劲 | | 张初 | |
| | | | | | |
| 图纸名称 Drawing Title | | 消火栓系统图 喷淋系统图 | | | |
| 专 业 Discipline | | 消 防 | 阶 段 Stage | 施工图 | |
| 版 次 Version No. | | | 图 号 Drawing No. | XF-02 | |
| 比 例 Scale | | 1:100 | 日 期 Date | 2024.05 | |
| 注册执业专用章 Stamp of Registration | | | | | |
| 单位出图专用章 Stamp of design unit | | | | | |
| 此图纸必须经图纸审图机构审查合格盖章 并经消防审批部门审查合格盖章后方可施工 | | | | | |

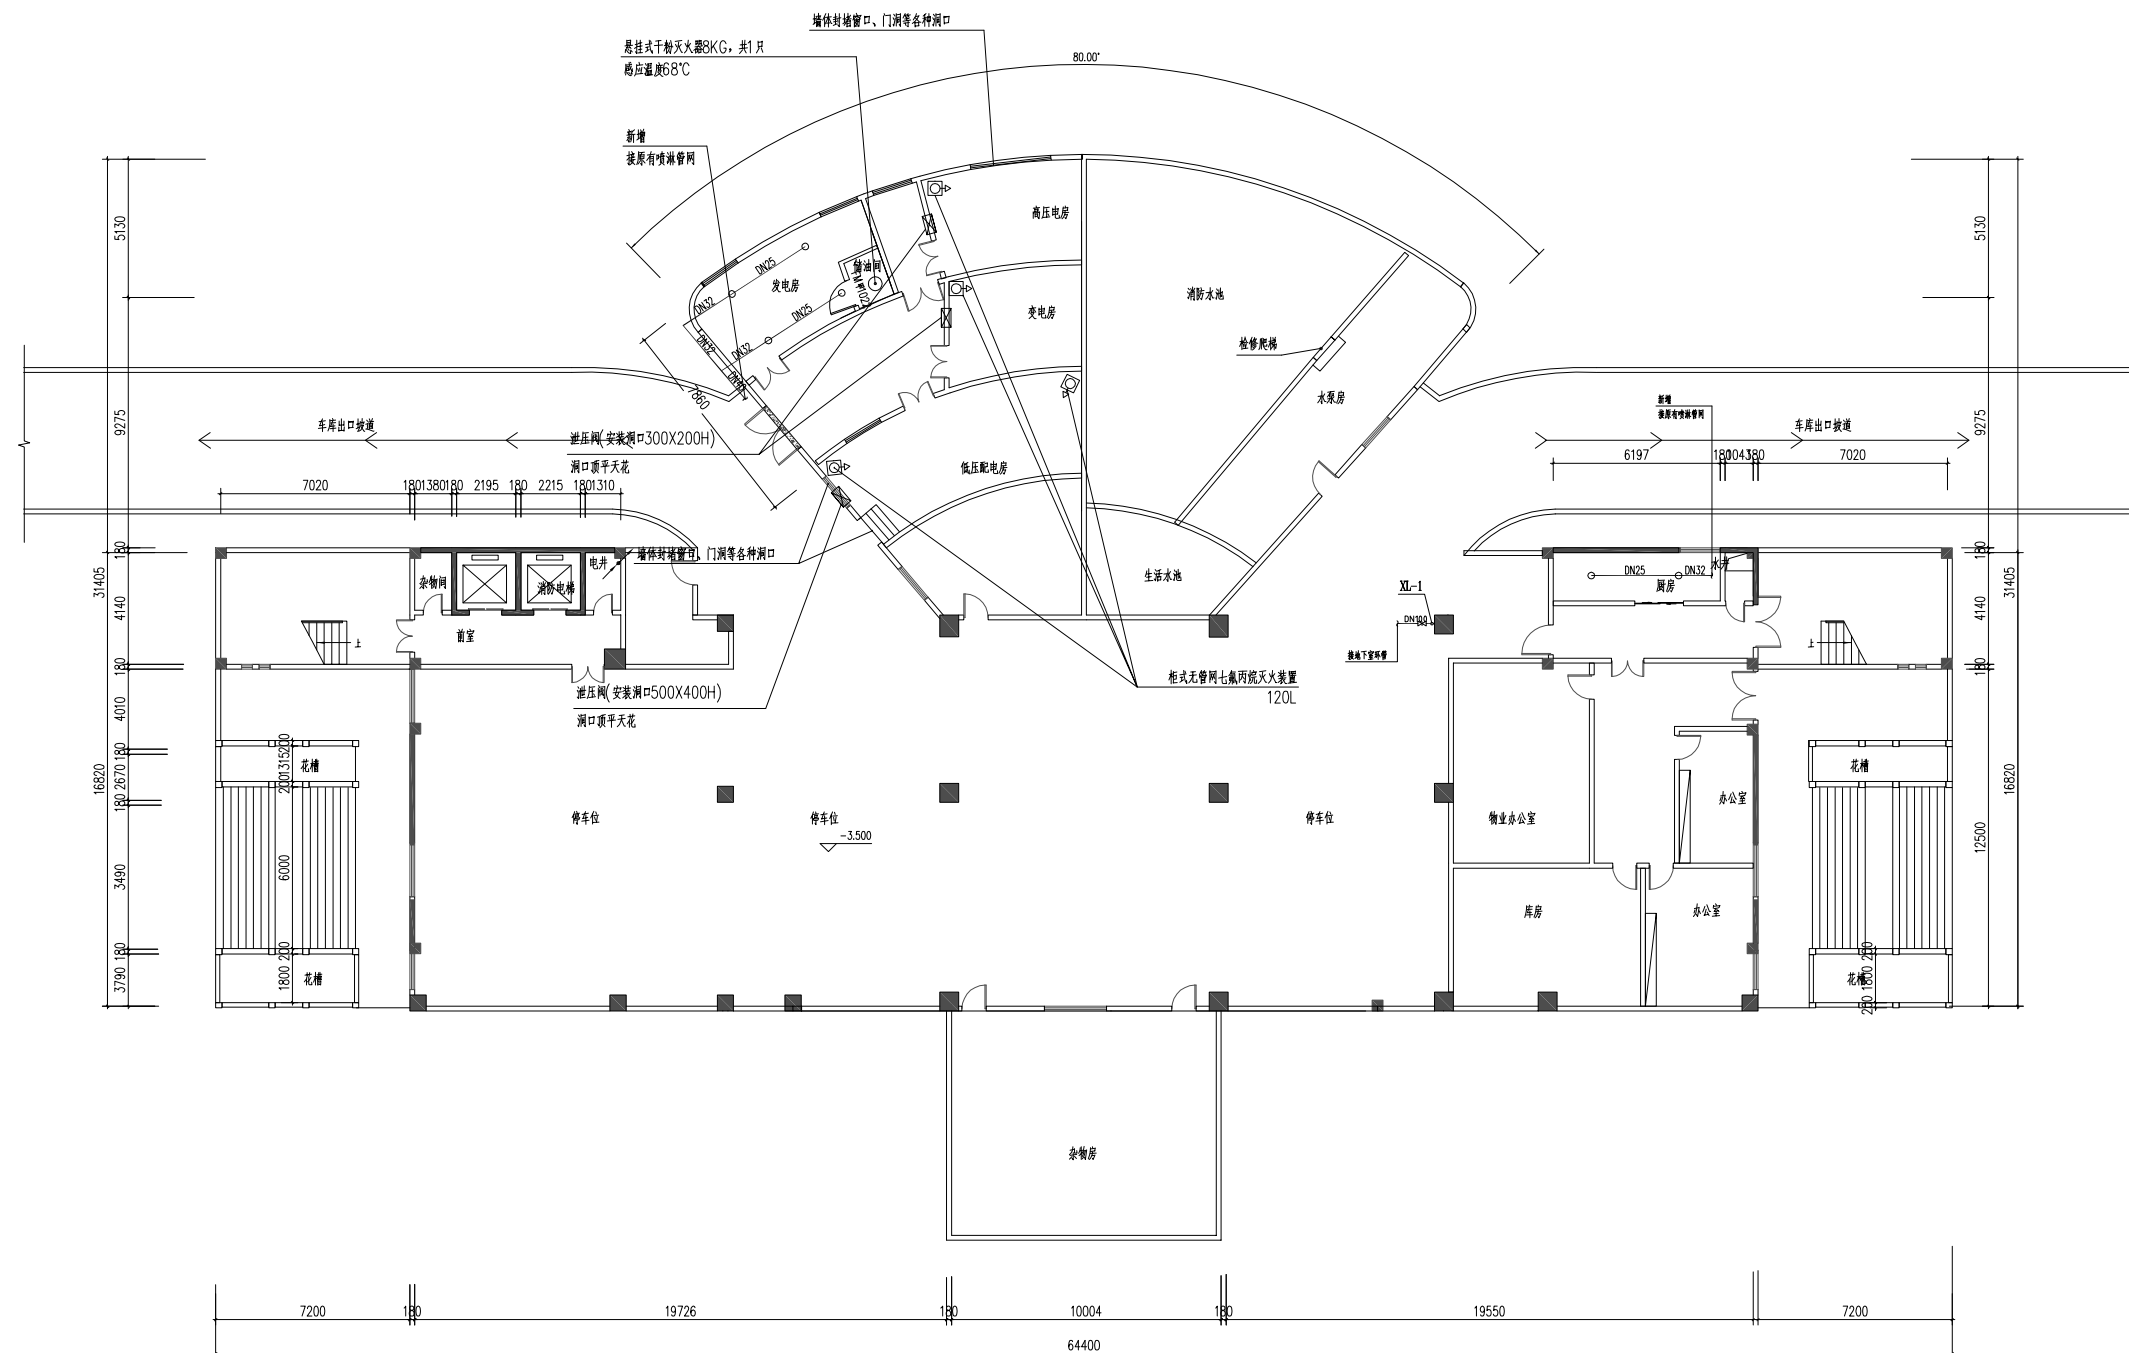

地下室消火栓及喷淋平面图 1:100

设计单位
DESIGN
INSTITUTE



广州博厦建筑设计研究院有限公司
GUANGZHOU BOSHA ARCHITECTURAL DESIGN
INSTITUTE CO., LTD.

证书
CERTIFICATE

建筑工程设计甲级证书编号：
A244007828

城乡规划编制甲级资质证书编号：
[建]自资规甲字21440265

排水、道路、园林、人防工程设计乙级
证书编号：A244007828

| | |
|----------------|--------------|
| 建设单位 Client | 国家税务总局信宜市税务局 |
|----------------|--------------|


| | |
|----------------------|------------------------------|
| 工程名称 Project Name | 国家税务总局信宜市税务局 综合业务办公用房维修改造 |
|----------------------|------------------------------|

| | |
|---------------------|----------|
| 子项名称 Sub-Project | 消防升级改造工程 |
|---------------------|----------|

| | |
|---------------------|-------------------------|
| 工程编号 Project No. | 子项编号 Sub-Project No. |
|---------------------|-------------------------|

| | | |
|--------------------|-----|-----|
| 审 定 Approved by | 邓志伟 | 邓志伟 |
|--------------------|-----|-----|

| | | |
|--------------------|-----|----|
| 审 核 Verified by | 辛 乐 | 辛乐 |
|--------------------|-----|----|

| | | |
|-------|-----|---|
| 项目负责人 | 辛 乐 |  |
|-------|-----|---|

| | | |
|-----------------|--|--|
| Project manager | | |
|-----------------|--|--|

| | | |
|-------|----|----|
| 专业负责人 | 张劲 | 张劲 |
|-------|----|----|

| | | |
|-----------------------|--|--|
| Profession manager | | |
| | | |

| | | |
|-----|-----|----|
| 校 对 | 张 婕 | 张婕 |
|-----|-----|----|

| | | |
|------------|--|--|
| Checked by | | |
| | | |

| | | |
|-----|-----|-----|
| 设 计 | 张 劲 | 张 劲 |
|-----|-----|-----|

| | | |
|----------|--|--|
| Designer | | |
| | | |

| | |
|-----------------------|--------------|
| 图纸名称 Drawing Title | 地下室消火栓及喷淋平面图 |
|-----------------------|--------------|

| | | | |
|-------------------|-----|--------------|-----|
| 专 业 Discipline | 消 防 | 阶 段 Stage | 施工图 |
|-------------------|-----|--------------|-----|

| | | |
|--------------------|--------------------|-------|
| 版 次 Version No. | 图 号 Drawing No. | XF-03 |
|--------------------|--------------------|-------|

| | | | |
|-------------|-------|------------|---------|
| 比例 Scale | 1:100 | 日期 Date | 2024.05 |
|-------------|-------|------------|---------|

注册执业专用章 | Stamp of Registration

单位出图专用章 | Stamp of design unit

此图纸必须经图纸审图机构审查合格盖章
并经消防审批部门审查合格盖章后方可施工

设计单位
DESIGN
INSTITUTE



广州博厦建筑设计研究院有限公司
GUANGZHOU BOSHA ARCHITECTURAL DESIGN
INSTITUTE CO., LTD.

证书
CERTIFICATE
建筑工程设计甲级证书编号：
A244007828
城乡规划编制甲级资质证书编号：
[建]自资规甲字21440265
排水、道路、园林、人防工程设计乙级
证书编号：A244007828

建设单位
Client
国家税务总局信宜市税务局

工程名称
Project Name
国家税务总局信宜市税务局
综合业务办公用房维修改造

子项名称
Sub-Project
消防升级改造工程

工程编号
Project No.
子项编号
Sub-Project No.

审定
Approved by
邓志伟

审核
Verified by
辛乐

项目负责人
Project manager
辛乐

专业负责人
Profession manager
张劲

校对
Checked by
张婕

设计
Designer
张劲

图纸名称
Drawing Title
首层消火栓及喷淋平面图

专业
Discipline
消防

阶段
Stage
施工图


版次
Version No.
图号
Drawing No.
XF-04

比例
Scale
1:100
日期
Date
2024.05

注册执业专用章 | Stamp of Registration

单位出图专用章 | Stamp of design unit

此图纸必须经图纸审图机构审查合格盖章
并经消防审批部门审查合格盖章后方可施工

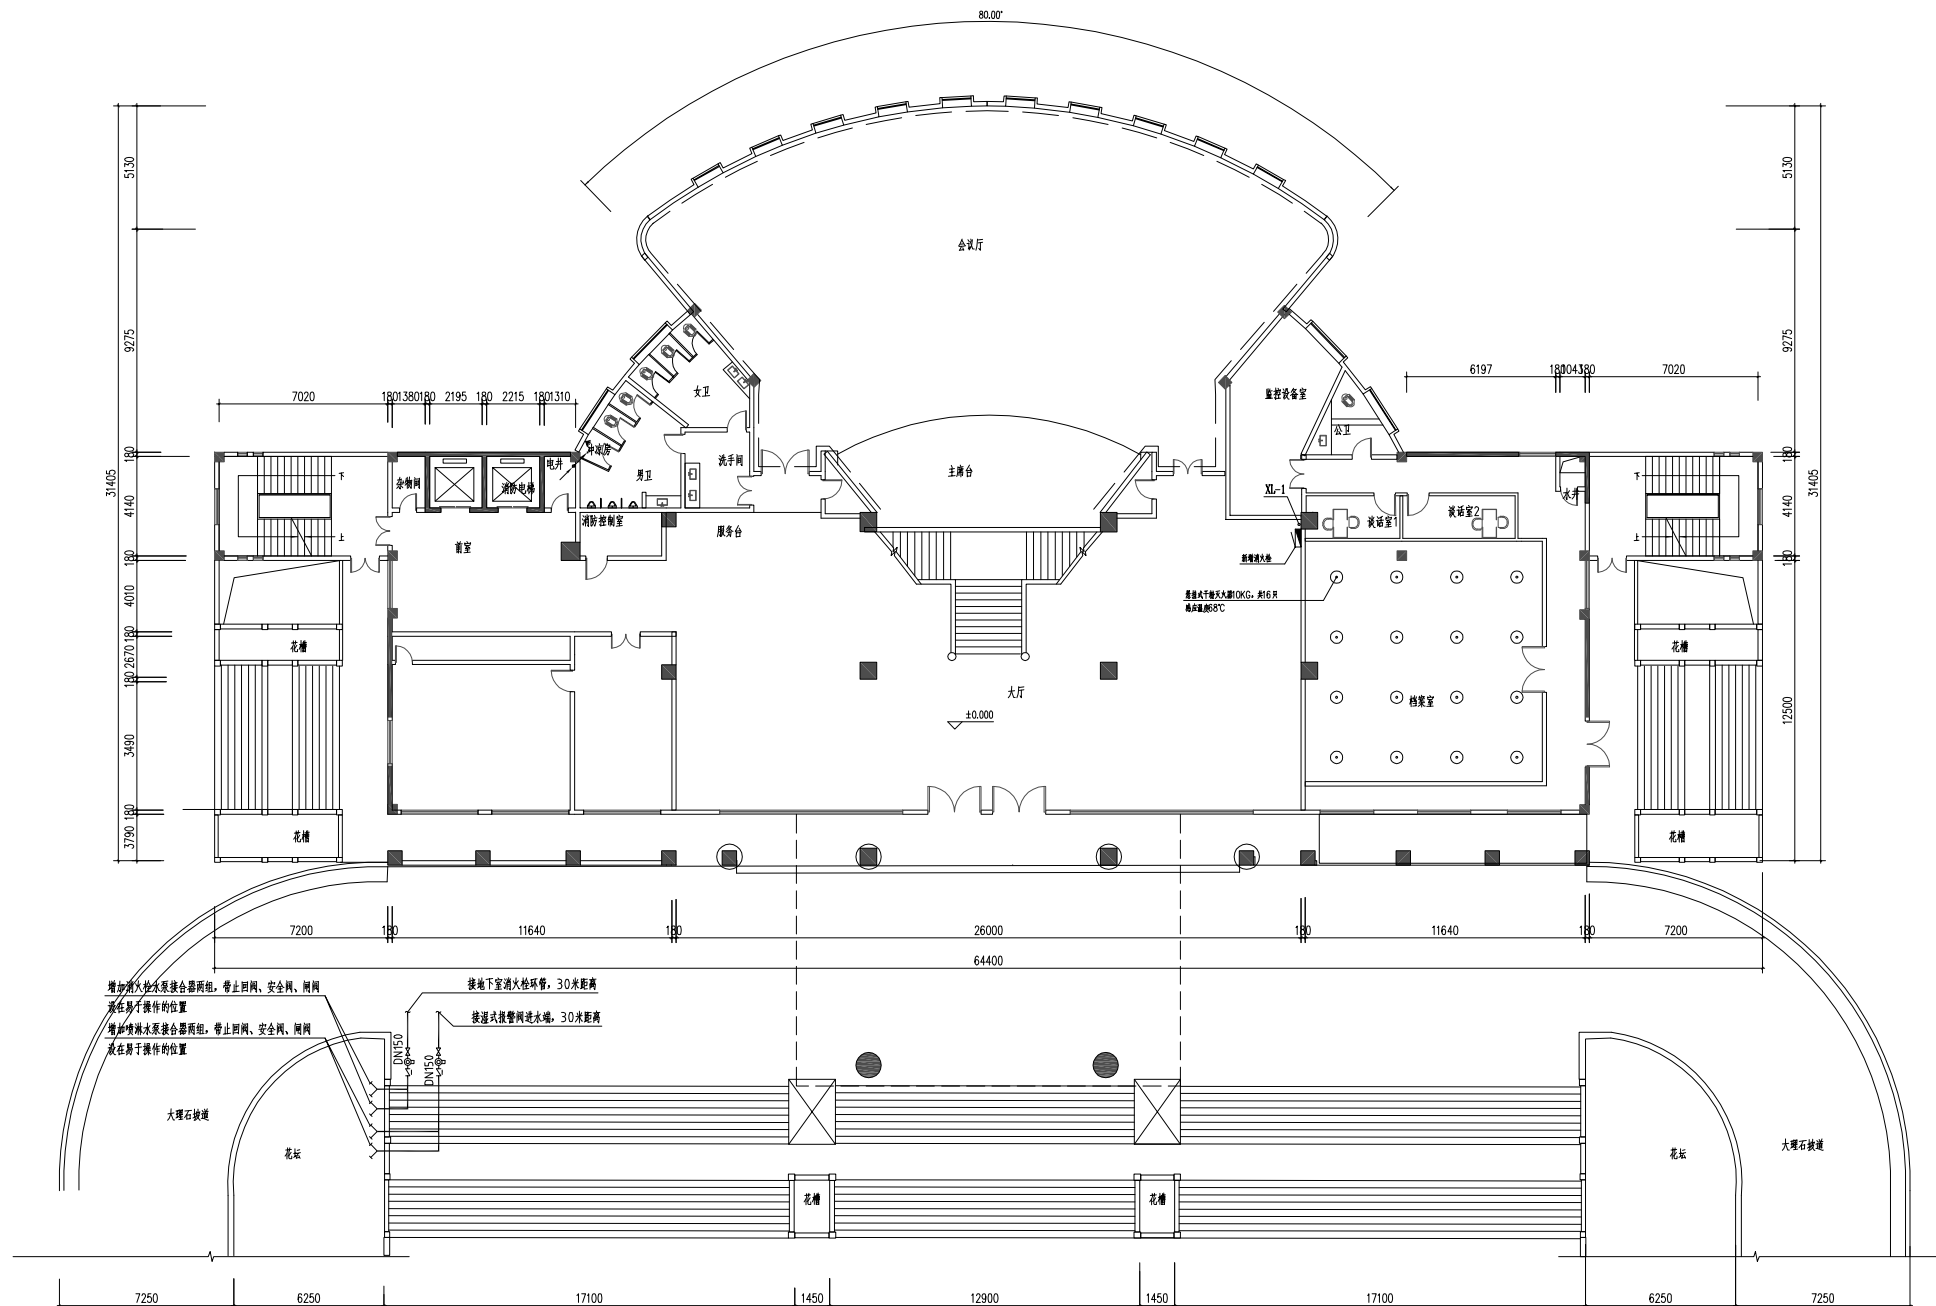

说明:

1. 本层新增1只室内消火栓, 采用钢制箱体, 铝合金门框, 箱内配置公称直径65有内衬里的消防水带, 长度25m, 直径16mm的消防水枪; 消防软管卷盘应配置内径 ϕ 19的消防软管, 长度30m, 喷嘴直径6mm;
2. 消防水泵接合器(型号SQD100, 共4只)生锈、老化, 需更换;
3. 每层三只原有消防箱内的配置(公称直径65有内衬里的消防水带, 长度25m, 直径16mm的消防水枪; 消防软管卷盘内径 ϕ 19, 长度30m, 喷嘴直径6mm; DN65栓头)生锈、老化, 需更换;
4. 保留通道的喷淋头及支管, 新增主管及室内喷淋头和支管, 喷头采用K=115的快速响应喷头, 接口DN20, 管道采用热镀锌钢管;
5. 所有场所均安装天花, 室内喷头定位根据现有天花造型适当调整, 天花先拆后恢复。

首层消火栓及喷淋平面图 1:100

设计单位
DESIGN
INSTITUTE



广州博厦建筑设计研究院有限公司
GUANGZHOU BOSHA ARCHITECTURAL DESIGN
INSTITUTE CO., LTD.

证书
CERTIFICATE
建筑工程设计甲级证书编号:
A244007828
城乡规划编制甲级资质证书编号:
[建]自资规甲字21440265
排水、道路、园林、人防工程设计乙级
证书编号: A244007828

建设单位
Client
国家税务总局信宜市税务局

工程名称
Project Name
国家税务总局信宜市税务局
综合业务办公用房维修改造

子项名称
Sub-Project
消防升级改造工程

工程编号
Project No.
子项编号
Sub-Project No.

审定
Approved by
邓志伟

审核
Verified by
辛乐

项目负责人
Project manager
辛乐

专业负责人
Profession manager
张劲

校对
Checked by
张婕

设计
Designer
张劲

图纸名称
Drawing Title
二层消火栓及喷淋平面图

专业
Discipline
消防


版次
Version No.
图号
Drawing No.
XF-05

比例
Scale
1:100
日期
Date
2024.05

注册执业专用章 | Stamp of Registration

单位出图专用章 | Stamp of design unit

此图纸必须经图纸审图机构审查合格盖章
并经消防审批部门审查合格盖章后方可施工

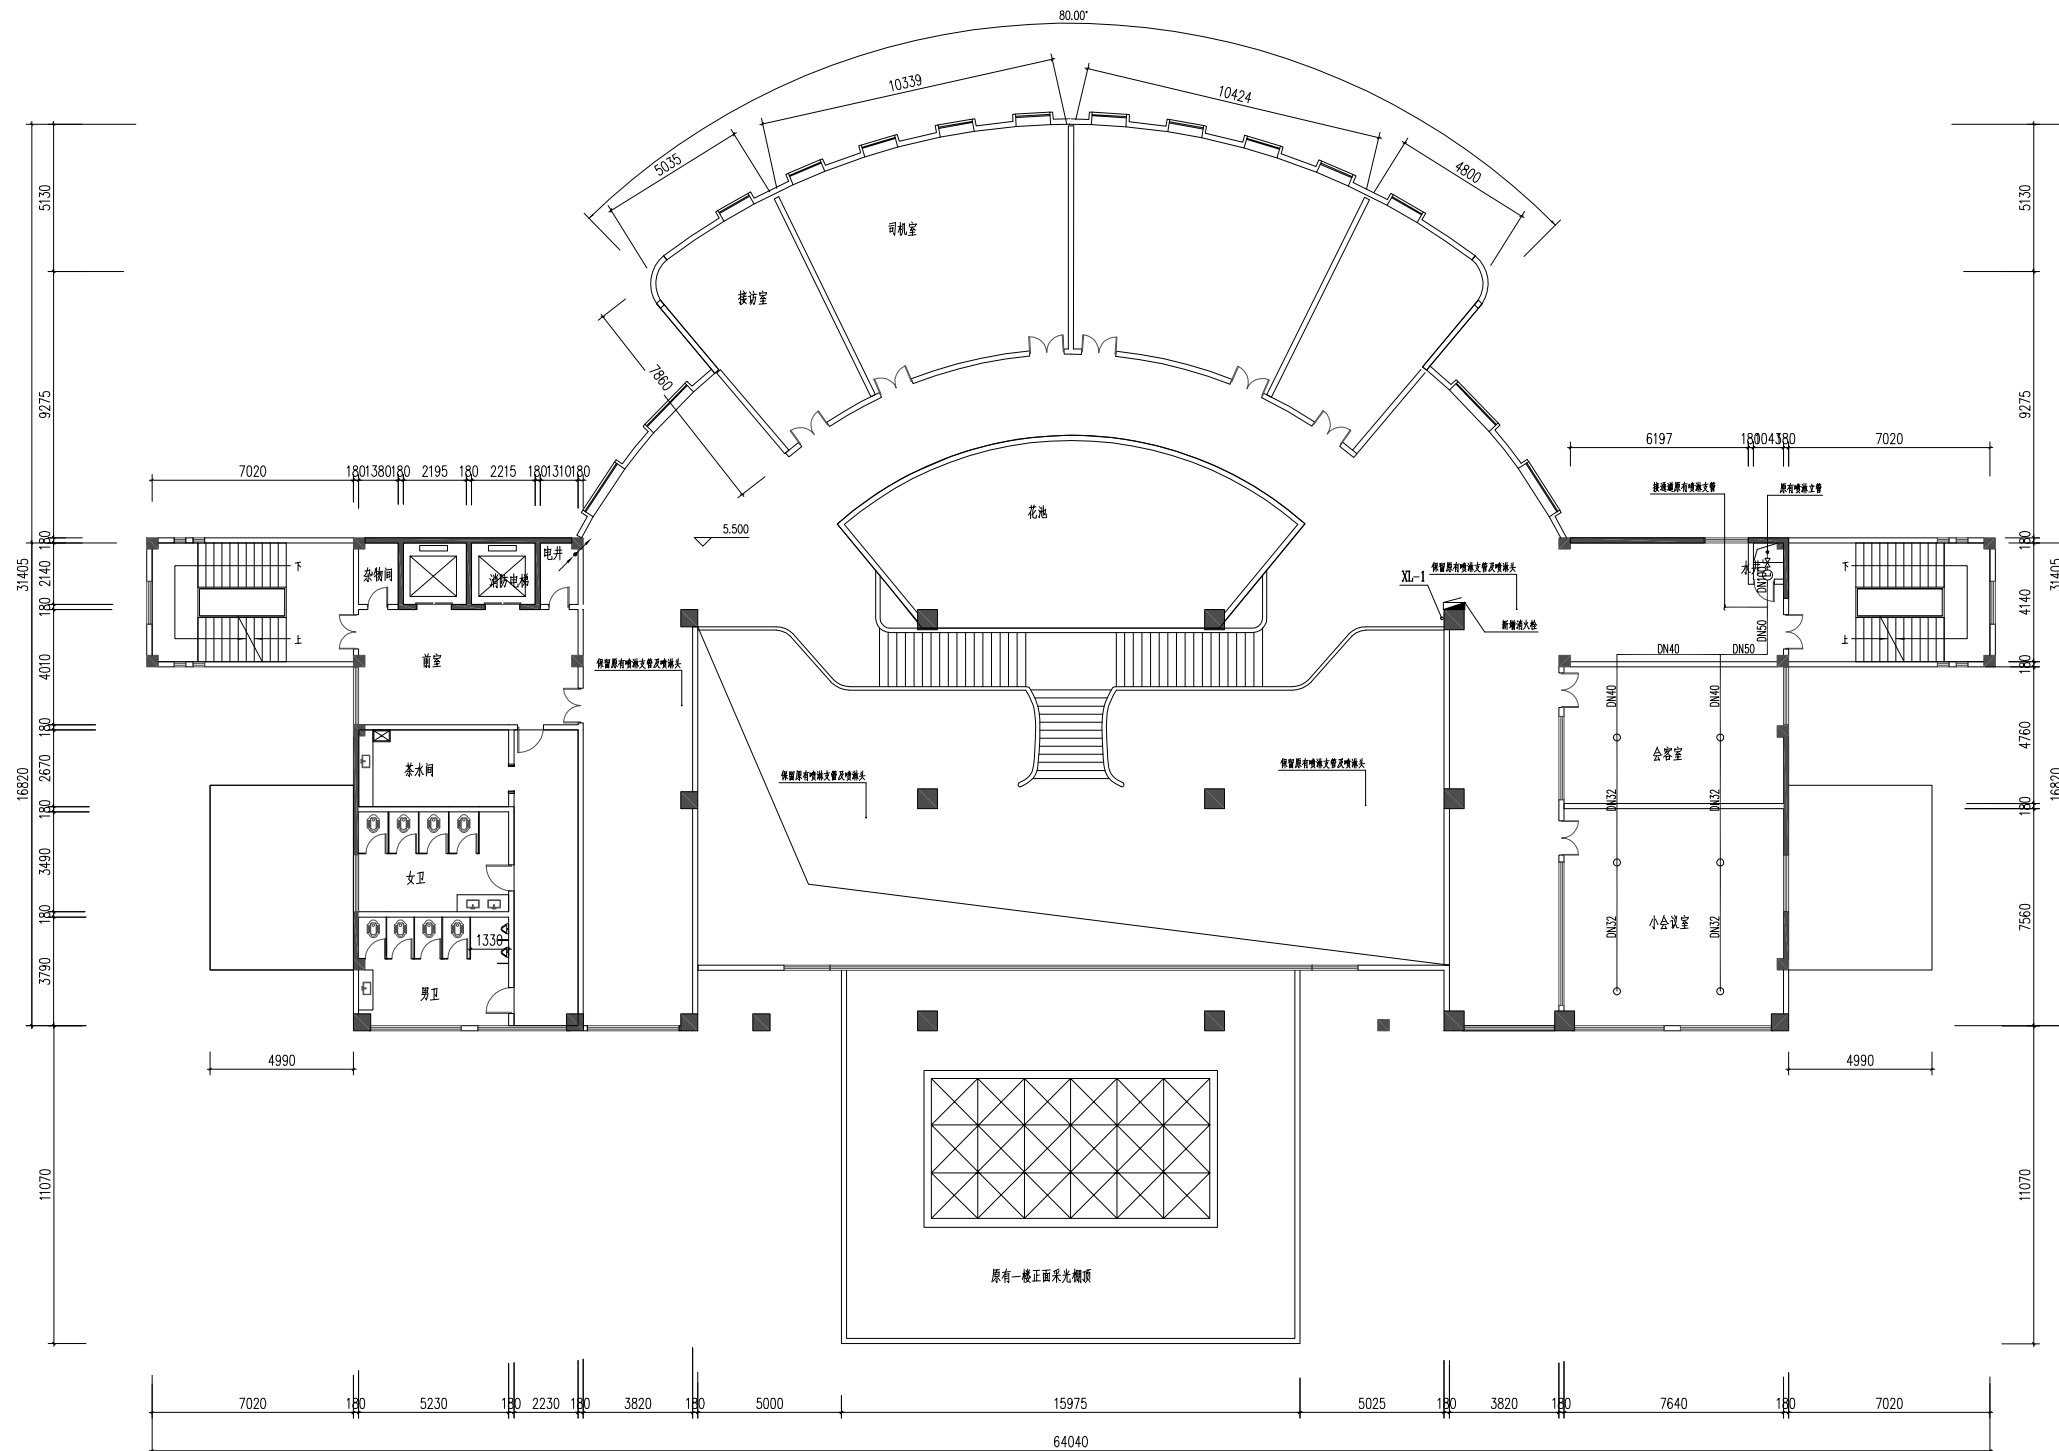

说明:

1. 本层新增1只室内消火栓, 采用铜制箱体, 铝合金门框, 箱内配置公称直径65有内衬里的消防水带, 长度25m, 直径16mm的消防水枪; 消防软管卷盘应配置内径 ϕ 19的消防软管, 长度30m, 喷嘴直径6mm;
2. 消防水泵接合器(型号SQD100, 共4只)生锈、老化, 需更换;
3. 每层三只原有消防箱内的配置(公称直径65有内衬里的消防水带, 长度25m, 直径16mm的消防水枪; 消防软管卷盘内径 ϕ 19, 长度30m, 喷嘴直径6mm; DN65栓头)生锈、老化, 需更换;
4. 保留通道的喷淋头及支管, 新增主管及室内喷淋头和支管, 喷头采用K=115的快速响应喷头, 接口DN20, 管道采用热镀锌钢管;
5. 所有场所均安装天花, 室内喷头定位根据现有天花造型适当调整, 天花先拆后恢复。

二层消火栓及喷淋平面图 1:100

设计单位
DESIGN
INSTITUTE



广州博厦建筑设计研究院有限公司
GUANGZHOU BOSHA ARCHITECTURAL DESIGN
INSTITUTE CO., LTD.

证书
CERTIFICATE
建筑工程设计甲级证书编号:
A244007828
城乡规划编制甲级资质证书编号:
[建]自资规甲字21440265
排水、道路、园林、人防工程设计乙级
证书编号: A244007828

建设单位
Client
国家税务总局信宜市税务局

工程名称
Project Name
国家税务总局信宜市税务局
综合业务办公用房维修改造

子项名称
Sub-Project
消防升级改造工程

工程编号
Project No.
子项编号
Sub-Project No.

审定
Approved by
邓志伟

审核
Verified by
辛乐

项目负责人
Project manager
辛乐

专业负责人
Profession manager
张劲

校对
Checked by
张婕

设计
Designer
张劲

图纸名称
Drawing Title
三层消火栓及喷淋平面图

专业
Discipline
消防

阶段
Stage
施工图


版次
Version No.
图号
Drawing No.
XF-06

比例
Scale
1:100
日期
Date
2024.05

注册执业专用章 | Stamp of Registration

单位出图专用章 | Stamp of design unit

此图纸必须经图纸审图机构审查合格盖章
并经消防审批部门审查合格盖章后方可施工

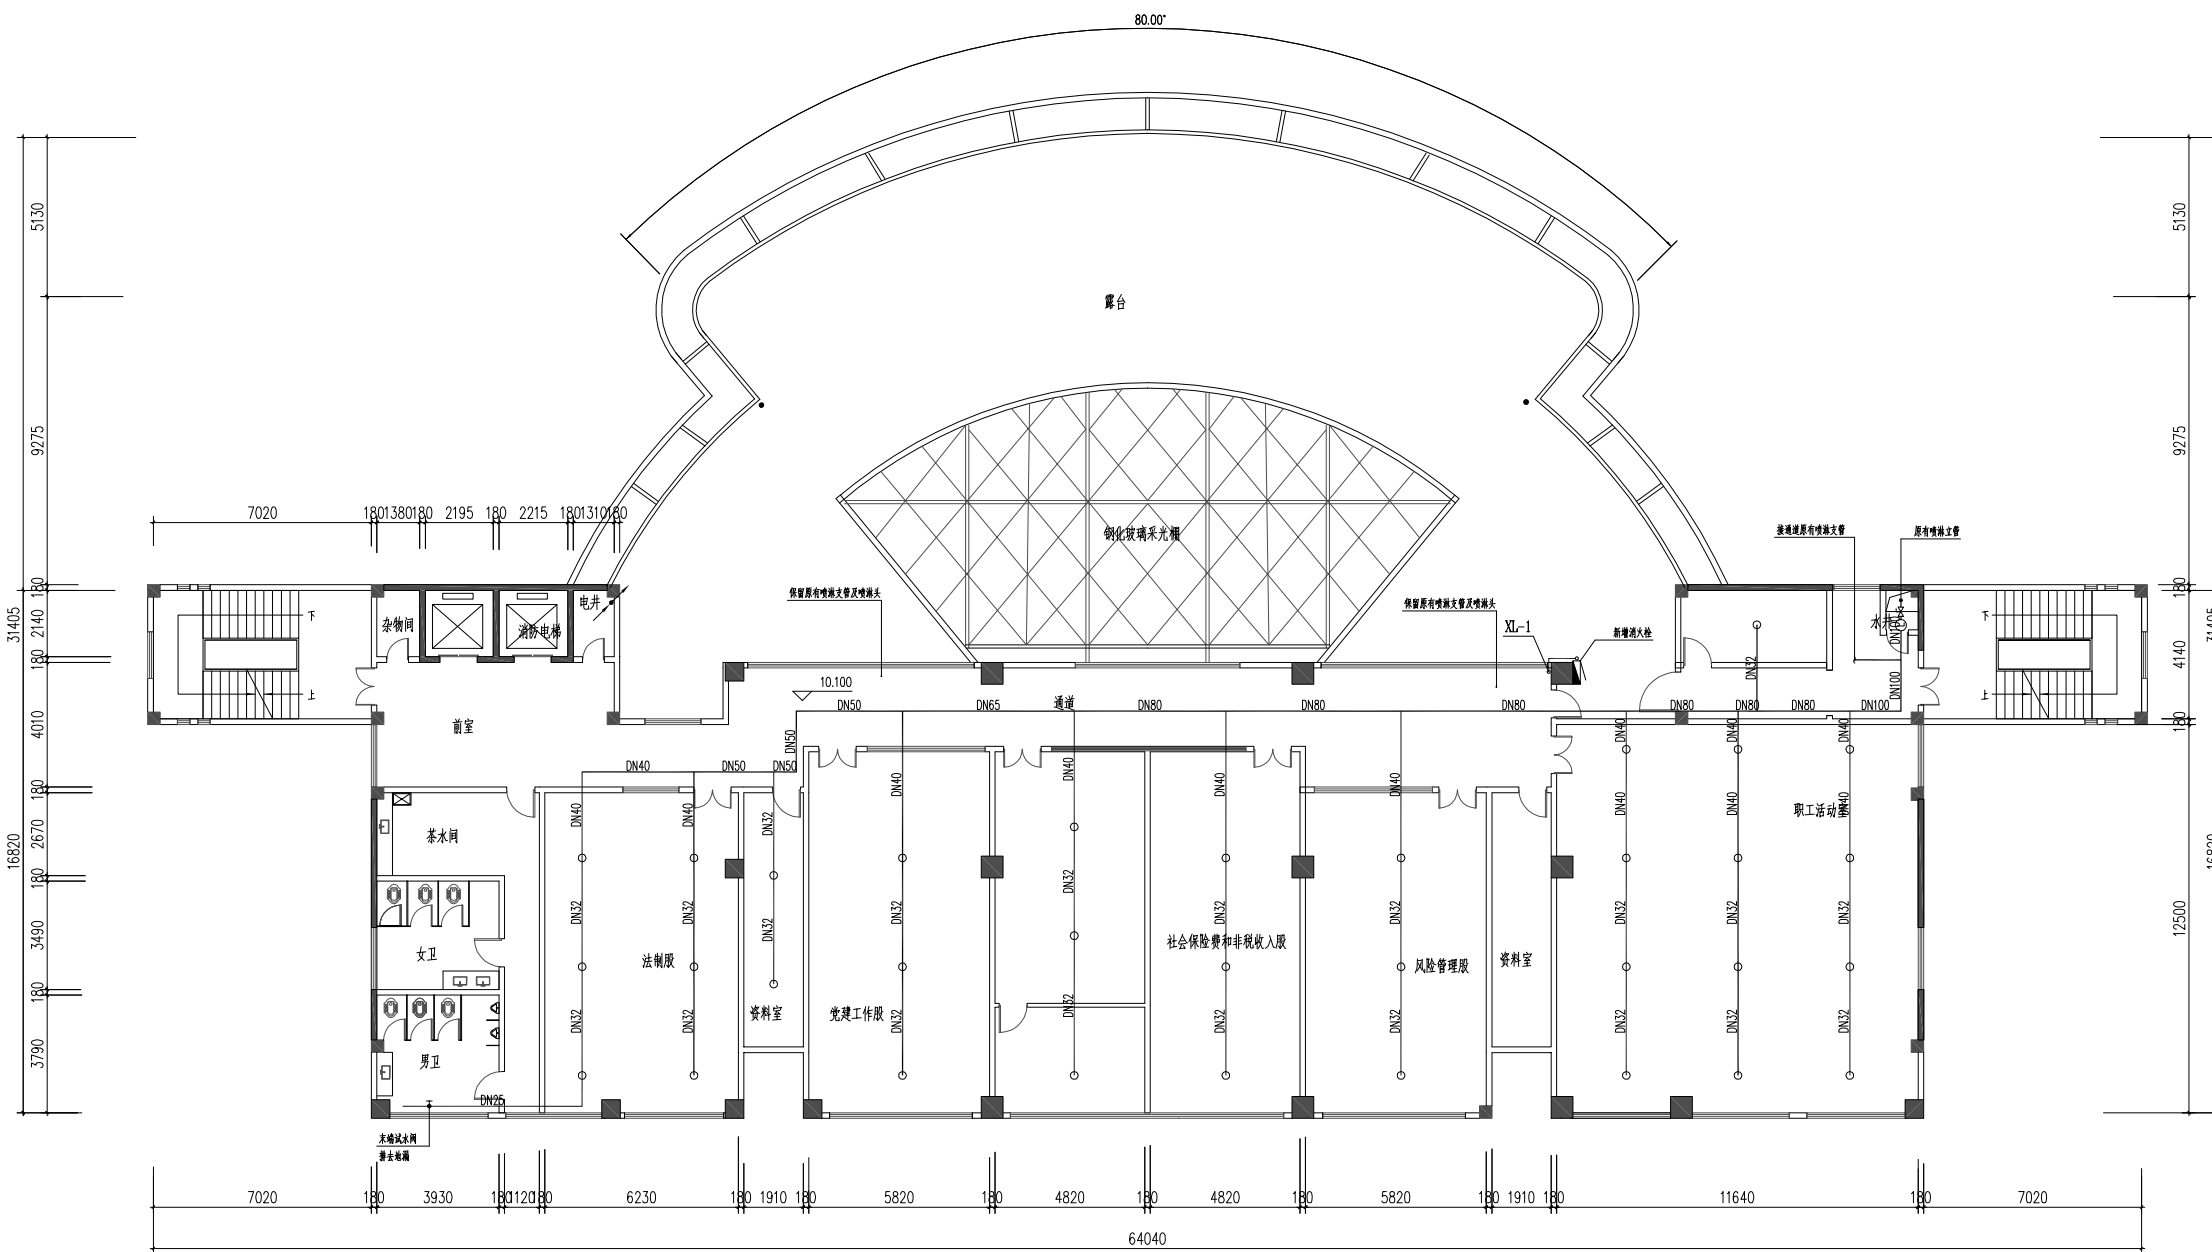

- 说明:
1. 本层新增1只室内消火栓, 采用钢制箱体, 铝合金门框, 箱内配置公称直径65有内衬里的消防水带, 长度25m, 直径16mm的消防水枪; 消防软管卷盘应配置内径 ϕ 19的消防软管, 长度30m, 喷嘴直径6mm;
 2. 消防水泵接合器(型号SQD100, 共4只)生锈、老化, 需更换;
 3. 每层三只原有消防箱内的配置(公称直径65有内衬里的消防水带, 长度25m, 直径16mm的消防水枪; 消防软管卷盘内径 ϕ 19, 长度30m, 喷嘴直径6mm; DN65栓头)生锈、老化, 需更换;
 4. 保留通道的喷淋头及支管, 新增主管及室内喷淋头和支管, 喷头采用K=115的快速响应喷头, 接口DN20, 管道采用热镀锌钢管;
 5. 所有场所均安装天花, 室内喷头定位根据现有天花造型适当调整, 天花先拆后恢复。

三层消火栓及喷淋平面图 1:100

设计单位
DESIGN
INSTITUTE



广州博厦建筑设计研究院有限公司
GUANGZHOU BOSHA ARCHITECTURAL DESIGN
INSTITUTE CO., LTD.

证书
CERTIFICATE
建筑工程设计甲级证书编号：
A244007828
城乡规划编制甲级资质证书编号：
[建]自资规甲字21440265
排水、道路、园林、人防工程设计乙级
证书编号：A244007828

建设单位
Client
国家税务总局信宜市税务局

工程名称
Project Name
国家税务总局信宜市税务局
综合业务办公用房维修改造

子项名称
Sub-Project
消防升级改造工程

工程编号
Project No.
子项编号
Sub-Project No.

审定
Approved by
邓志伟

审核
Verified by
辛乐

项目负责人
Project manager
辛乐

专业负责人
Profession manager
张劲

校对
Checked by
张婕

设计
Designer
张劲

图纸名称
Drawing Title
四层消火栓及喷淋平面图

专业
Discipline
消防


版次
Version No.
图号
Drawing No.
XF-07

比例
Scale
1:100
日期
Date
2024.05

注册执业专用章 | Stamp of Registration

单位出图专用章 | Stamp of design unit

此图纸必须经图纸审图机构审查合格盖章
并经消防审批部门审查合格盖章后方可施工

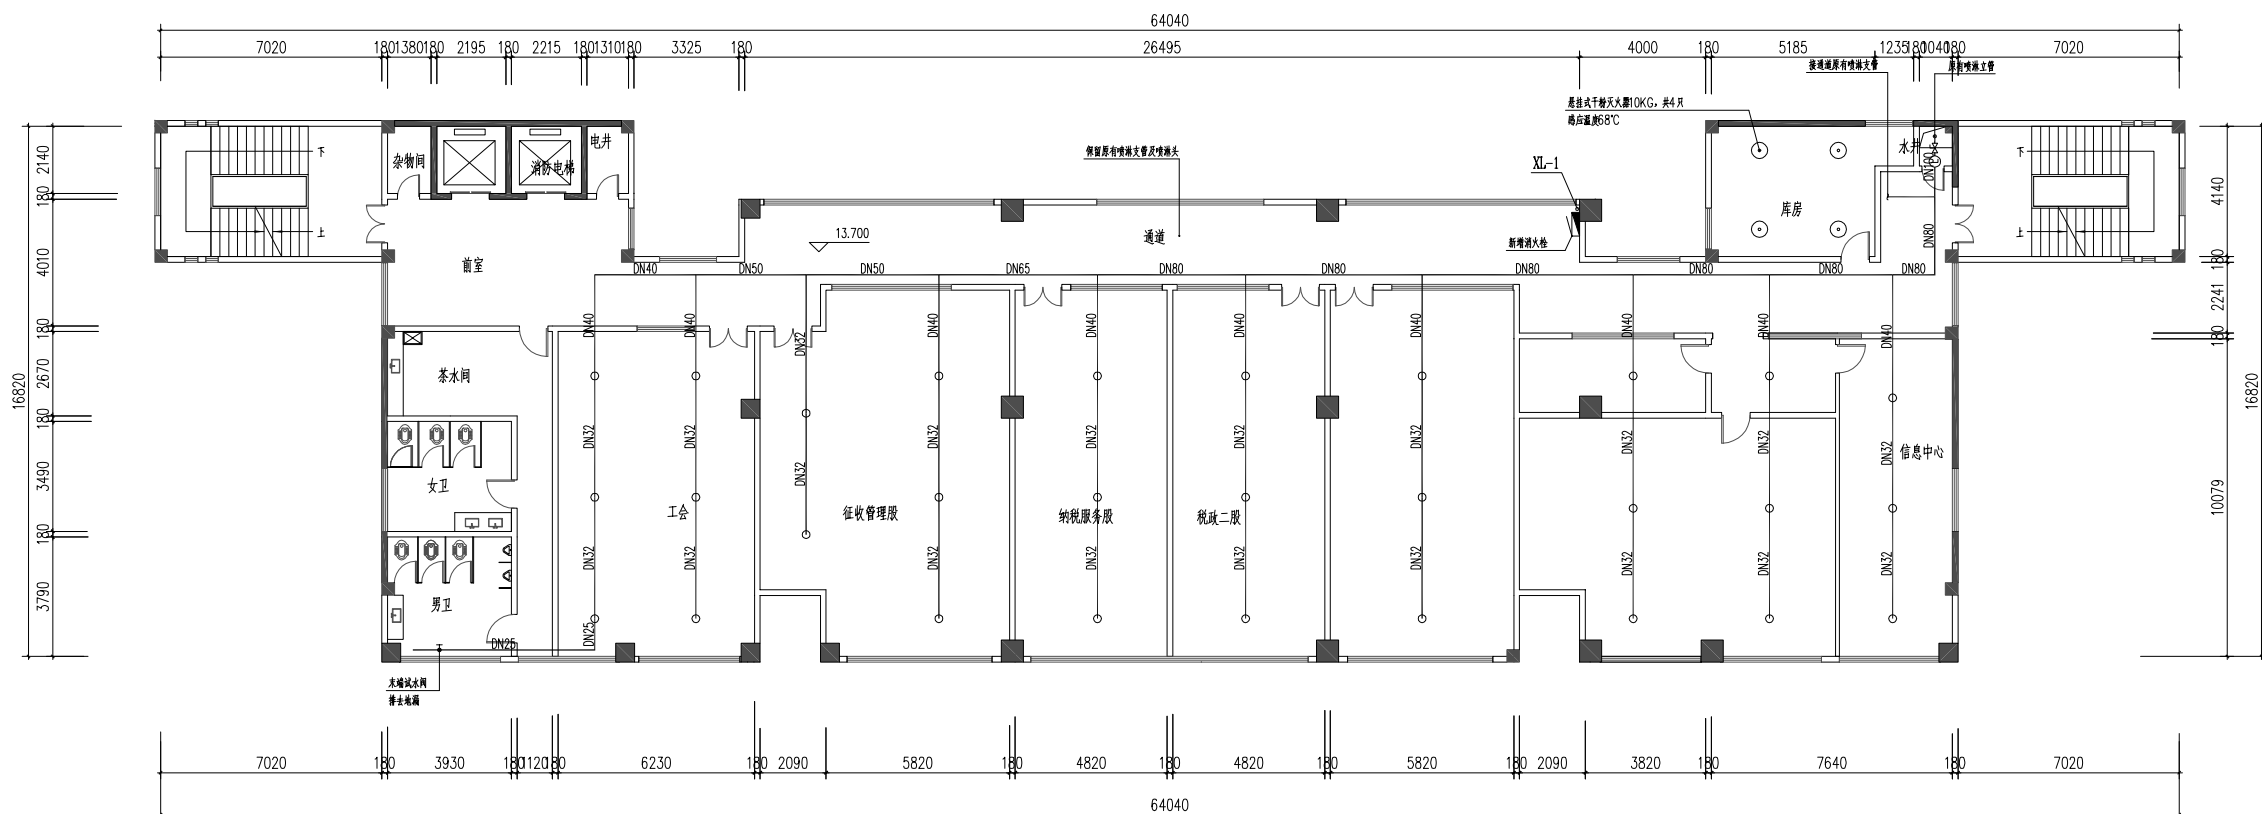

四层消火栓及喷淋平面图 1:100

说明:

1. 本层新增1只室内消火栓, 采用铜制箱体, 铝合金门框, 箱内配置公称直径65有内衬里的消防水带, 长度25m, 直径16mm的消防水枪; 消防软管卷盘应配置内径 ϕ 19的消防软管, 长度30m, 喷嘴直径6mm;
2. 消防水泵接合器(型号SQD100, 共4只)生锈、老化, 需更换;
3. 每层三只原有消防箱内的配置(公称直径65有内衬里的消防水带, 长度25m, 直径16mm的消防水枪; 消防软管卷盘内径 ϕ 19, 长度30m, 喷嘴直径6mm; DN65栓头)生锈、老化, 需更换;
4. 保留通道的喷淋头及支管, 新增主管及室内喷淋头和支管, 喷头采用K=115的快速响应喷头, 接口DN20, 管道采用热镀锌钢管;
5. 所有场所均安装天花, 室内喷头定位根据现有天花造型适当调整, 天花先拆后恢复。

设计单位
DESIGN
INSTITUTE



广州博厦建筑设计研究院有限公司
GUANGZHOU BOSHA ARCHITECTURAL DESIGN
INSTITUTE CO., LTD.

证书
CERTIFICATE
建筑工程设计甲级证书编号:
A244007828
城乡规划编制甲级资质证书编号:
[建]自资规甲字21440265
排水、道路、园林、人防工程设计乙级
证书编号: A244007828

建设单位
Client
国家税务总局信宜市税务局

工程名称
Project Name
国家税务总局信宜市税务局
综合业务办公用房维修改造

子项名称
Sub-Project
消防升级改造工程

工程编号
Project No.
子项编号
Sub-Project No.

审定
Approved by
邓志伟

审核
Verified by
辛乐

项目负责人
Project manager
辛乐

专业负责人
Profession manager
张劲

校对
Checked by
张婕

设计
Designer
张劲

图纸名称
Drawing Title
五层消火栓及喷淋平面图

专业
Discipline
消防


版次
Version No.
图号
Drawing No.
XF-08

比例
Scale
1:100
日期
Date
2024.05

注册执业专用章 | Stamp of Registration

单位出图专用章 | Stamp of design unit

此图纸必须经图纸审图机构审查合格盖章
并经消防审批部门审查合格盖章后方可施工

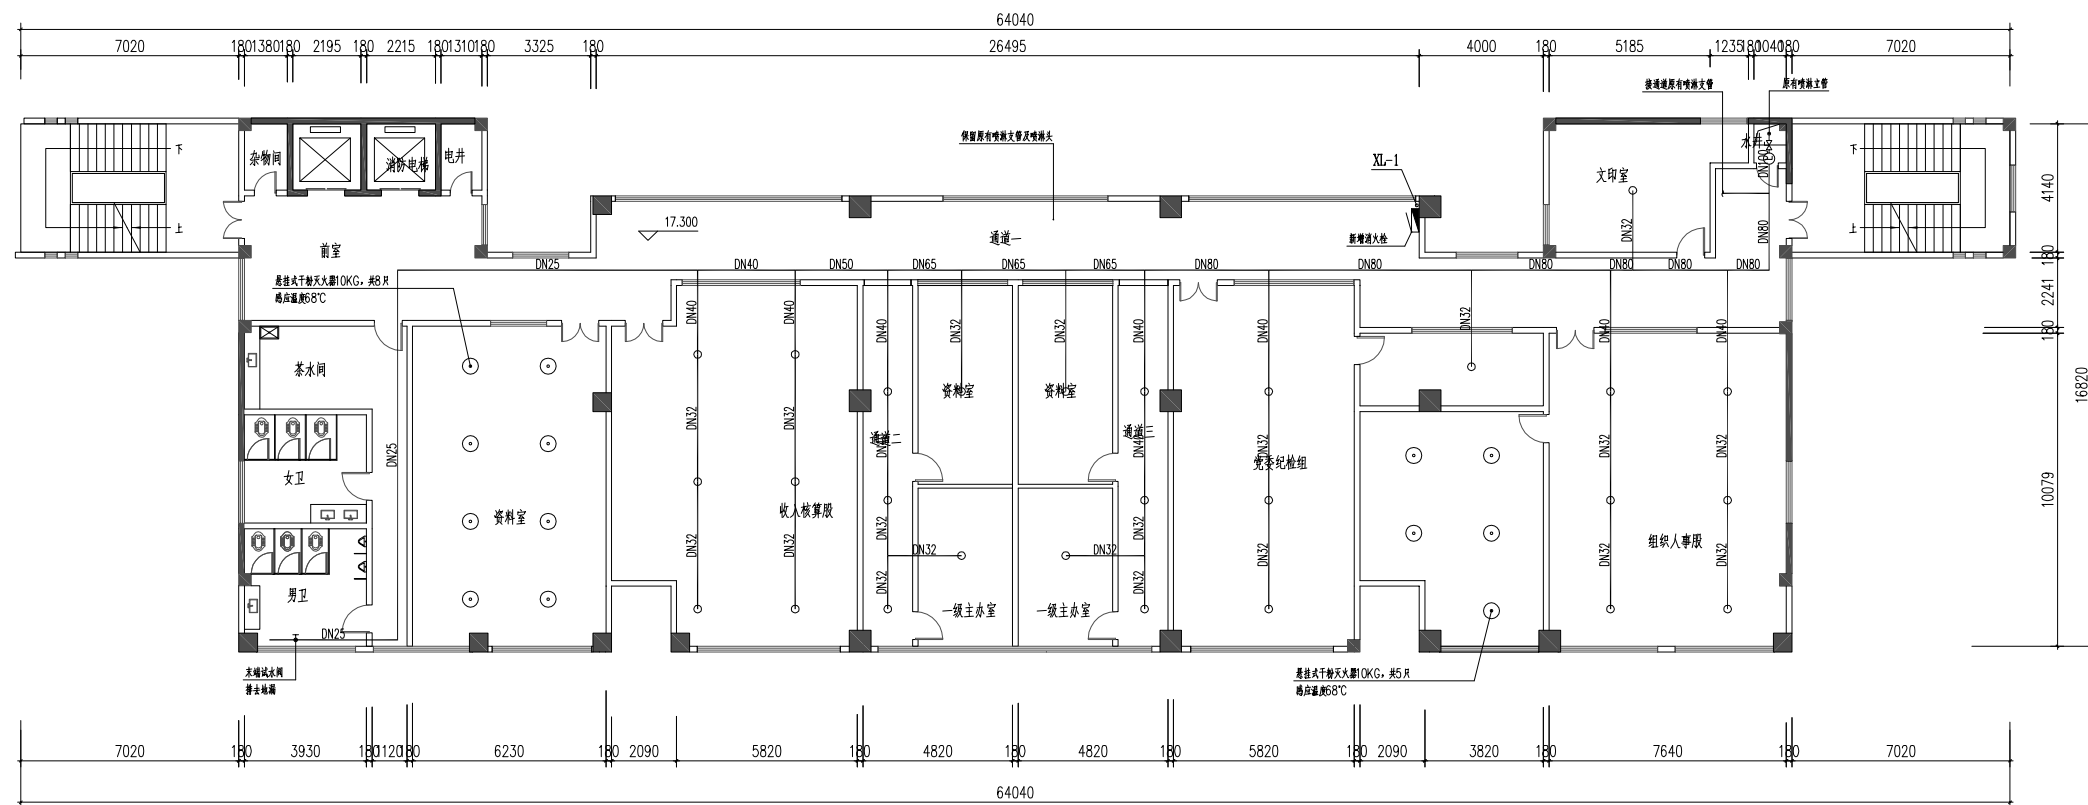

五层消火栓及喷淋平面图 1:100

说明:

1. 本层新增1只室内消火栓, 采用铜制箱体, 铝合金门框, 箱内配置公称直径65有内衬里的消防水带, 长度25m, 直径16mm的消防水枪; 消防软管卷盘应配置内径 ϕ 19的消防软管, 长度30m, 喷嘴直径6mm;
2. 消防水泵接合器(型号SQD100, 共4只)生锈、老化, 需更换;
3. 每层三只原有消防箱内的配置(公称直径65有内衬里的消防水带, 长度25m, 直径16mm的消防水枪; 消防软管卷盘内径 ϕ 19, 长度30m, 喷嘴直径6mm; DN65栓头)生锈、老化, 需更换;
4. 保留通道的喷淋头及支管, 新增主管及室内喷淋头和支管, 喷头采用K=115的快速响应喷头, 接口DN20, 管道采用热镀锌钢管;
5. 所有场所均安装天花, 室内喷头定位根据现有天花造型适当调整, 天花先拆后恢复。

设计单位
DESIGN
INSTITUTE



广州博厦建筑设计研究院有限公司
GUANGZHOU BOSHA ARCHITECTURAL DESIGN
INSTITUTE CO., LTD.

证书
CERTIFICATE
建筑工程设计甲级证书编号:
A244007828
城乡规划编制甲级资质证书编号:
[建]自资规甲字21440265
排水、道路、园林、人防工程设计乙级
证书编号: A244007828

建设单位
Client
国家税务总局信宜市税务局

工程名称
Project Name
国家税务总局信宜市税务局
综合业务办公用房维修改造

子项名称
Sub-Project
消防升级改造工程

工程编号
Project No.
子项编号
Sub-Project No.

审定
Approved by
邓志伟

审核
Verified by
辛乐

项目负责人
Project manager
辛乐

专业负责人
Profession manager
张劲

校对
Checked by
张婕

设计
Designer
张劲

图纸名称
Drawing Title
六层消火栓及喷淋平面图

专业
Discipline
消防


版次
Version No.
图号
Drawing No.
XF-09

比例
Scale
1:100
日期
Date
2024.05

注册执业专用章 | Stamp of Registration

单位出图专用章 | Stamp of design unit

此图纸必须经图纸审图机构审查合格盖章
并经消防审批部门审查合格盖章后方可施工

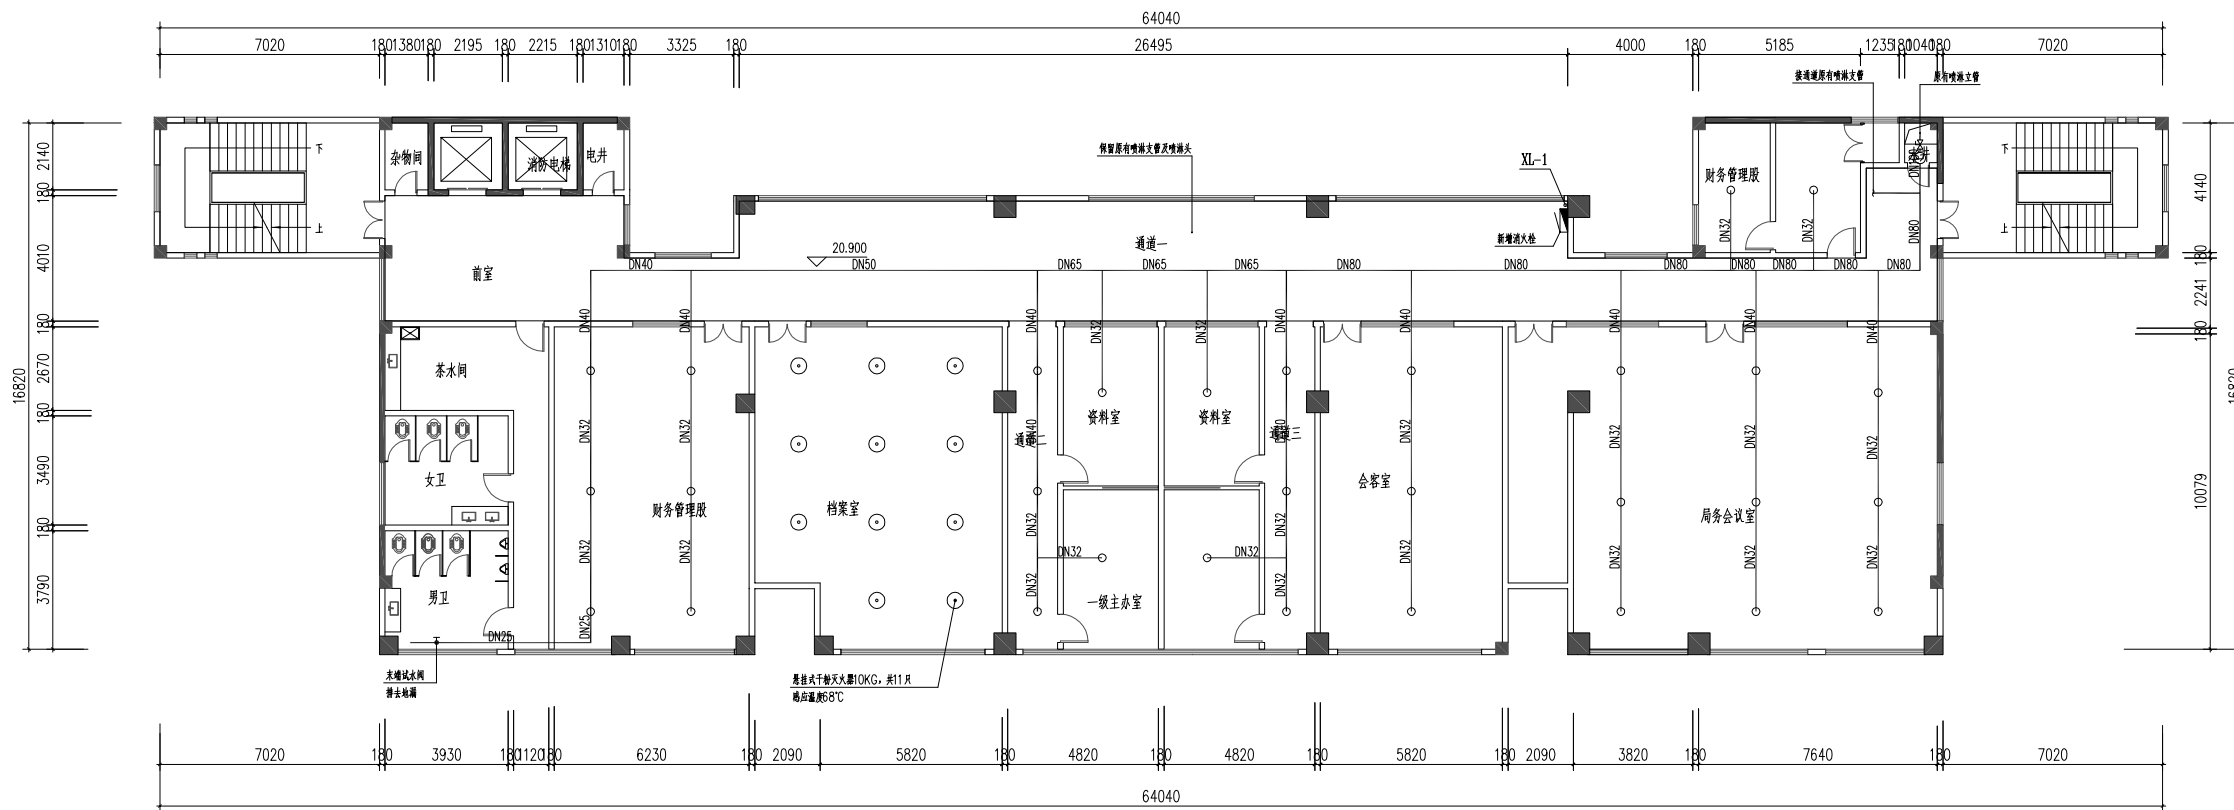

六层消火栓及喷淋平面图 1:100

说明:
1. 本层新增1只室内消火栓, 采用钢制箱体, 铝合金门框, 箱内配置公称直径65有内衬里的消防水带, 长度25m, 直径16mm的消防水枪; 消防软管卷盘应配置内径 ϕ 19的消防软管, 长度30m, 喷嘴直径6mm;
2. 消防水泵接合器(型号SQD100, 共4只)生锈、老化, 需更换;
3. 每层三只原有消防箱内的配置(公称直径65有内衬里的消防水带, 长度25m, 直径16mm的消防水枪; 消防软管卷盘内径 ϕ 19, 长度30m, 喷嘴直径6mm; DN65栓头)生锈、老化, 需更换;
4. 保留通道的喷淋头及支管, 新增主管及室内喷淋头和支管, 喷头采用K=115的快速响应喷头, 接口DN20, 管道采用热镀锌钢管;
5. 所有场所均安装天花, 室内喷头定位根据现有天花造型适当调整, 天花先拆后恢复。



证书
CERTIFICATE

建筑工程设计甲级证书编号：
A244007828

城乡规划编制甲级资质证书编号：
[建]自资规甲字21440265

排水、道路、园林、人防工程设计乙级
证书编号：A244007828


| | |
|----------------------|------------------------------|
| 工程名称 Project Name | 国家税务总局信宜市税务局 综合业务办公用房维修改造 |
|----------------------|------------------------------|

| | |
|---------------------|----------|
| 子项名称 Sub-Project | 消防升级改造工程 |
|---------------------|----------|

| | |
|---------------------|-------------------------|
| 工程编号 Project No. | 子项编号 Sub-Project No. |
|---------------------|-------------------------|

| | | |
|--------------------|-----|-----|
| 审 定 Approved by | 邓志伟 | 邓志伟 |
|--------------------|-----|-----|

| | | |
|-------------------|----|----|
| 审核 Verified by | 辛乐 | 辛乐 |
|-------------------|----|----|

| | | |
|-------|-----|---|
| 项目负责人 | 辛 乐 |  |
|-------|-----|---|

| | | |
|-----------------|--|--|
| Project manager | | |
|-----------------|--|--|

| | | |
|--------------------------------|-----|-----|
| 专业负责人 Profession manager | 张 劲 | 张 劲 |
| | | |

| | | |
|--|-----|----|
| | | |
| | 张 婧 | 张婧 |

| | | |
|------------|-----|-----|
| 校 对 | 瓜 旋 | 芥 旋 |
| Checked by | | |

| | | |
|--|-----|-----|
| | | |
| | 北 站 | 北 站 |

| | | |
|----------------|----|----|
| 设计 Designer | 张功 | 张功 |
| | | |

| | |
|------|-------------|
| 图纸名称 | 七层消防栓及喷淋平面图 |
|------|-------------|

| | | | |
|---------------|-------------|-----|-----|
| Drawing Title | 七层消火栓及喷淋平面图 | | |
| 专 业 | 消 防 | 阶 段 | 竣工图 |

| | | | |
|------------|----|-------|-------|
| Discipline | 月份 | Stage | 施工图 |
| 版 次 | | 图 号 | YF-10 |

| | | | |
|-------------|-------|-------------|---------|
| Version No. | | Drawing No. | AF-10 |
| 比 例 | 1:100 | 日 期 | 2024.05 |


| | | | |
|---------|-----------------------|------|---------|
| Scale | 1:100 | Date | 2024.05 |
| 注册执业专用章 | Stamp of Registration | | |

Table 1. *Continued*

单位出图专用章 | Stamp of design unit

此图纸必须经图纸审图机构审查合格盖章

并经消防审批部门审查合格盖章后方可施工

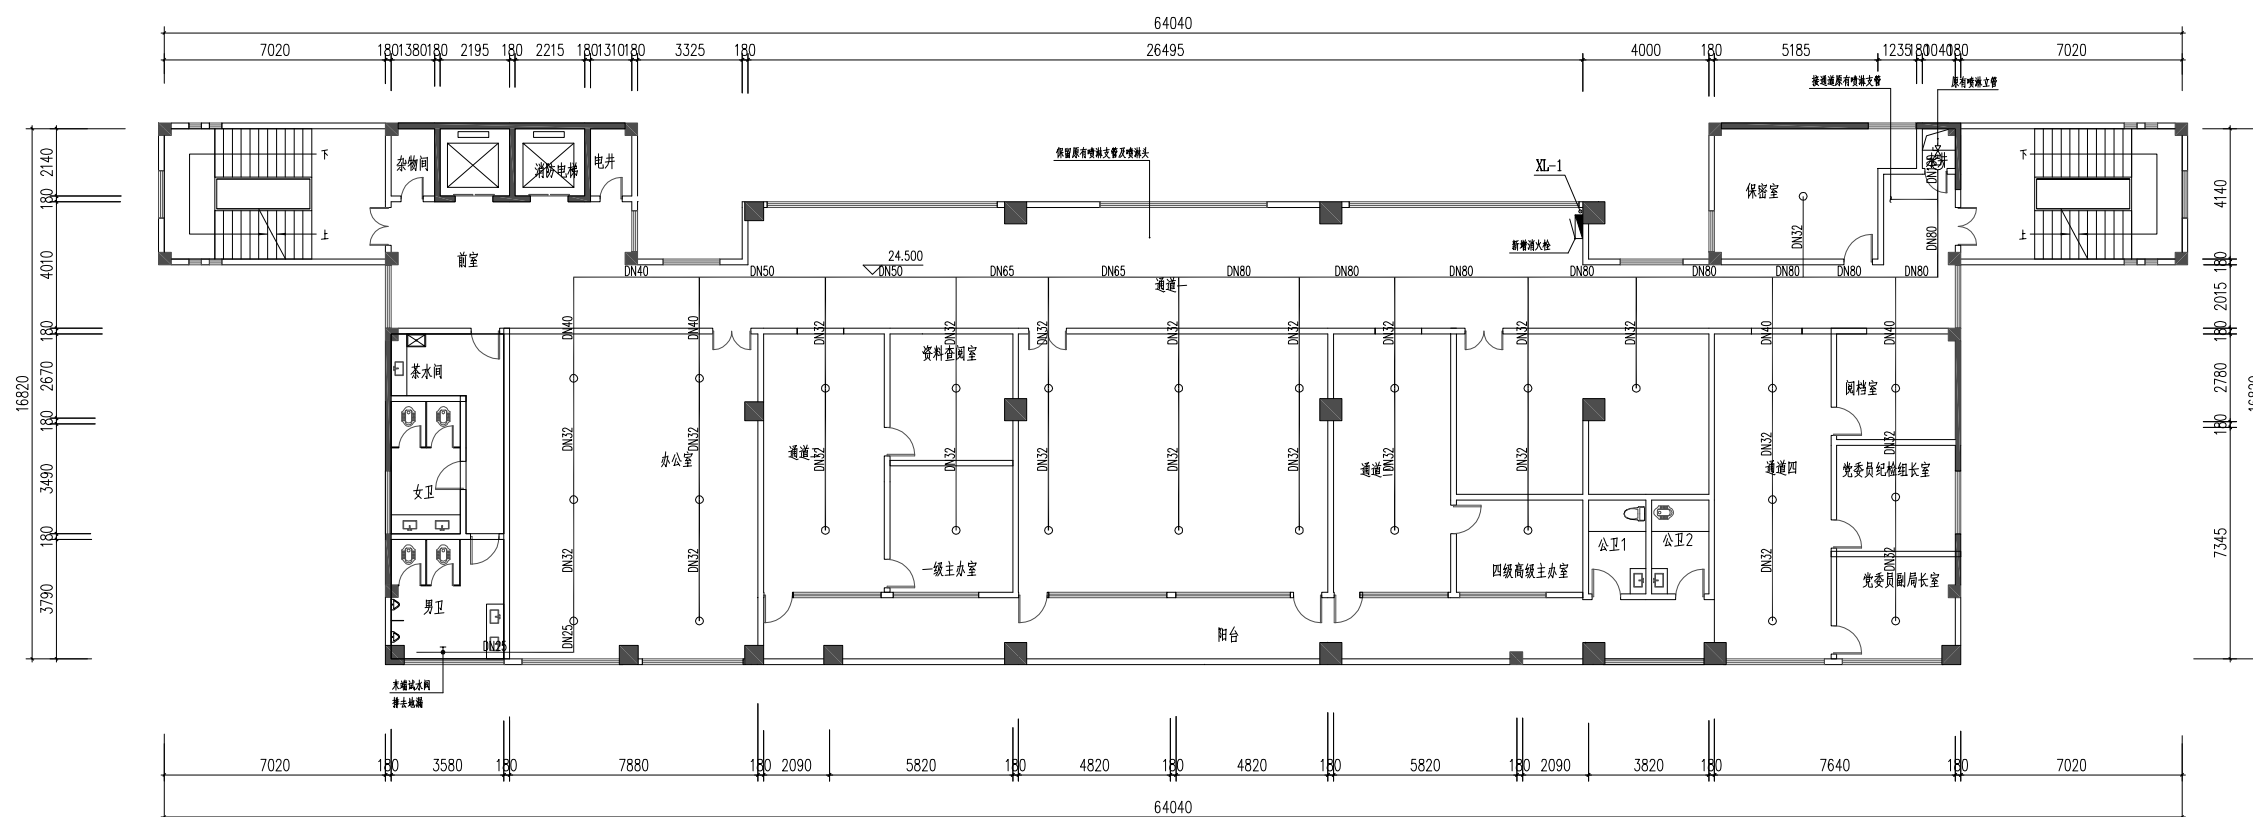

七层消火栓及喷淋平面图 1:100

说明:

- 1.本层新增1只室内消火栓,采用钢制箱体,铝合金门框,箱内配置公称直径65有内村里的消防水带,长度25m,直径16mm的消防水枪;消防软管卷盘应配置内径 Φ 19的消防软管,长度30m,喷嘴直径6mm;
- 2.消防水泵接合器(型号SQD100,共4只)生锈、老化,需更换;
- 3.每层三只原有消防箱内的配置(公称直径65有内村里的消防水带,长度25m,直径16mm的消防水枪;消防软管卷盘内径 Φ 19,长度30m,喷嘴直径6mm;DN65栓头)生锈、老化,需更换;
- 4.保留通道的喷淋头及支管,新增主管及室内喷淋头和支管,喷头采用K=115的快速响应喷头,接口DN20,管道采用热镀锌钢管;
- 5.所有场所均安装有天花,室内喷头定位根据现有天花造型适当调整,天花先拆后恢复。

设计单位
DESIGN
INSTITUTE



广州博厦建筑设计研究院有限公司
GUANGZHOU BOSHA ARCHITECTURAL DESIGN
INSTITUTE CO., LTD.

证书
CERTIFICATE
建筑工程设计甲级证书编号:
A244007828
城乡规划编制甲级资质证书编号:
[建]自资规甲字21440265
排水、道路、园林、人防工程设计乙级
证书编号: A244007828

建设单位
Client
国家税务总局信宜市税务局

工程名称
Project Name
国家税务总局信宜市税务局
综合业务办公用房维修改造

子项名称
Sub-Project
消防升级改造工程

工程编号
Project No.
子项编号
Sub-Project No.

审定
Approved by
邓志伟

审核
Verified by
辛乐

项目负责人
Project manager
辛乐

专业负责人
Profession manager
张劲

校对
Checked by
张婕

设计
Designer
张劲

图纸名称
Drawing Title
八层消火栓及喷淋平面图

专业
Discipline
消防


版次
Version No.
图号
Drawing No.
XF-11

比例
Scale
1:100
日期
Date
2024.05

注册执业专用章 | Stamp of Registration

单位出图专用章 | Stamp of design unit

此图纸必须经图纸审图机构审查合格盖章
并经消防审批部门审查合格盖章后方可施工

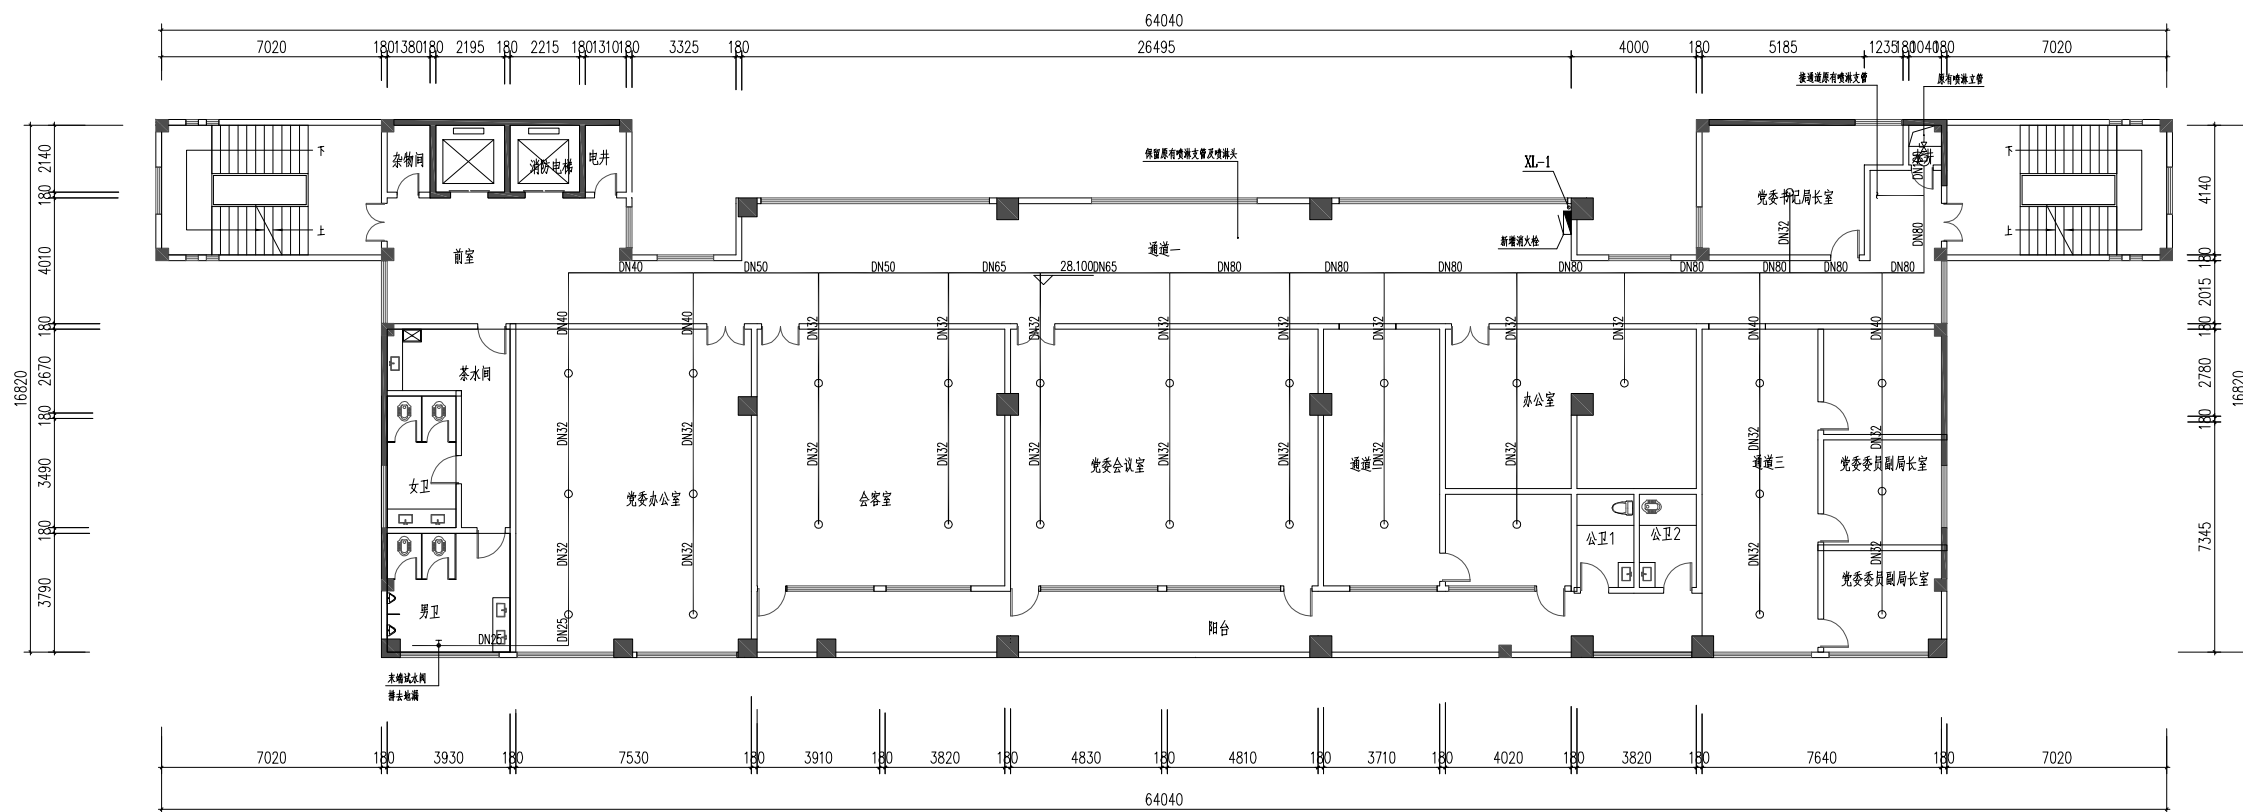

八层消火栓及喷淋平面图 1:100

- 说明:
1. 本层新增1只室内消火栓, 采用钢制箱体, 铝合金门框, 箱内配置公称直径65有内衬里的消防水带, 长度25m, 直径16mm的消防水枪; 消防软管卷盘应配置内径 ϕ 19的消防软管, 长度30m, 喷嘴直径6mm;
 2. 消防水泵接合器(型号SQD100, 共4只)生锈、老化, 需更换;
 3. 每层三只原有消防箱内的配置(公称直径65有内衬里的消防水带, 长度25m, 直径16mm的消防水枪; 消防软管卷盘内径 ϕ 19, 长度30m, 喷嘴直径6mm; DN65栓头)生锈、老化, 需更换;
 4. 保留通道的喷淋头及支管, 新增主管及室内喷淋头和支管, 喷头采用K=115的快速响应喷头, 接口DN20, 管道采用热镀锌钢管;
 5. 所有场所均安装天花, 室内喷头定位根据现有天花造型适当调整, 天花先拆后恢复。

设计单位
DESIGN
INSTITUTE



广州博厦建筑设计研究院有限公司
GUANGZHOU BOSHA ARCHITECTURAL DESIGN
INSTITUTE CO., LTD.

证书
CERTIFICATE
建筑工程设计甲级证书编号:
A244007828
城乡规划编制甲级资质证书编号:
[建]自资规甲字21440265
排水、道路、园林、人防工程设计乙级
证书编号: A244007828

建设单位
Client
国家税务总局信宜市税务局

工程名称
Project Name
国家税务总局信宜市税务局
综合业务办公用房维修改造

子项名称
Sub-Project
消防升级改造工程

工程编号
Project No.
子项编号
Sub-Project No.

审定
Approved by
邓志伟

审核
Verified by
辛乐

项目负责人
Project manager
辛乐

专业负责人
Profession manager
张劲

校对
Checked by
张婕

设计
Designer
张劲

图纸名称
Drawing Title
九层消火栓及喷淋平面图

专业
Discipline
消防


版次
Version No.
图号
Drawing No.
XF-12

比例
Scale
1:100
日期
Date
2024.05

注册执业专用章 | Stamp of Registration


单位出图专用章 | Stamp of design unit

此图纸必须经图纸审图机构审查合格盖章
并经消防审批部门审查合格盖章后方可施工

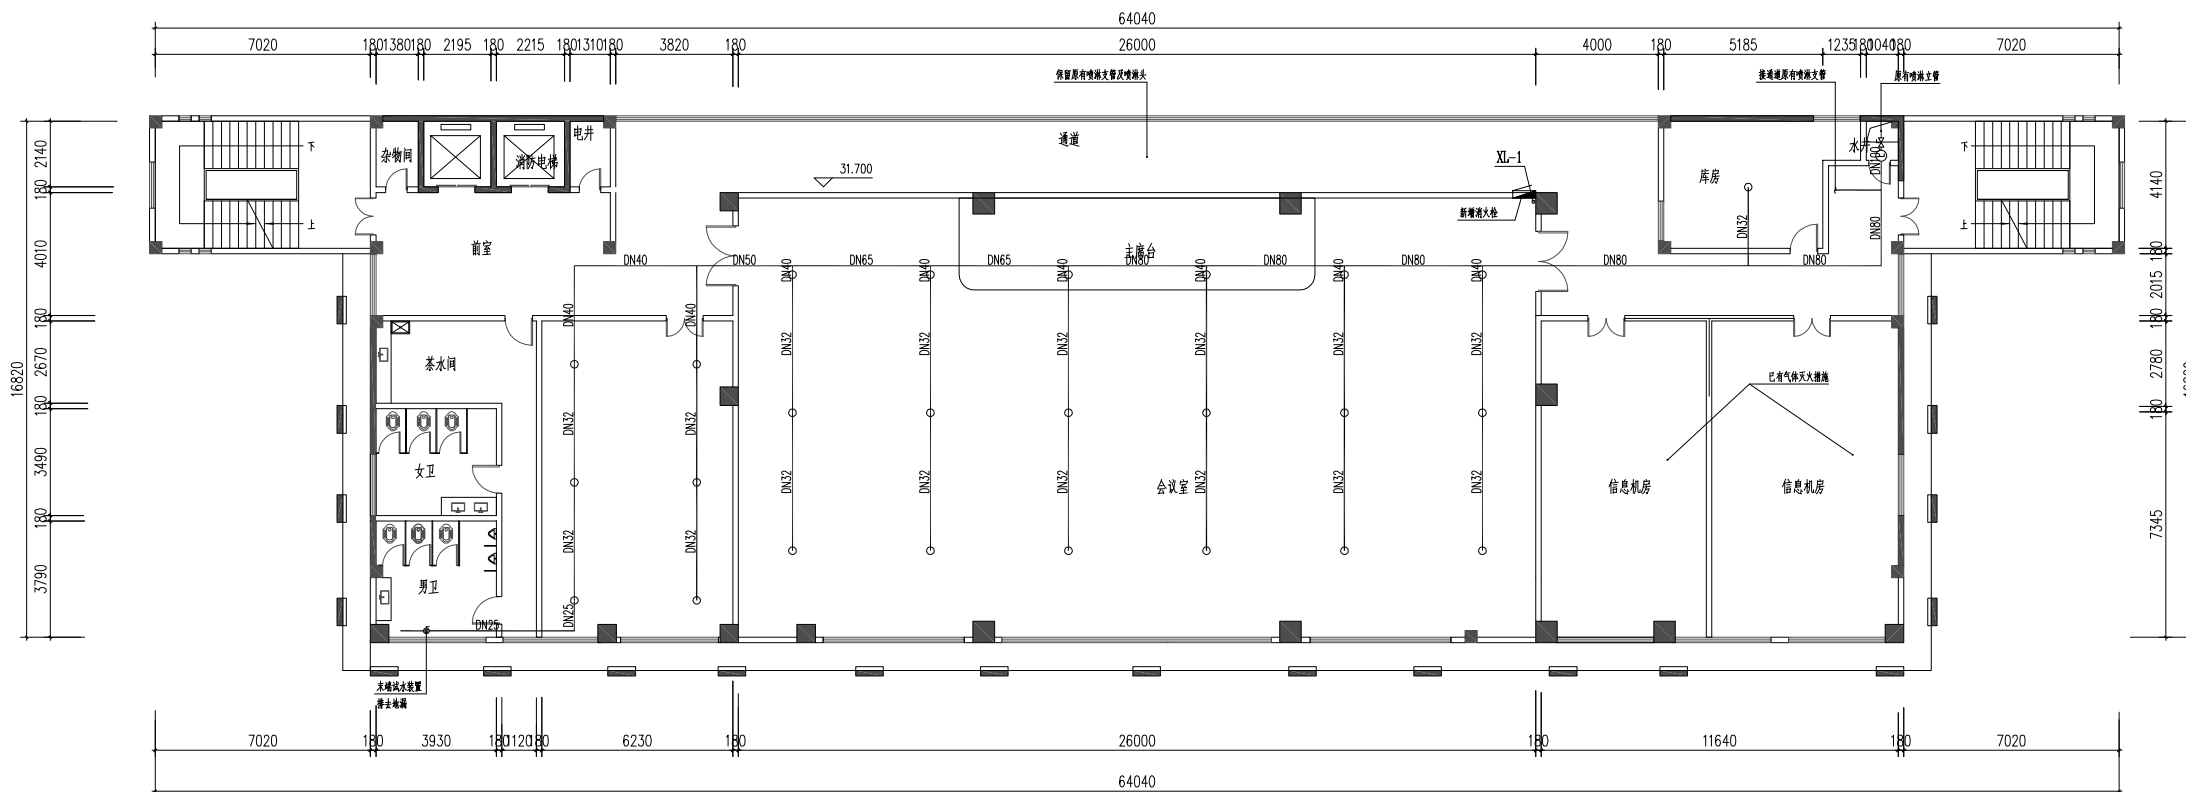


九层消火栓及喷淋平面图 1:100

- 说明:
1. 本层新增1只室内消火栓, 采用钢制箱体, 铝合金门框, 箱内配置公称直径65有内衬里的消防水带, 长度25m, 直径16mm的消防水枪; 消防软管卷盘应配置内径 ϕ 19的消防软管, 长度30m, 喷嘴直径6mm;
 2. 消防水泵接合器(型号SQD100, 共4只)生锈、老化, 需更换;
 3. 每层三只原有消防箱内的配置(公称直径65有内衬里的消防水带, 长度25m, 直径16mm的消防水枪; 消防软管卷盘内径 ϕ 19, 长度30m, 喷嘴直径6mm; DN65栓头)生锈、老化, 需更换;
 4. 保留通道的喷淋头及支管, 新增主管及室内喷淋头和支管, 喷头采用K=115的快速响应喷头, 接口DN20, 管道采用热镀锌钢管;
 5. 所有场所均安装有天花, 室内喷头定位根据现有天花造型适当调整, 天花先拆后恢复。

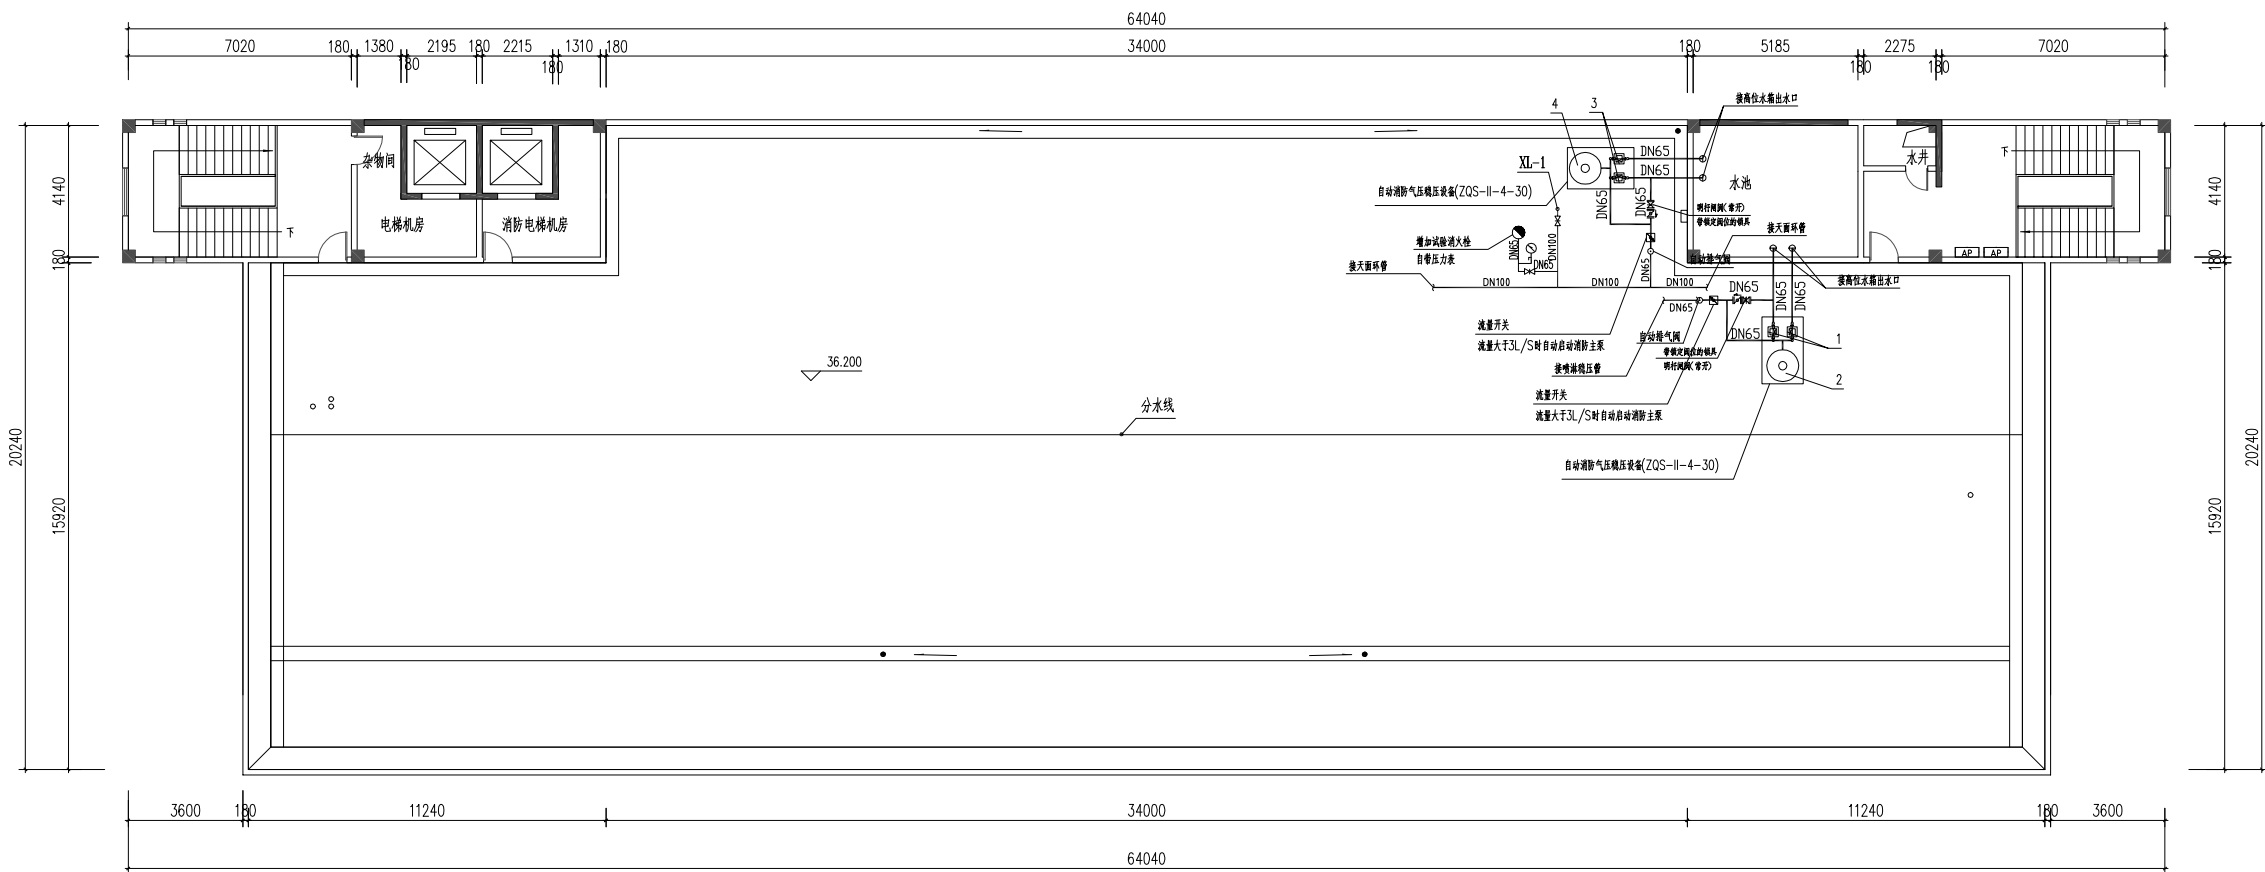

天面层消火栓及喷淋平面图 1:100

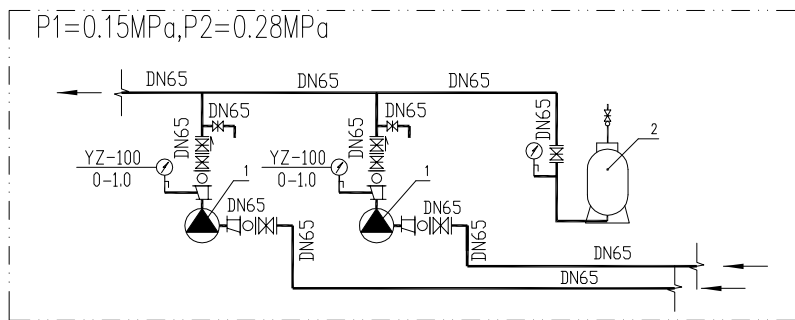


自动消防气压稳压设备给水系统原理图

安装参考图集: 17S205 <<消防给水稳压设备选用与安装>>

| 主要设备及参数 | | | | |
|---------|---------|--------------|------------------------|---------|
| 设备编号 | 名称 | 型号 | 性能参数 | 台数 |
| 1 | 多级喷淋稳压泵 | XBD3.0/10-L1 | Q=3.0L/S;H=30m;P=1.5kW | 2(一用一备) |
| 2 | 气压罐 | φ600X1800 | 300L 1.0Mpa | 1 |

含水泵基础、控制箱、双电源开关箱, 150米WDNH-YJY-5×6 电缆两组(市电一组、发电一组), 150米PC32 钢制套管。

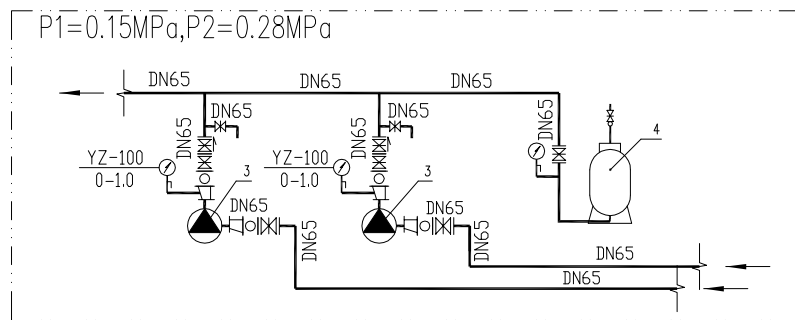

自动消防气压稳压设备给水系统原理图

安装参考图集: 17S205 <<消防给水稳压设备选用与安装>>

| 主要设备及参数 | | | | |
|---------|----------|--------------|------------------------|---------|
| 设备编号 | 名称 | 型号 | 性能参数 | 台数 |
| 3 | 多级消火栓稳压泵 | XBD3.0/10-L1 | Q=3.0L/S;H=30m;P=1.5kW | 2(一用一备) |
| 4 | 气压罐 | φ600X1800 | 300L 1.0Mpa | 1 |

含水泵基础、控制箱、双电源开关箱, 150米WDNH-YJY-5×6 电缆两组(市电一组、发电一组), 150米PC32 钢制套管。

设计单位
DESIGN
INSTITUTE



广州博厦建筑设计研究院有限公司
GUANGZHOU BOSHA ARCHITECTURAL DESIGN
INSTITUTE CO., LTD.

证书
CERTIFICATE
建筑工程设计甲级证书编号:
A244007828
城乡规划编制甲级资质证书编号:
[建]自资规甲字21440265
排水、道路、园林、人防工程设计乙级
证书编号: A244007828

建设单位
Client
国家税务总局信宜市税务局

工程名称
Project Name
国家税务总局信宜市税务局
综合业务办公用房维修改造

子项名称
Sub-Project
消防升级改造工程

工程编号
Project No.
子项编号
Sub-Project No.

审定
Approved by
邓志伟

审核
Verified by
辛乐

项目负责人
Project manager
辛乐

专业负责人
Profession manager
张劲

校对
Checked by
张婕

设计
Designer
张劲

图纸名称
Drawing Title
天面层消火栓及喷淋平面图

专业
Discipline
消防


版次
Version No.
图号
Drawing No.
XF-13

比例
Scale
1:100
日期
Date
2024.05

注册执业专用章 | Stamp of Registration


单位出图专用章 | Stamp of design unit

此图纸必须经图纸审图机构审查合格盖章
并经消防审批部门审查合格盖章后方可施工

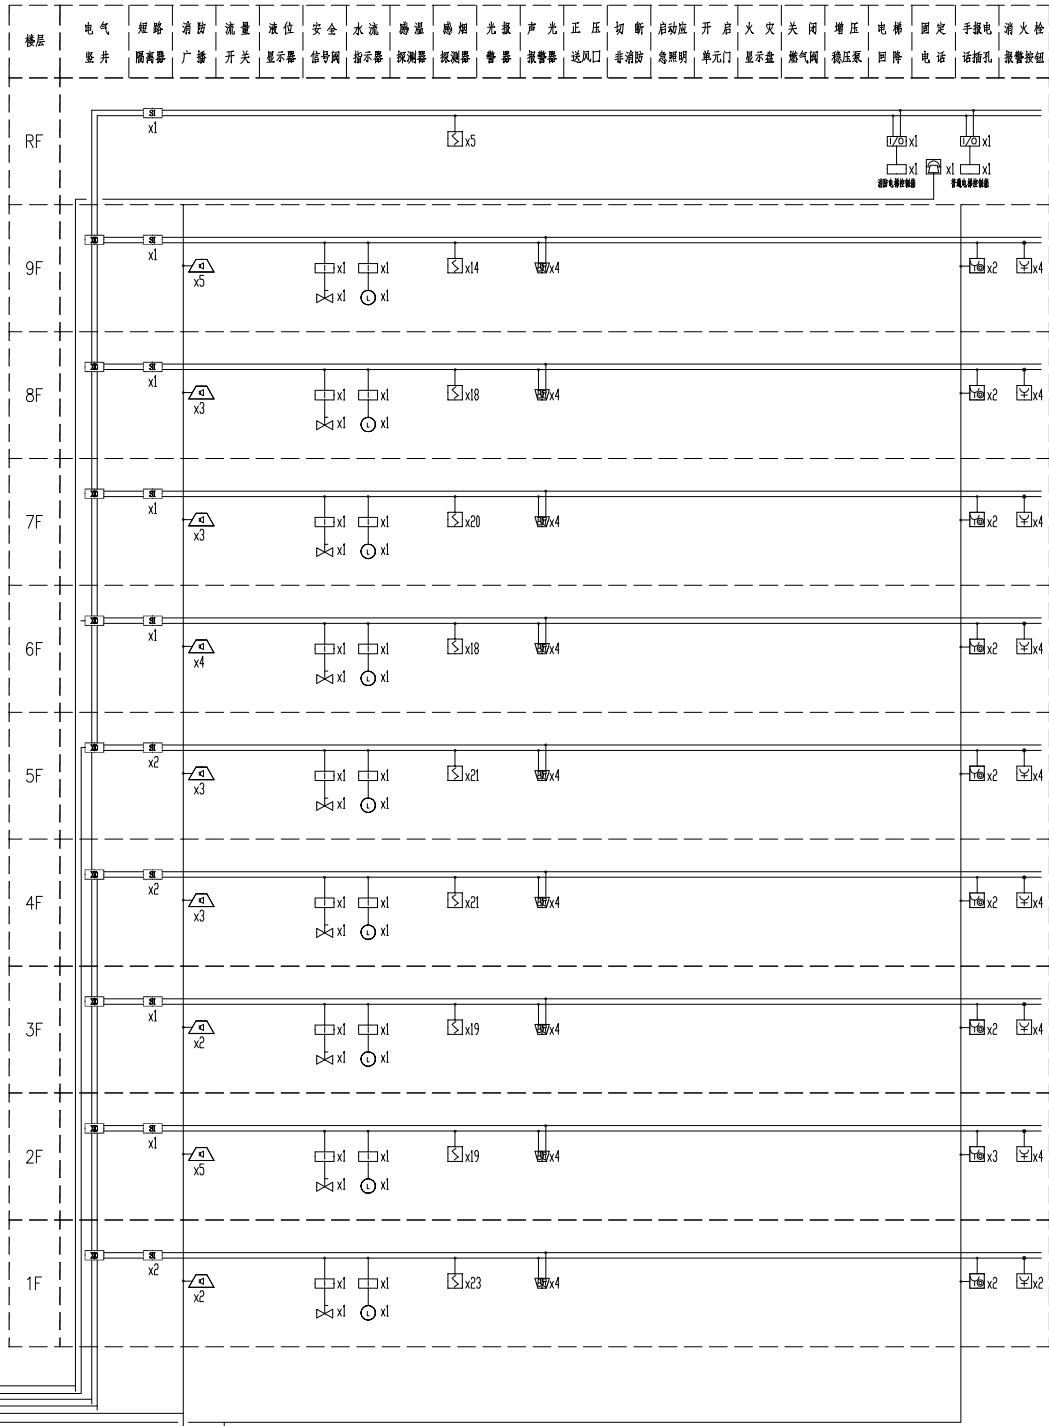

| | |
|-----------|----------------|
| 消防联动控制器 | 火灾报警控制器 |
| 图形显示装置 | 消防广播单元 |
| | 广播分区控制 |
| | 广播功率放大器 (一用一备) |
| | |
| | 消防专用电话总机 |
| 集中供电单元 | 消防对讲单元 |
| 消防水位监视器 | |
| 消防控制室位于首层 | |


119 直接报警外线电话

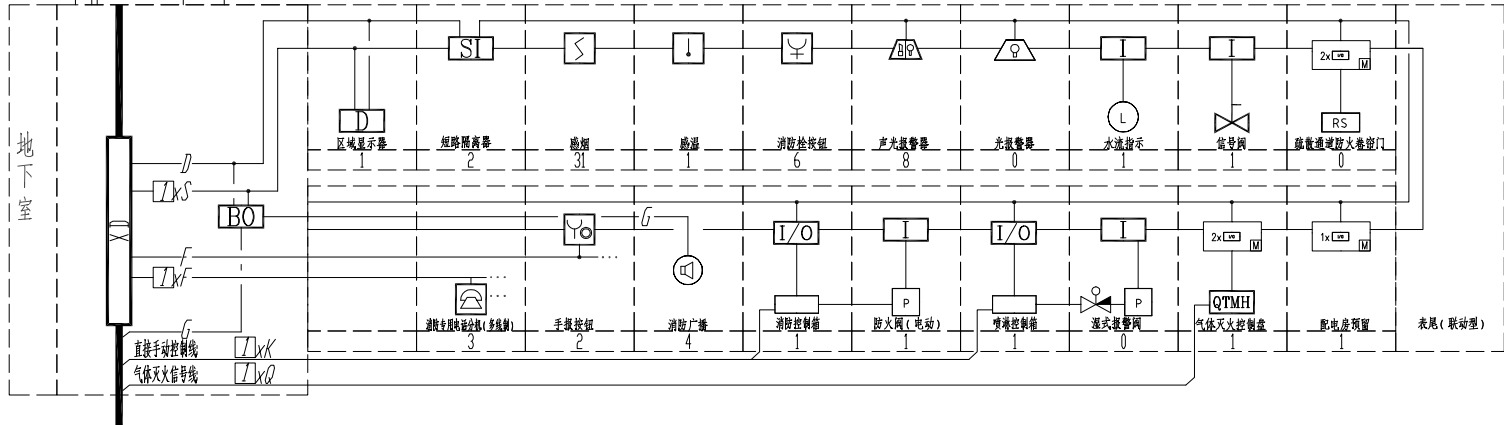

火灾自动报警系统图

- 气体灭火控制盘
- NH-RVS-2x1.5 SC20 WC CC 感烟感温探测器
 - NH-RVS-2x1.5 SC20 WC CC 紧急启停按钮
 - NH-RVS-2x1.5+NH-BV-2x1.5 SC20 CC WC 放气指示
 - NH-RVS-2x1.5+NH-BV-2x1.5 SC20 CC WC 声光报警
 - NH-RVS-2x1.5+NH-BV-2x1.5 SC20 CC WC 防火阀
 - NH-RVS-2x1.5+NH-BV-2x1.5 SC20 CC WC 电动风口
 - NH-RVS-2x1.5+NH-BV-2x1.5 SC20 CC WC 泄压口
 - NH-RVS-2x1.5+NH-BV-2x1.5 SC20 CC WC 气体灭火
 - RS485 通讯总线 NH-RVS-2x1.5 SC20 WC CC 引至消防控制室
 - ~220V 电源线(引至就近消防风机房照明回路): NH-BV-3X2.5 JDG20 CC WC
 - 气体灭火多线 NH-KVV-7x1.5 SC50 WS CE 引至消防控制室

| | | | |
|---|--|--|---|
| 设计单位 DESIGN INSTITUTE | |  | |
| 广州博厦建筑设计研究院有限公司 GUANGZHOU BOSHA ARCHITECTURAL DESIGN INSTITUTE CO.,LTD. | | | |
| 证书 CERTIFICATE | | 建筑工程设计甲级证书编号： A244007828 城乡规划编制甲级资质证书编号： [建]自资规甲字21440265 排水、道路、园林、人防工程设计乙级 证书编号：A244007828 | |
| 建设单位 Client | | 国家税务总局信宜市税务局 | |
| 工程名称 Project Name | | 国家税务总局信宜市税务局 综合业务办公用房维修改造 | |
| 子项名称 Sub-Project | | 消防升级改造工程 | |
| 工程编号 Project No. | | | 子项编号 Sub-Project No. |
| 审 定 Approved by | | 邓志伟 |  |
| 审 核 Verified by | | 辛 乐 |  |
| 项目负责人 Project manager | | 辛 乐 |  |
| 专业负责人 Profession manager | | 张 劲 |  |
| 校 对 Checked by | | 张 婕 |  |
| 设 计 Designer | | 张 劲 |  |
| 图纸名称 Drawing Title | | 火灾自动报警系统图 | |
| 专 业 Discipline | | 消 防 | 阶 段 Stage |
| 版 次 Version No. | | | 图 号 Drawing No. |
| 比 例 Scale | | 1:100 | 日 期 Date |
| 注册执业专用章 Stamp of Registration | | | |
| 单位出图专用章 Stamp of design unit | | | |
| 此图纸必须经图纸审图机构审查合格盖章 并经消防审批部门审查合格盖章后方可施工 | | | |

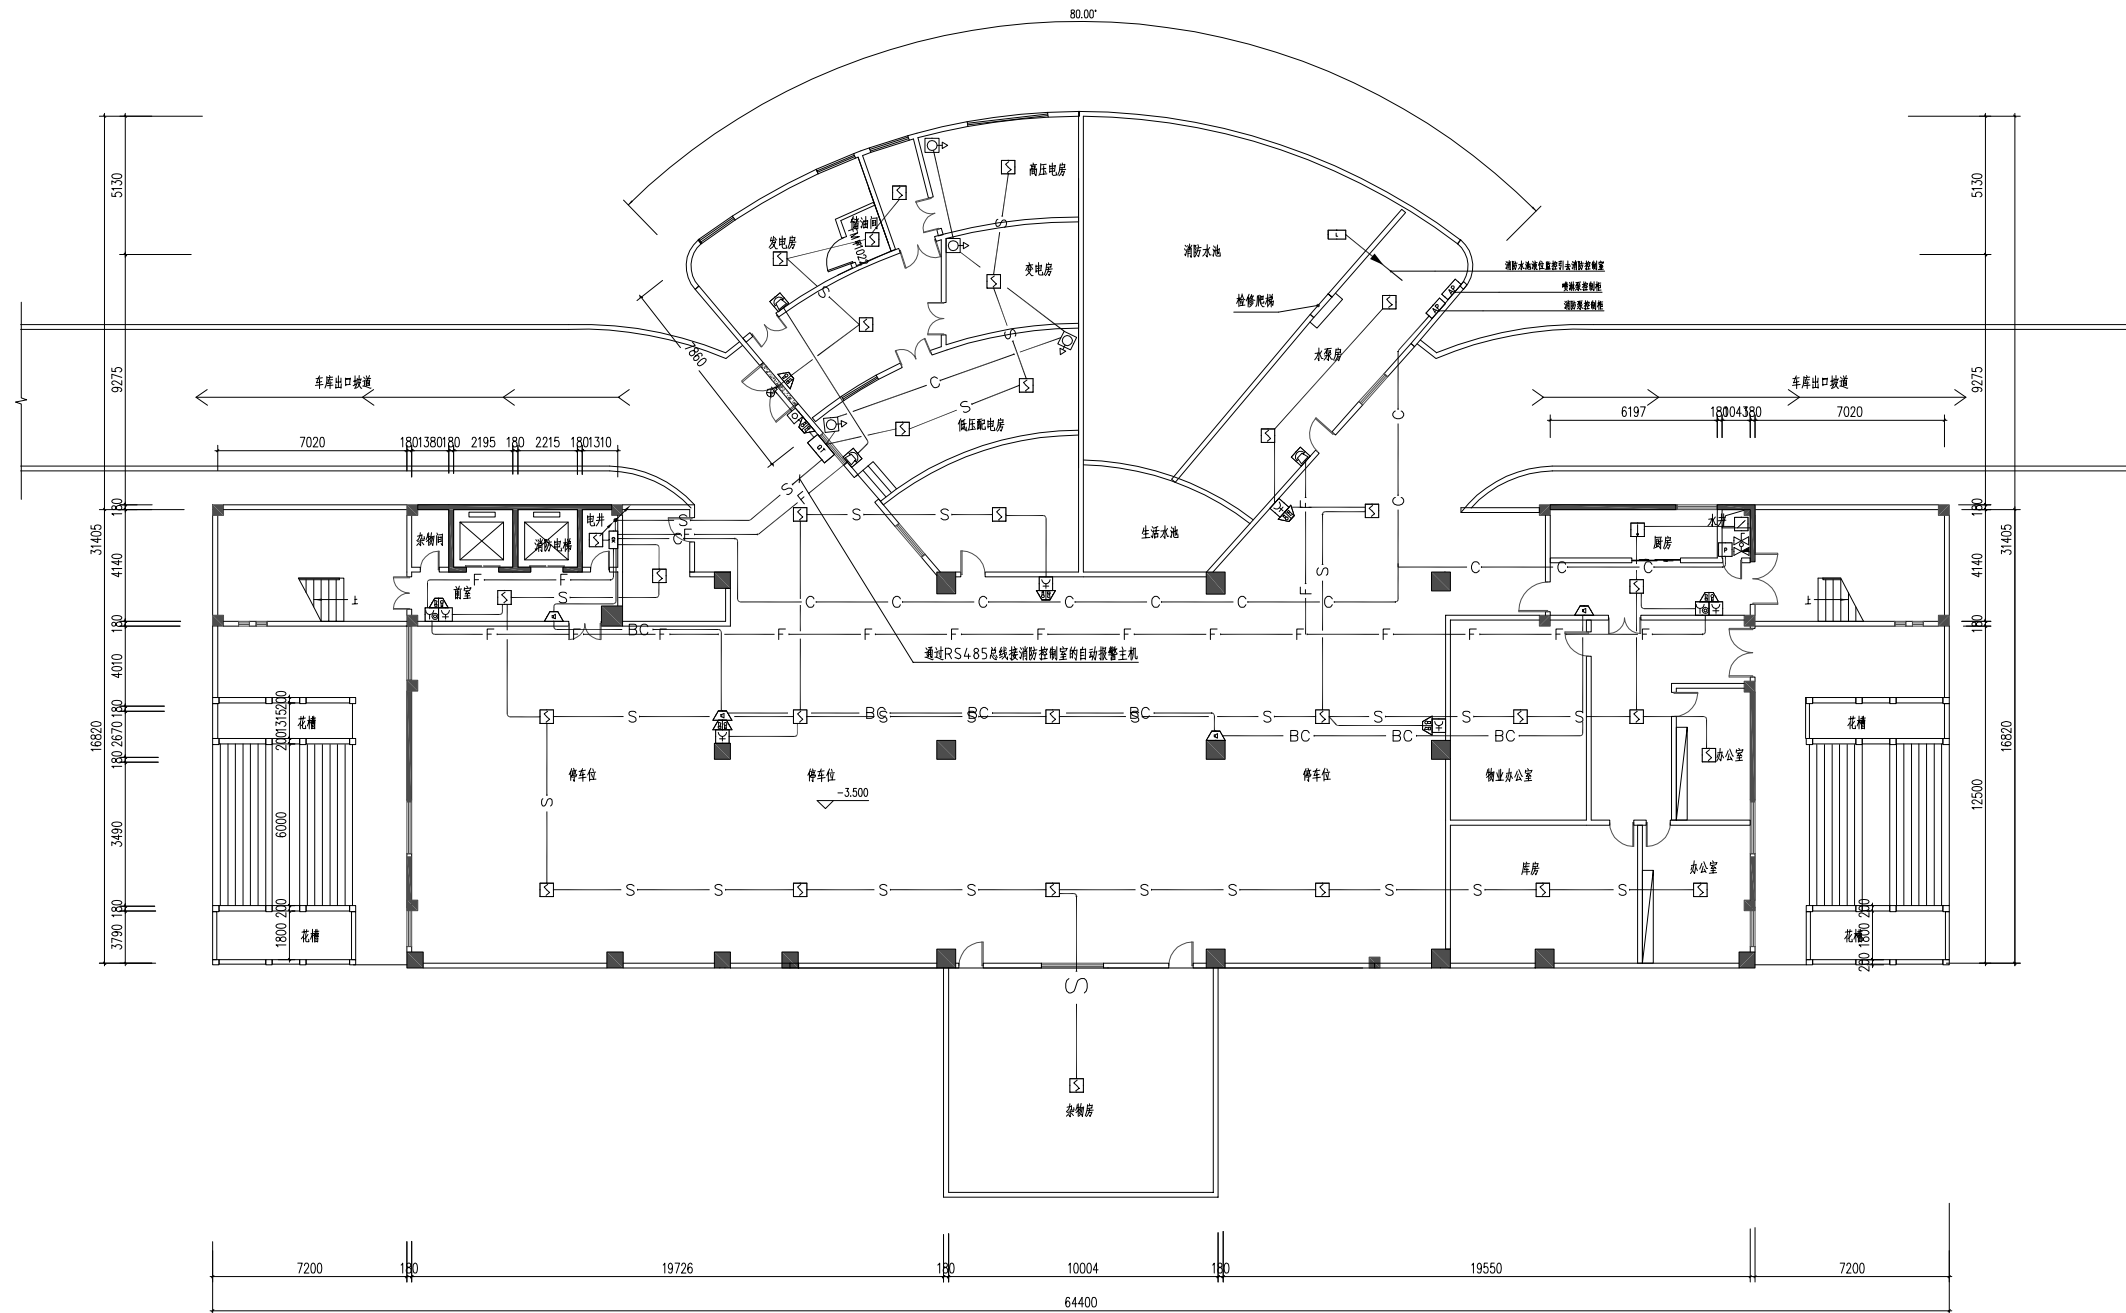

地下室火灾自动报警平面图 1:100

设计单位
DESIGN
INSTITUTE

广州博厦建筑设计研究院有限公司
GUANGZHOU BOSHA ARCHITECTURAL DESIGN
INSTITUTE CO., LTD.

证书
CERTIFICATE

建筑工程设计甲级证书编号:
A244007828

城乡规划编制甲级资质证书编号:
[建]自资规甲字21440265

排水、道路、园林、人防工程设计乙级
证书编号: A244007828

建设单位
Client

国家税务总局信宜市税务局

工程名称
Project Name

国家税务总局信宜市税务局
综合业务办公用房维修改造

子项名称
Sub-Project

消防升级改造工程

工程编号
Project No.

子项编号
Sub-Project No.

审定
Approved by

邓志伟

审核
Verified by

辛乐

项目负责人
Project manager

辛乐

专业负责人
Profession manager

张劲

校对
Checked by

张婕

设计
Designer

张劲

图纸名称
Drawing Title

地下室火灾自动报警平面图

专业
Discipline

消防

阶段
Stage

施工图

版次
Version No.

图号
Drawing No.

XF-15

比例
Scale

1:100


日期
Date

2024.05

注册执业专用章 | Stamp of Registration

单位出图专用章 | Stamp of design unit

此图纸必须经图纸审图机构审查合格盖章
并经消防审批部门审查合格盖章后方可施工

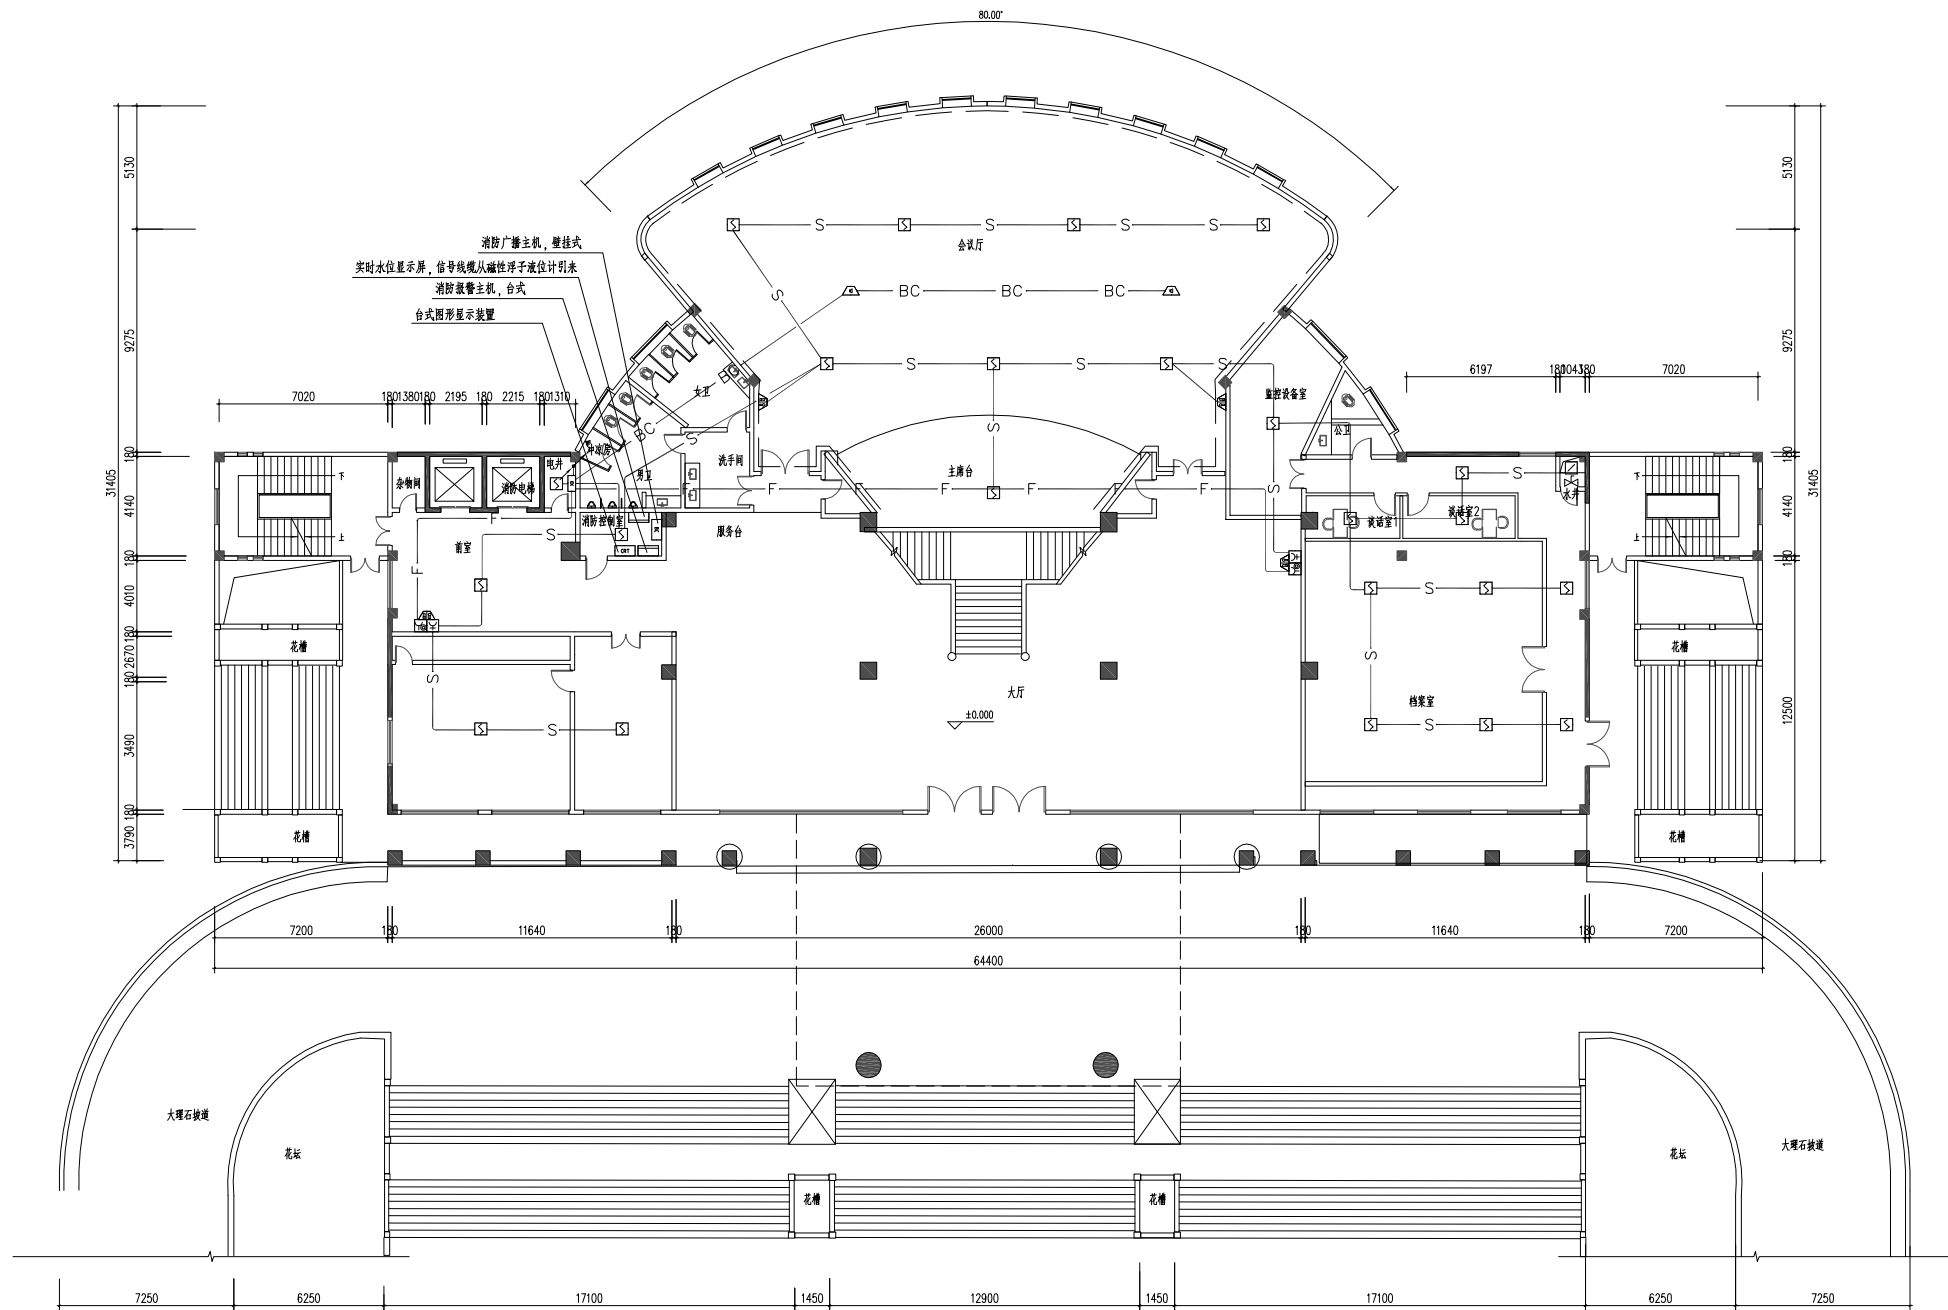

首层火灾自动报警平面图 1:100

设计单位
DESIGN
INSTITUTE



广州博厦建筑设计研究院有限公司
GUANGZHOU BOSHA ARCHITECTURAL DESIGN
INSTITUTE CO., LTD.

证书
CERTIFICATE
建筑工程设计甲级证书编号:
A244007828
城乡规划编制甲级资质证书编号:
[建]自资规甲字21440265
排水、道路、园林、人防工程设计乙级
证书编号: A244007828

建设单位
Client
国家税务总局信宜市税务局

工程名称
Project Name
国家税务总局信宜市税务局
综合业务办公用房维修改造

子项名称
Sub-Project
消防升级改造工程

工程编号
Project No.
子项编号
Sub-Project No.

审定
Approved by
邓志伟
邓志伟

审核
Verified by
辛乐
辛乐

项目负责人
Project manager
辛乐
辛乐

专业负责人
Profession manager
张劲
张劲

校对
Checked by
张婕
张婕

设计
Designer
张劲
张劲

图纸名称
Drawing Title
首层火灾自动报警平面图

专业
Discipline
消防
阶段
Stage
施工图


版次
Version No.
图号
Drawing No.
XF-16

比例
Scale
1:100
日期
Date
2024.05

注册执业专用章 | Stamp of Registration

单位出图专用章 | Stamp of design unit

此图纸必须经图纸审图机构审查合格盖章
并经消防审批部门审查合格盖章后方可施工

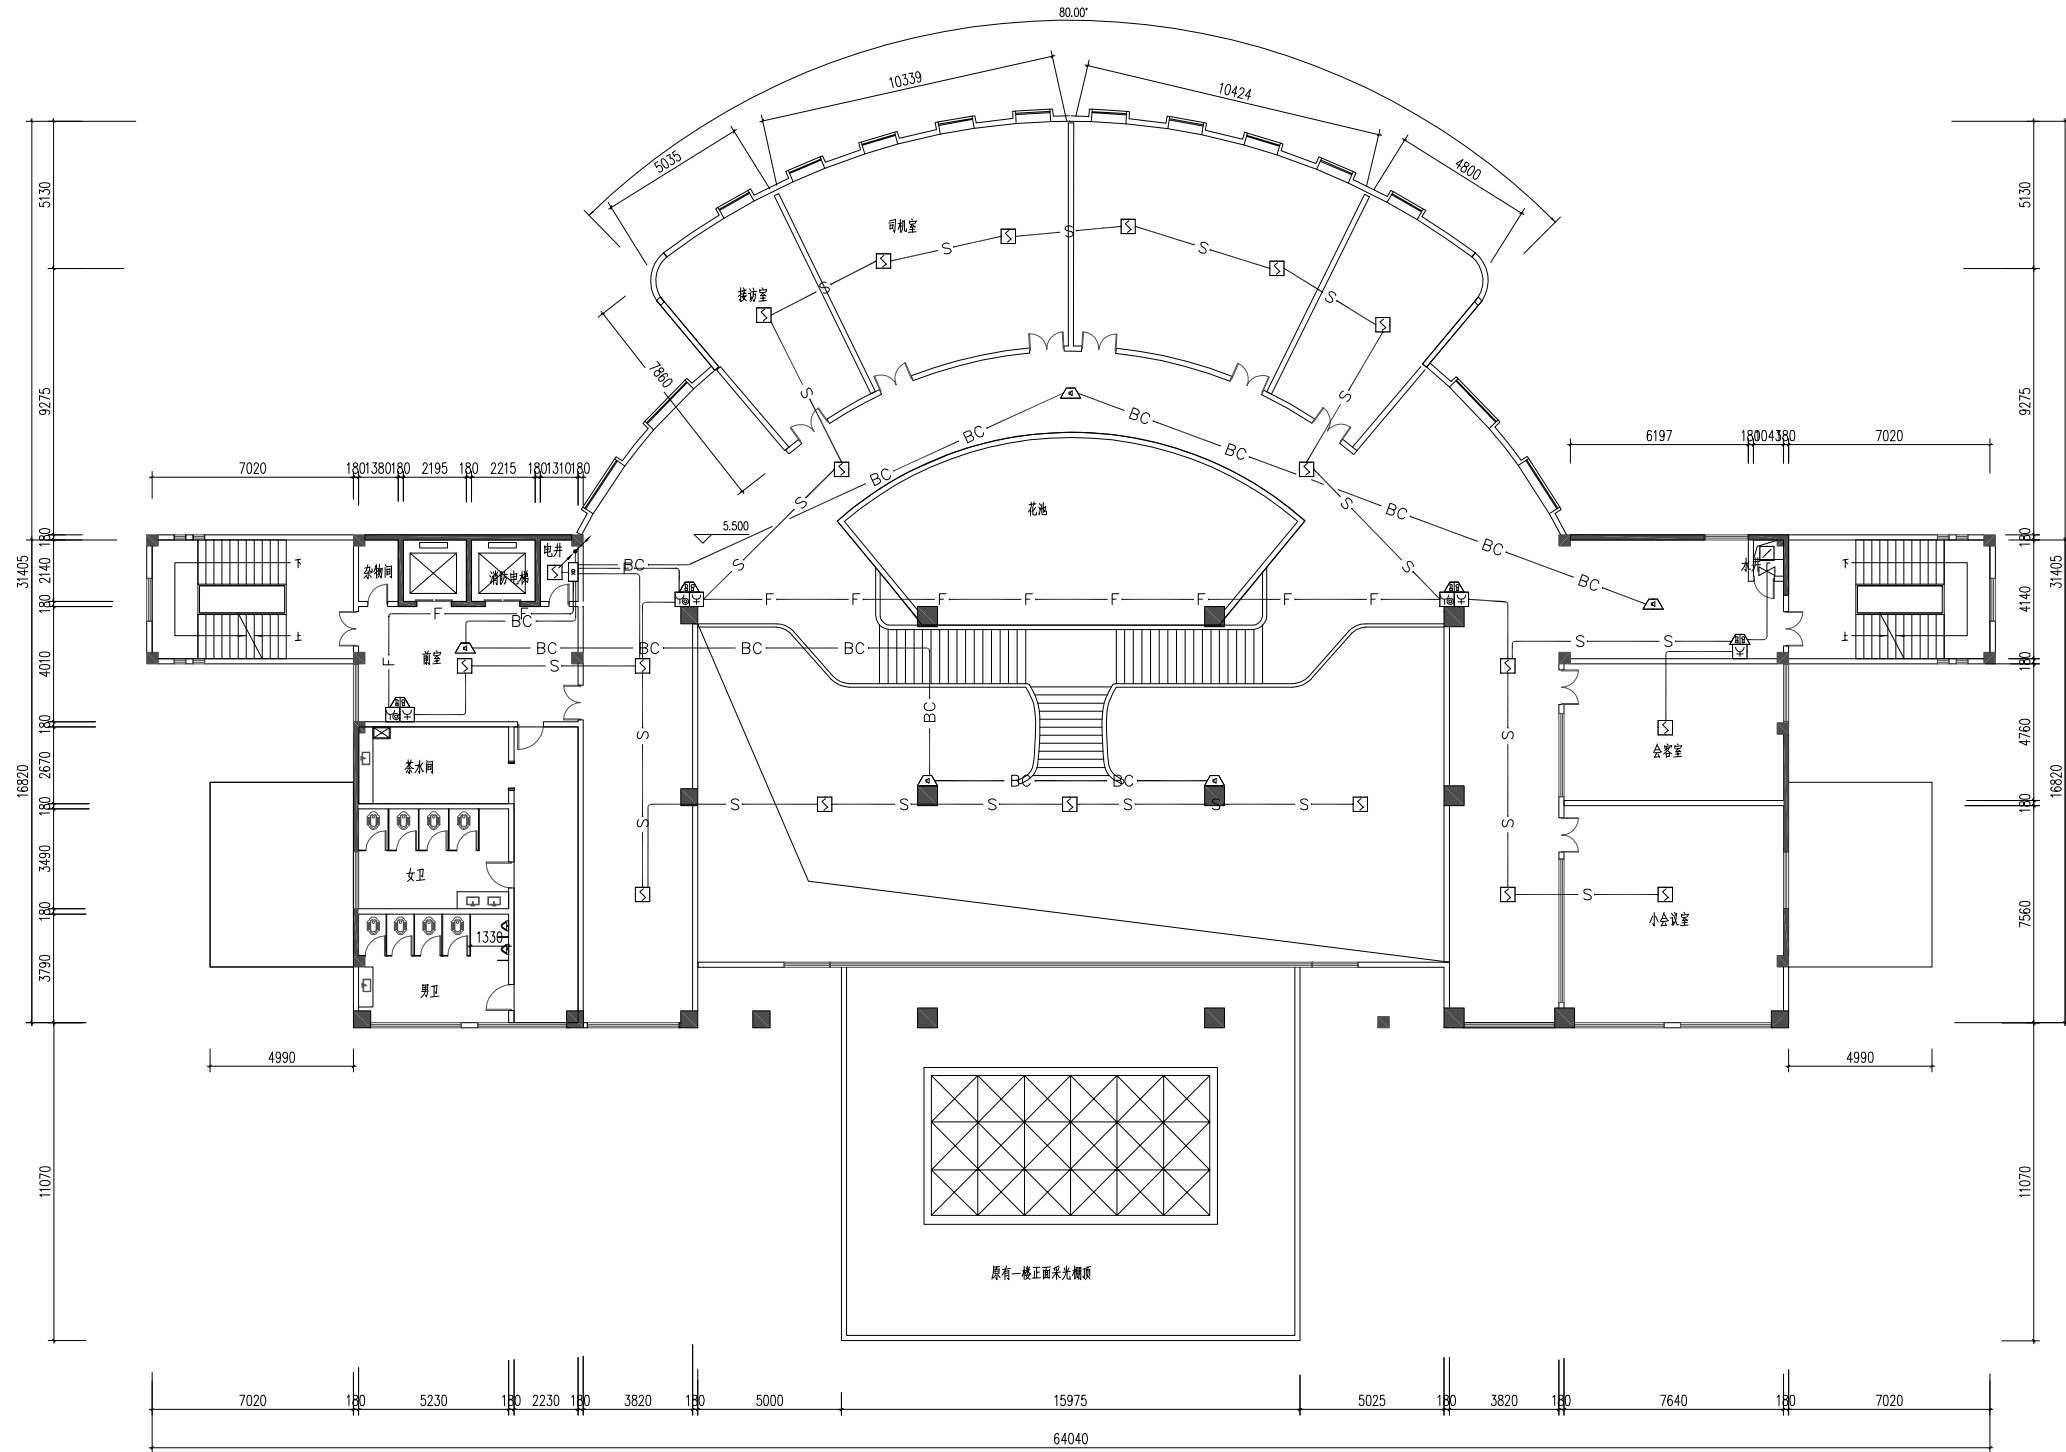

二层火灾自动报警平面图 1:100

设计单位
DESIGN
INSTITUTE



广州博厦建筑设计研究院有限公司
GUANGZHOU BOSHA ARCHITECTURAL DESIGN
INSTITUTE CO., LTD.

证书
CERTIFICATE
建筑工程设计甲级证书编号:
A244007828
城乡规划编制甲级资质证书编号:
[建]自资规甲字21440265
排水、道路、园林、人防工程设计乙级
证书编号: A244007828

建设单位
Client
国家税务总局信宜市税务局

工程名称
Project Name
国家税务总局信宜市税务局
综合业务办公用房维修改造

子项名称
Sub-Project
消防升级改造工程

工程编号
Project No.
子项编号
Sub-Project No.

审定
Approved by
邓志伟

审核
Verified by
辛乐

项目负责人
Project manager
辛乐

专业负责人
Profession manager
张劲

校对
Checked by
张婕

设计
Designer
张劲

图纸名称
Drawing Title
二层火灾自动报警平面图

专业
Discipline
消防

版次
Version No.
图号
Drawing No.
XF-17

比例
Scale
1:100
日期
Date
2024.05

注册执业专用章 | Stamp of Registration

单位出图专用章 | Stamp of design unit

此图纸必须经图纸审图机构审查合格盖章
并经消防审批部门审查合格盖章后方可施工

设计单位
DESIGN
INSTITUTE



广州博厦建筑设计研究院有限公司
GUANGZHOU BOSHA ARCHITECTURAL DESIGN
INSTITUTE CO., LTD.

证书
CERTIFICATE
建筑工程设计甲级证书编号:
A244007828
城乡规划编制甲级资质证书编号:
[建]自资规甲字21440265
排水、道路、园林、人防工程设计乙级
证书编号: A244007828

建设单位
Client
国家税务总局信宜市税务局

工程名称
Project Name
国家税务总局信宜市税务局
综合业务办公用房维修改造

子项名称
Sub-Project
消防升级改造工程

工程编号
Project No.
子项编号
Sub-Project No.

审定
Approved by
邓志伟

审核
Verified by
辛乐

项目负责人
Project manager
辛乐

专业负责人
Profession manager
张劲

校对
Checked by
张婕

设计
Designer
张劲

图纸名称
Drawing Title
三层火灾自动报警平面图

专业
Discipline
消防


版次
Version No.
图号
Drawing No.
XF-18

比例
Scale
1:100
日期
Date
2024.05

注册执业专用章 | Stamp of Registration

单位出图专用章 | Stamp of design unit

此图纸必须经图纸审图机构审查合格盖章
并经消防审批部门审查合格盖章后方可施工

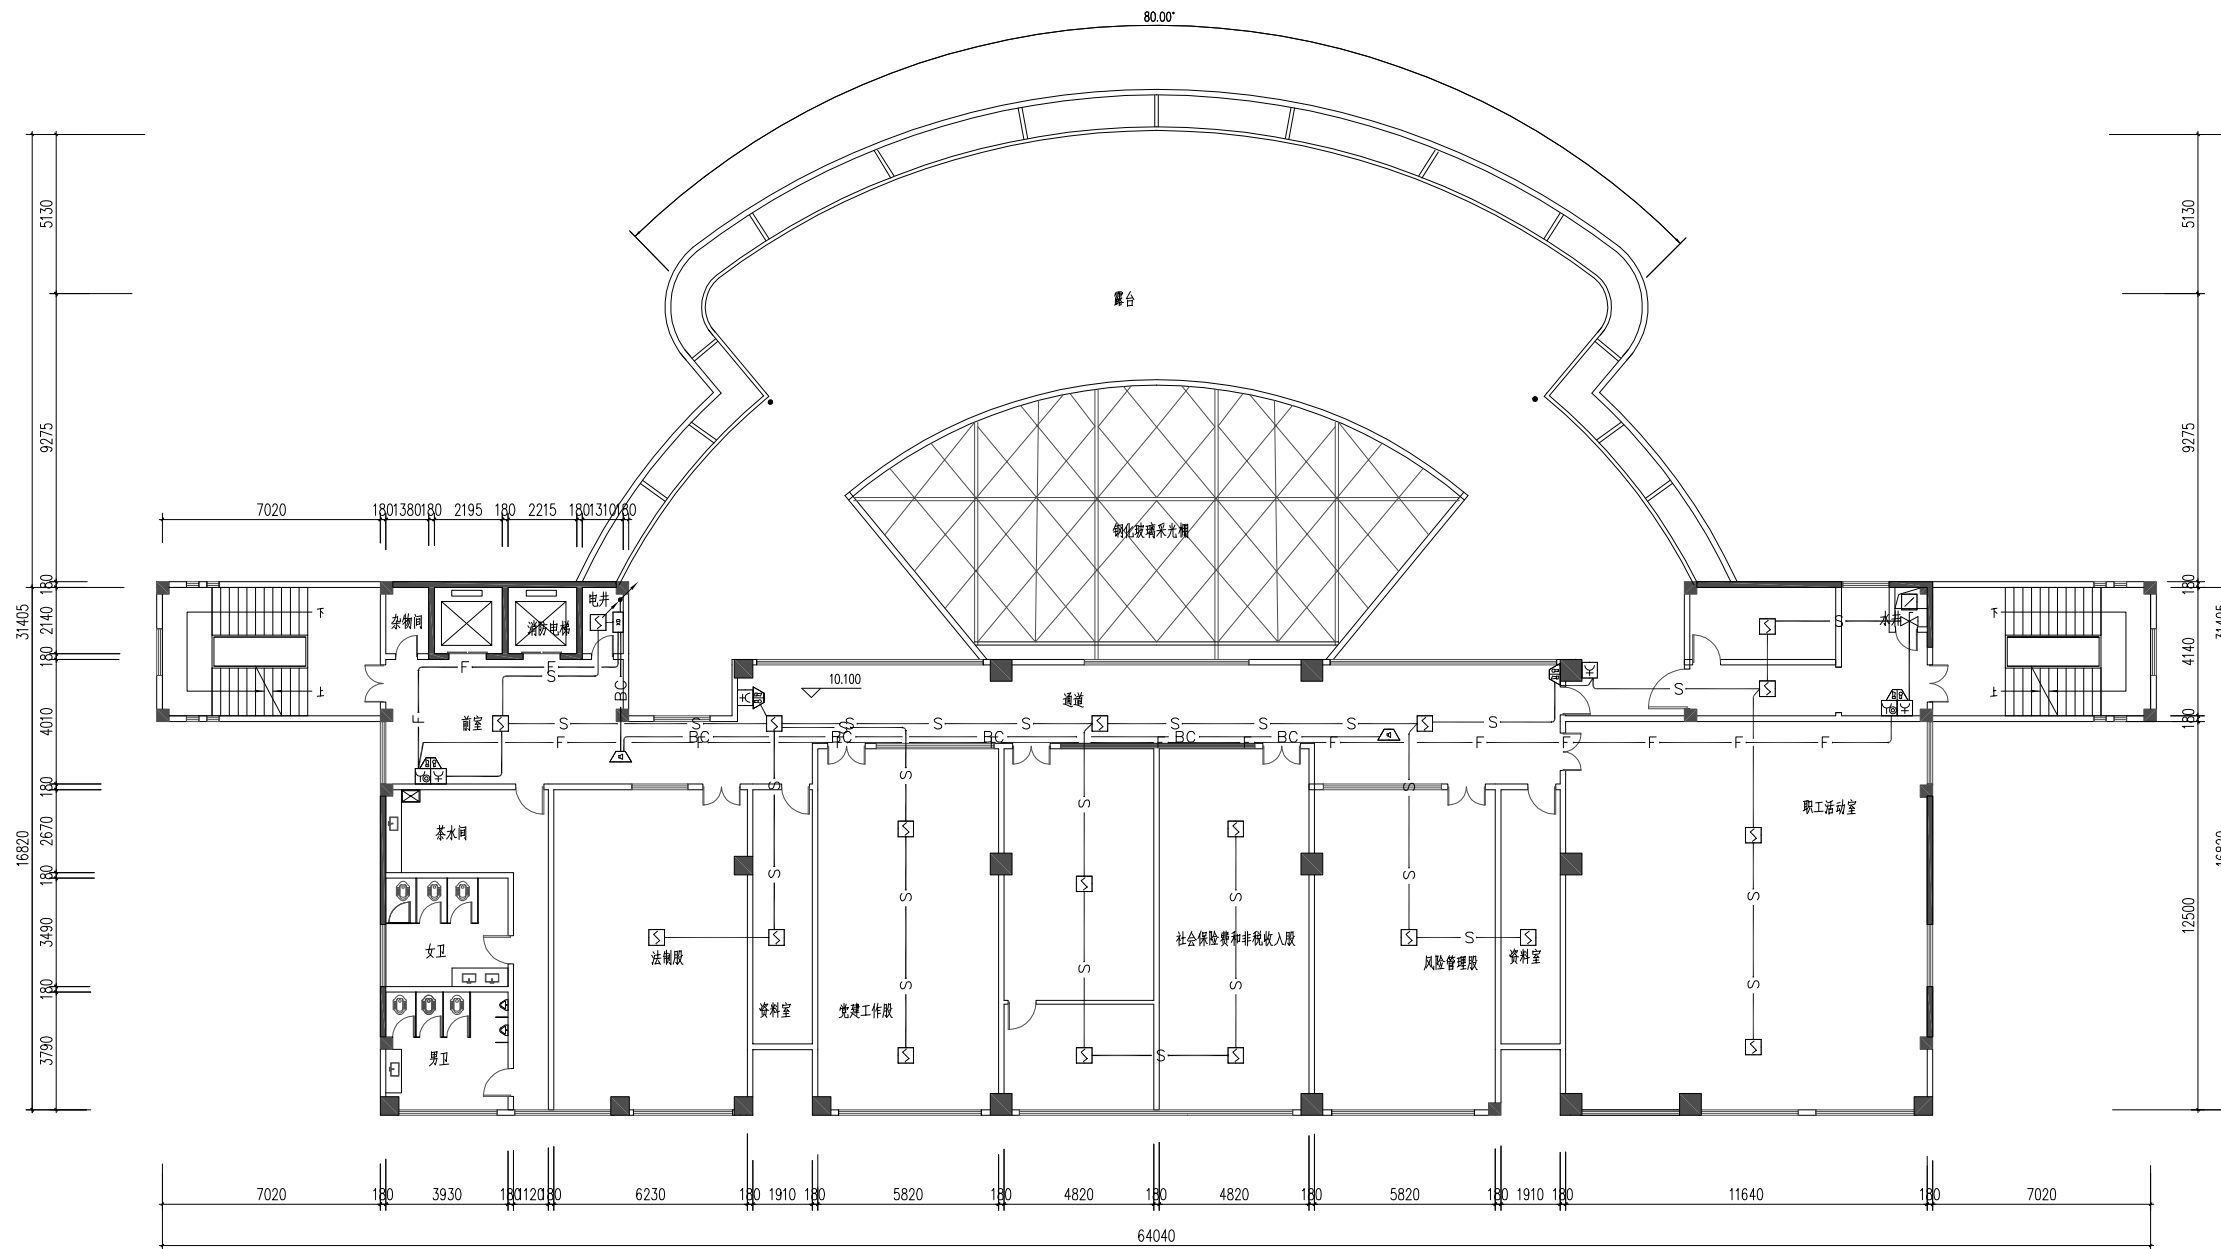

三层火灾自动报警平面图 1:100

设计单位
DESIGN
INSTITUTE



广州博厦建筑设计研究院有限公司
GUANGZHOU BOSHA ARCHITECTURAL DESIGN
INSTITUTE CO., LTD.

证书
CERTIFICATE
建筑工程设计甲级证书编号:
A244007828
城乡规划编制甲级资质证书编号:
[建]自资规甲字21440265
排水、道路、园林、人防工程设计乙级
证书编号: A244007828

建设单位
Client
国家税务总局信宜市税务局

工程名称
Project Name
国家税务总局信宜市税务局
综合业务办公用房维修改造

子项名称
Sub-Project
消防升级改造工程

工程编号
Project No.
子项编号
Sub-Project No.

审定
Approved by
邓志伟

审核
Verified by
辛乐

项目负责人
Project manager
辛乐

专业负责人
Profession manager
张劲

校对
Checked by
张婕

设计
Designer
张劲

图纸名称
Drawing Title
四层火灾自动报警平面图

专业
Discipline
消防


版次
Version No.
图号
Drawing No.
XF-19

比例
Scale
1:100
日期
Date
2024.05


注册执业专用章 | Stamp of Registration

单位出图专用章 | Stamp of design unit

此图纸必须经图纸审图机构审查合格盖章
并经消防审批部门审查合格盖章后方可施工

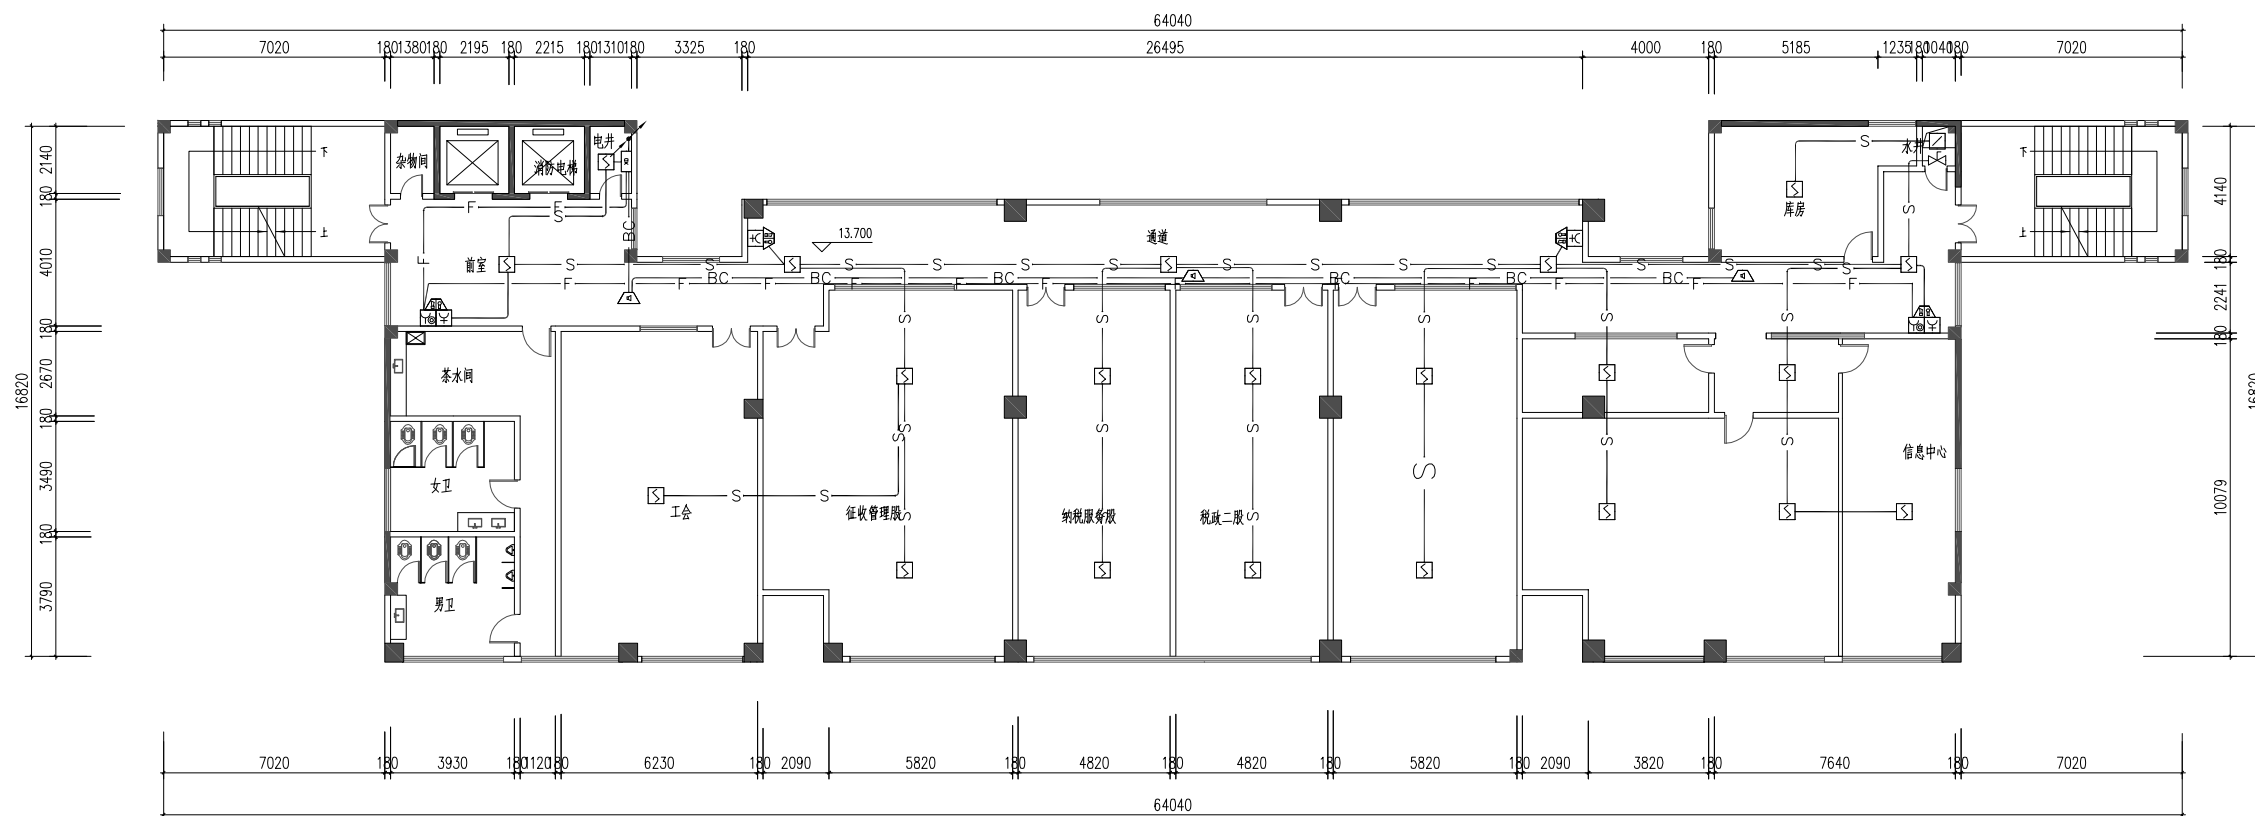

四层火灾自动报警平面图 1:100

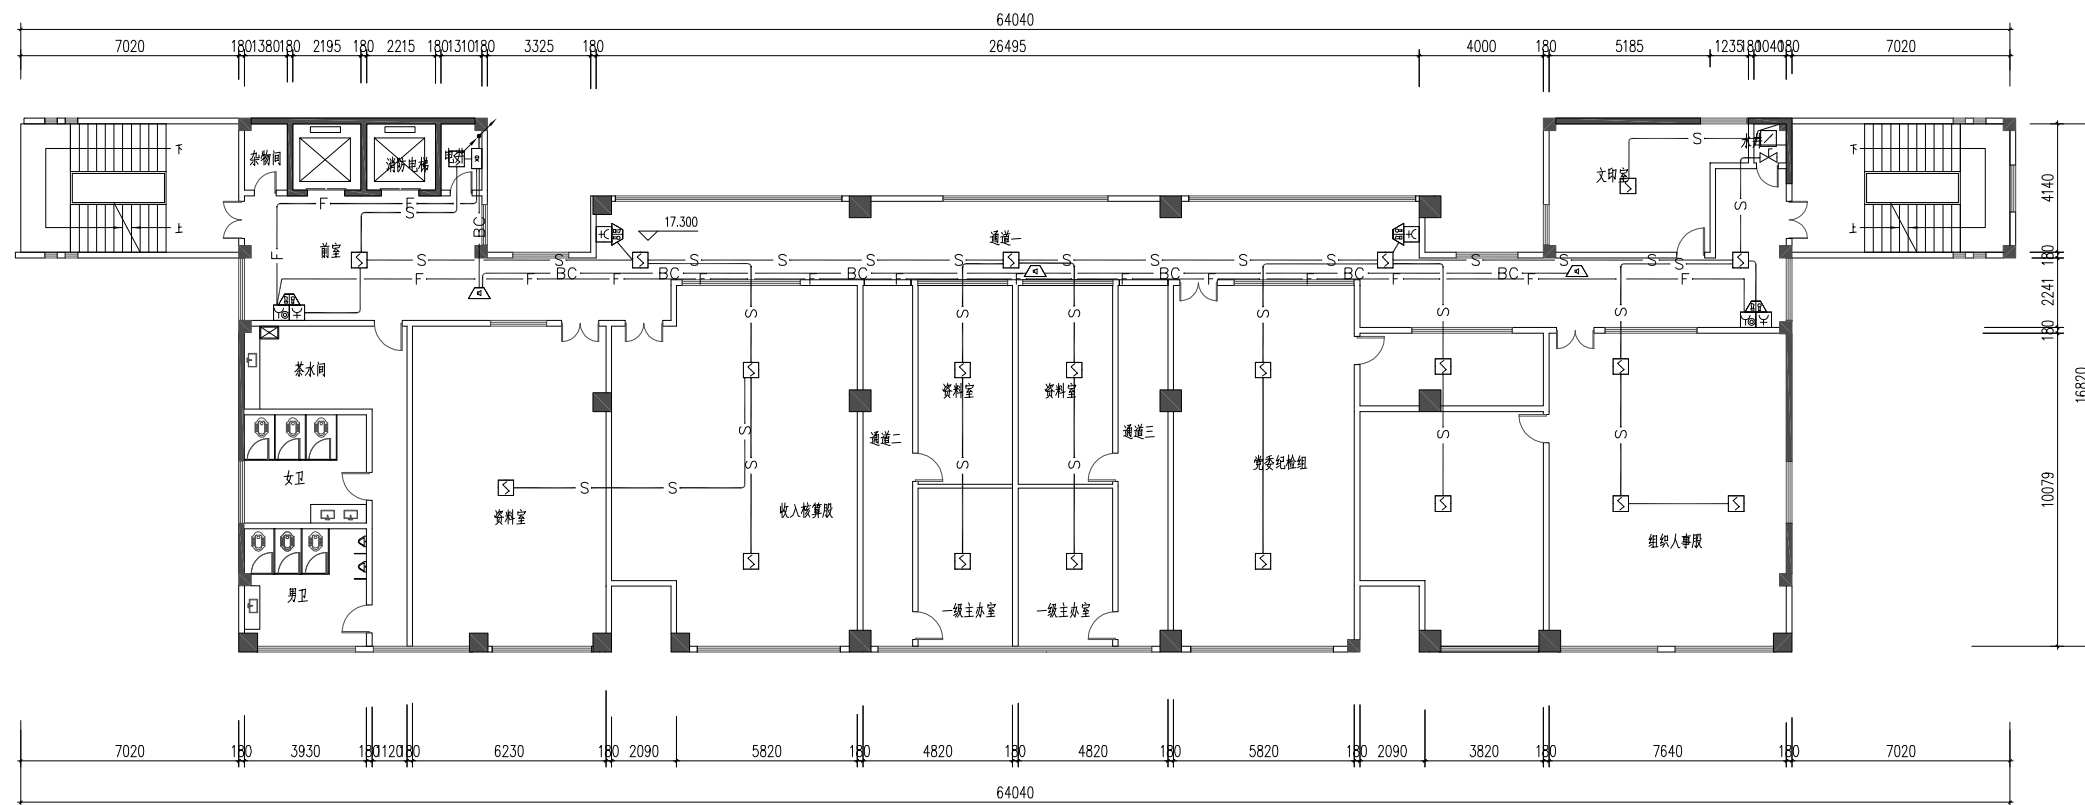

五层火灾自动报警平面图 1:100

设计单位
DESIGN
INSTITUTE



广州博厦建筑设计研究院有限公司
GUANGZHOU BOSHA ARCHITECTURAL DESIGN
INSTITUTE CO., LTD.

证书
CERTIFICATE
建筑工程设计甲级证书编号:
A244007828
城乡规划编制甲级资质证书编号:
[建]自资规甲字21440265
排水、道路、园林、人防工程设计乙级
证书编号: A244007828

建设单位
Client
国家税务总局信宜市税务局

工程名称
Project Name
国家税务总局信宜市税务局
综合业务办公用房维修改造

子项名称
Sub-Project
消防升级改造工程

工程编号
Project No.
子项编号
Sub-Project No.

审定
Approved by
邓志伟

审核
Verified by
辛乐

项目负责人
Project manager
辛乐

专业负责人
Profession manager
张劲

校对
Checked by
张婕

设计
Designer
张劲

图纸名称
Drawing Title
五层火灾自动报警平面图

专业
Discipline
消防

版次
Version No.
图号
Drawing No.
XF-20

比例
Scale
1:100
日期
Date
2024.05

注册执业专用章 | Stamp of Registration

单位出图专用章 | Stamp of design unit

此图纸必须经图纸审图机构审查合格盖章
并经消防审批部门审查合格盖章后方可施工

设计单位
DESIGN
INSTITUTE



广州博厦建筑设计研究院有限公司
GUANGZHOU BOSHA ARCHITECTURAL DESIGN
INSTITUTE CO., LTD.

证书
CERTIFICATE
建筑工程设计甲级证书编号:
A244007828
城乡规划编制甲级资质证书编号:
[建]自资规甲字21440265
排水、道路、园林、人防工程设计乙级
证书编号: A244007828

建设单位
Client
国家税务总局信宜市税务局

工程名称
Project Name
国家税务总局信宜市税务局
综合业务办公用房维修改造

子项名称
Sub-Project
消防升级改造工程

工程编号
Project No.
子项编号
Sub-Project No.

审定
Approved by
邓志伟

审核
Verified by
辛乐

项目负责人
Project manager
辛乐

专业负责人
Profession manager
张劲

校对
Checked by
张婕

设计
Designer
张劲

图纸名称
Drawing Title
六层火灾自动报警平面图

专业
Discipline
消防

阶段
Stage
施工图

版次
Version No.
图号
XF-21


比例
Scale
1:100

日期
Date
2024.05

注册执业专用章 | Stamp of Registration

单位出图专用章 | Stamp of design unit

此图纸必须经图纸审图机构审查合格盖章
并经消防审批部门审查合格盖章后方可施工

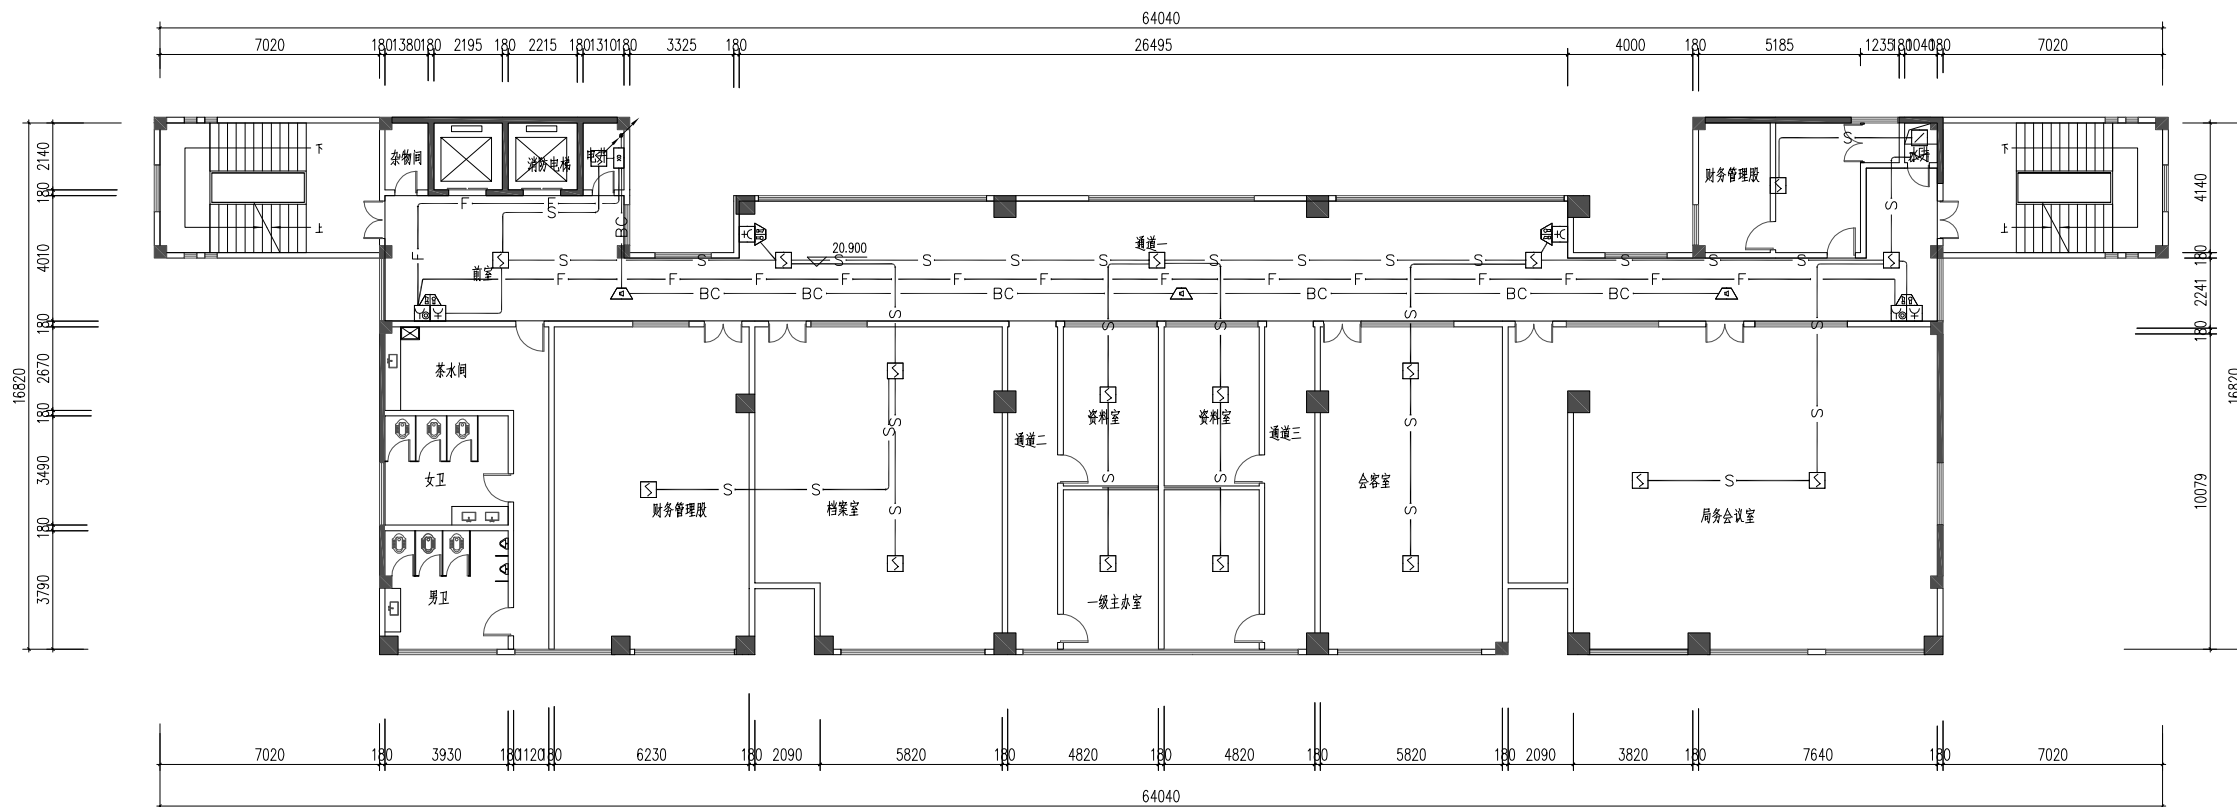

六层火灾自动报警平面图 1:100

设计单位
DESIGN
INSTITUTE



广州博厦建筑设计研究院有限公司
GUANGZHOU BOSHA ARCHITECTURAL DESIGN
INSTITUTE CO., LTD.

证书
CERTIFICATE
建筑工程设计甲级证书编号:
A244007828
城乡规划编制甲级资质证书编号:
[建]自资规甲字21440265
排水、道路、园林、人防工程设计乙级
证书编号: A244007828

建设单位
Client
国家税务总局信宜市税务局

工程名称
Project Name
国家税务总局信宜市税务局
综合业务办公用房维修改造

子项名称
Sub-Project
消防升级改造工程

工程编号
Project No.
子项编号
Sub-Project No.

审定
Approved by
邓志伟

审核
Verified by
辛乐

项目负责人
Project manager
辛乐

专业负责人
Profession manager
张劲

校对
Checked by
张婕

设计
Designer
张劲

图纸名称
Drawing Title
七层火灾自动报警平面图

专业
Discipline
消防


版次
Version No.
图号
Drawing No.
XF-22

比例
Scale
1:100
日期
Date
2024.05

注册执业专用章 | Stamp of Registration

单位出图专用章 | Stamp of design unit

此图纸必须经图纸审图机构审查合格盖章
并经消防审批部门审查合格盖章后方可施工

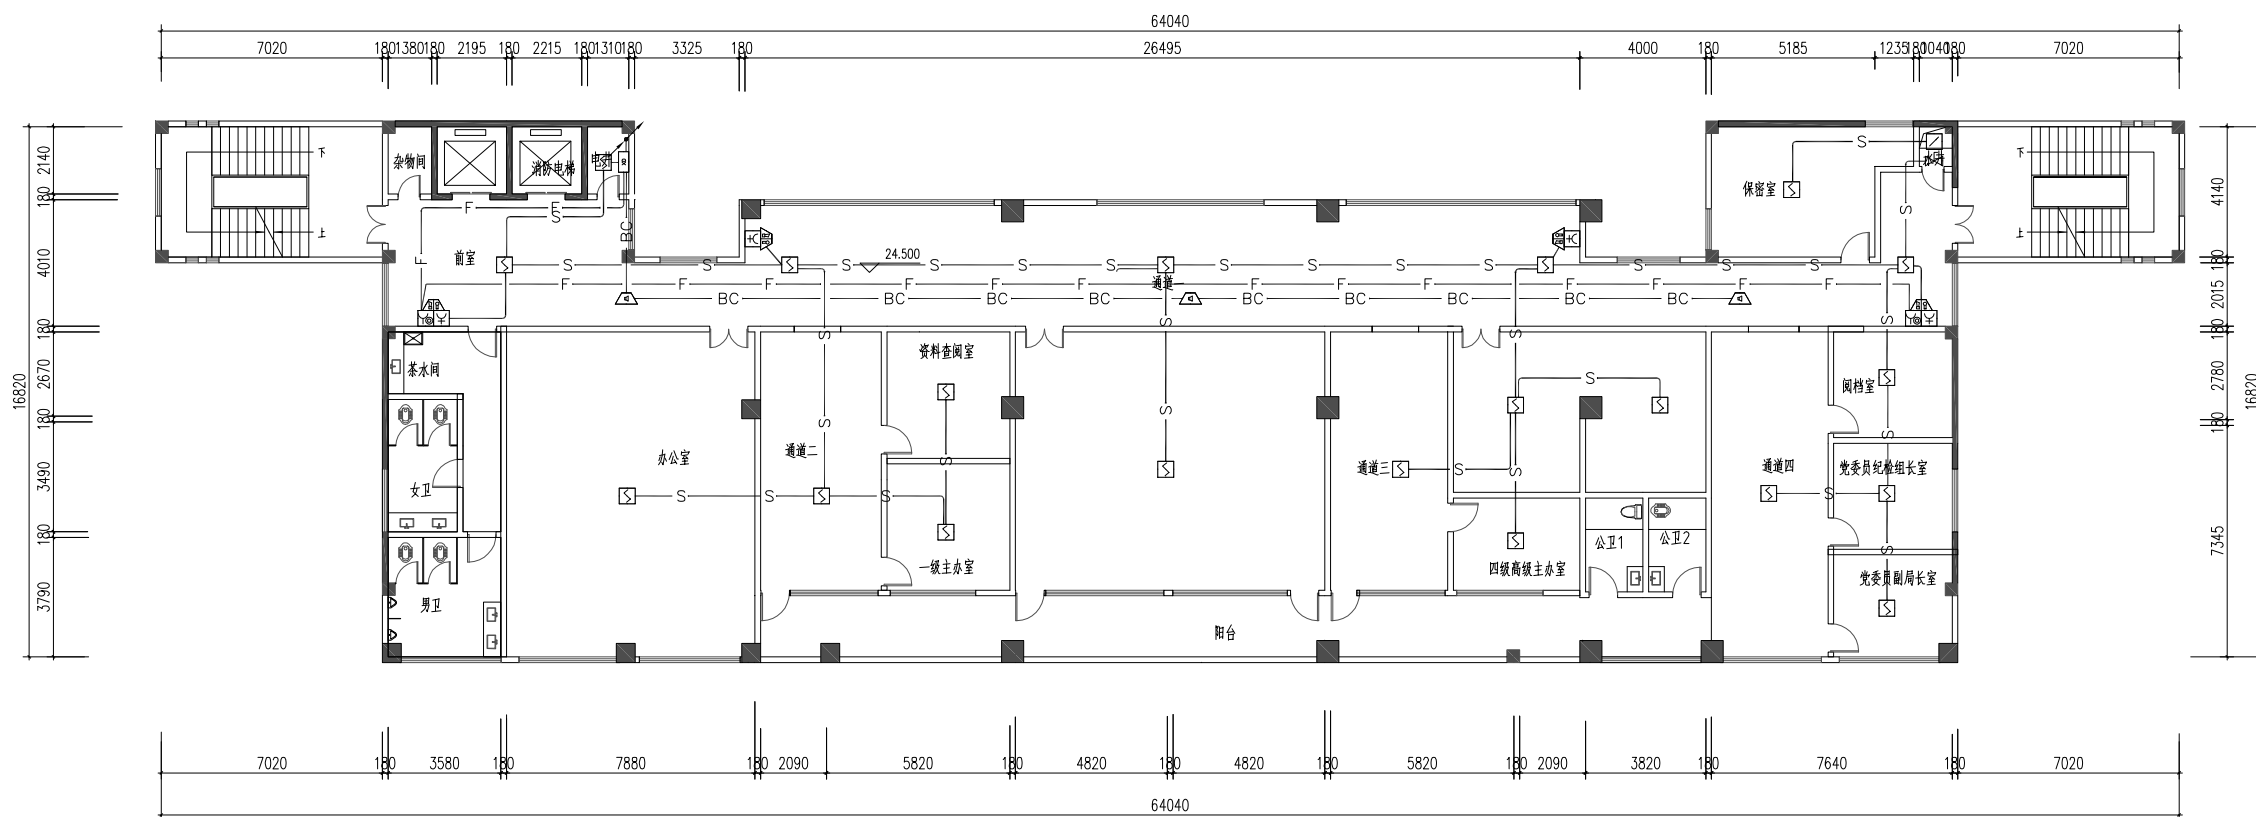

七层火灾自动报警平面图 1:100

设计单位
DESIGN
INSTITUTE



广州博厦建筑设计研究院有限公司
GUANGZHOU BOSHA ARCHITECTURAL DESIGN
INSTITUTE CO., LTD.

证书
CERTIFICATE
建筑工程设计甲级证书编号:
A244007828
城乡规划编制甲级资质证书编号:
[建]自资规甲字21440265
排水、道路、园林、人防工程设计乙级
证书编号: A244007828

建设单位
Client
国家税务总局信宜市税务局

工程名称
Project Name
国家税务总局信宜市税务局
综合业务办公用房维修改造

子项名称
Sub-Project
消防升级改造工程

工程编号
Project No.
子项编号
Sub-Project No.

审定
Approved by
邓志伟

审核
Verified by
辛乐

项目负责人
Project manager
辛乐

专业负责人
Profession manager
张劲

校对
Checked by
张婕

设计
Designer
张劲

图纸名称
Drawing Title
八层火灾自动报警平面图

专业
Discipline
消防


版次
Version No.
图号
Drawing No.
XF-23

比例
Scale
1:100
日期
Date
2024.05

注册执业专用章 | Stamp of Registration

单位出图专用章 | Stamp of design unit

此图纸必须经图纸审图机构审查合格盖章
并经消防审批部门审查合格盖章后方可施工

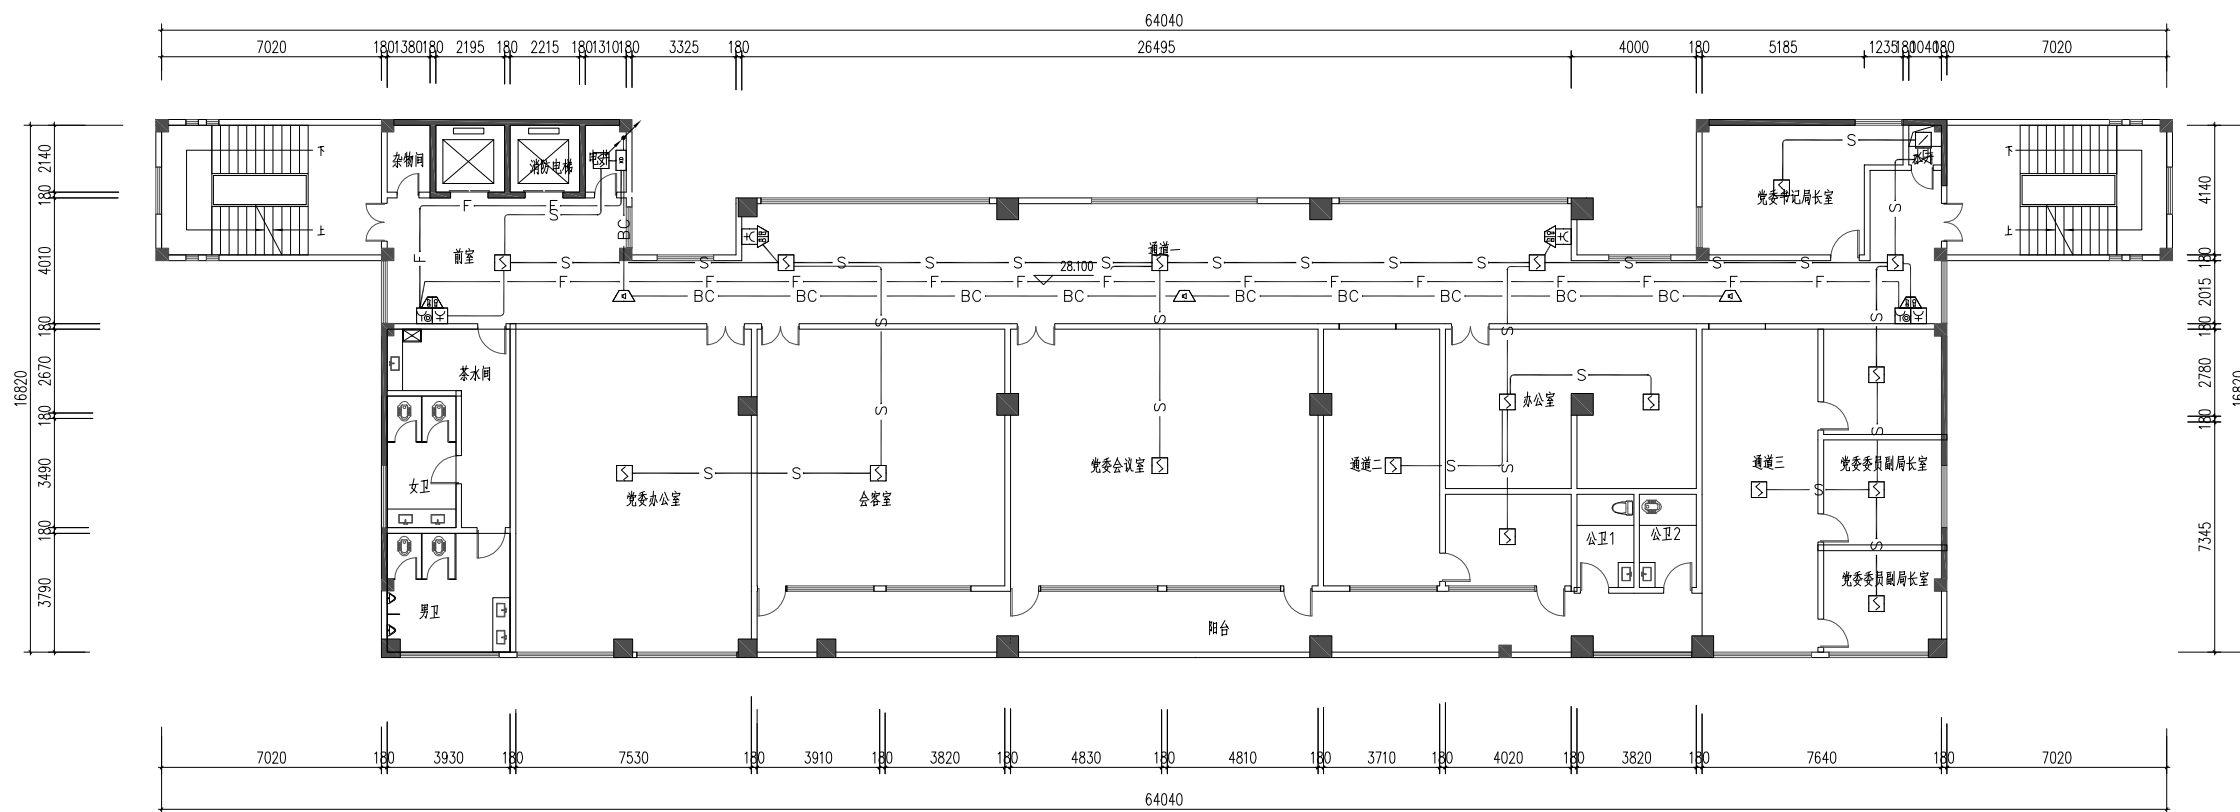

八层火灾自动报警平面图 1:100

设计单位
DESIGN
INSTITUTE



广州博厦建筑设计研究院有限公司
GUANGZHOU BOSHA ARCHITECTURAL DESIGN
INSTITUTE CO., LTD.

证书
CERTIFICATE
建筑工程设计甲级证书编号:
A244007828
城乡规划编制甲级资质证书编号:
[建]自资规甲字21440265
排水、道路、园林、人防工程设计乙级
证书编号: A244007828

建设单位
Client
国家税务总局信宜市税务局

工程名称
Project Name
国家税务总局信宜市税务局
综合业务办公用房维修改造

子项名称
Sub-Project
消防升级改造工程

工程编号
Project No.
子项编号
Sub-Project No.

审定
Approved by
邓志伟

审核
Verified by
辛乐

项目负责人
Project manager
辛乐

专业负责人
Profession manager
张劲

校对
Checked by
张婕

设计
Designer
张劲

图纸名称
Drawing Title
九层火灾自动报警平面图

专业
Discipline
消防


版次
Version No.
图号
Drawing No.
XF-24

比例
Scale
1:100
日期
Date
2024.05

注册执业专用章 | Stamp of Registration

单位出图专用章 | Stamp of design unit

此图纸必须经图纸审图机构审查合格盖章
并经消防审批部门审查合格盖章后方可施工

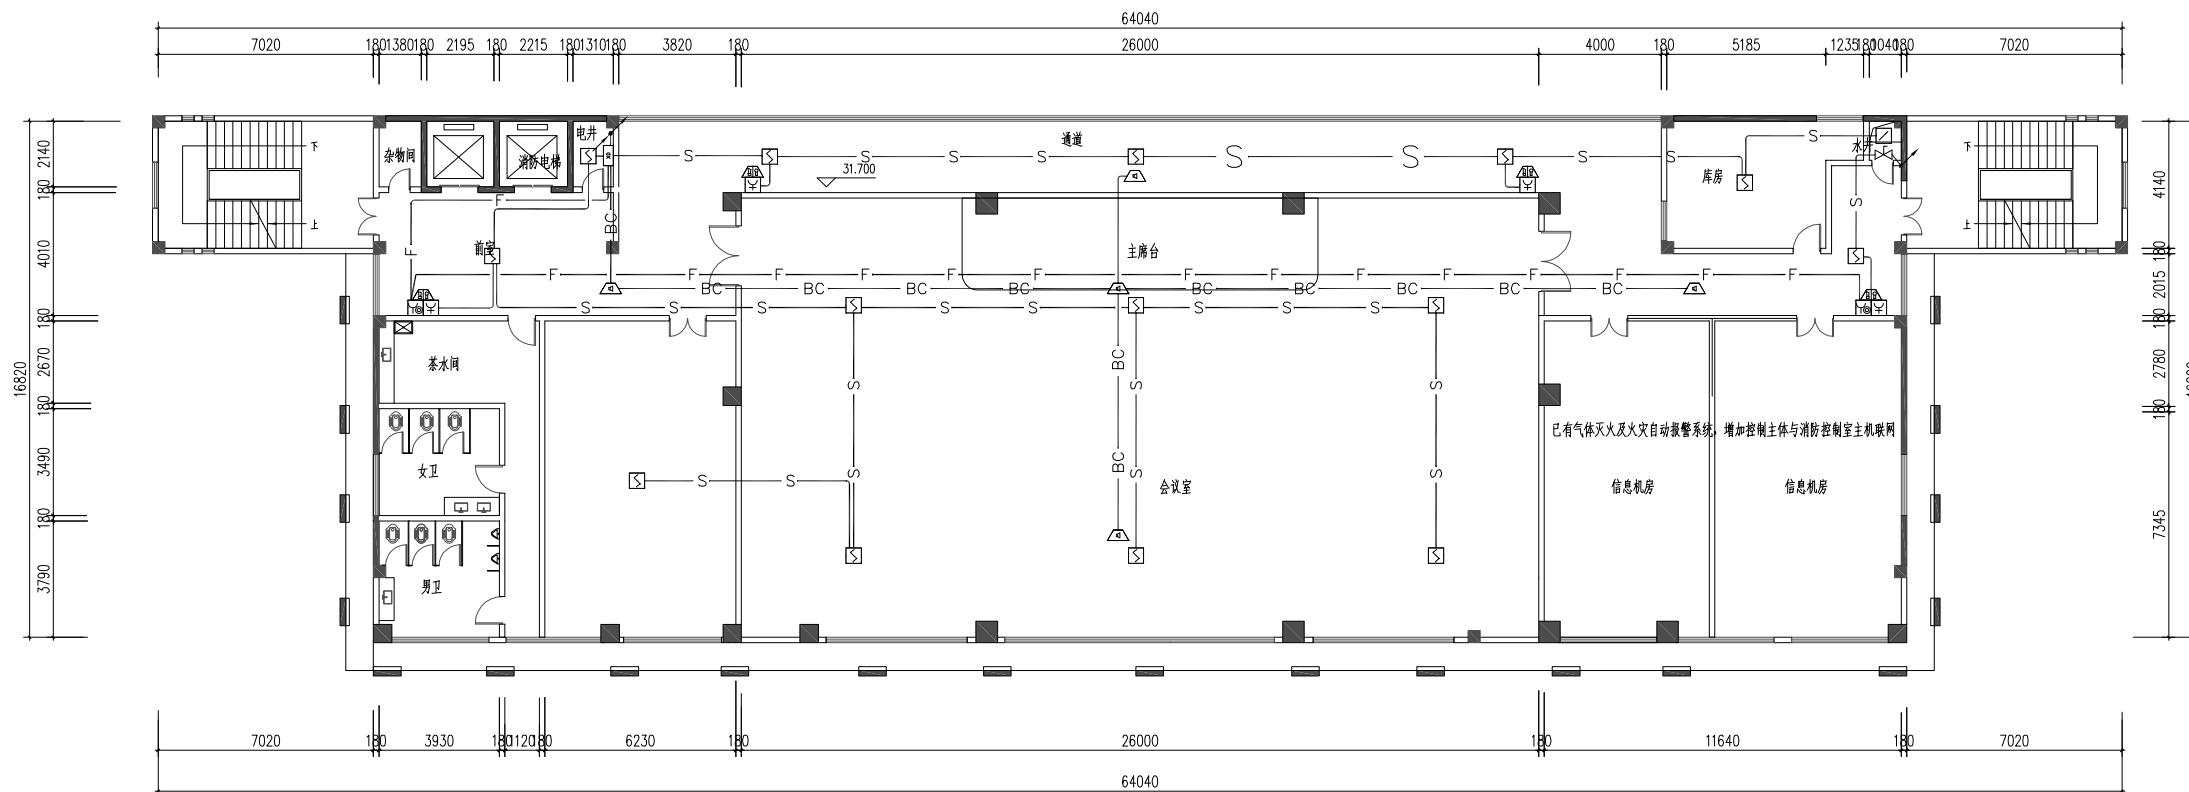

九层火灾自动报警平面图 1:100

设计单位
DESIGN
INSTITUTE



广州博厦建筑设计研究院有限公司
GUANGZHOU BOSHA ARCHITECTURAL DESIGN
INSTITUTE CO., LTD.

证书
CERTIFICATE
建筑工程设计甲级证书编号:
A244007828
城乡规划编制甲级资质证书编号:
[建]自资规甲字21440265
排水、道路、园林、人防工程设计乙级
证书编号: A244007828

建设单位
Client
国家税务总局信宜市税务局

工程名称
Project Name
国家税务总局信宜市税务局
综合业务办公用房维修改造

子项名称
Sub-Project
消防升级改造工程

工程编号
Project No.
子项编号
Sub-Project No.

审定
Approved by
邓志伟

审核
Verified by
辛乐

项目负责人
Project manager
辛乐

专业负责人
Profession manager
张劲

校对
Checked by
张婕

设计
Designer
张劲

图纸名称
Drawing Title
天面层火灾自动报警平面图

专业
Discipline
消防

阶段
Stage
施工图


版次
Version No.
图号
Drawing No.
XF-25

比例
Scale
1:100
日期
Date
2024.05


注册执业专用章 | Stamp of Registration

单位出图专用章 | Stamp of design unit

此图纸必须经图纸审图机构审查合格盖章
并经消防审批部门审查合格盖章后方可施工

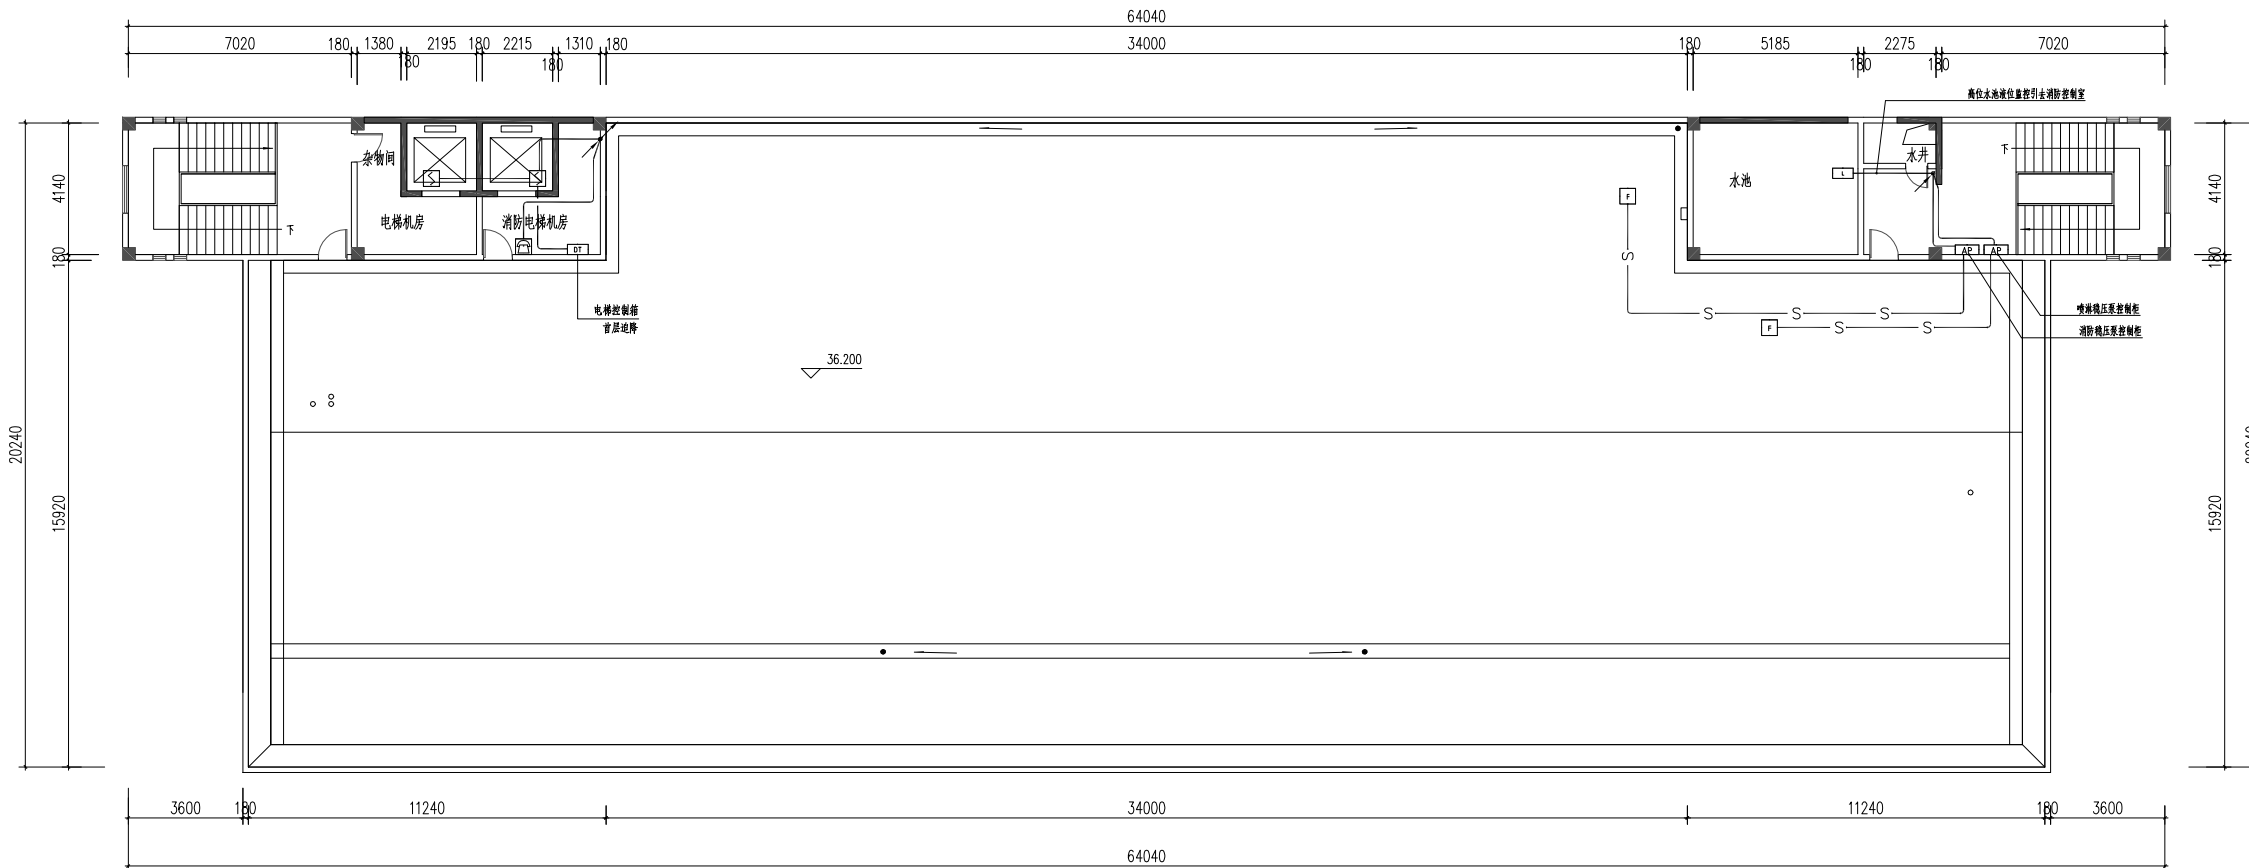

天面层火灾自动报警平面图 1:100

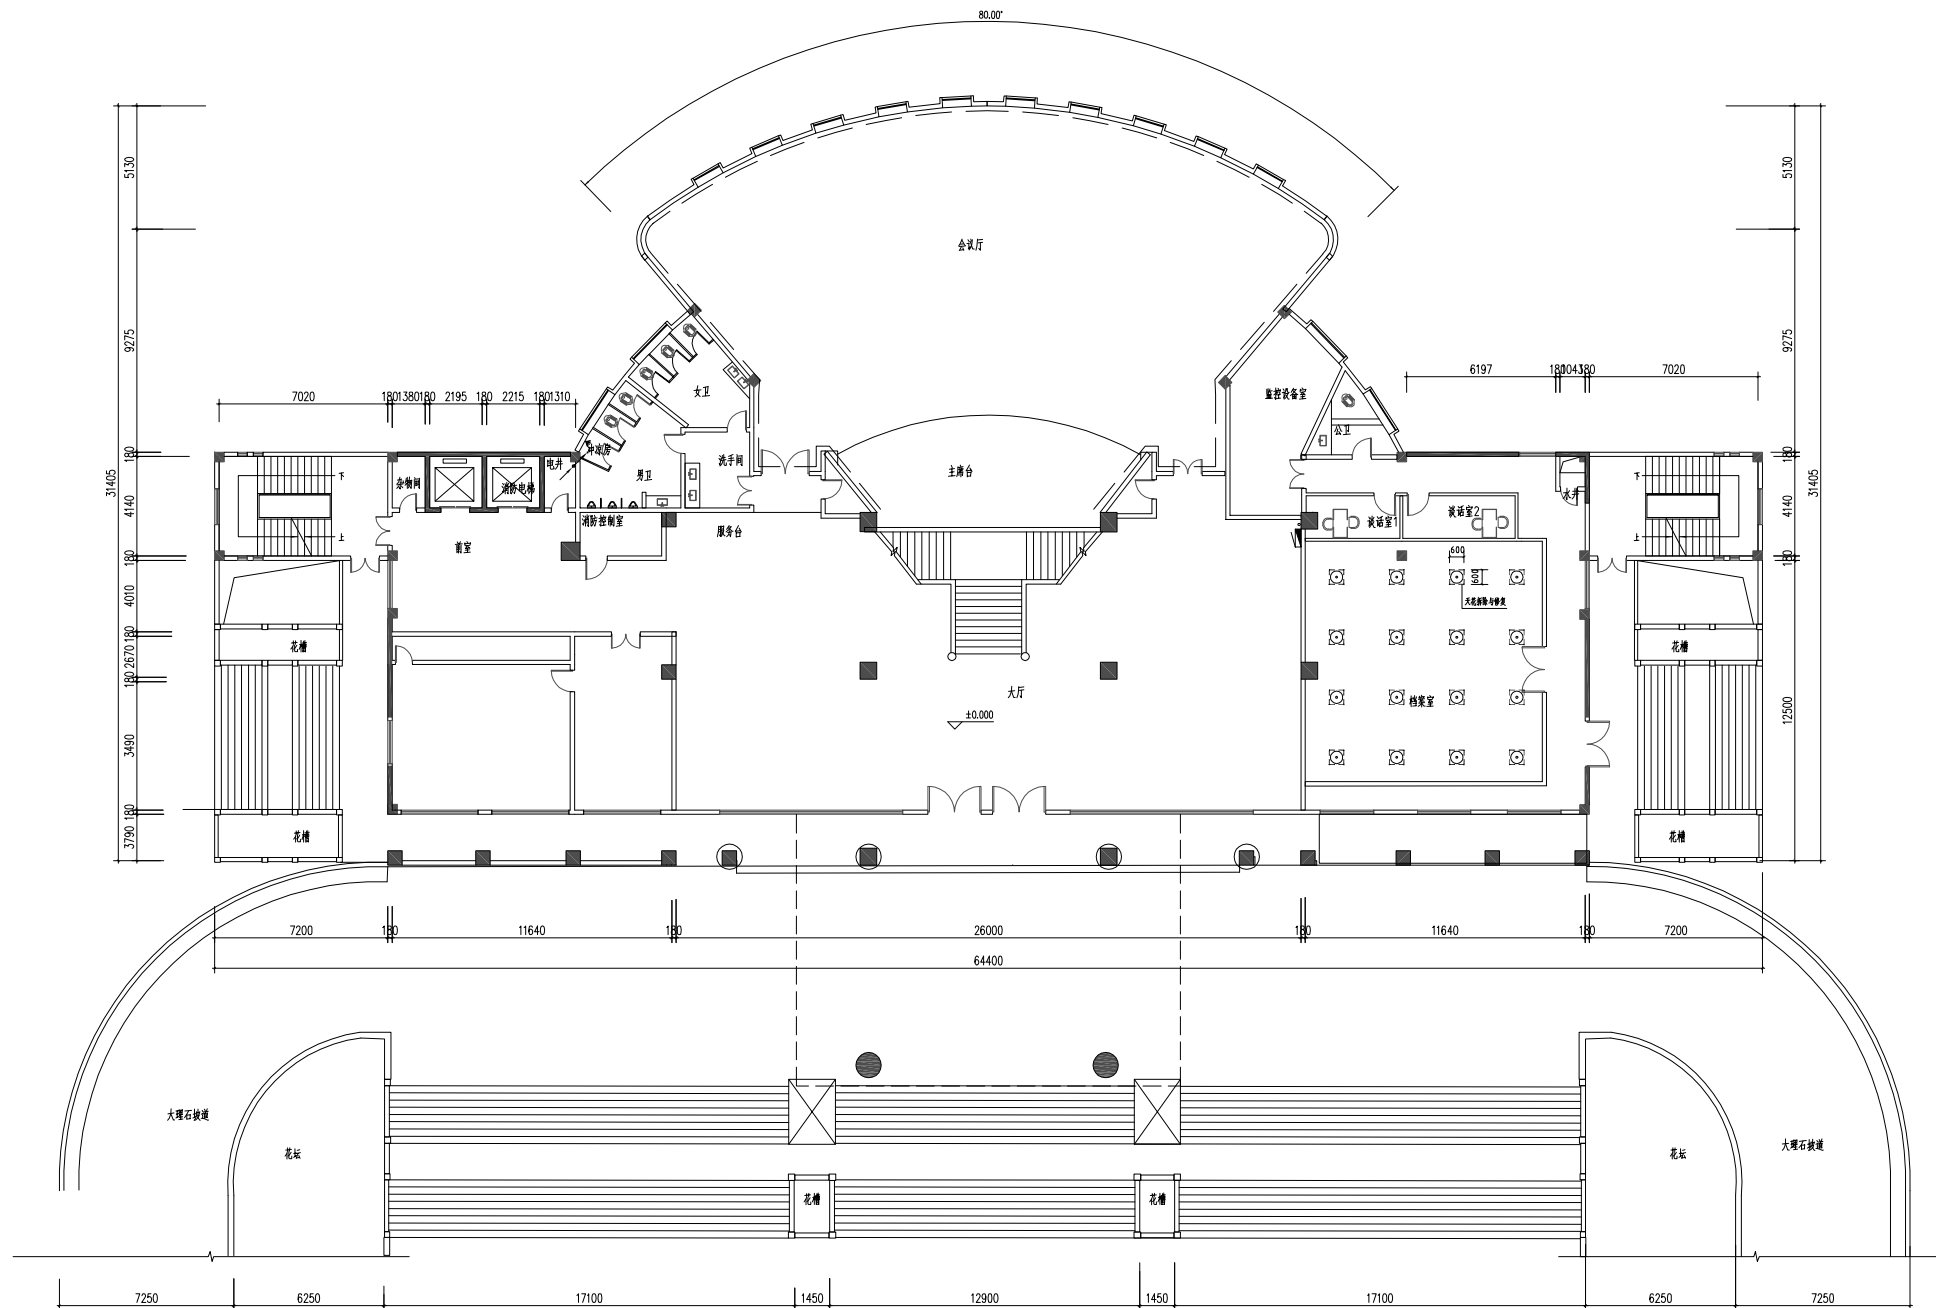

首层天花拆除与恢复平面图 1:100

表示在原有石膏板天花开孔，安装消防设施后恢复，本层拆除及恢复的天花共计5.76m²。

设计单位
DESIGN
INSTITUTE



广州博厦建筑设计研究院有限公司
GUANGZHOU BOSHA ARCHITECTURAL DESIGN
INSTITUTE CO., LTD.

证书
CERTIFICATE
建筑工程设计甲级证书编号：
A244007828
城乡规划编制甲级资质证书编号：
[建]自资规甲字21440265
排水、道路、园林、人防工程设计乙级
证书编号：A244007828

建设单位
Client
国家税务总局信宜市税务局

工程名称
Project Name
国家税务总局信宜市税务局
综合业务办公用房维修改造

子项名称
Sub-Project
消防升级改造工程

工程编号
Project No.
子项编号
Sub-Project No.

审定
Approved by
邓志伟

审核
Verified by
辛乐

项目负责人
Project manager
辛乐

专业负责人
Profession manager
张劲

校对
Checked by
张婕

设计
Designer
张劲

图纸名称
Drawing Title
首层天花拆除与恢复平面图

专业
Discipline
消防

版次
Version No.
图号
Drawing No.
XF-26

比例
Scale
1:100
日期
Date
2024.05

注册执业专用章 | Stamp of Registration

单位出图专用章 | Stamp of design unit

此图纸必须经图纸审图机构审查合格盖章
并经消防审批部门审查合格盖章后方可施工

设计单位
DESIGN
INSTITUTE



广州博厦建筑设计研究院有限公司
GUANGZHOU BOSHA ARCHITECTURAL DESIGN
INSTITUTE CO., LTD.

证书
CERTIFICATE
建筑工程设计甲级证书编号:
A244007828
城乡规划编制甲级资质证书编号:
[建]自资规甲字21440265
排水、道路、园林、人防工程设计乙级
证书编号: A244007828

建设单位
Client
国家税务总局信宜市税务局

工程名称
Project Name
国家税务总局信宜市税务局
综合业务办公用房维修改造

子项名称
Sub-Project
消防升级改造工程

工程编号
Project No.
子项编号
Sub-Project No.

审定
Approved by
邓志伟

审核
Verified by
辛乐

项目负责人
Project manager
辛乐

专业负责人
Profession manager
张劲

校对
Checked by
张婕

设计
Designer
张劲

图纸名称
Drawing Title
二层天花拆除与恢复平面图

专业
Discipline
消防


版次
Version No.
图号
Drawing No.
XF-27

比例
Scale
1:100
日期
Date
2024.05

注册执业专用章 | Stamp of Registration

单位出图专用章 | Stamp of design unit

此图纸必须经图纸审图机构审查合格盖章
并经消防审批部门审查合格盖章后方可施工

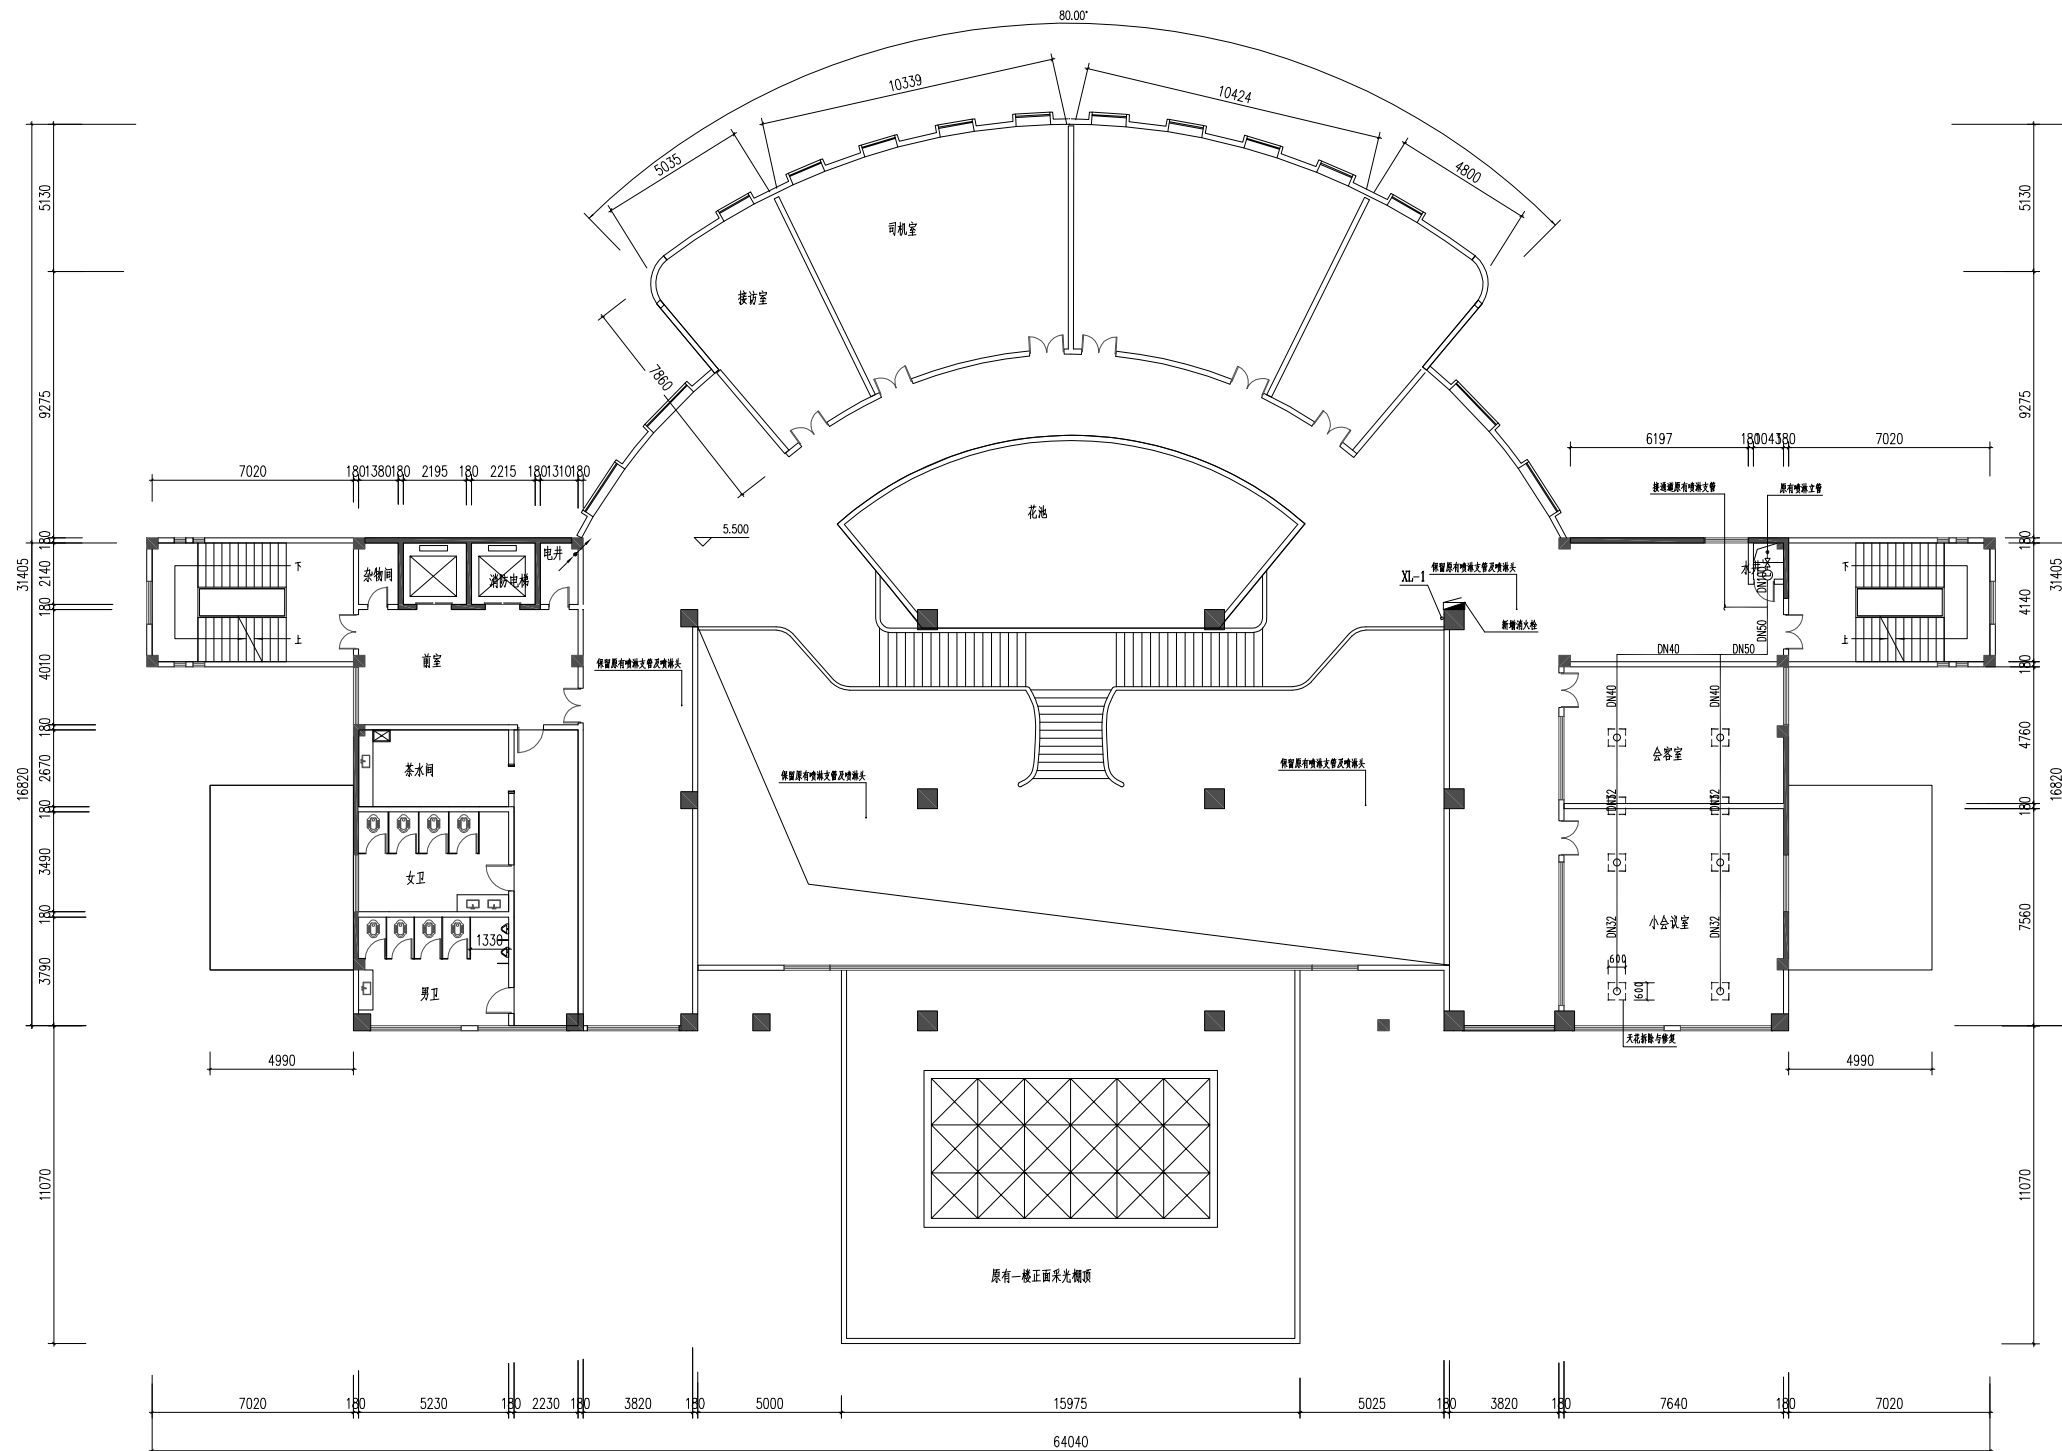

二层天花拆除与恢复平面图 1:100

表示在原有石膏板天花开孔, 安装消防设施后恢复, 本层拆除及恢复的天花共计2.88m²。



证书
CERTIFICATE

建筑工程设计甲级证书编号：
A244007828

城乡规划编制甲级资质证书编号：
[建]自资规甲字21440265


排水、道路、园林、人防工程设计乙级
证书编号：A244007828


| | |
|----------------------|------------------------------|
| 工程名称 Project Name | 国家税务总局信宜市税务局 综合业务办公用房维修改造 |
|----------------------|------------------------------|

| | |
|---------------------|----------|
| 子项名称 Sub-Project | 消防升级改造工程 |
|---------------------|----------|

| | |
|---------------------|-------------------------|
| 工程编号 Project No. | 子项编号 Sub-Project No. |
|---------------------|-------------------------|

| | | |
|--------------------|-----|-----|
| 审 定 Approved by | 邓志伟 | 邓志伟 |
|--------------------|-----|-----|

| | | |
|-------------------|-----|---|
| 审核 Verified by | 辛 乐 |  |
|-------------------|-----|---|

| | | |
|--------------------------|-----|---|
| 项目负责人 Project manager | 辛 乐 |  |
| | | |

| | | |
|--------------------------------|-----|-----|
| | | |
| 专业负责人 Profession manager | 张 劲 | 张 劲 |
| | | |

| | | |
|-----|-----|----|
| 校 对 | 张 婕 | 张婕 |
|-----|-----|----|

| | | |
|------------|--|--|
| Checked by | | |
|------------|--|--|

| | | |
|-----------------|-----|-----|
| 设 计 Designer | 张 劲 | 张 劲 |
| | | |

| | | |
|-----------------------|--------------|--|
| 图纸名称 Drawing Title | 三层天花拆除与恢复平面图 | |
|-----------------------|--------------|--|

| | | | |
|-------------------|-----|--------------|-----|
| 专 业 Discipline | 消 防 | 阶 段 Stage | 施工图 |
|-------------------|-----|--------------|-----|


| | | |
|--------------------|--------------------|-------|
| 版 次 Version No. | 图 号 Drawing No. | XF-28 |
|--------------------|--------------------|-------|

| | | | |
|-------------|-------|------------|---------|
| 比例 Scale | 1:100 | 日期 Date | 2024.05 |
|-------------|-------|------------|---------|

注册执业专用章 | Stamp of Registration

单位出图专用章 | Stamp of design unit

此图纸必须经图纸审图机构审查合格盖章
并经消防审批部门审查合格盖章后方可施工

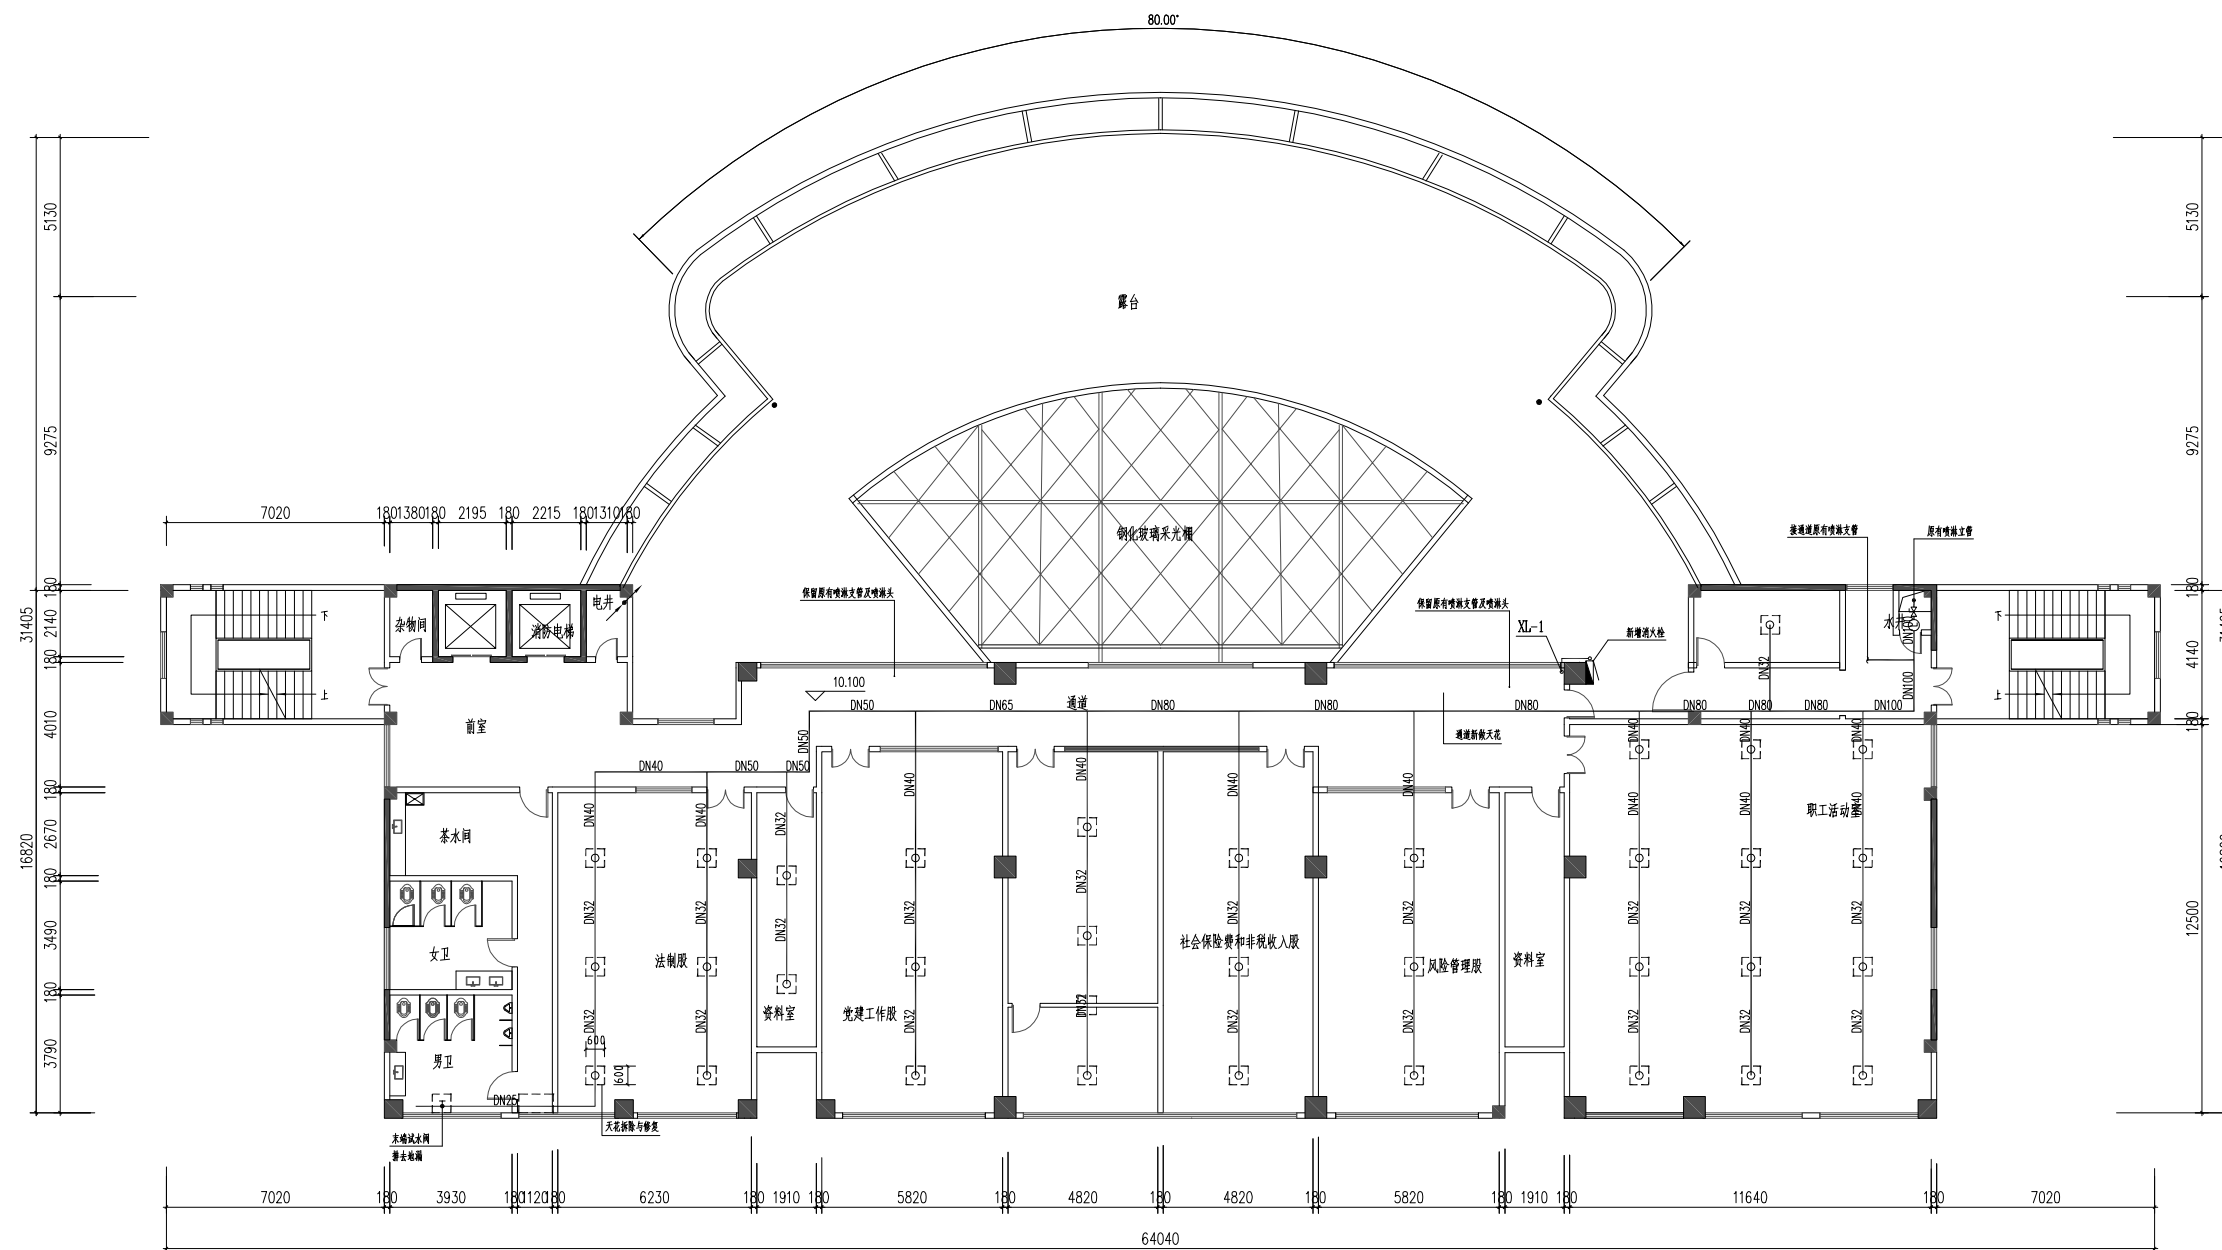

三层天花拆除与恢复平面图 1:100

□ 表示在原有石膏板天花开孔, 安装消防设施后恢复, 本层拆除及恢复的天花共计12.24m²。

设计单位
DESIGN
INSTITUTE



广州博厦建筑设计研究院有限公司
GUANGZHOU BOSHA ARCHITECTURAL DESIGN
INSTITUTE CO., LTD.

证书
CERTIFICATE
建筑工程设计甲级证书编号:
A244007828
城乡规划编制甲级资质证书编号:
[建]自资规甲字21440265
排水、道路、园林、人防工程设计乙级
证书编号: A244007828

建设单位
Client
国家税务总局信宜市税务局

工程名称
Project Name
国家税务总局信宜市税务局
综合业务办公用房维修改造

子项名称
Sub-Project
消防升级改造工程

工程编号
Project No.
子项编号
Sub-Project No.

审定
Approved by
邓志伟

审核
Verified by
辛乐

项目负责人
Project manager
辛乐

专业负责人
Profession manager
张劲

校对
Checked by
张婕

设计
Designer
张劲

图纸名称
Drawing Title
四层天花拆除与恢复平面图

专业
Discipline
消防


版次
Version No.
图号
Drawing No.
XF-29

比例
Scale
1:100
日期
Date
2024.05

注册执业专用章 | Stamp of Registration

单位出图专用章 | Stamp of design unit

此图纸必须经图纸审图机构审查合格盖章
并经消防审批部门审查合格盖章后方可施工

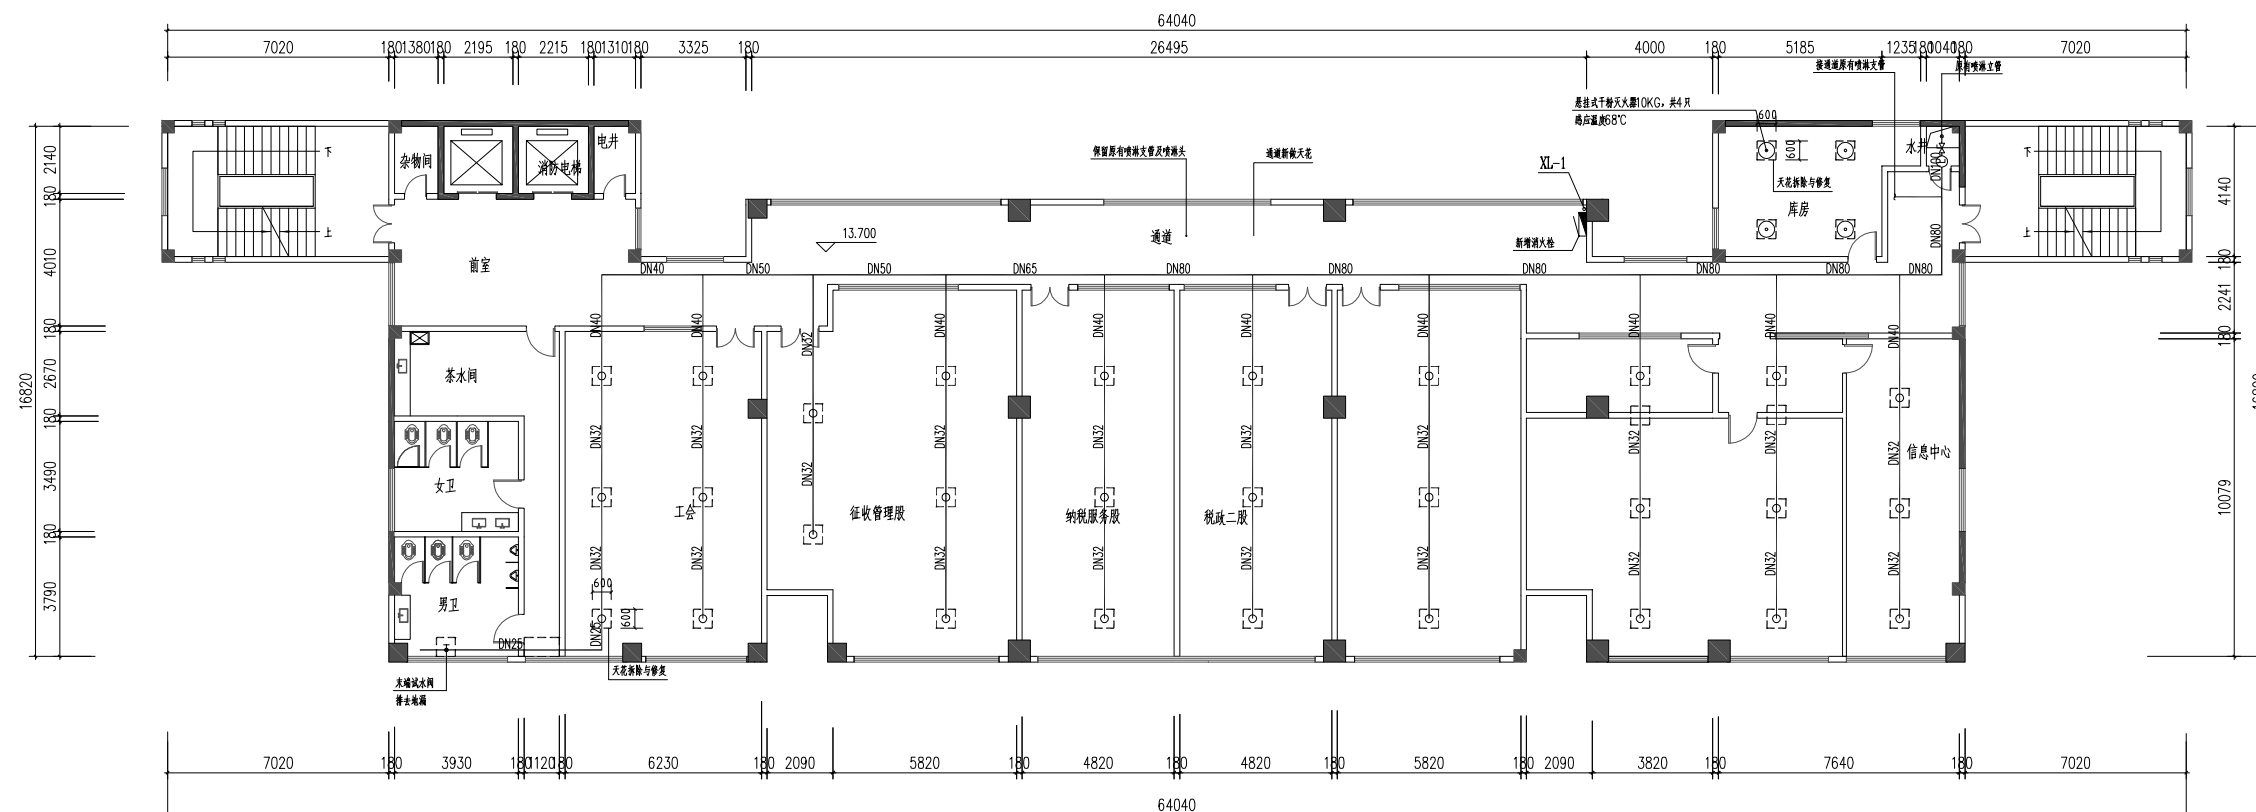

四层天花拆除与恢复平面图 1:100

表示在原有石膏板天花开孔, 安装消防设施后恢复, 本层拆除及恢复的天花共计13.32m²。

设计单位
DESIGN
INSTITUTE



广州博厦建筑设计研究院有限公司
GUANGZHOU BOSHA ARCHITECTURAL DESIGN
INSTITUTE CO., LTD.

证书
CERTIFICATE
建筑工程设计甲级证书编号:
A244007828
城乡规划编制甲级资质证书编号:
[建]自资规甲字21440265
排水、道路、园林、人防工程设计乙级
证书编号: A244007828

建设单位
Client
国家税务总局信宜市税务局

工程名称
Project Name
国家税务总局信宜市税务局
综合业务办公用房维修改造

子项名称
Sub-Project
消防升级改造工程

工程编号
Project No.
子项编号
Sub-Project No.

审定
Approved by
邓志伟

审核
Verified by
辛乐

项目负责人
Project manager
辛乐

专业负责人
Profession manager
张劲

校对
Checked by
张婕

设计
Designer
张劲

图纸名称
Drawing Title
五层天花拆除与恢复平面图

专业
Discipline
消防

阶段
Stage
施工图

版次
Version No.
图号
Drawing No.
XF-30


比例
Scale
1:100

日期
Date
2024.05

注册执业专用章 | Stamp of Registration

单位出图专用章 | Stamp of design unit

此图纸必须经图纸审图机构审查合格盖章
并经消防审批部门审查合格盖章后方可施工

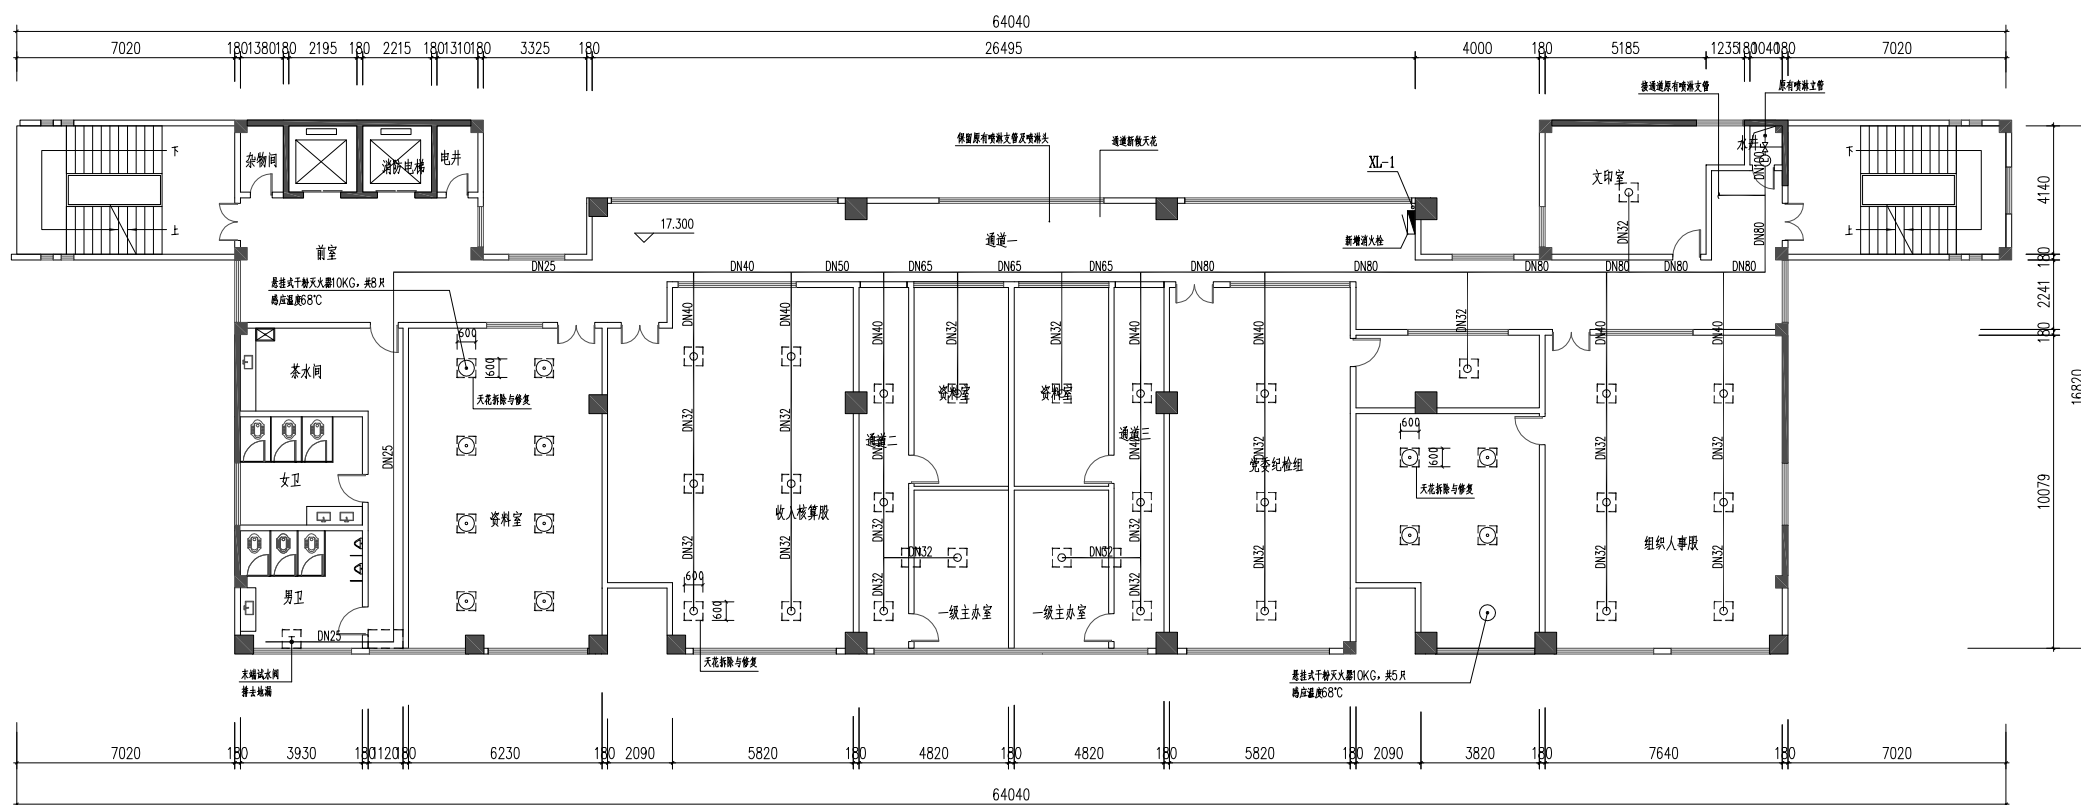

五层天花拆除与恢复平面图 1:100

表示在原有石膏板天花开孔, 安装消防设施后恢复, 本层拆除及恢复的天花共计15.48m²。



证书
CERTIFICATE

建筑工程设计甲级证书编号：
A244007828

城乡规划编制甲级资质证书编号：
[建]自资规甲字21440265

排水、道路、园林、人防工程设计乙级
证书编号：A244007828

| | |
|----------------------|------------------------------|
| 工程名称 Project Name | 国家税务总局信宜市税务局 综合业务办公用房维修改造 |
|----------------------|------------------------------|

| | |
|---------------------|-------------------------|
| 工程编号 Project No. | 子项编号 Sub-Project No. |
|---------------------|-------------------------|

| | | |
|--------------------|-----|----|
| 审 核 Verified by | 辛 乐 | 辛乐 |
|--------------------|-----|----|

| | | |
|-----------------|--|------|
| Project manager | | |
| | | 31/7 |

| | | |
|--|-----|----|
| | 张 婧 | 张婧 |
|--|-----|----|

| | | |
|----|----|----|
| 设计 | 张劲 | 张劲 |
|----|----|----|


| | |
|------|--------------|
| 图纸名称 | 六层天花拆除与恢复平面图 |
|------|--------------|

| | | | |
|-------------------|--|-------------------|-------|
| Discipline | | Stage | |
| 版次 Version No. | | 图号 Drawing No. | XF-31 |

注册执业专用章 | Stamp of Registration

11/11/11 11:11 AM

并经消防审批部门审查合格盖章后方可施工

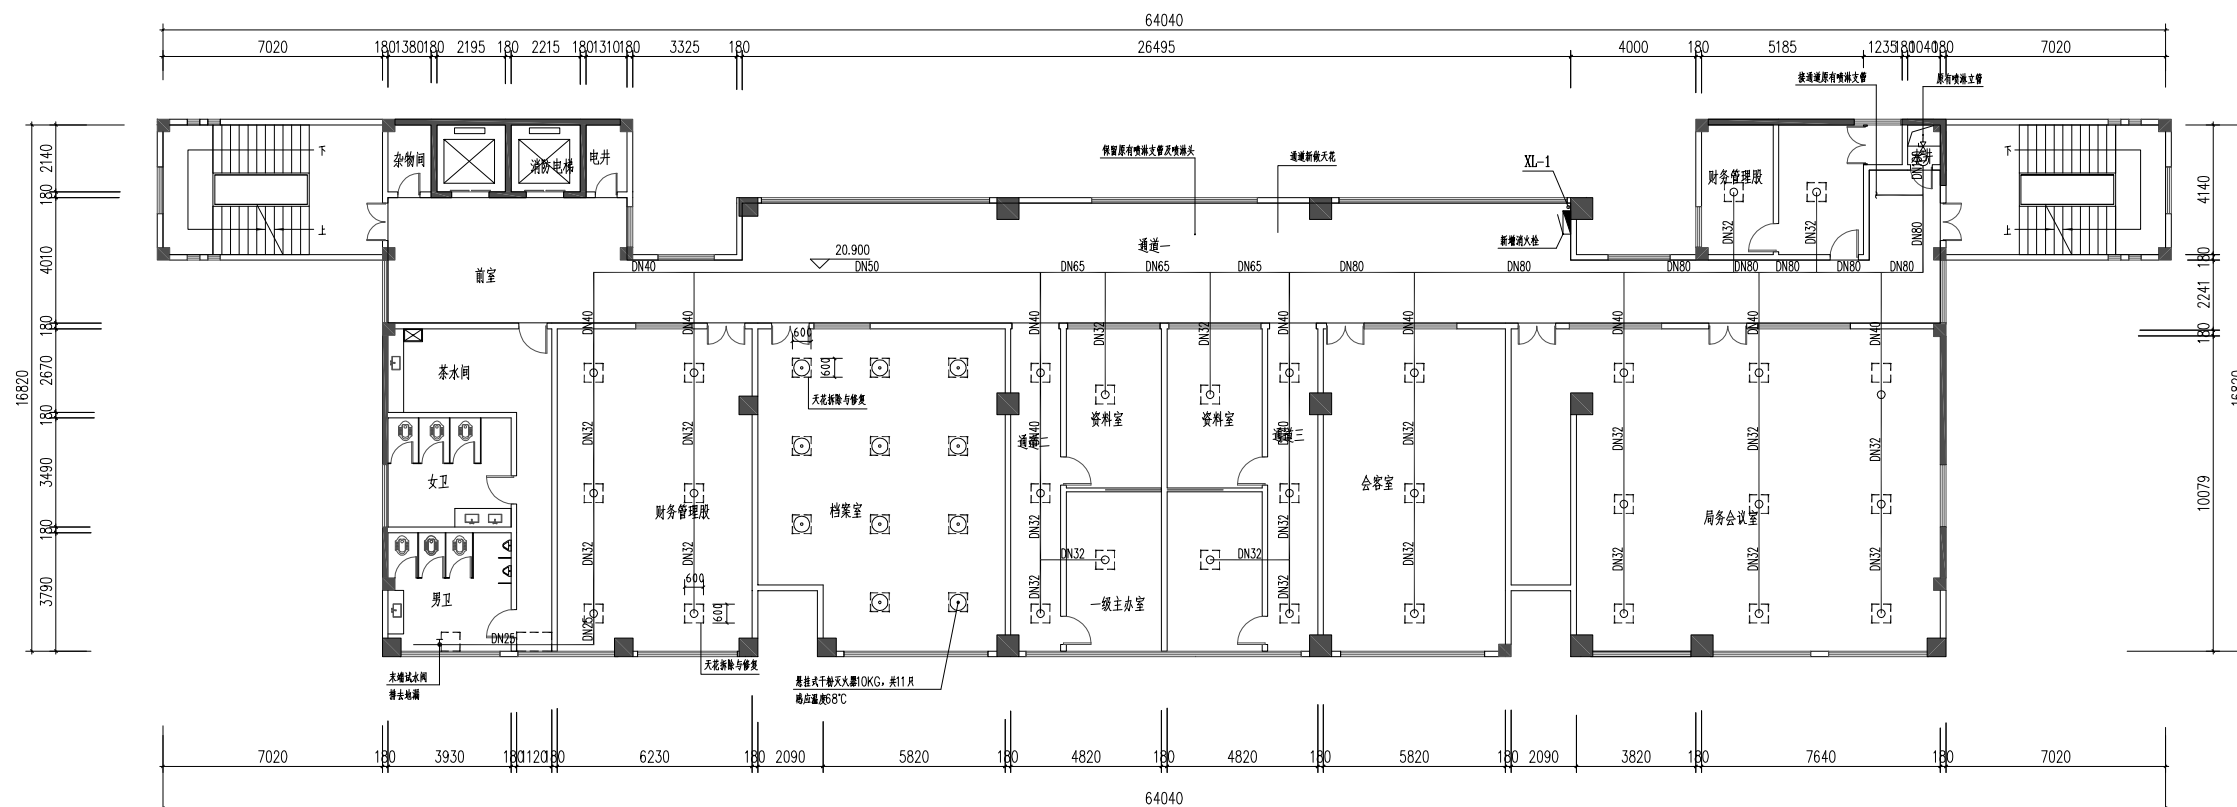

六层天花拆除与恢复平面图 1:100

□表示在原有石膏板天花开孔, 安装消防设施后恢复, 本层拆除及恢复的天花共计15.48m²。

设计单位
DESIGN
INSTITUTE



广州博厦建筑设计研究院有限公司
GUANGZHOU BOSHA ARCHITECTURAL DESIGN
INSTITUTE CO., LTD.

证书
CERTIFICATE
建筑工程设计甲级证书编号:
A244007828
城乡规划编制甲级资质证书编号:
[建]自资规甲字21440265
排水、道路、园林、人防工程设计乙级
证书编号: A244007828

建设单位
Client
国家税务总局信宜市税务局

工程名称
Project Name
国家税务总局信宜市税务局
综合业务办公用房维修改造

子项名称
Sub-Project
消防升级改造工程

工程编号
Project No.
子项编号
Sub-Project No.

审定
Approved by
邓志伟

审核
Verified by
辛乐

项目负责人
Project manager
辛乐

专业负责人
Profession manager
张劲

校对
Checked by
张婕

设计
Designer
张劲

图纸名称
Drawing Title
七层天花拆除与恢复平面图

专业
Discipline
消防


版次
Version No.
图号
Drawing No.
XF-32

比例
Scale
1:100
日期
Date
2024.05

注册执业专用章 | Stamp of Registration

单位出图专用章 | Stamp of design unit

此图纸必须经图纸审图机构审查合格盖章
并经消防审批部门审查合格盖章后方可施工

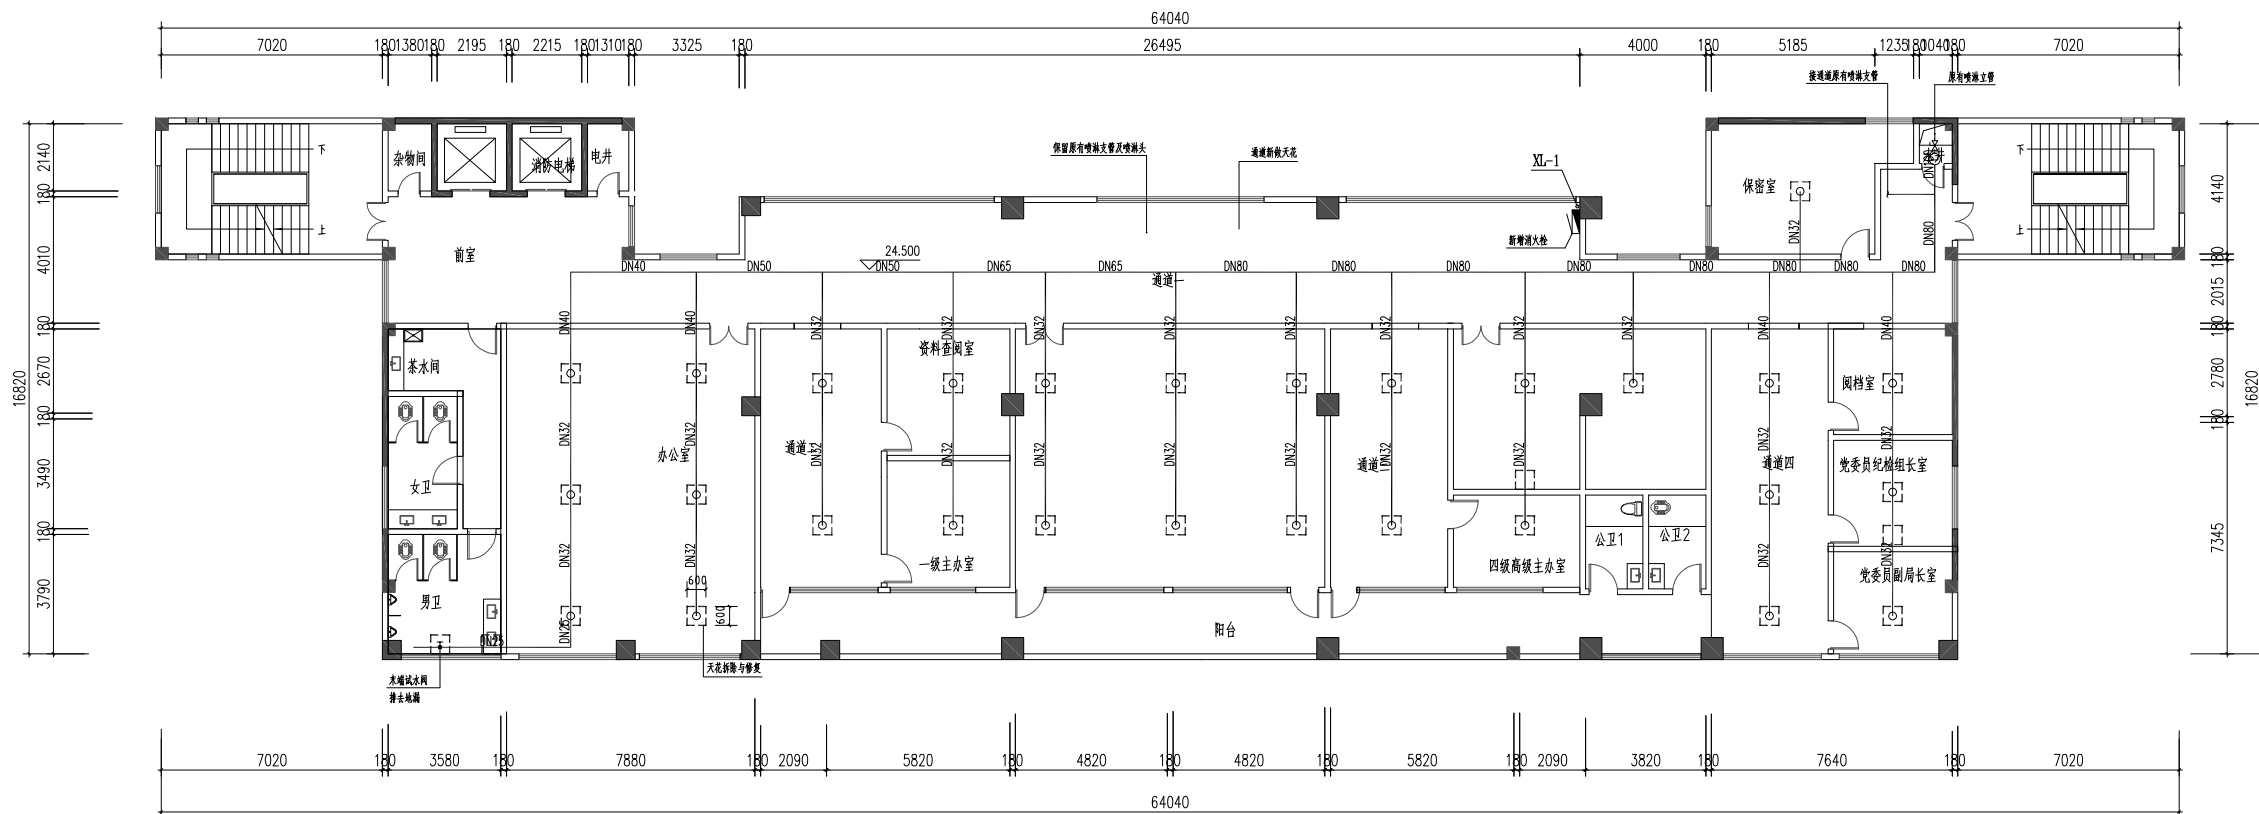

七层天花拆除与恢复平面图 1:100

表示在原有石膏板天花开孔, 安装消防设施后恢复, 本层拆除及恢复的天花共计11.52m²。

设计单位
DESIGN
INSTITUTE



广州博厦建筑设计研究院有限公司
GUANGZHOU BOSHA ARCHITECTURAL DESIGN
INSTITUTE CO., LTD.

证书
CERTIFICATE
建筑工程设计甲级证书编号:
A244007828
城乡规划编制甲级资质证书编号:
[建]自资规甲字21440265
排水、道路、园林、人防工程设计乙级
证书编号: A244007828

建设单位
Client
国家税务总局信宜市税务局

工程名称
Project Name
国家税务总局信宜市税务局
综合业务办公用房维修改造

子项名称
Sub-Project
消防升级改造工程

工程编号
Project No.
子项编号
Sub-Project No.

审定
Approved by
邓志伟

审核
Verified by
辛乐

项目负责人
Project manager
辛乐

专业负责人
Profession manager
张劲

校对
Checked by
张婕

设计
Designer
张劲

图纸名称
Drawing Title
八层天花拆除与恢复平面图

专业
Discipline
消防

阶段
Stage
施工图


版次
Version No.
图号
Drawing No.
XF-33

比例
Scale
1:100
日期
Date
2024.05

注册执业专用章 | Stamp of Registration

单位出图专用章 | Stamp of design unit

此图纸必须经图纸审图机构审查合格盖章
并经消防审批部门审查合格盖章后方可施工

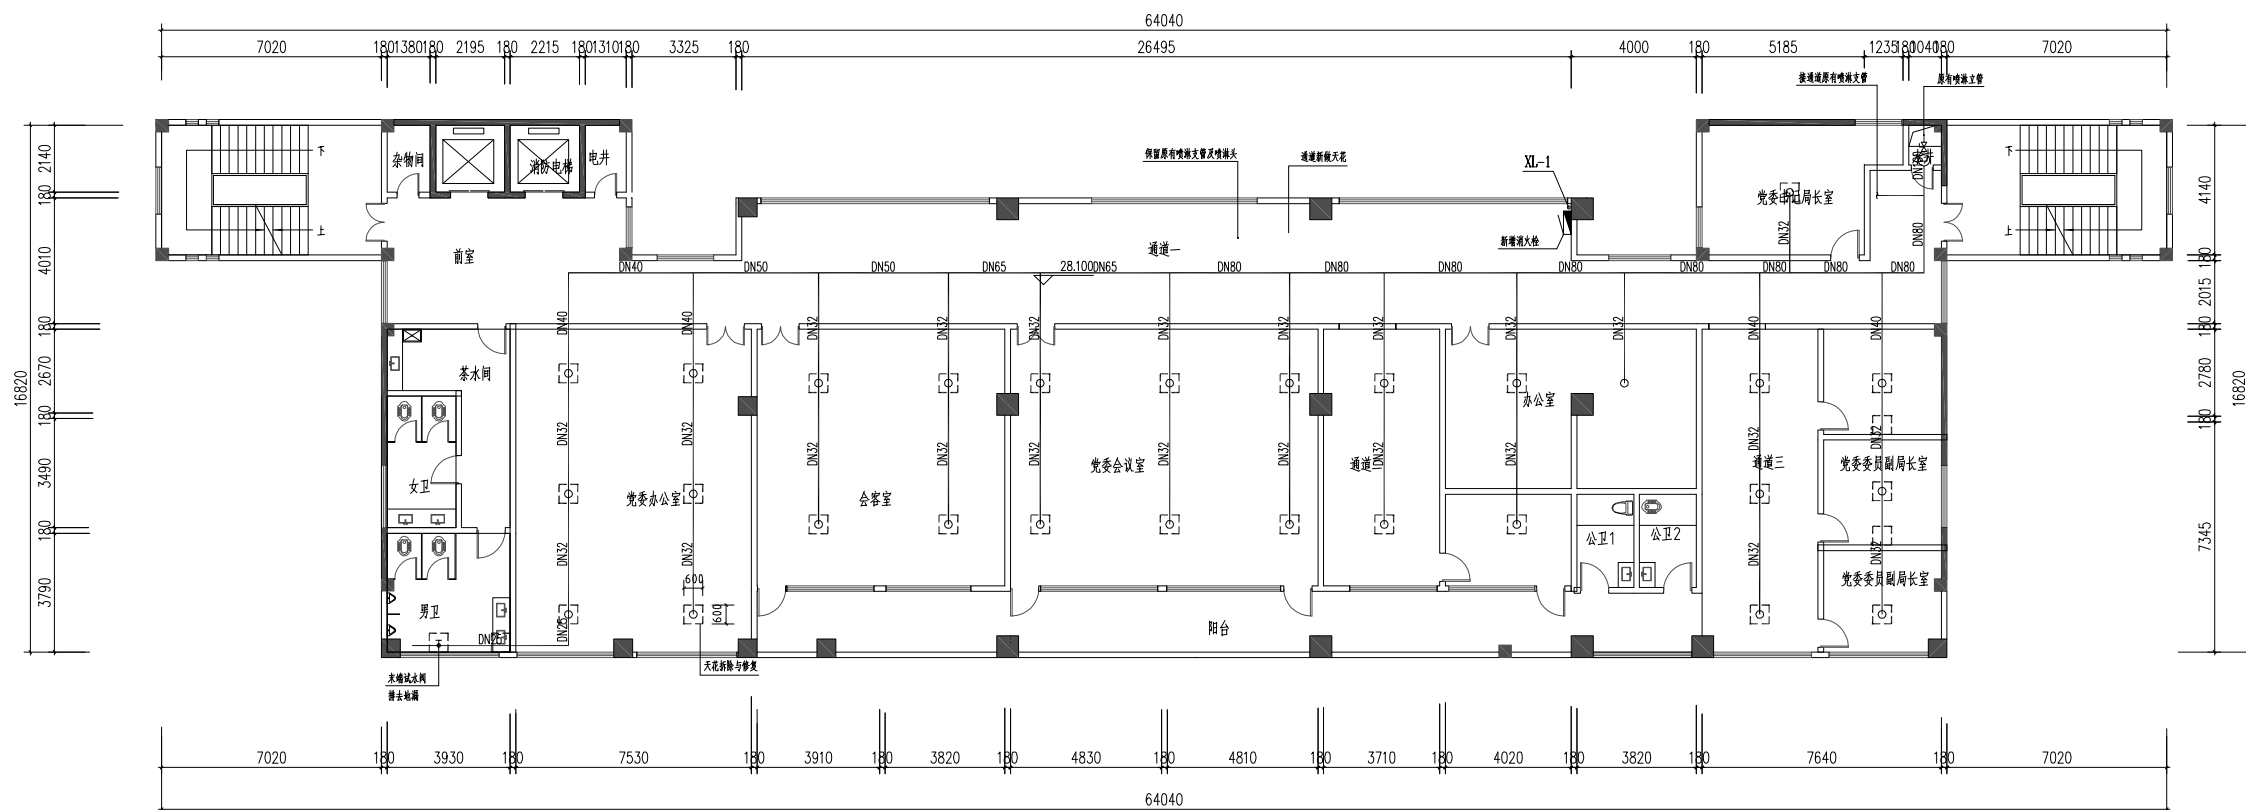

八层天花拆除与恢复平面图 1:100

表示在原有石膏板天花开孔, 安装消防设施后恢复, 本层拆除及恢复的天花共计11.16m²。

设计单位
DESIGN
INSTITUTE



广州博厦建筑设计研究院有限公司
GUANGZHOU BOSHA ARCHITECTURAL DESIGN
INSTITUTE CO., LTD.

证书
CERTIFICATE
建筑工程设计甲级证书编号:
A244007828
城乡规划编制甲级资质证书编号:
[建]自资规甲字21440265
排水、道路、园林、人防工程设计乙级
证书编号: A244007828

建设单位
Client
国家税务总局信宜市税务局

工程名称
Project Name
国家税务总局信宜市税务局
综合业务办公用房维修改造

子项名称
Sub-Project
消防升级改造工程

工程编号
Project No.
子项编号
Sub-Project No.

审定
Approved by
邓志伟

审核
Verified by
辛乐

项目负责人
Project manager
辛乐

专业负责人
Profession manager
张劲

校对
Checked by
张婕

设计
Designer
张劲

图纸名称
Drawing Title
九层天花拆除与恢复平面图

专业
Discipline
消防


版次
Version No.
图号
Drawing No.
XF-34

比例
Scale
1:100
日期
Date
2024.05

注册执业专用章 | Stamp of Registration

单位出图专用章 | Stamp of design unit

此图纸必须经图纸审图机构审查合格盖章
并经消防审批部门审查合格盖章后方可施工

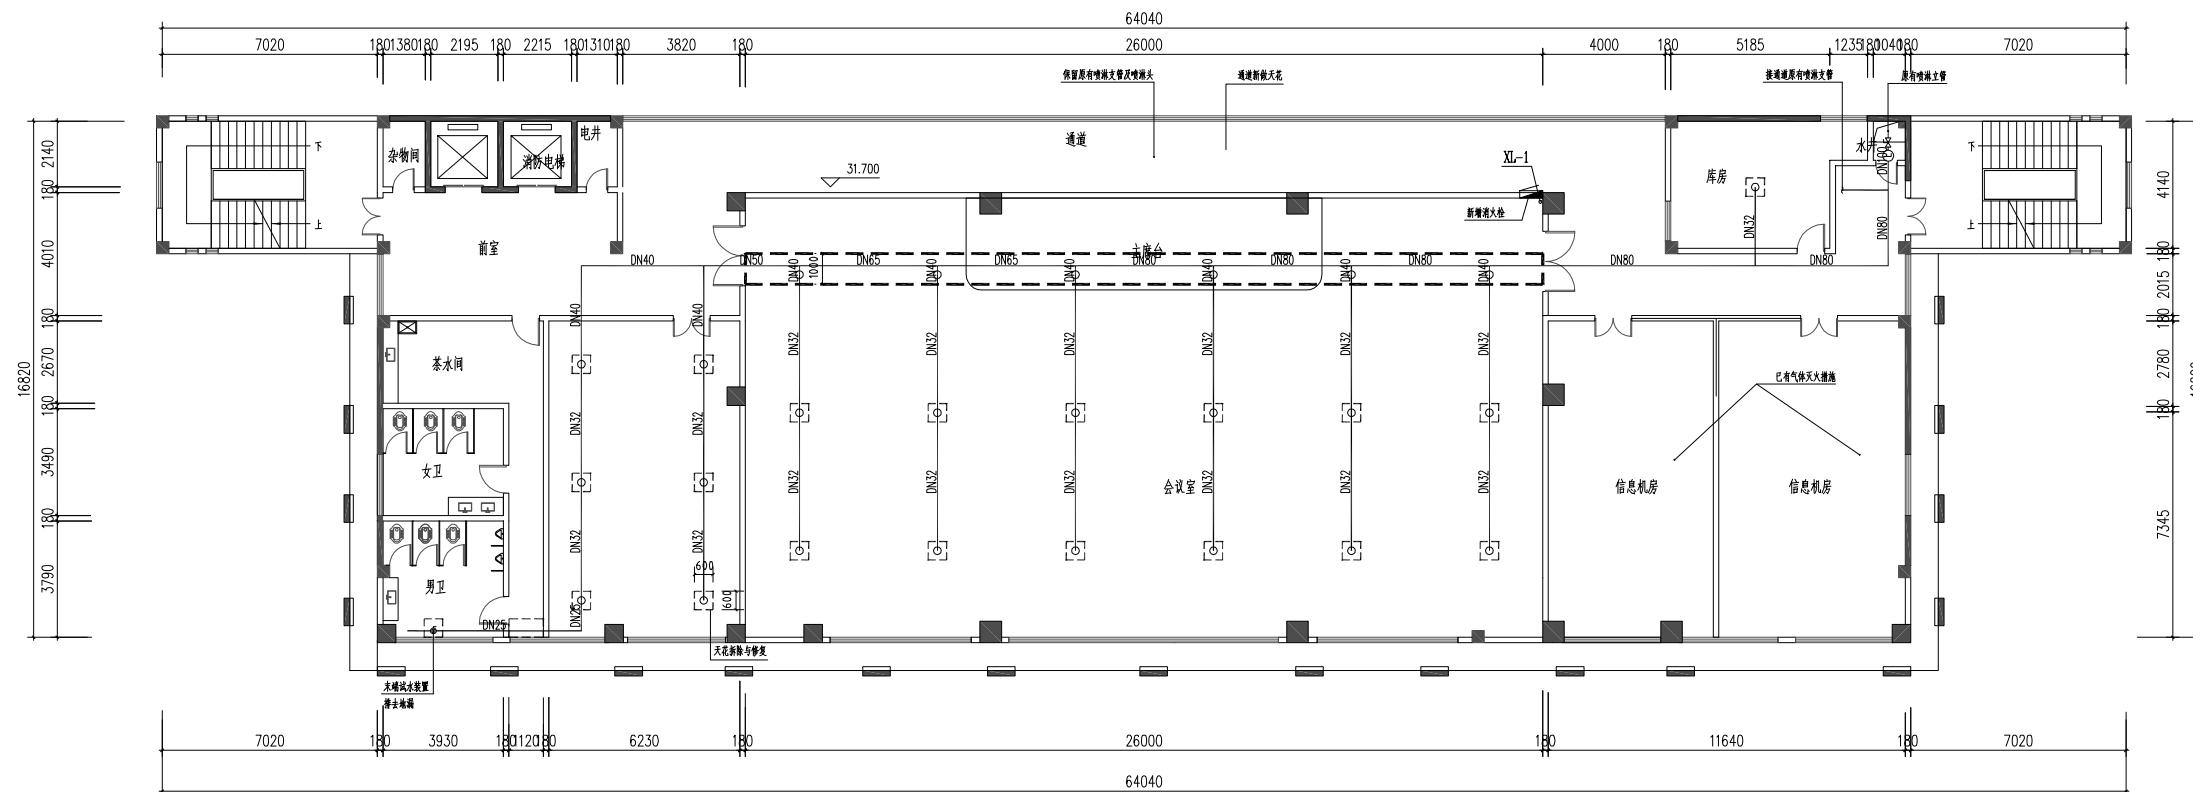

九层天花拆除与恢复平面图 1:100

表示在原有石膏板天花开孔, 安装消防设施后恢复, 本层拆除及恢复的天花共计10.16m²。