


会	签	栏	

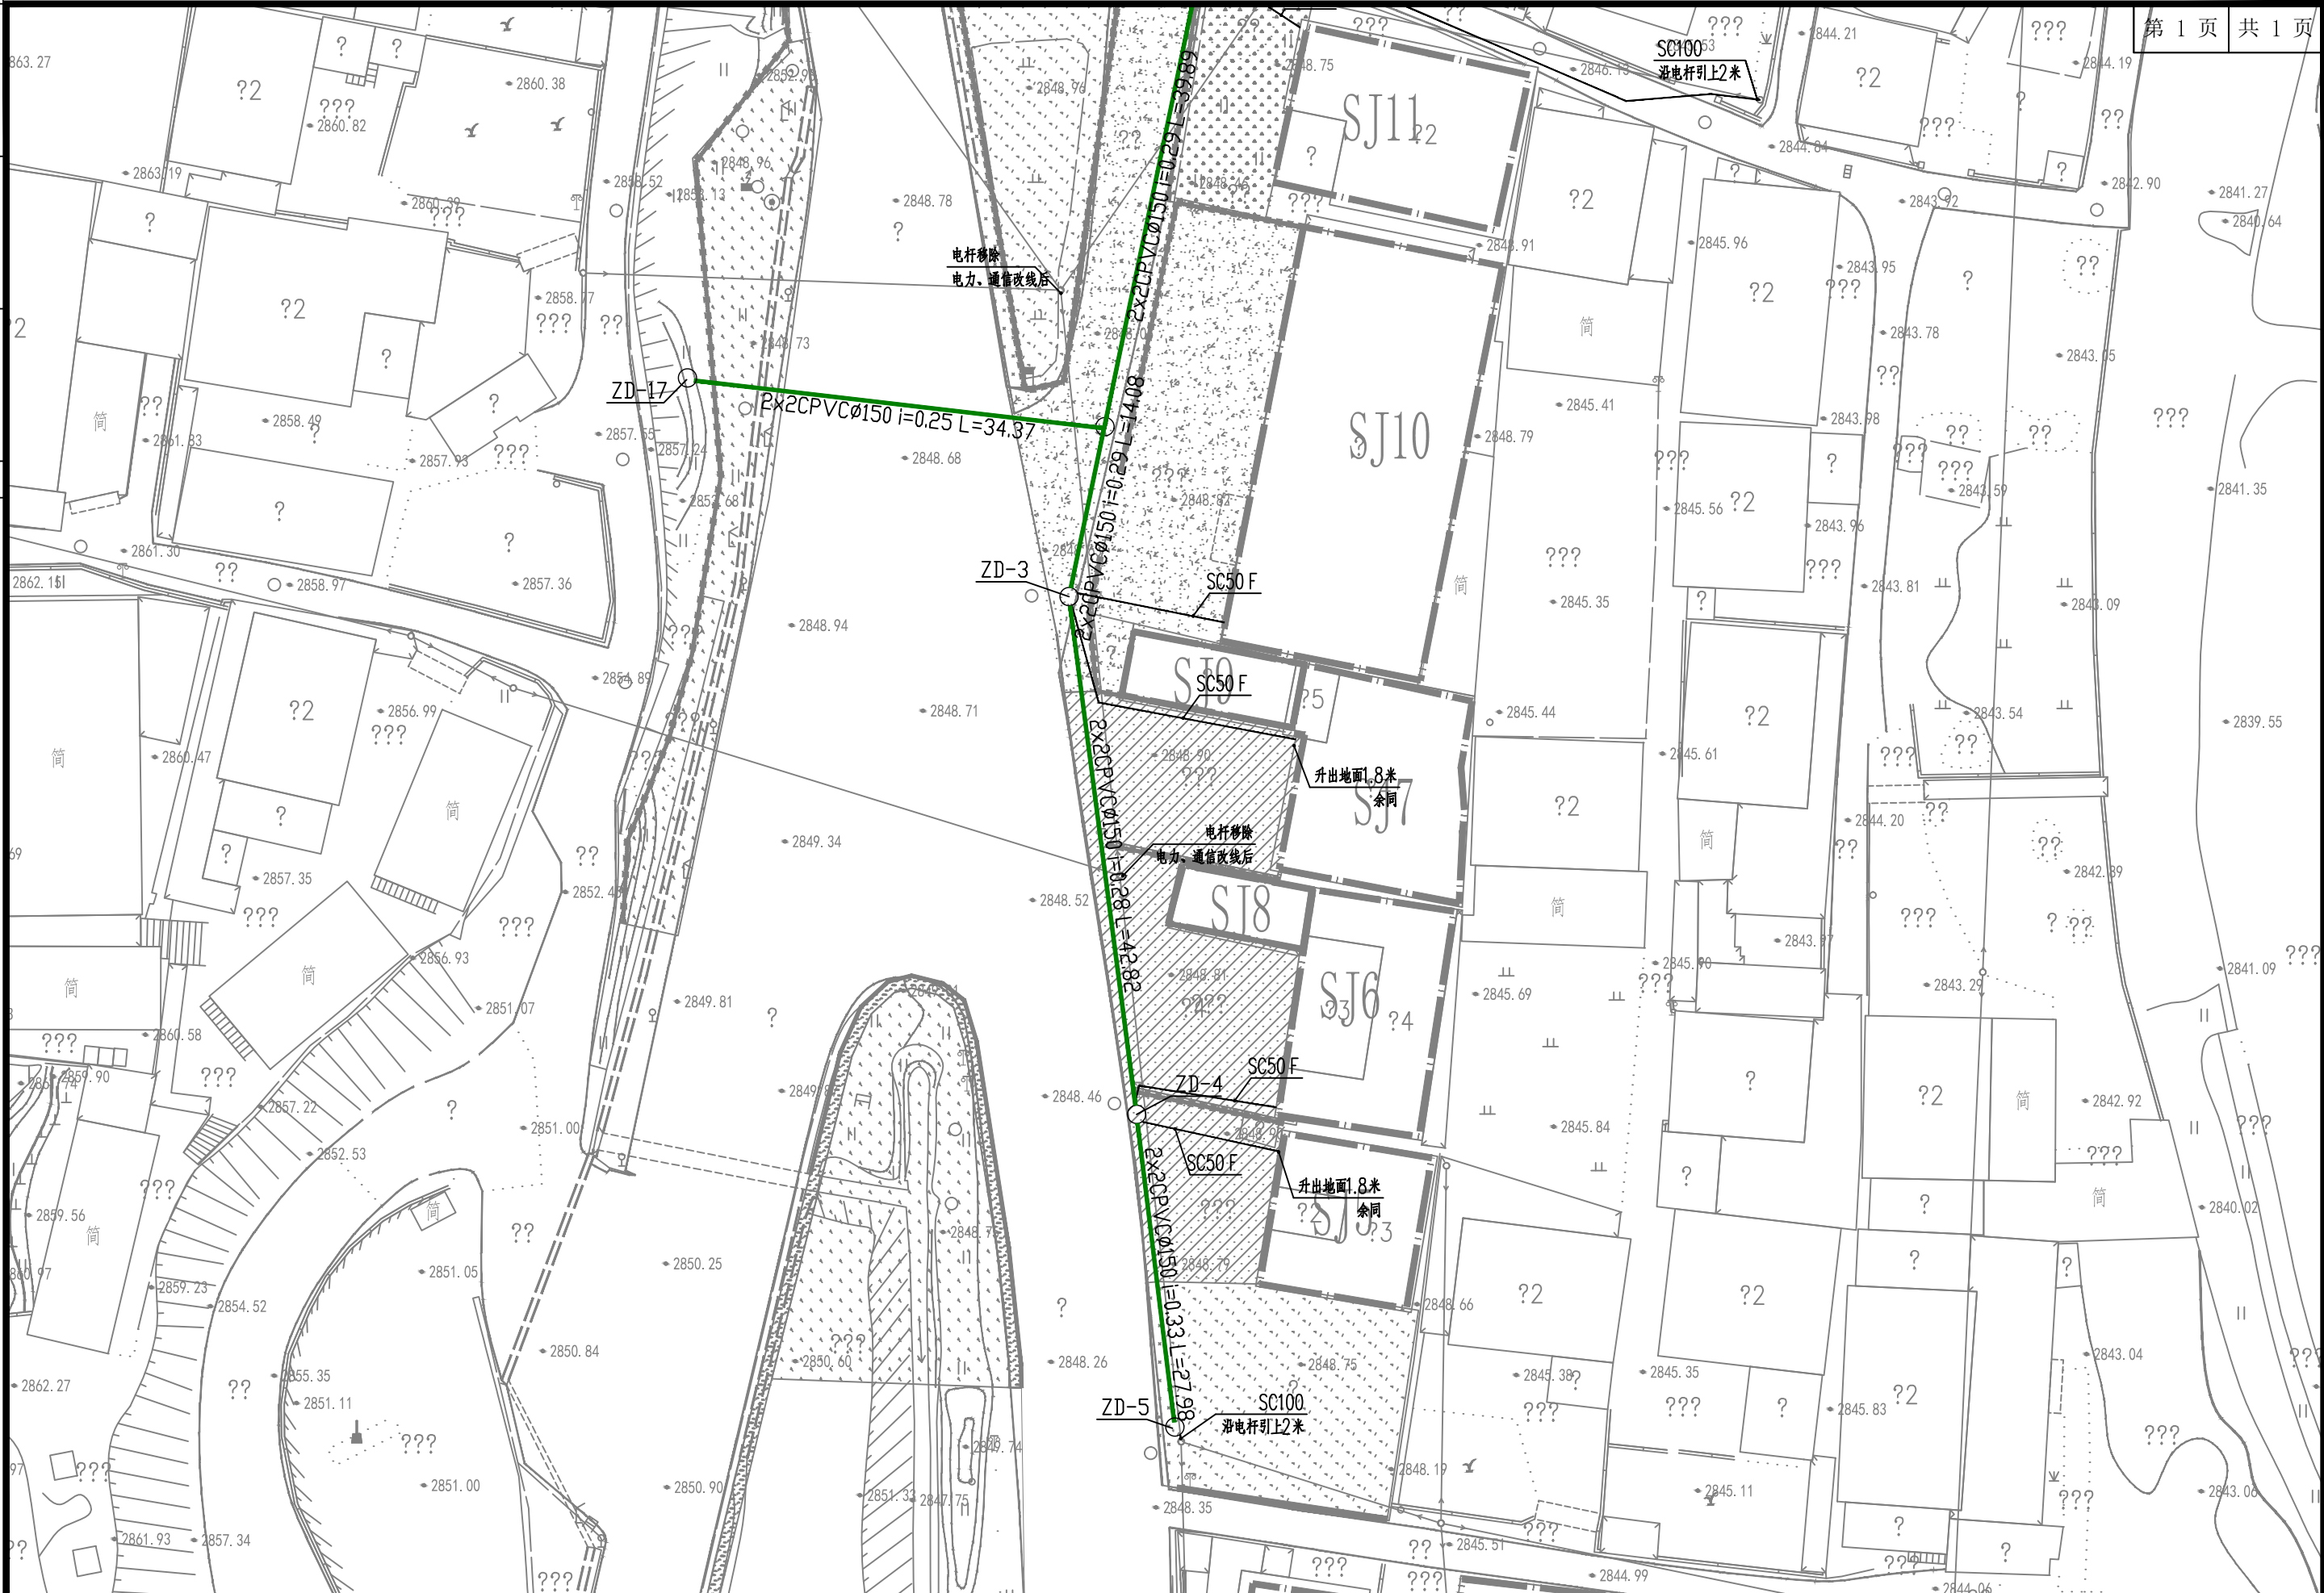

 成都新川工程咨询有限公司	市政行业乙级: A352015228 农林行业(农业综合开发生态工程) 专业乙级: A352015228 建筑行业乙级: A332015228 市政公用工程监理乙级: E352015228 风景园林工程设计专项乙级: A352015228	环境工程(固体废物处理处置工程) 专项乙级: A352015228 房屋建筑工程监理乙级: E352015228 市政公用工程监理乙级: E352015228	建设单位 CLIENT	松潘县十里回族乡人民政府	审 定 APPROVED	刘书豪	项目负责 MASTER DES.	赵敏	校 对 CHECKED	赵敏	图纸名称 DRAWING TITLE	强电排管平面图一			版 本 EDITION	A	设计号 DESIGN NO.	26JG-JCSC-3-1
	工程名称 PROJECT	松潘县十里回族乡大沟村区域环境综合治理项目	审 核 EXAMINED	刘书豪	专业负责 SPE. MANAGER	赵敏	设 计 DESIGNED	蓝箭	图 别 DWG. TYPE	电气	设计阶段 DESIGN PHASE	施工图	日 期 DATE	2026.03	图纸编号 DRAWING NO.	S-DQ-07		