


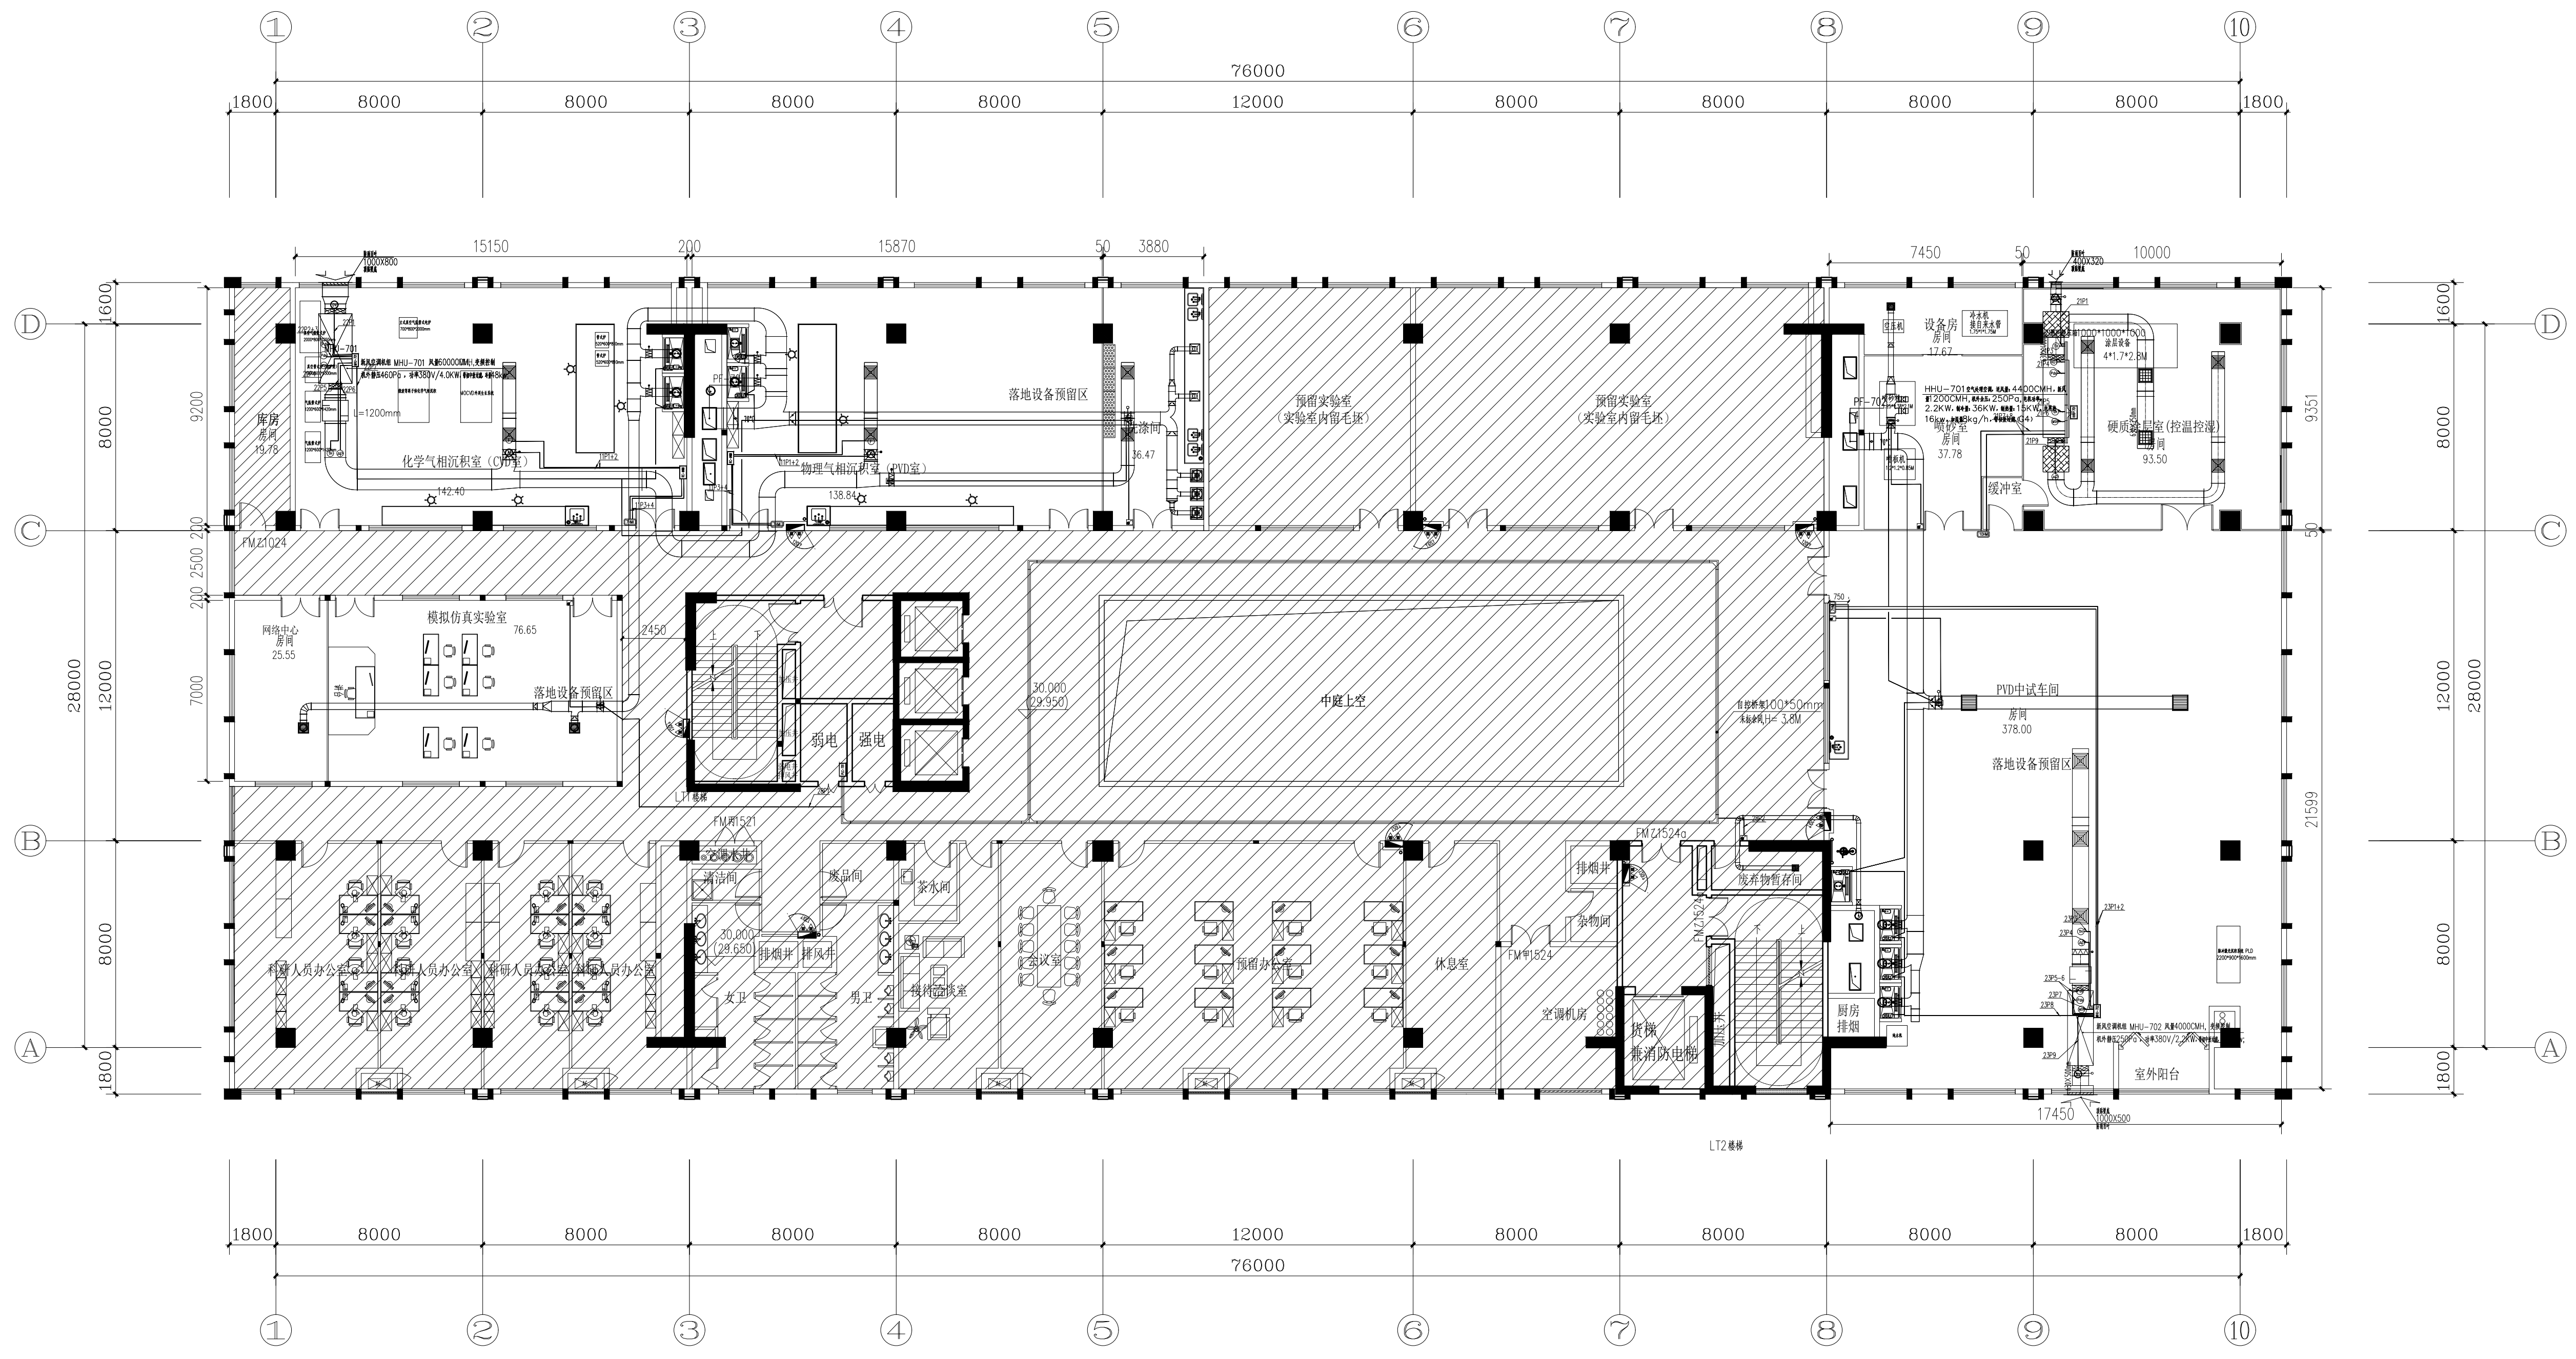

七层自控布线平面图1

施工图审查编号:

 潮州市建筑设计院有限公司 工程设计证书等级: 甲级 编号: A244076286		建设单位	化学与精细化工广东省实验室潮州分中心	
		工程名称	化学与精细化工广东省实验室潮州分中心 (韩江实验室) 综合实验楼新建项目	
审定	纹伟群	设计	许庆通	业务号
审核	曾锐浩	设计	郑欣	2023-008
总负责	吴涛	设计	余音	设计阶段
专业负责	曾锐浩	校对	陈远权	施工图
七层自控布线平面图1				图号
				ZK00-17
				日期
				2024.01