


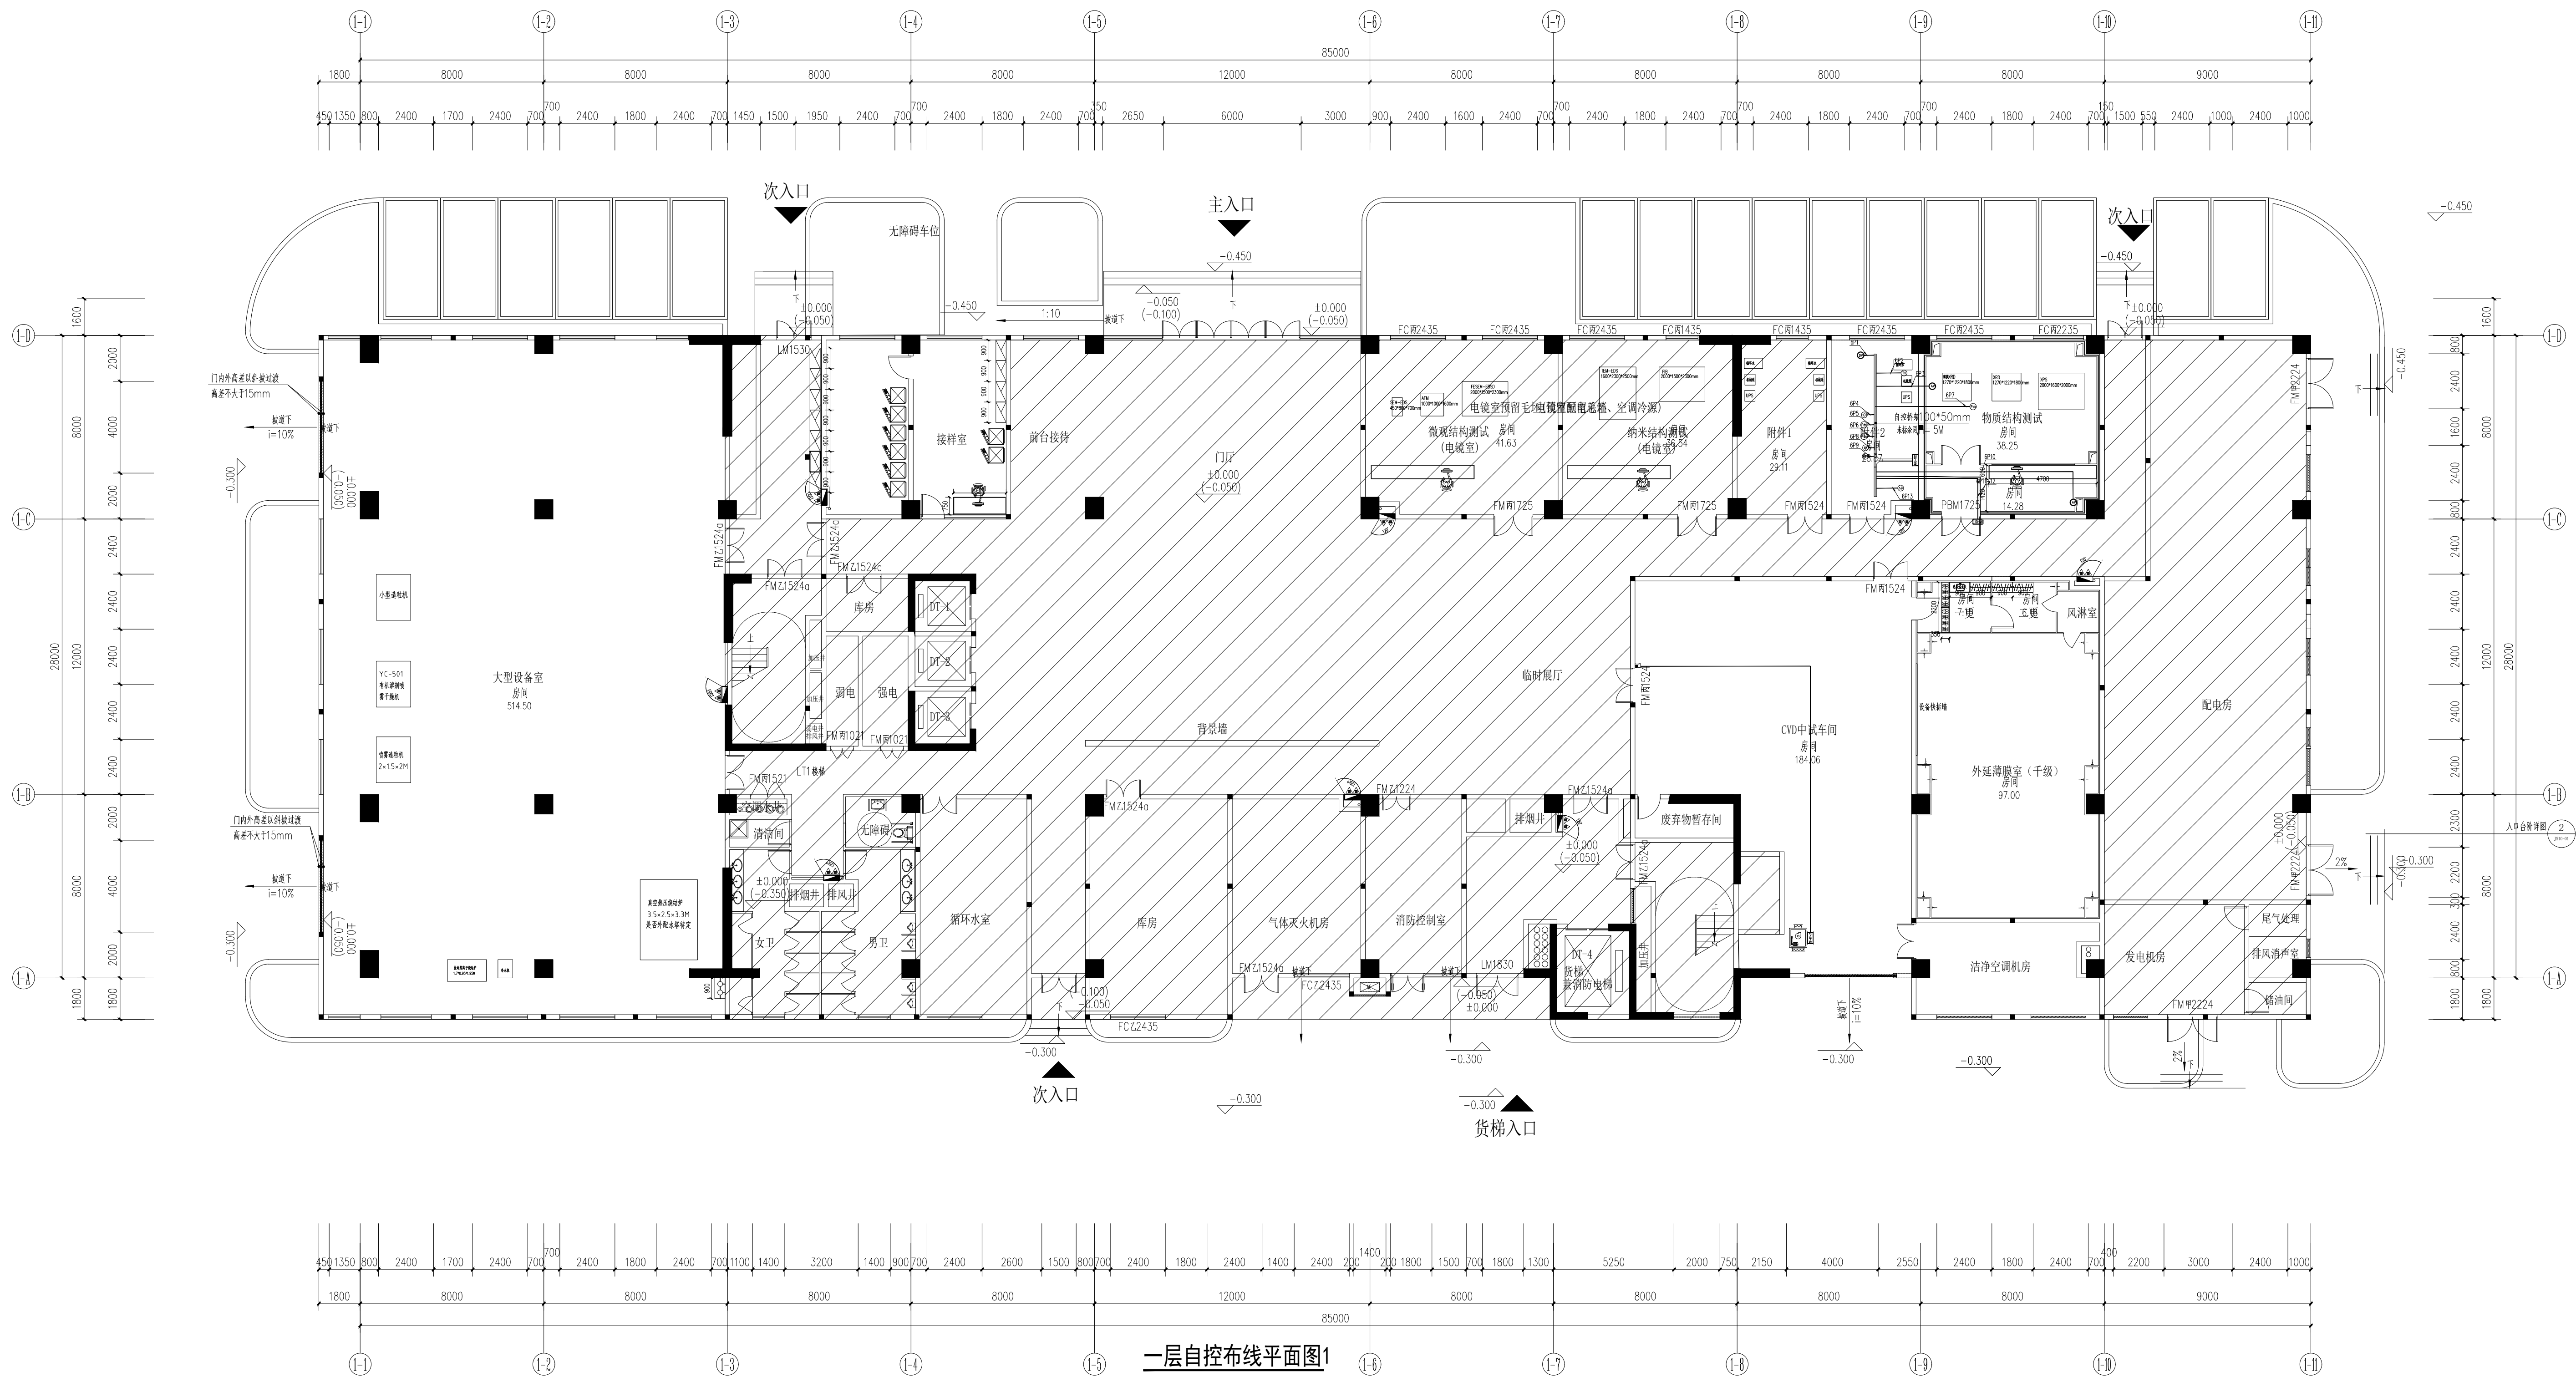

一层自控布线平面图1

施工图审查编号:

 潮州市建筑设计院有限公司 工程设计证书等级: 甲级 编号: A244076286		建设单位	化学与精细化工厂广东省实验室潮州分中心	
		工程名称	化学与精细化工厂广东省实验室潮州分中心 (韩江实验室) 综合实验楼新建项目	
审定	蚊伟群	设计	许炭通	图纸内容
审核	曾锐浩	设计	郑欣	业务号
总负责	吴涛	设计	余音	2023-008
专业负责	曾锐浩	校对	陈远权	设计阶段
				施工图
				图号
				ZK00-25
				日期
				2024.01