




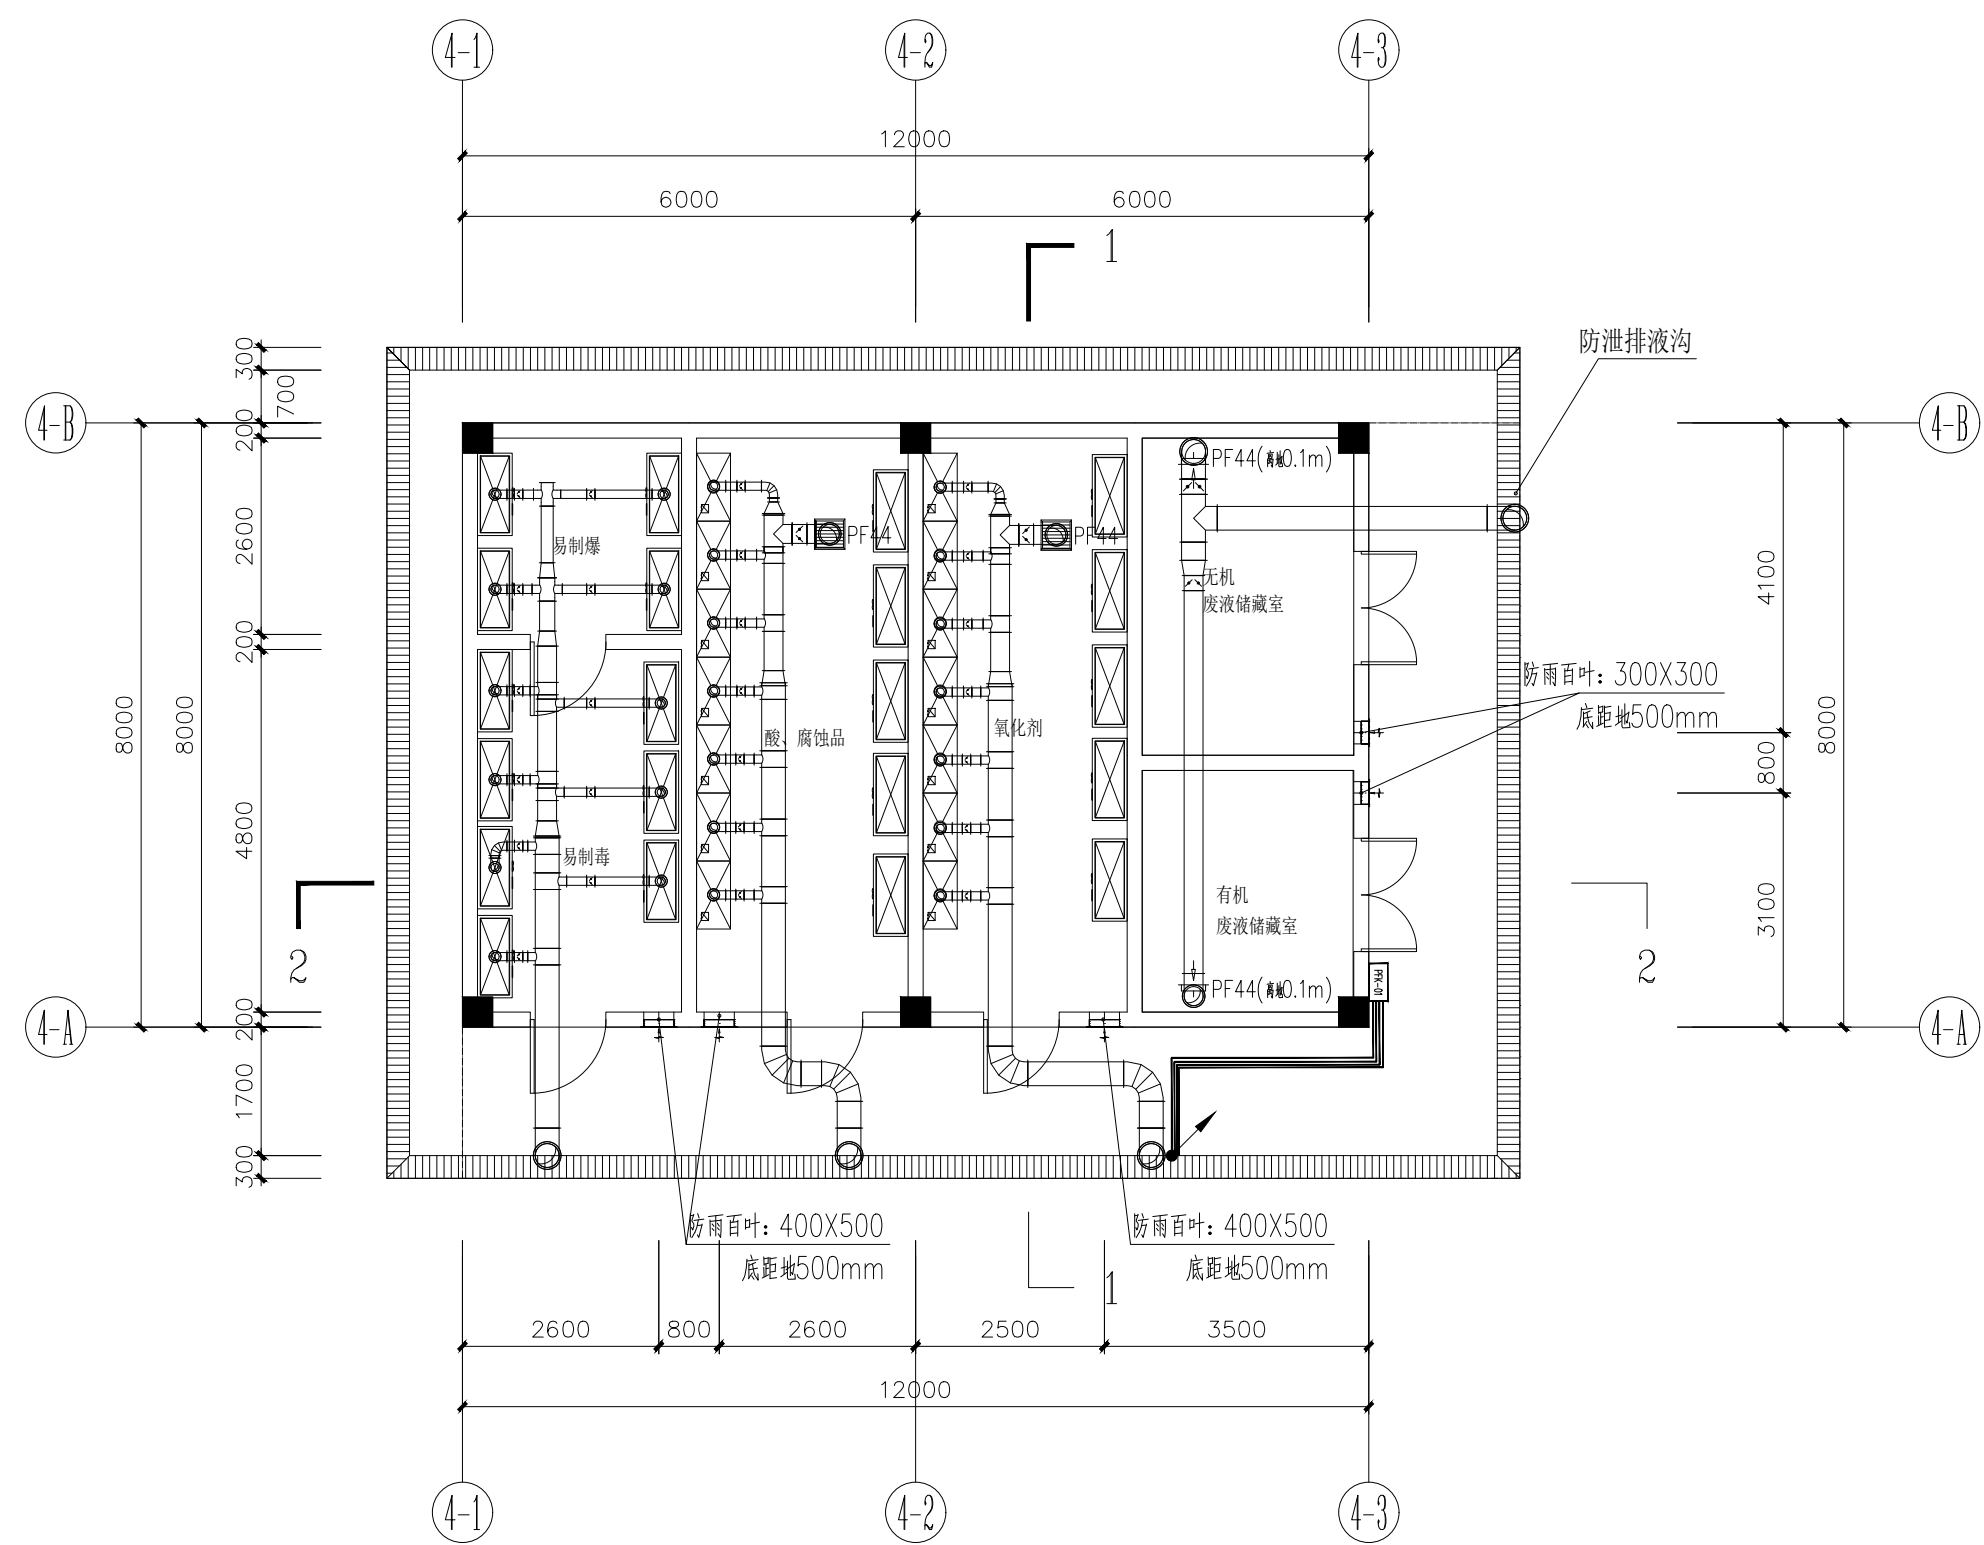



试剂库排风布线平面图 1:100

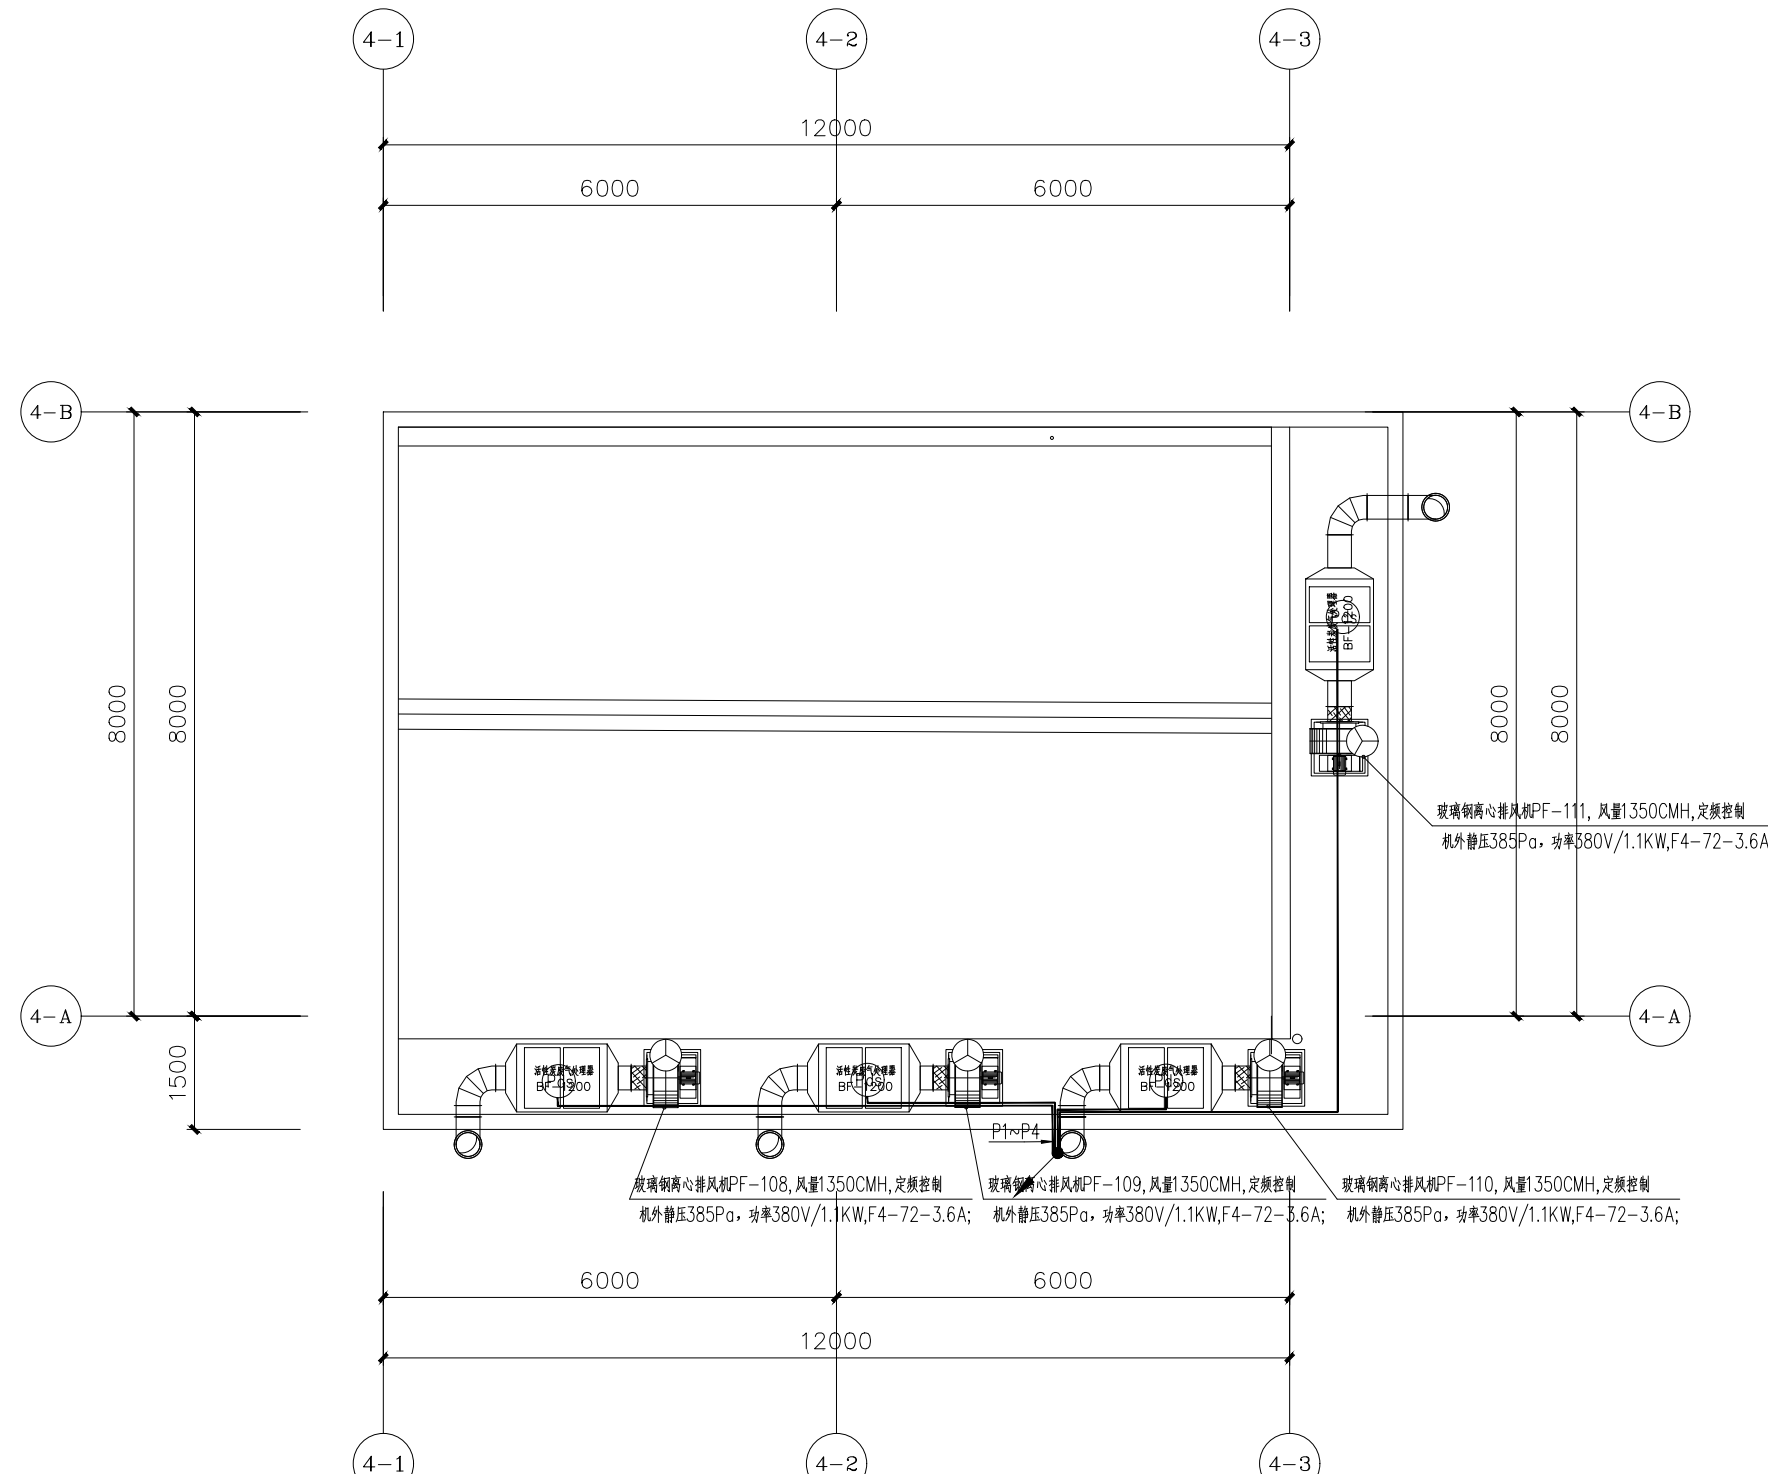

试剂库屋面排风布线图 1:100

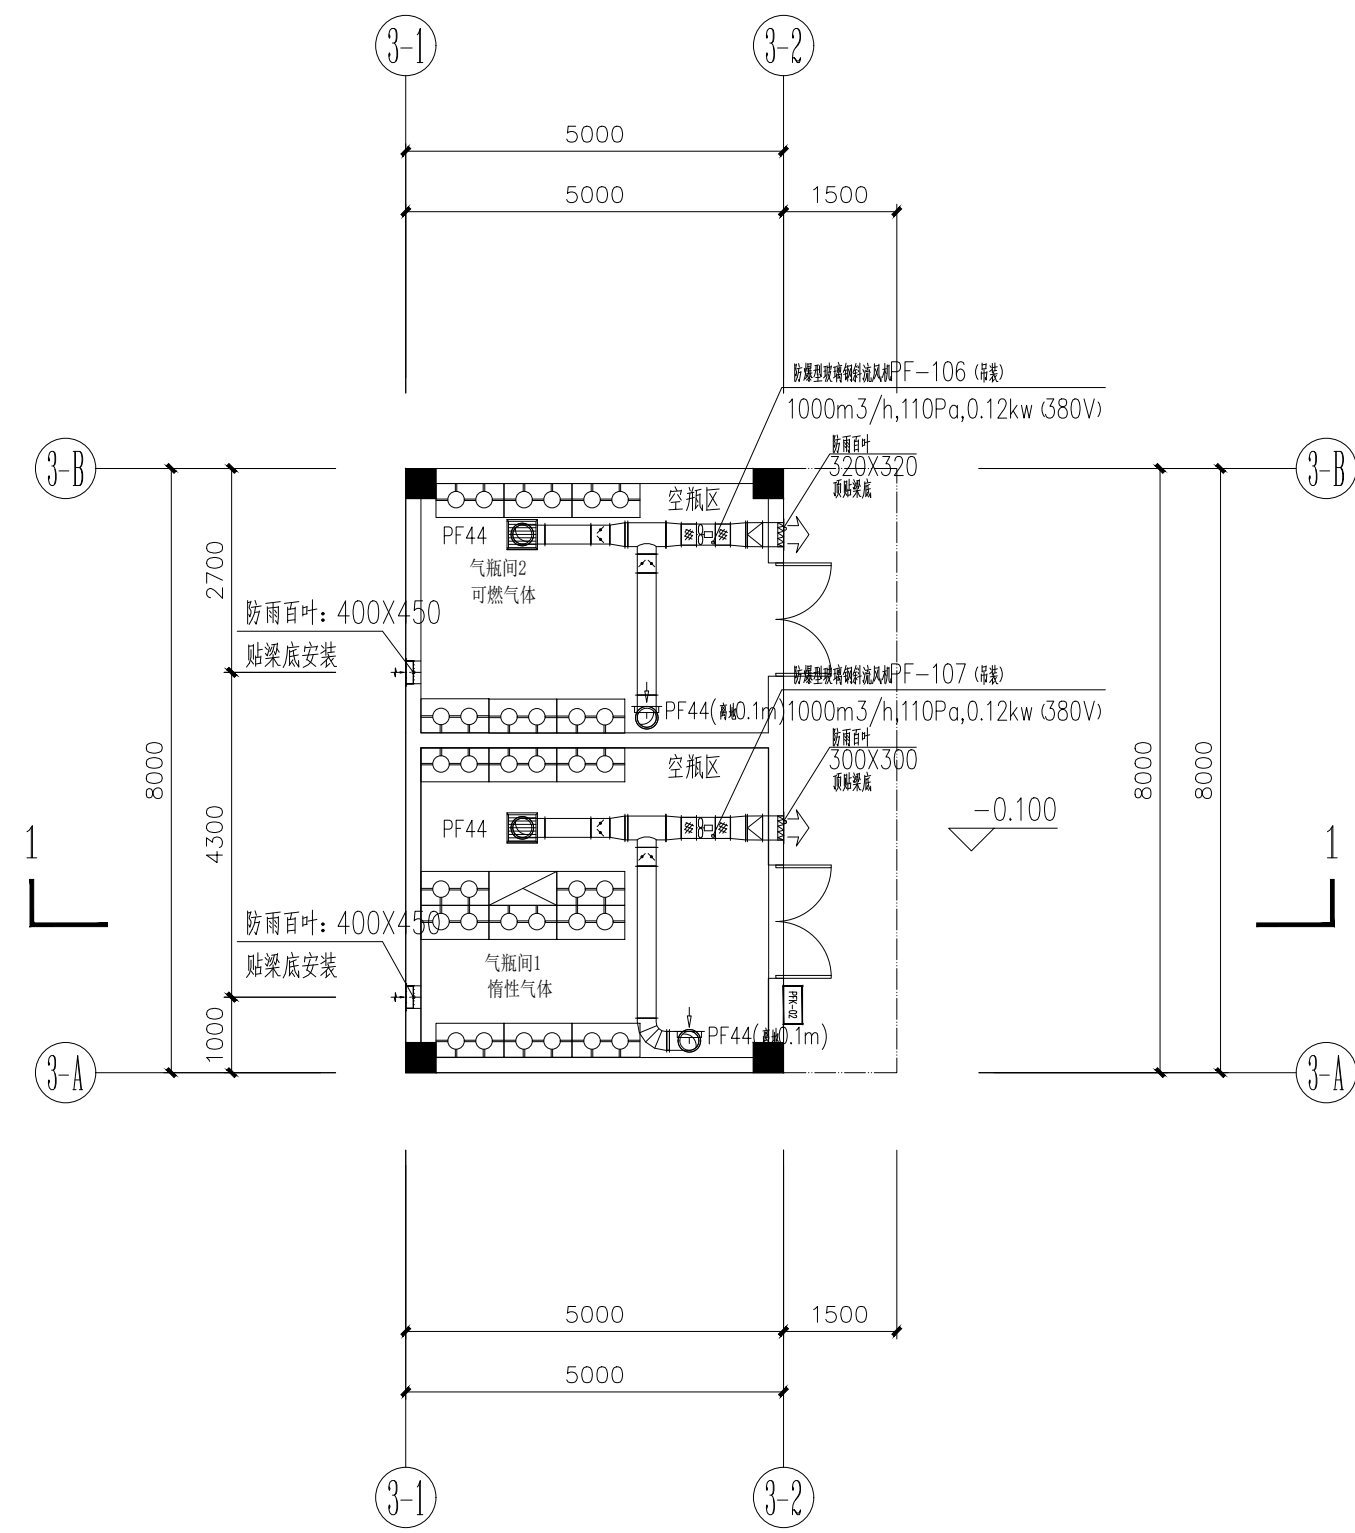

气瓶房排风布线平面图 1:100

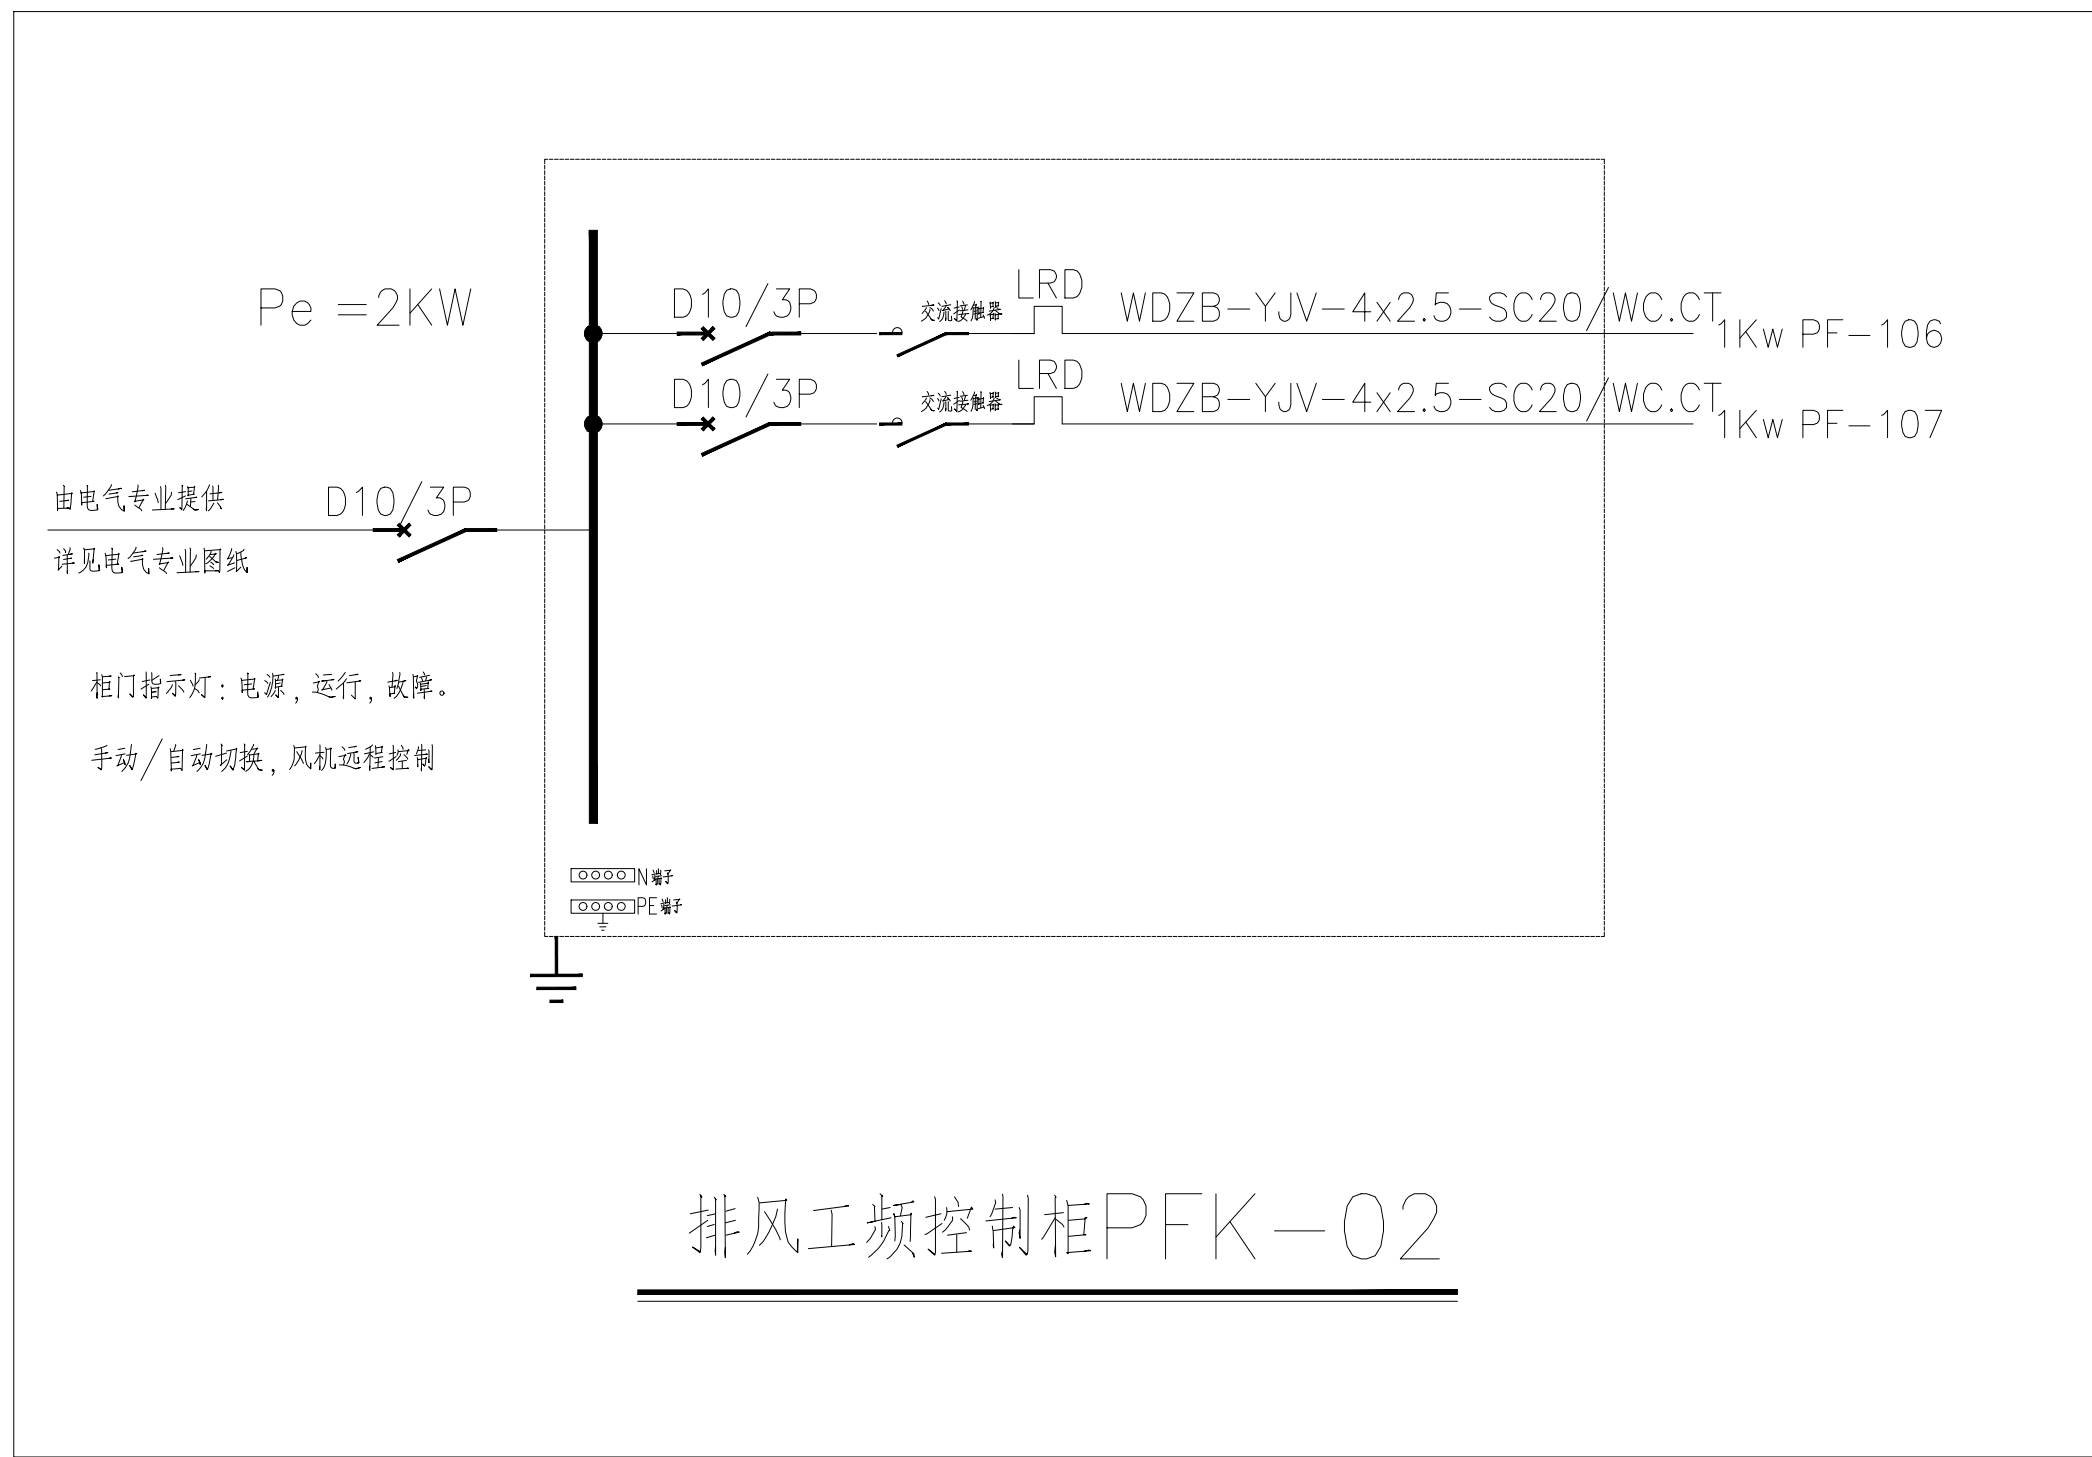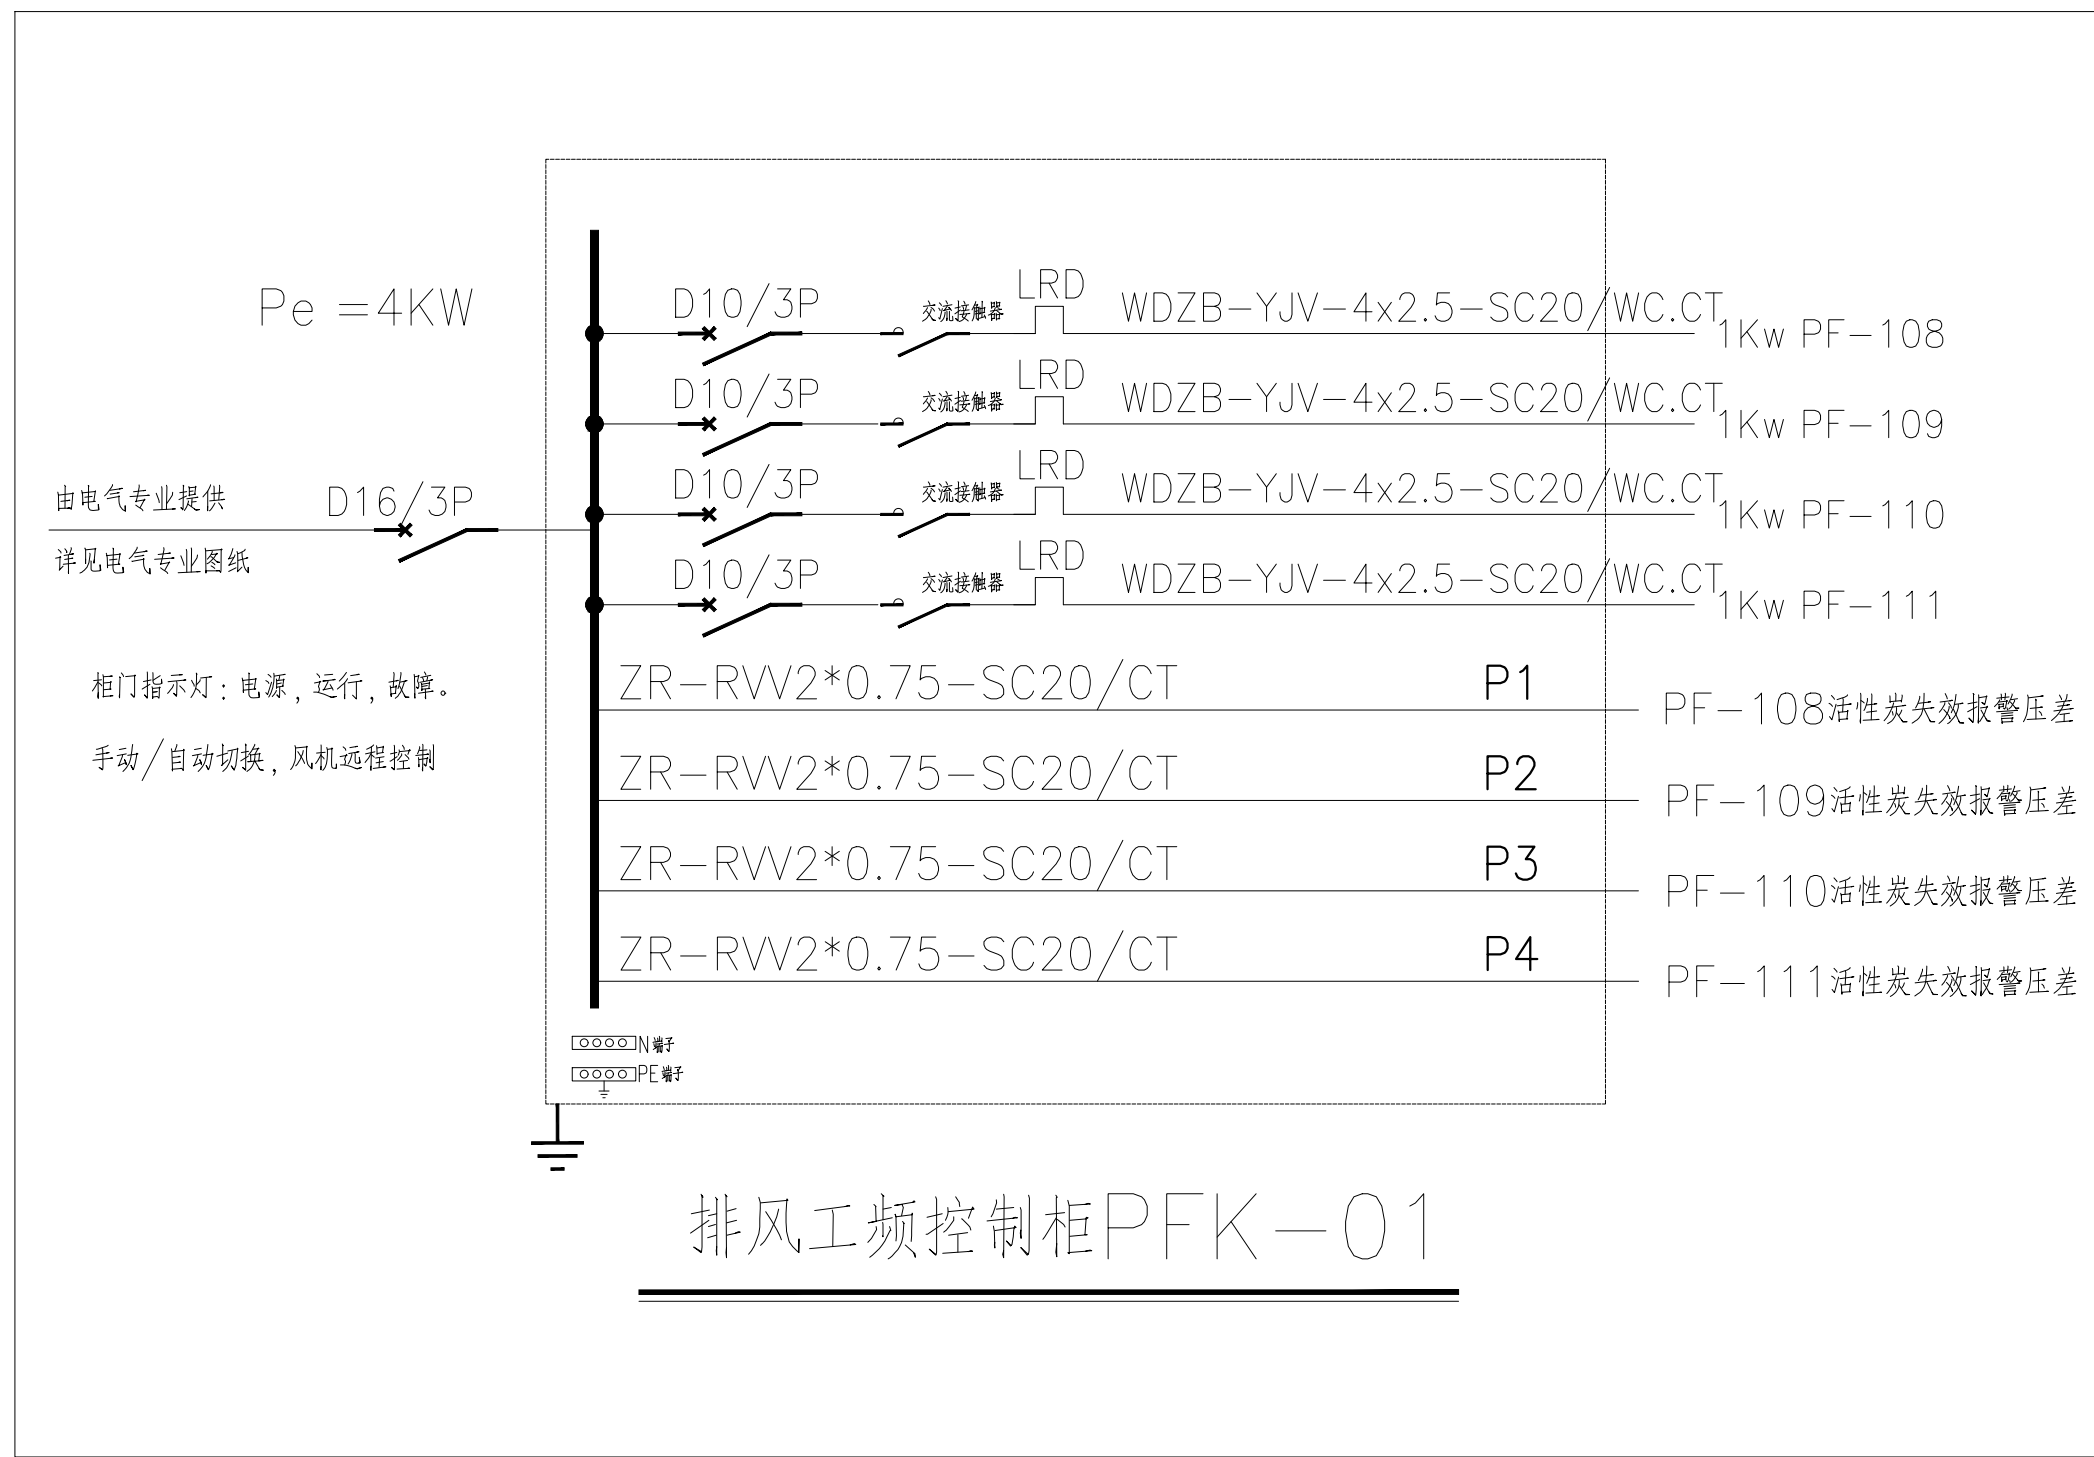

施工图审查编号：

潮州市建筑设计院有限公司				建设单位	化学与精细化工广东省实验室潮州分中心	
工程设计证书等级：甲级 编号：A244076286				工程名称	化学与精细化工广东省实验室潮州分中心（韩江实验室）综合实验楼新建项目	
审定	纹伟群	设计	许庆通	图纸内容	业务号	2023-008
审核	曾锐浩	设计	郑欣	试剂库、气瓶间 自控布线平面图	设计阶段	施工图
总负责	吴涛	设计	余音		图号	ZK00-27
专业负责	曾锐浩	校对	陈远权		日期	2024.01