



UPS供电系统

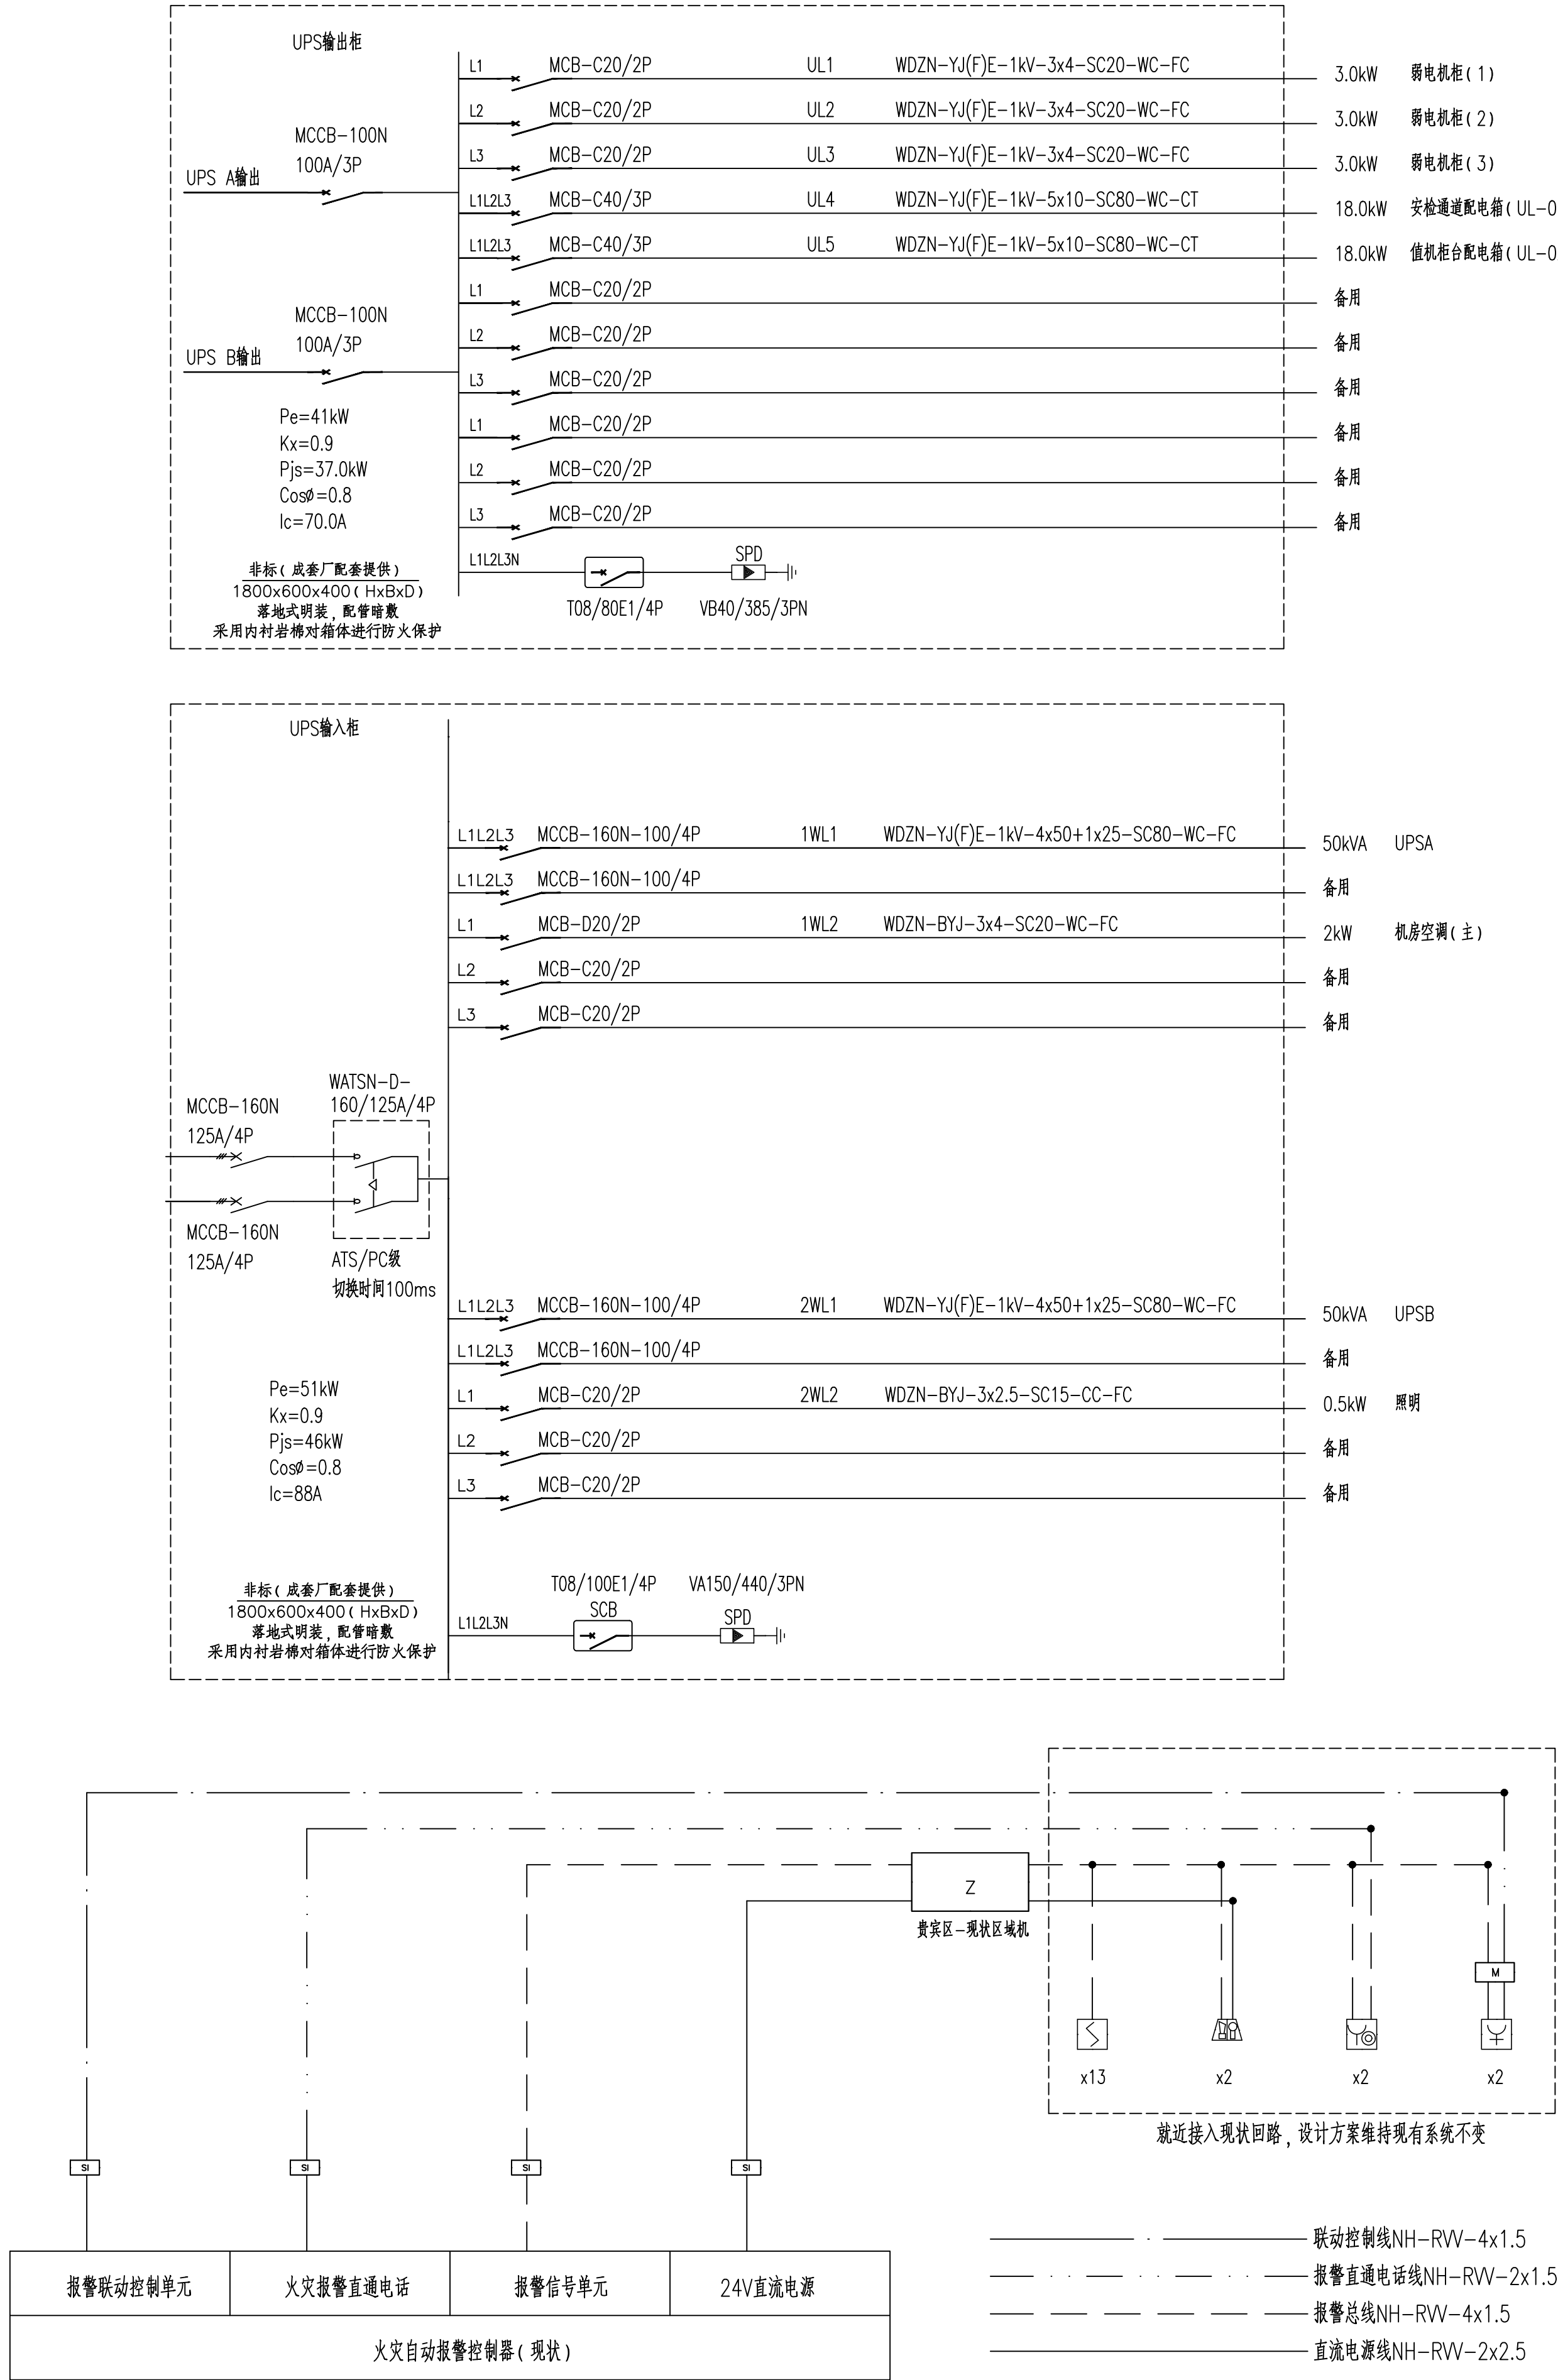

火灾报警系统框图

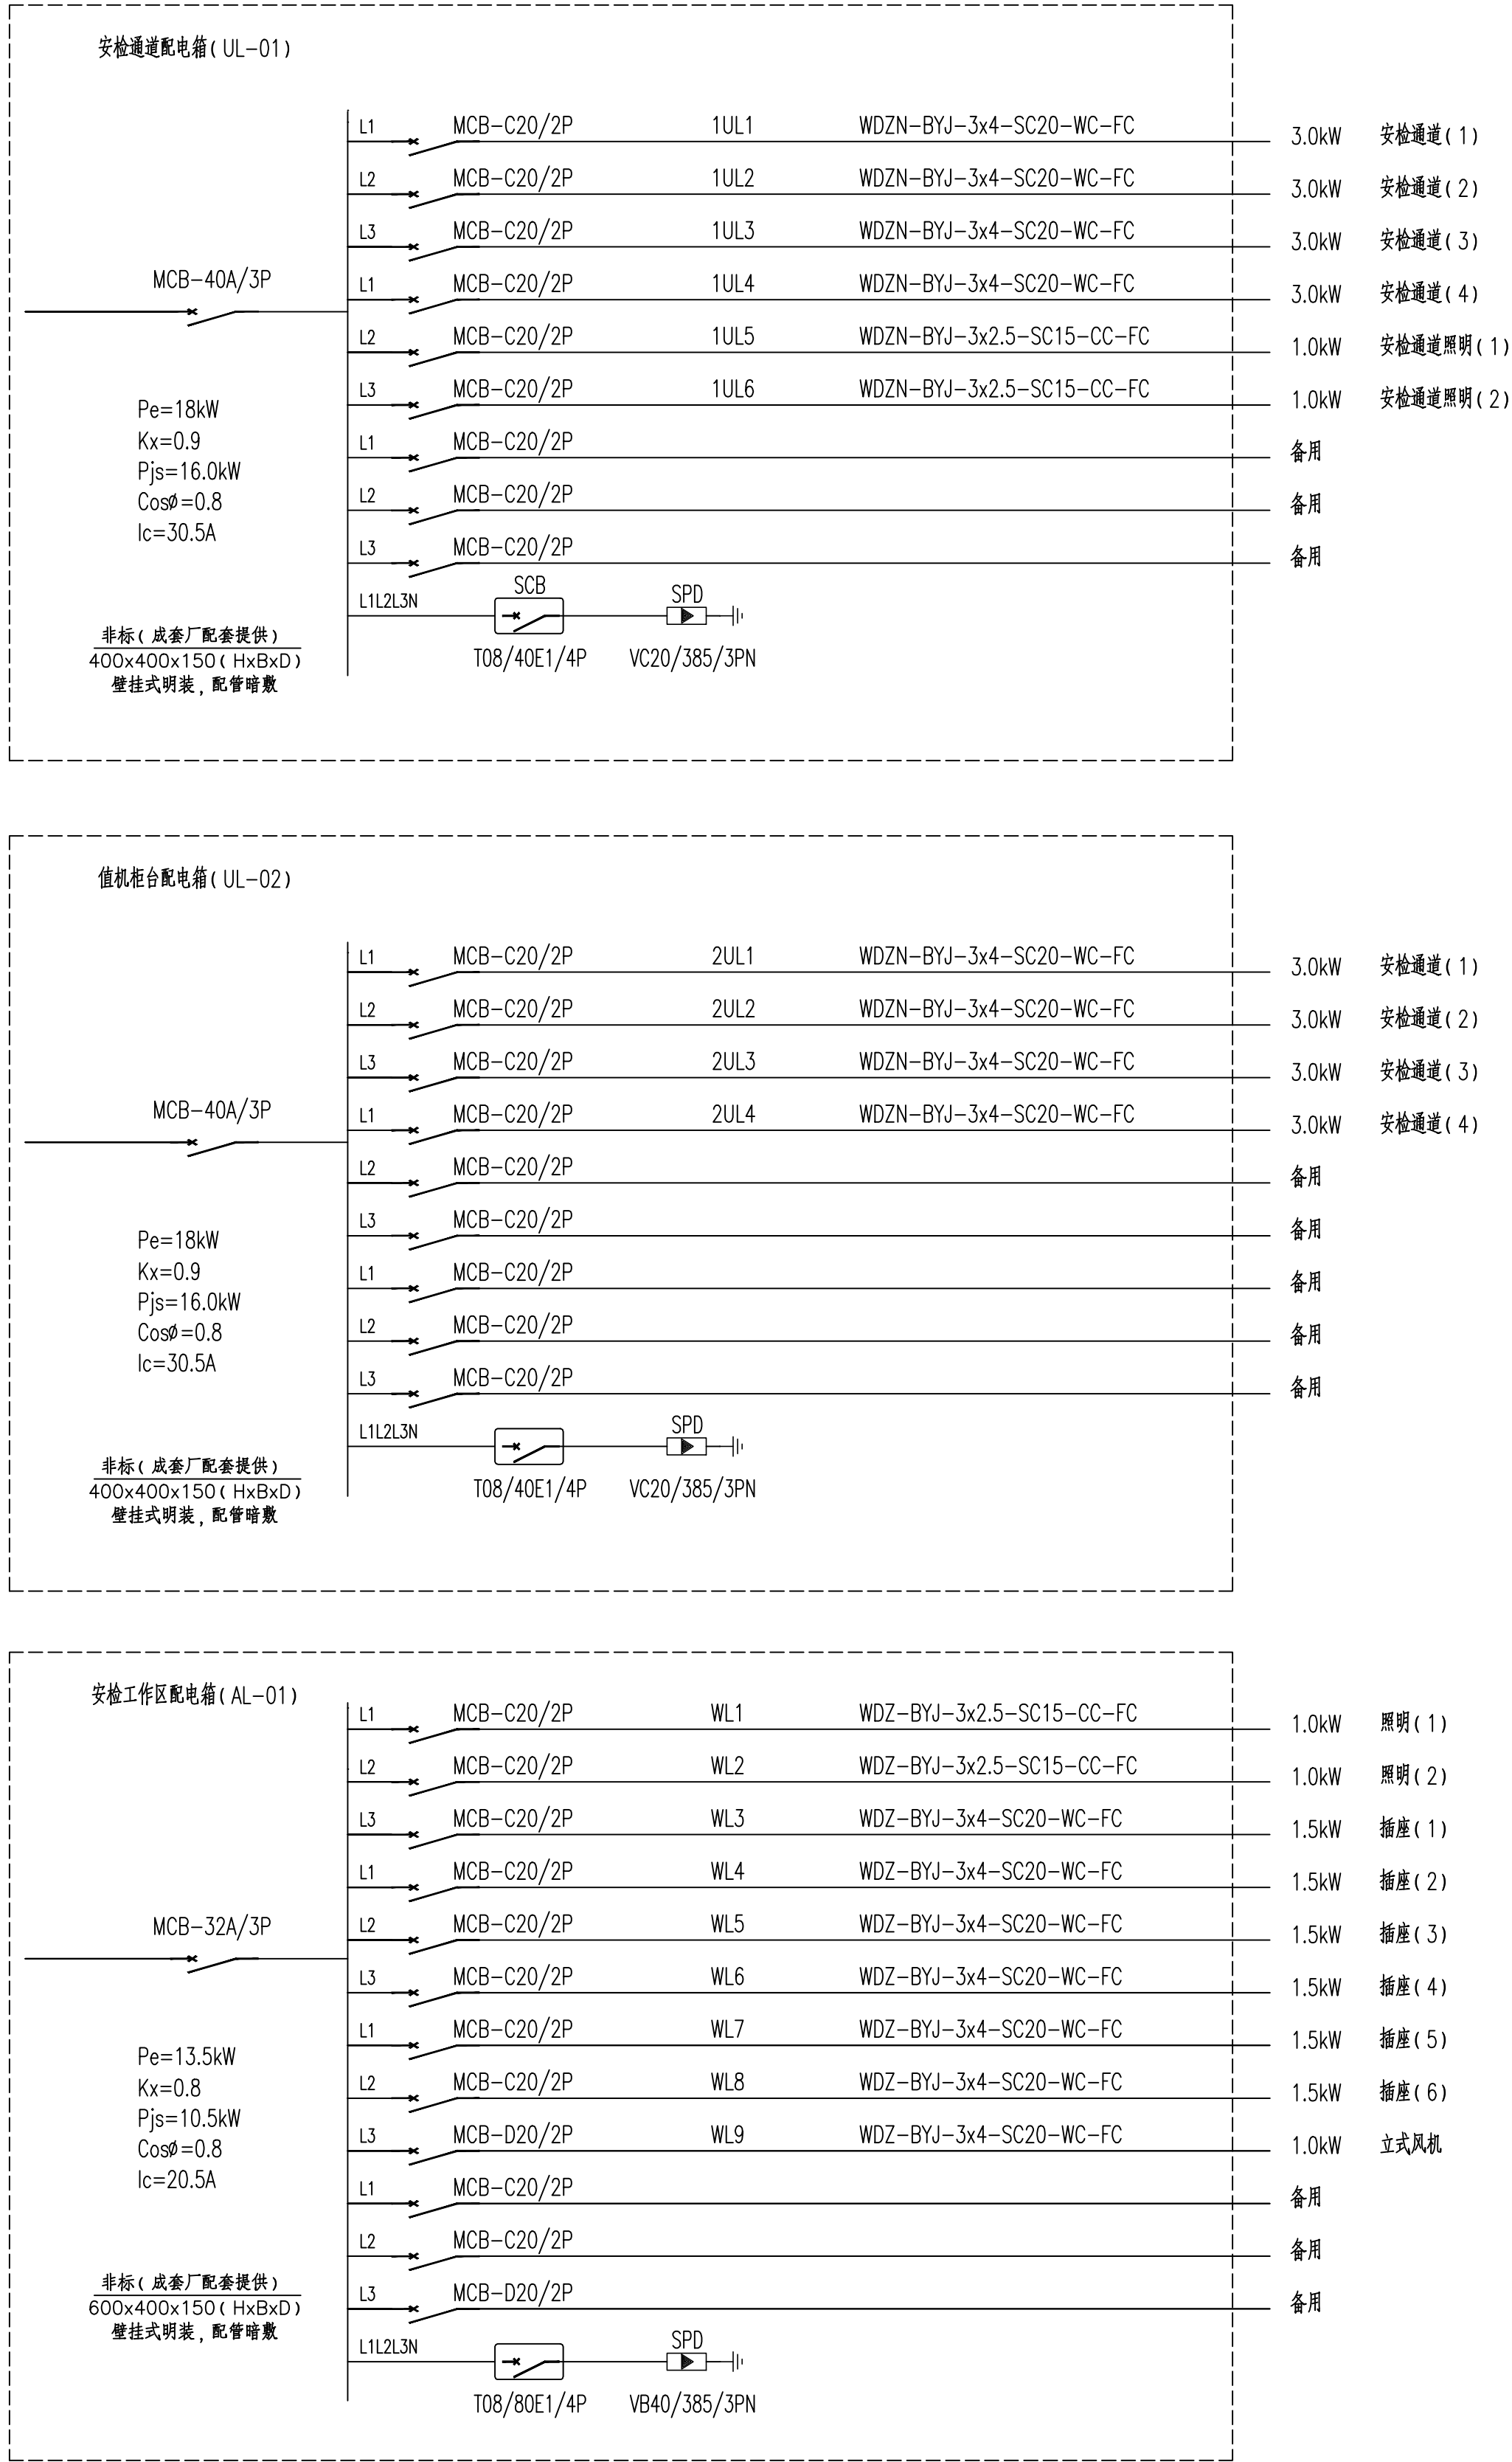

配电系统图

设计单位 DESIGN ORGANIZATION	姓名	签字
民航机场规划设计研究总院有限公司 CHINA AIRPORT PLANNING & DESIGN INSTITUTE CO., LTD.	任月德	任月德
建设单位 CLIENT	姓名	签字
内蒙古自治区民航机场集团有限责任公司通辽分公司	彭兴华	彭兴华
项目名称 PROJECT TITLE	姓名	签字
通辽机场候机楼安检通道搬迁项目	耿雷	耿雷
工程名称 ITEM TITLE	姓名	签字
通辽机场候机楼安检通道搬迁工程	石林静	石林静
职 责 FUNCTION	姓名	签字
审定人 APPROVED BY	彭兴华	彭兴华
审核人 CHECKED BY	耿雷	耿雷
专业负责人 PROFESSOR	耿雷	耿雷
校对人 CHECKED BY	石林静	石林静
设计人 DESIGNED BY	彭兴华	彭兴华
图名 DRAWING TITLE		
配电系统图一		
设计号 PROJECT NO.	MD0B-ZX24-11	
图号 DRAWING NO.	电施-05	
版本号 VERSION	1	
专业 DISCIPLINE	电气	
比例 SCALE	1:100	
日期 DATE	2024年08月	